

ЧЕРТЕЖ РАЗМЕЩЕНИЯ ИНЖЕНЕРНЫХ СЕТЕЙ И СООРУЖЕНИЙ

"Межпоселковый газопровод высокого давления в пос. Волжский в г. Кострома"

УСЛОВНЫЕ ОБОЗНАЧЕНИЯ:
















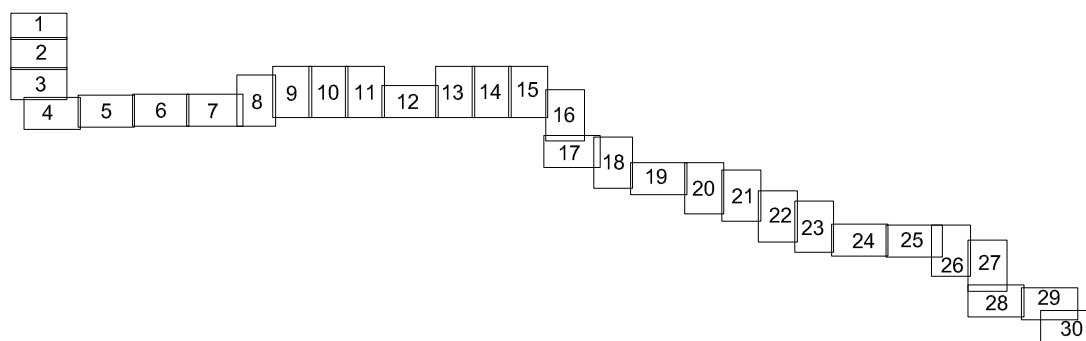
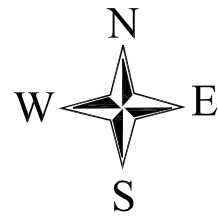
-  Граница участка, сведения о которой внесены в ГКН
- 44:07:012205:10  Кадастровый номер участка, сведения о котором внесены в ГКН
-  Граница кадастрового квартала
- 44:07:012205  Кадастровый номер кадастрового квартала
-  Зона строительства объекта
-  Граница проектируемой территории
-  Проектируемый газопровод высокого давления
-  Провод-спутник
-  Существующий газопровод
-  Водопровод
-  Канализация
-  Линии связи
-  Линии электропередач 10 кВ
-  Линии электропередач 0,4 кВ
-  Граница города Костромы

СХЕМА РАСПОЛОЖЕНИЯ ЛИСТОВ:




СОГЛАСОВАНО			
Индв. N подл			
Подпись и дата			
Взам. инв. N			

					11795-ППТ				
					Проект планировки и проект межевания территории под размещение линейного объекта «Межпоселковый газопровод высокого давления к пос. Волжский г. Кострома»				
Изм.	Кол.уч.	Лист	№ док.	Подпись	Дата	Проект планировки территории Материалы основной (утверждаемой) части проекта	Стадия	Лист	Листов
Директор				Фадеев	11.2016		П	1	1
Гл. инженер				Гладашев	11.2016				
Исполнитель				Печенеговская	11.2016				
					Чертеж размещения инженерных сетей и сооружений			ООО "Геоизыскания" г. Рязань, 2016 г	
					Условные обозначения				



ЧЕРТЕЖ РАЗМЕЩЕНИЯ ИНЖЕНЕРНЫХ СЕТЕЙ И СООРУЖЕНИЙ

"Межпоселковый газопровод высокого давления в пос. Волжский в г. Кострома"

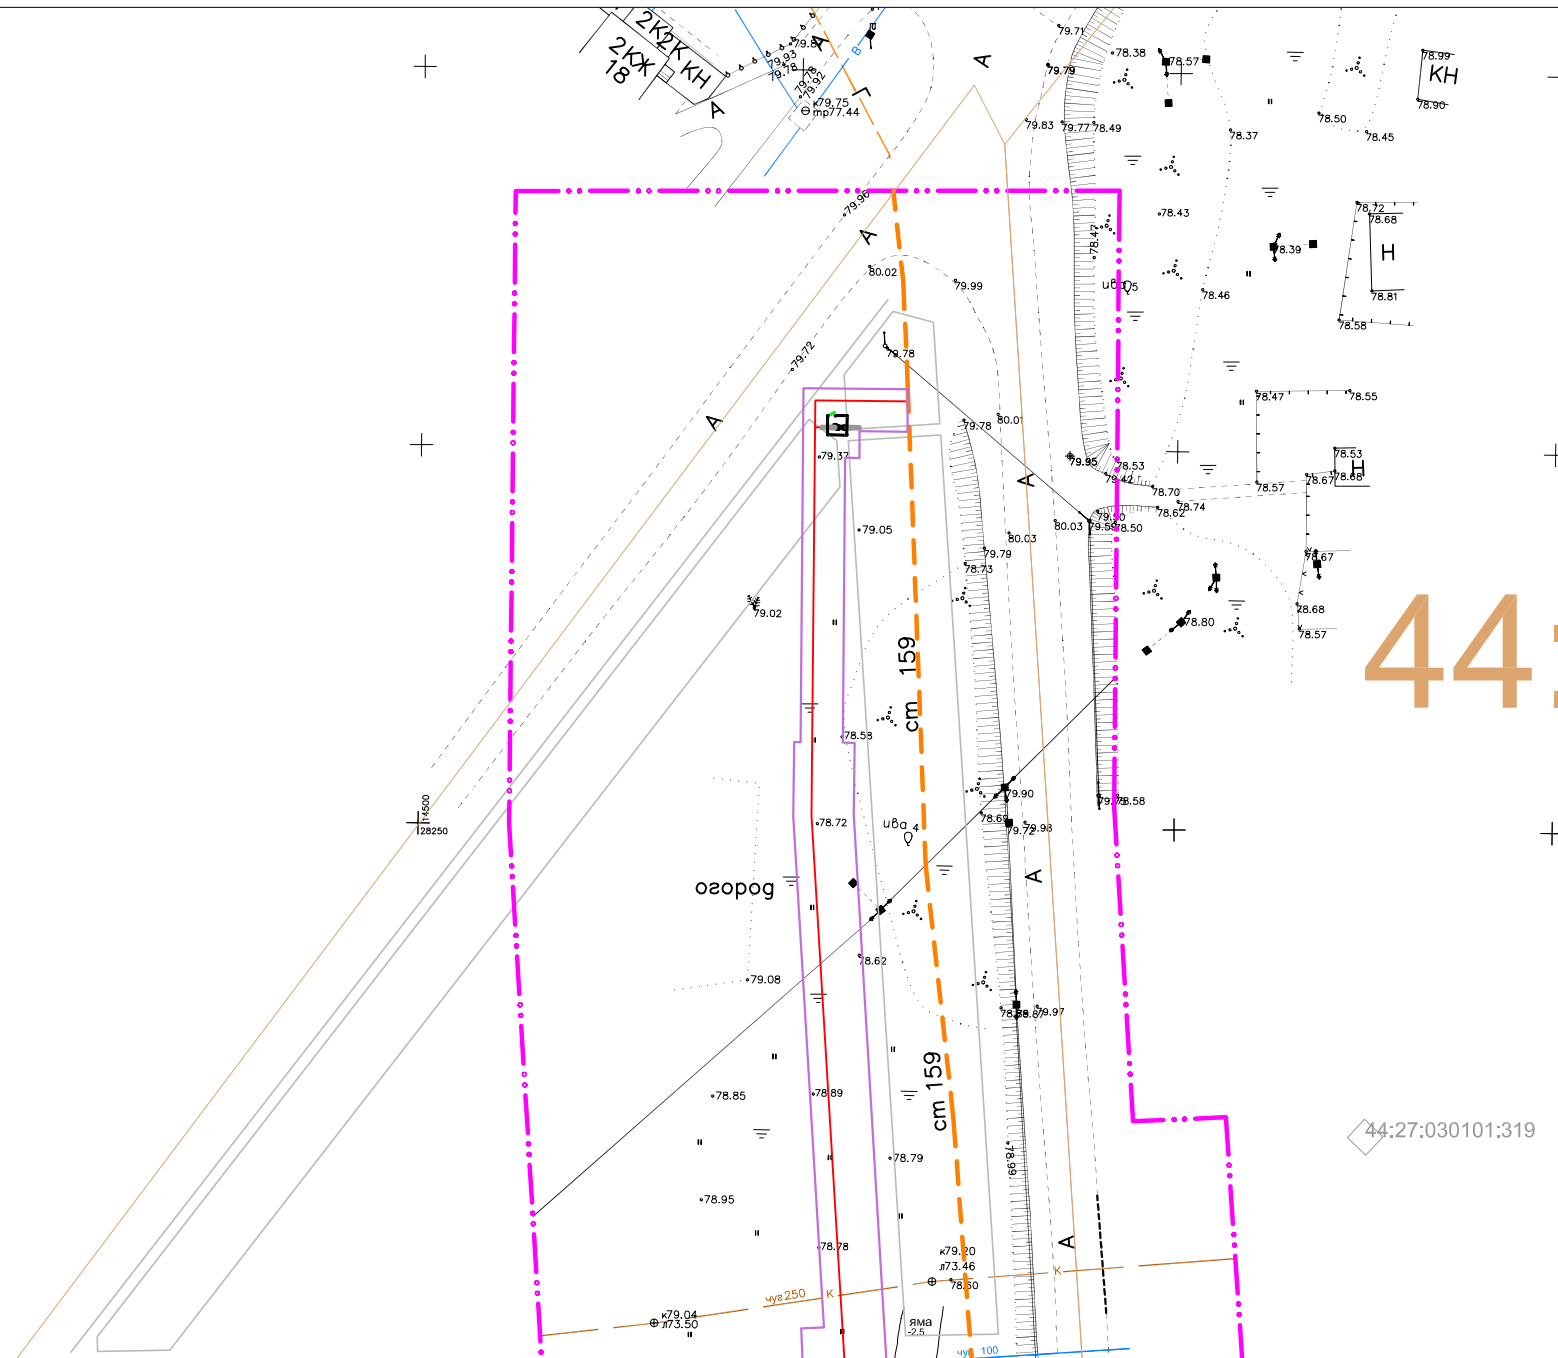

44:27:030101


Линия сводки листа 1
Линия сводки листа 2

Система координат: МСК-44

СОГЛАСОВАНО

Инд. N подл	Подпись и дата	Взам. инв. N
-------------	----------------	--------------


11795-ППТ					
Проект планировки и проект межевания территории под размещение линейного объекта «Межпоселковый газопровод высокого давления к пос. Волжский г. Кострома»					
Изм.	Кол.уч.	Лист	№ док.	Подпись	Дата
Директор	Фатеев	1	11.07.16		11.07.16
Гл. инженер	Гладышев	1	11.07.16		11.07.16
Исполнитель	Печенеговская	1	11.07.16		11.07.16
Проект планировки территории Материалы основной (утверждаемой) части проекта				Стадия	Лист
Чертеж размещения инженерных сетей и сооружений Масштаб 1:1000				П	1
ООО "Геоизыскания" г. Рязань, 2016 г				Листов	30

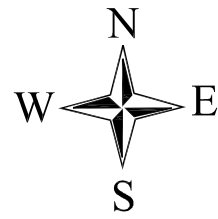

ЧЕРТЕЖ РАЗМЕЩЕНИЯ ИНЖЕНЕРНЫХ СЕТЕЙ И СООРУЖЕНИЙ

"Межпоселковый газопровод высокого давления в пос.Волжский в г.Кострома"

Линия сводки листа 1
Линия сводки листа 2

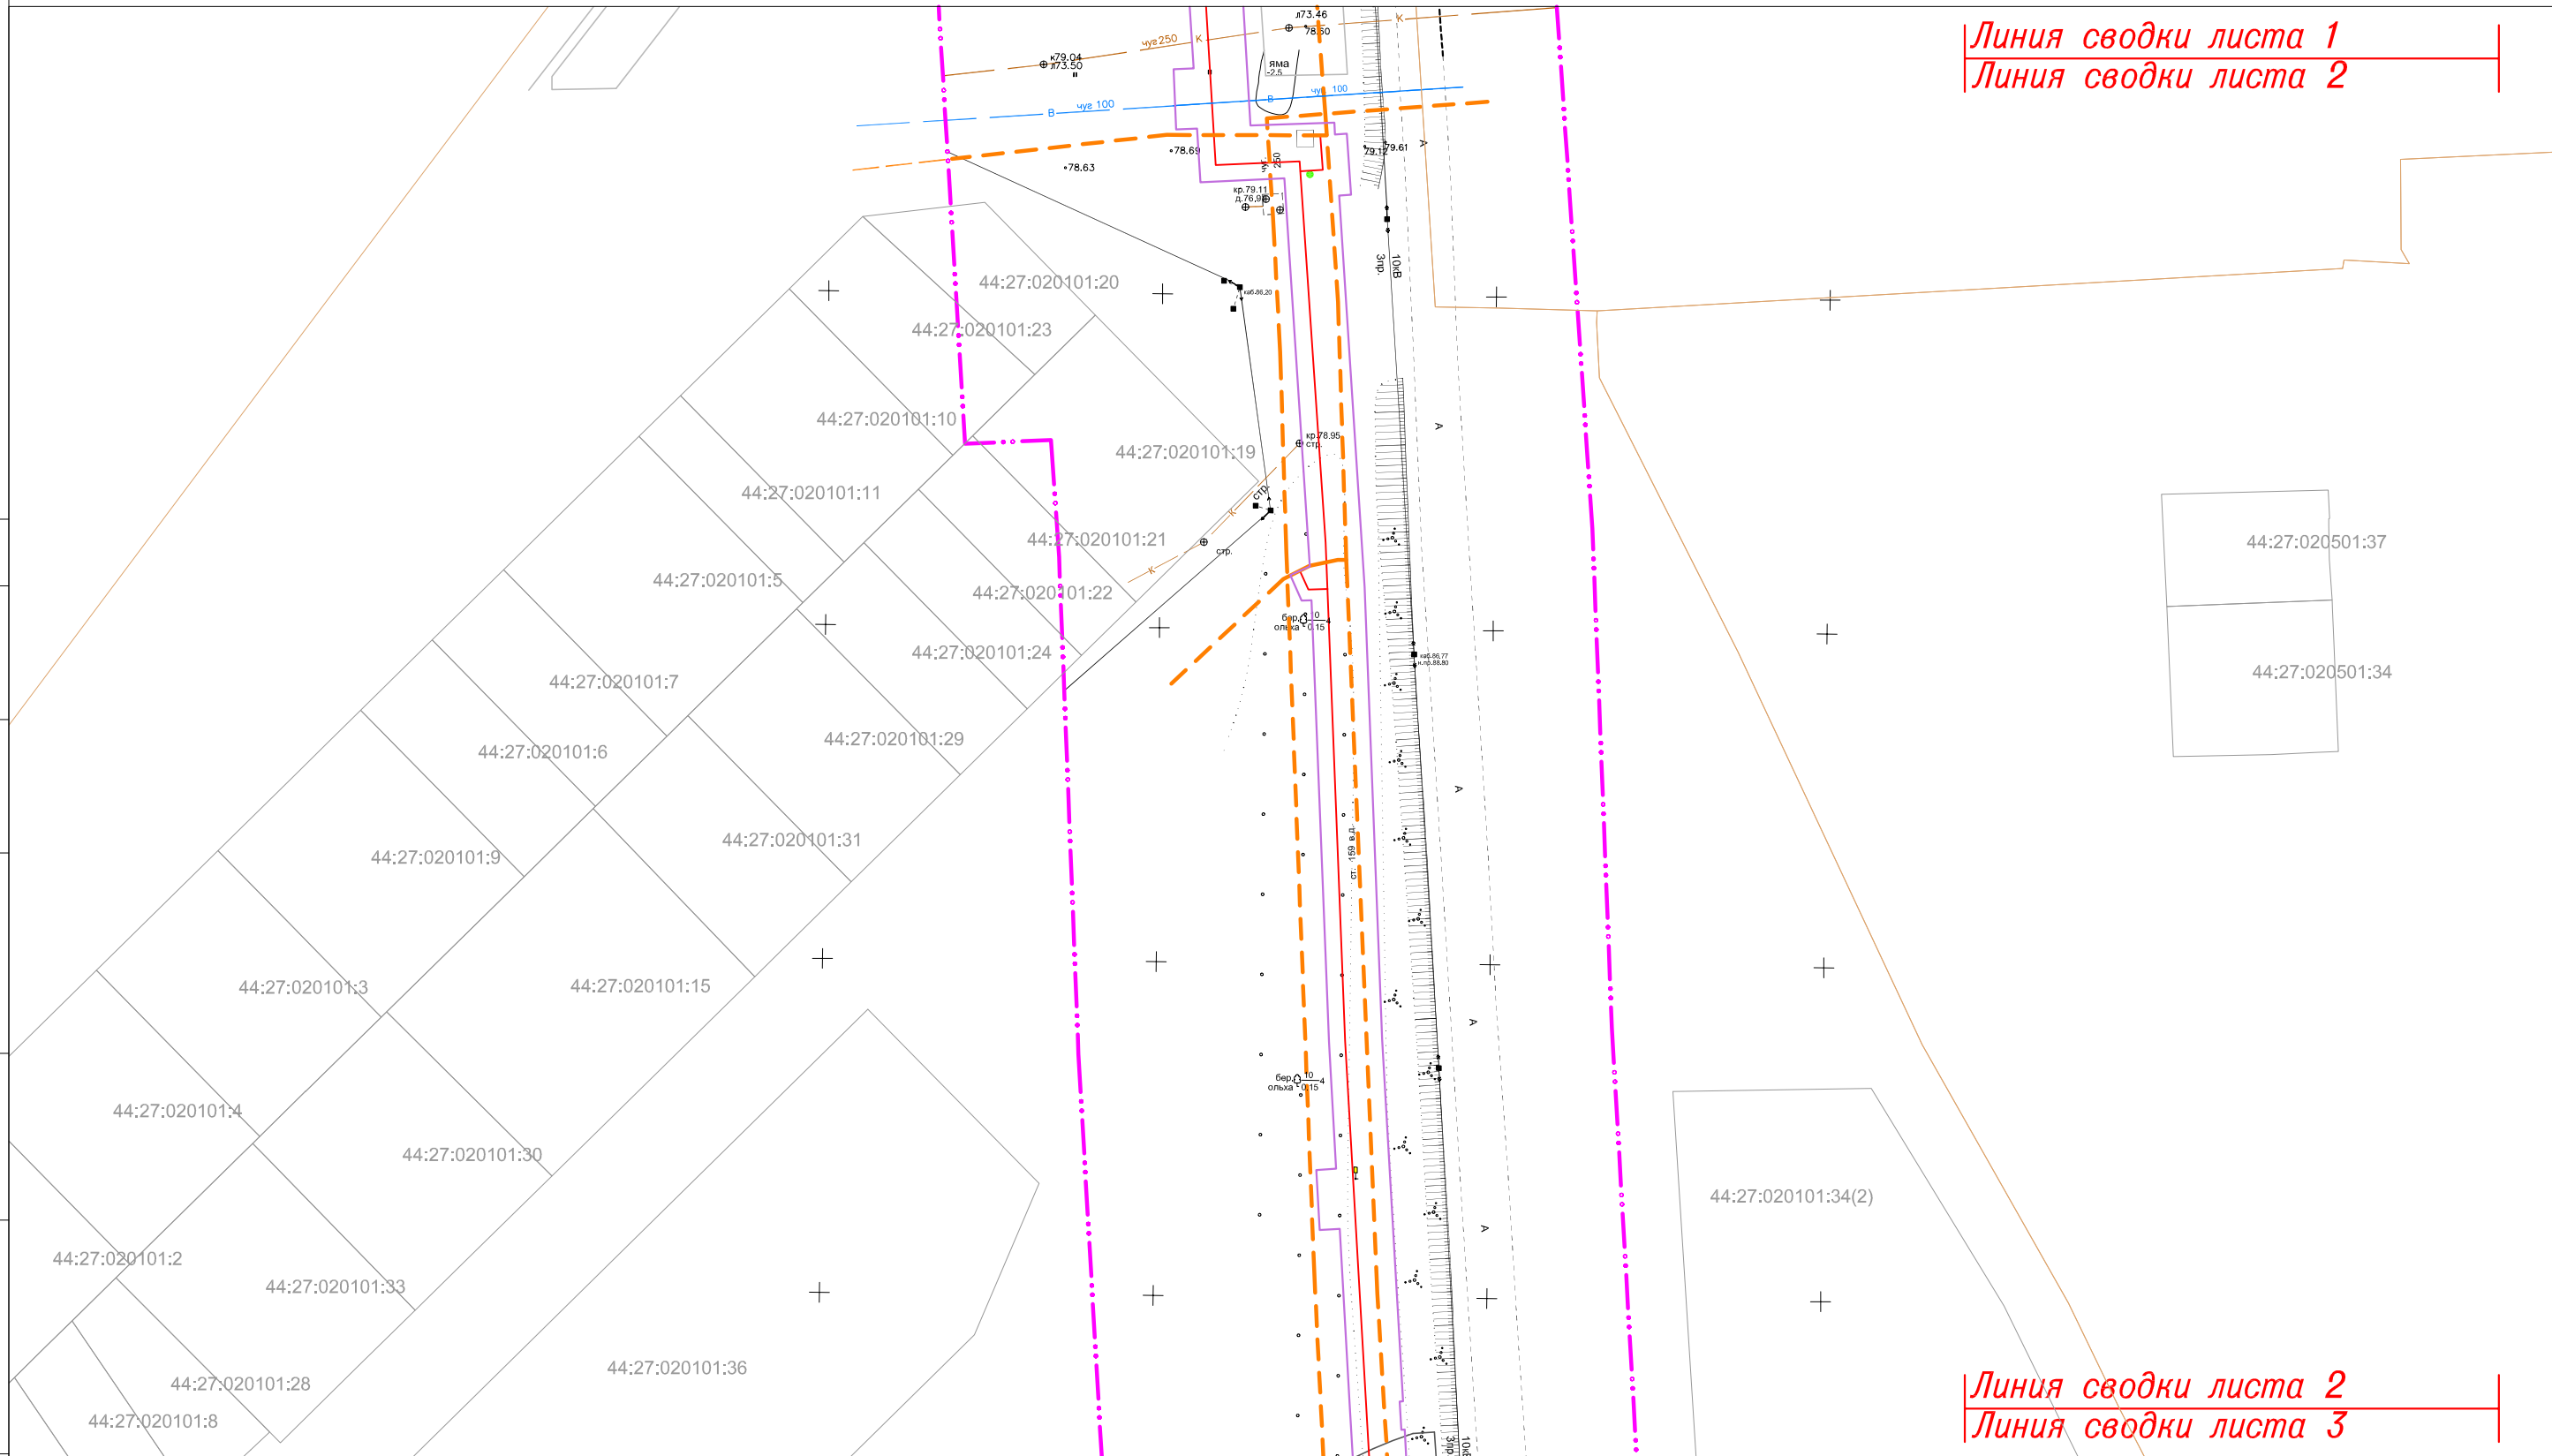

Линия сводки листа 2
Линия сводки листа 3

СОГЛАСОВАНО

Взам. инв. N

Подпись и дата

Инв. N подл

Система координат: МСК-44


Изм.	Кол.уч.	Лист	N док	Подпись	Дата

11795-ППТ

Лист


2

ФОРМАТ А3

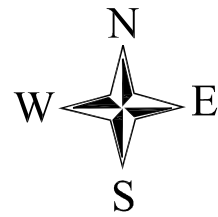

ЧЕРТЕЖ РАЗМЕЩЕНИЯ ИНЖЕНЕРНЫХ СЕТЕЙ И СООРУЖЕНИЙ

"Межпоселковый газопровод высокого давления в пос.Волжский в г.Кострома"

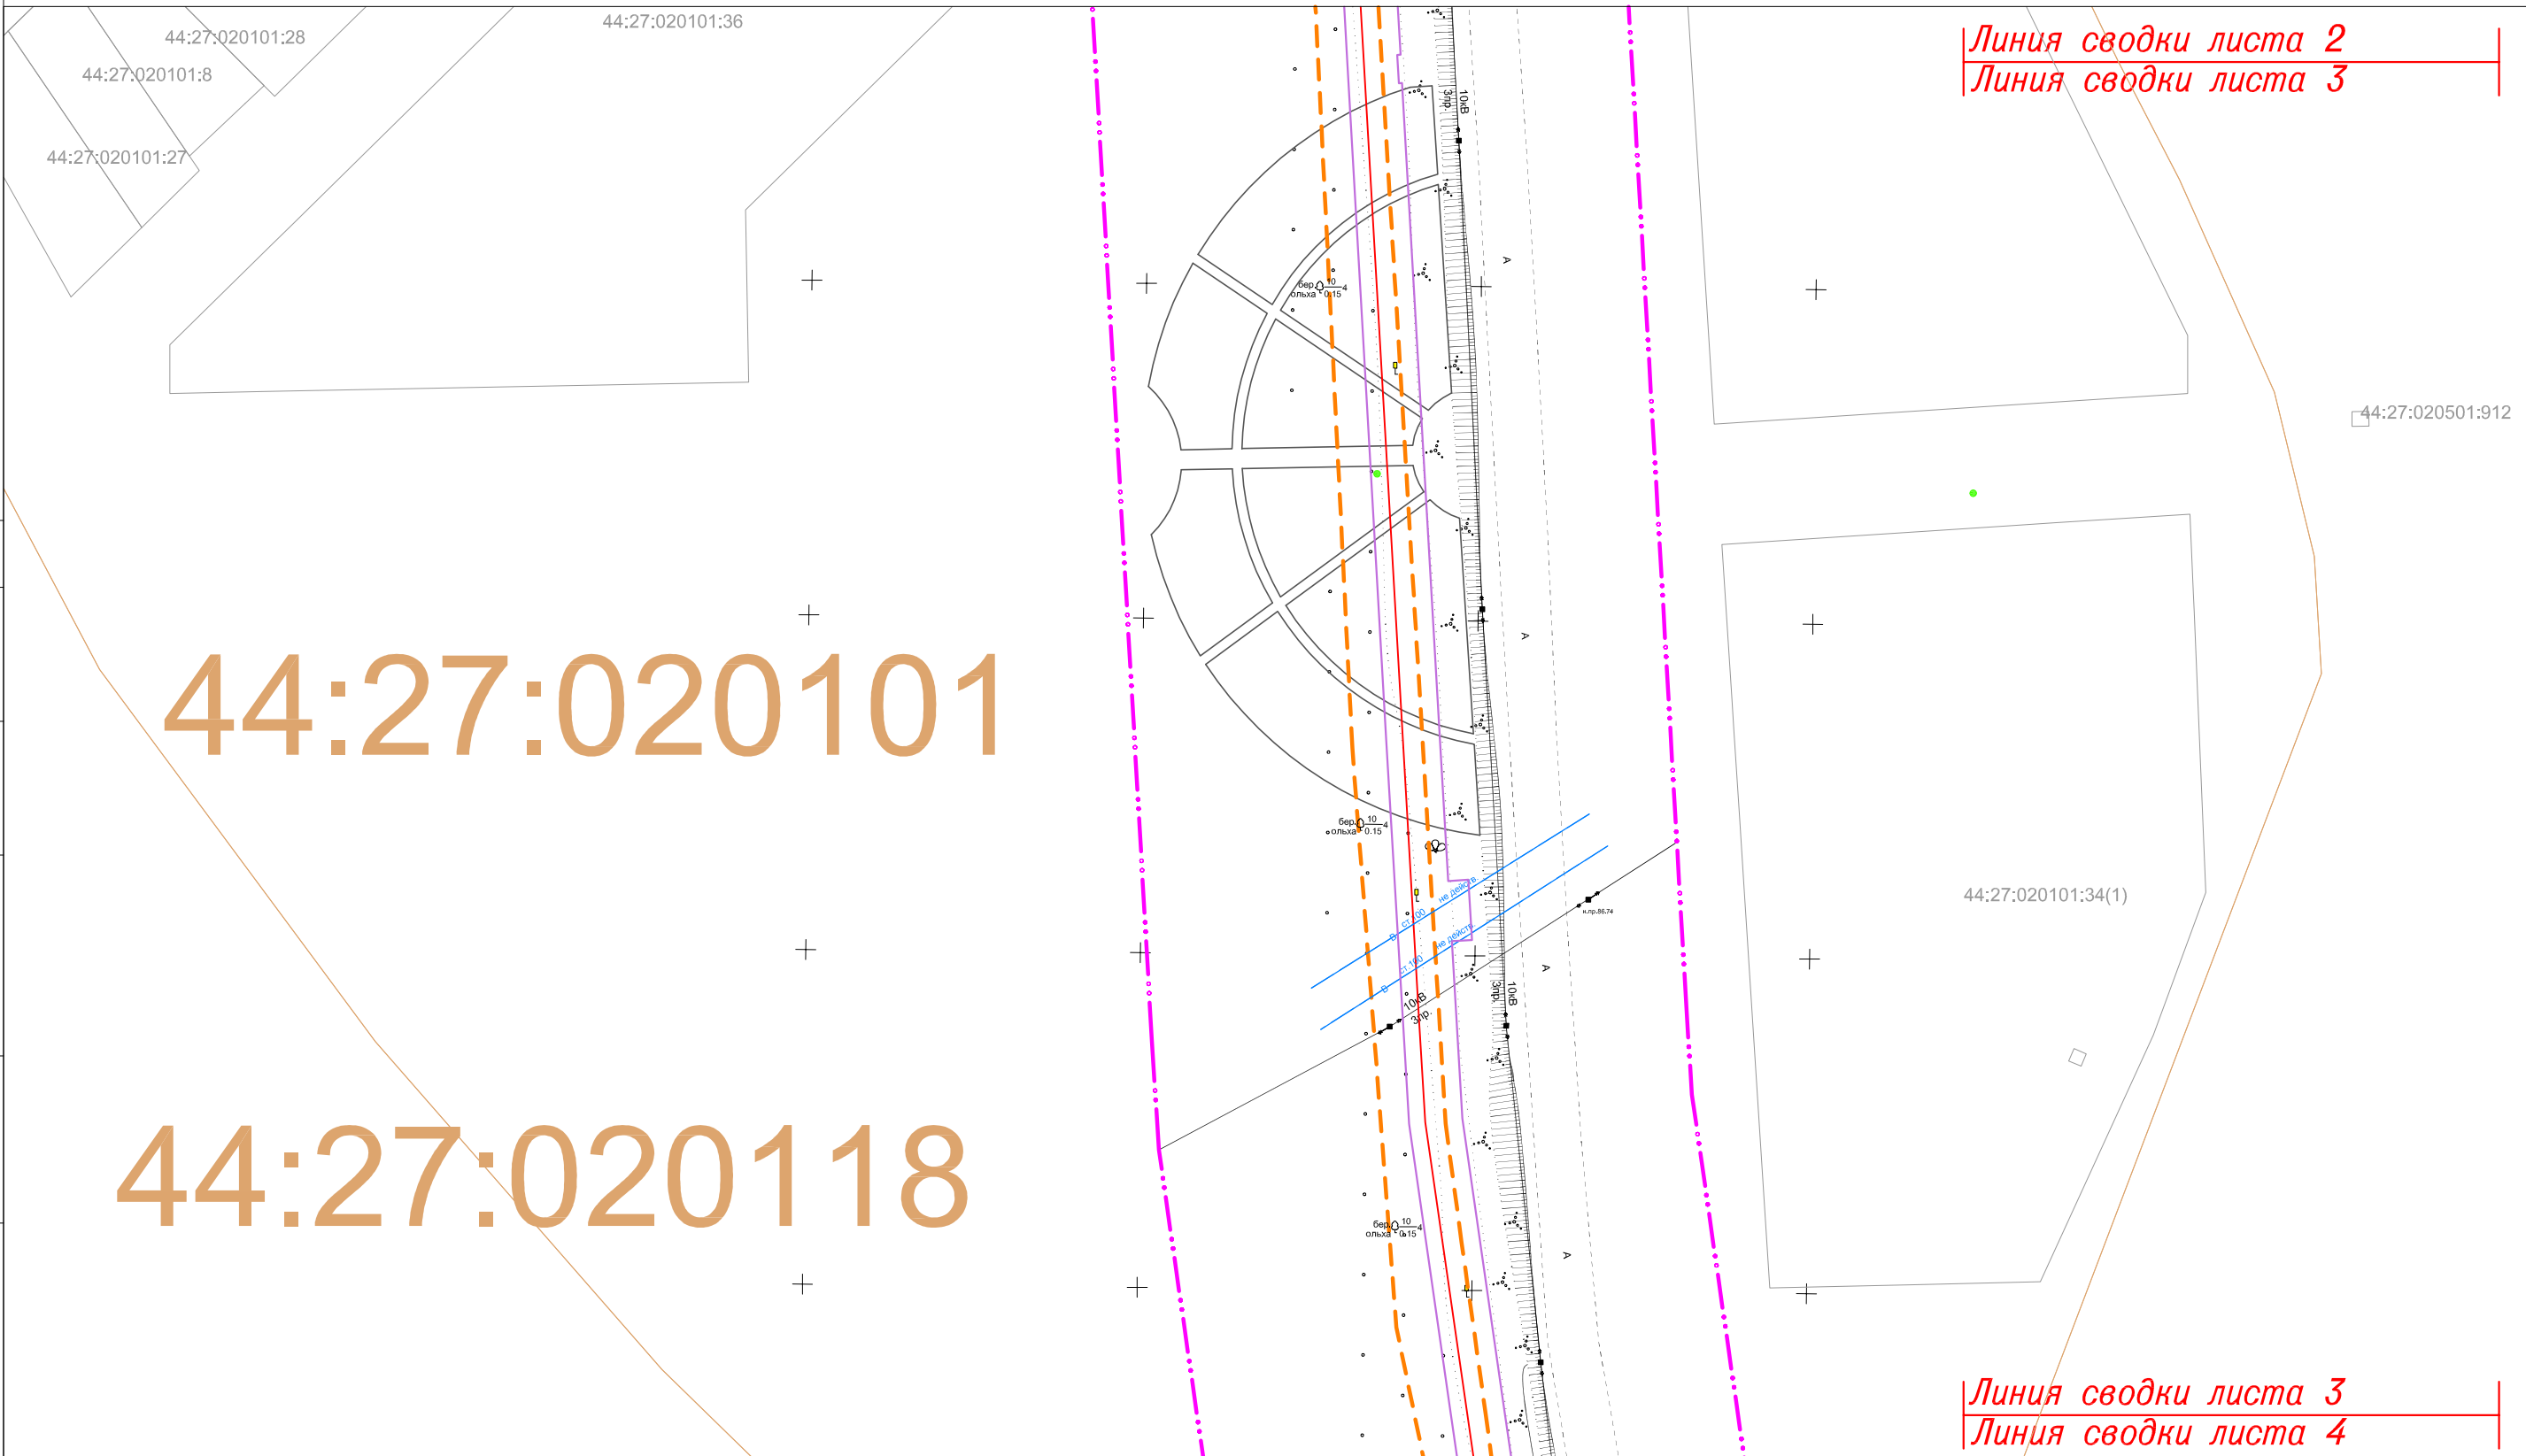

Линия сводки листа 2
Линия сводки листа 3

Линия сводки листа 3
Линия сводки листа 4

СОГЛАСОВАНО

Инв. N подл	Подпись и дата	Взам. инв. N


Система координат: МСК-44

Изм.	Кол.уч.	Лист	N док	Подпись	Дата

11795-ППТ

Лист
3

ФОРМАТ А3

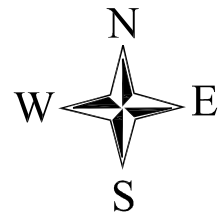

ЧЕРТЕЖ РАЗМЕЩЕНИЯ ИНЖЕНЕРНЫХ СЕТЕЙ И СООРУЖЕНИЙ

"Межпоселковый газопровод высокого давления в пос.Волжский в г.Кострома"

Линия сводки листа 3
Линия сводки листа 4

44:27:020203
44:27:020204

Линия сводки листа 4
Линия сводки листа 5


44:27:020201

СОГЛАСОВАНО

Взам. инв. N

Подпись и дата

Инв. N подл

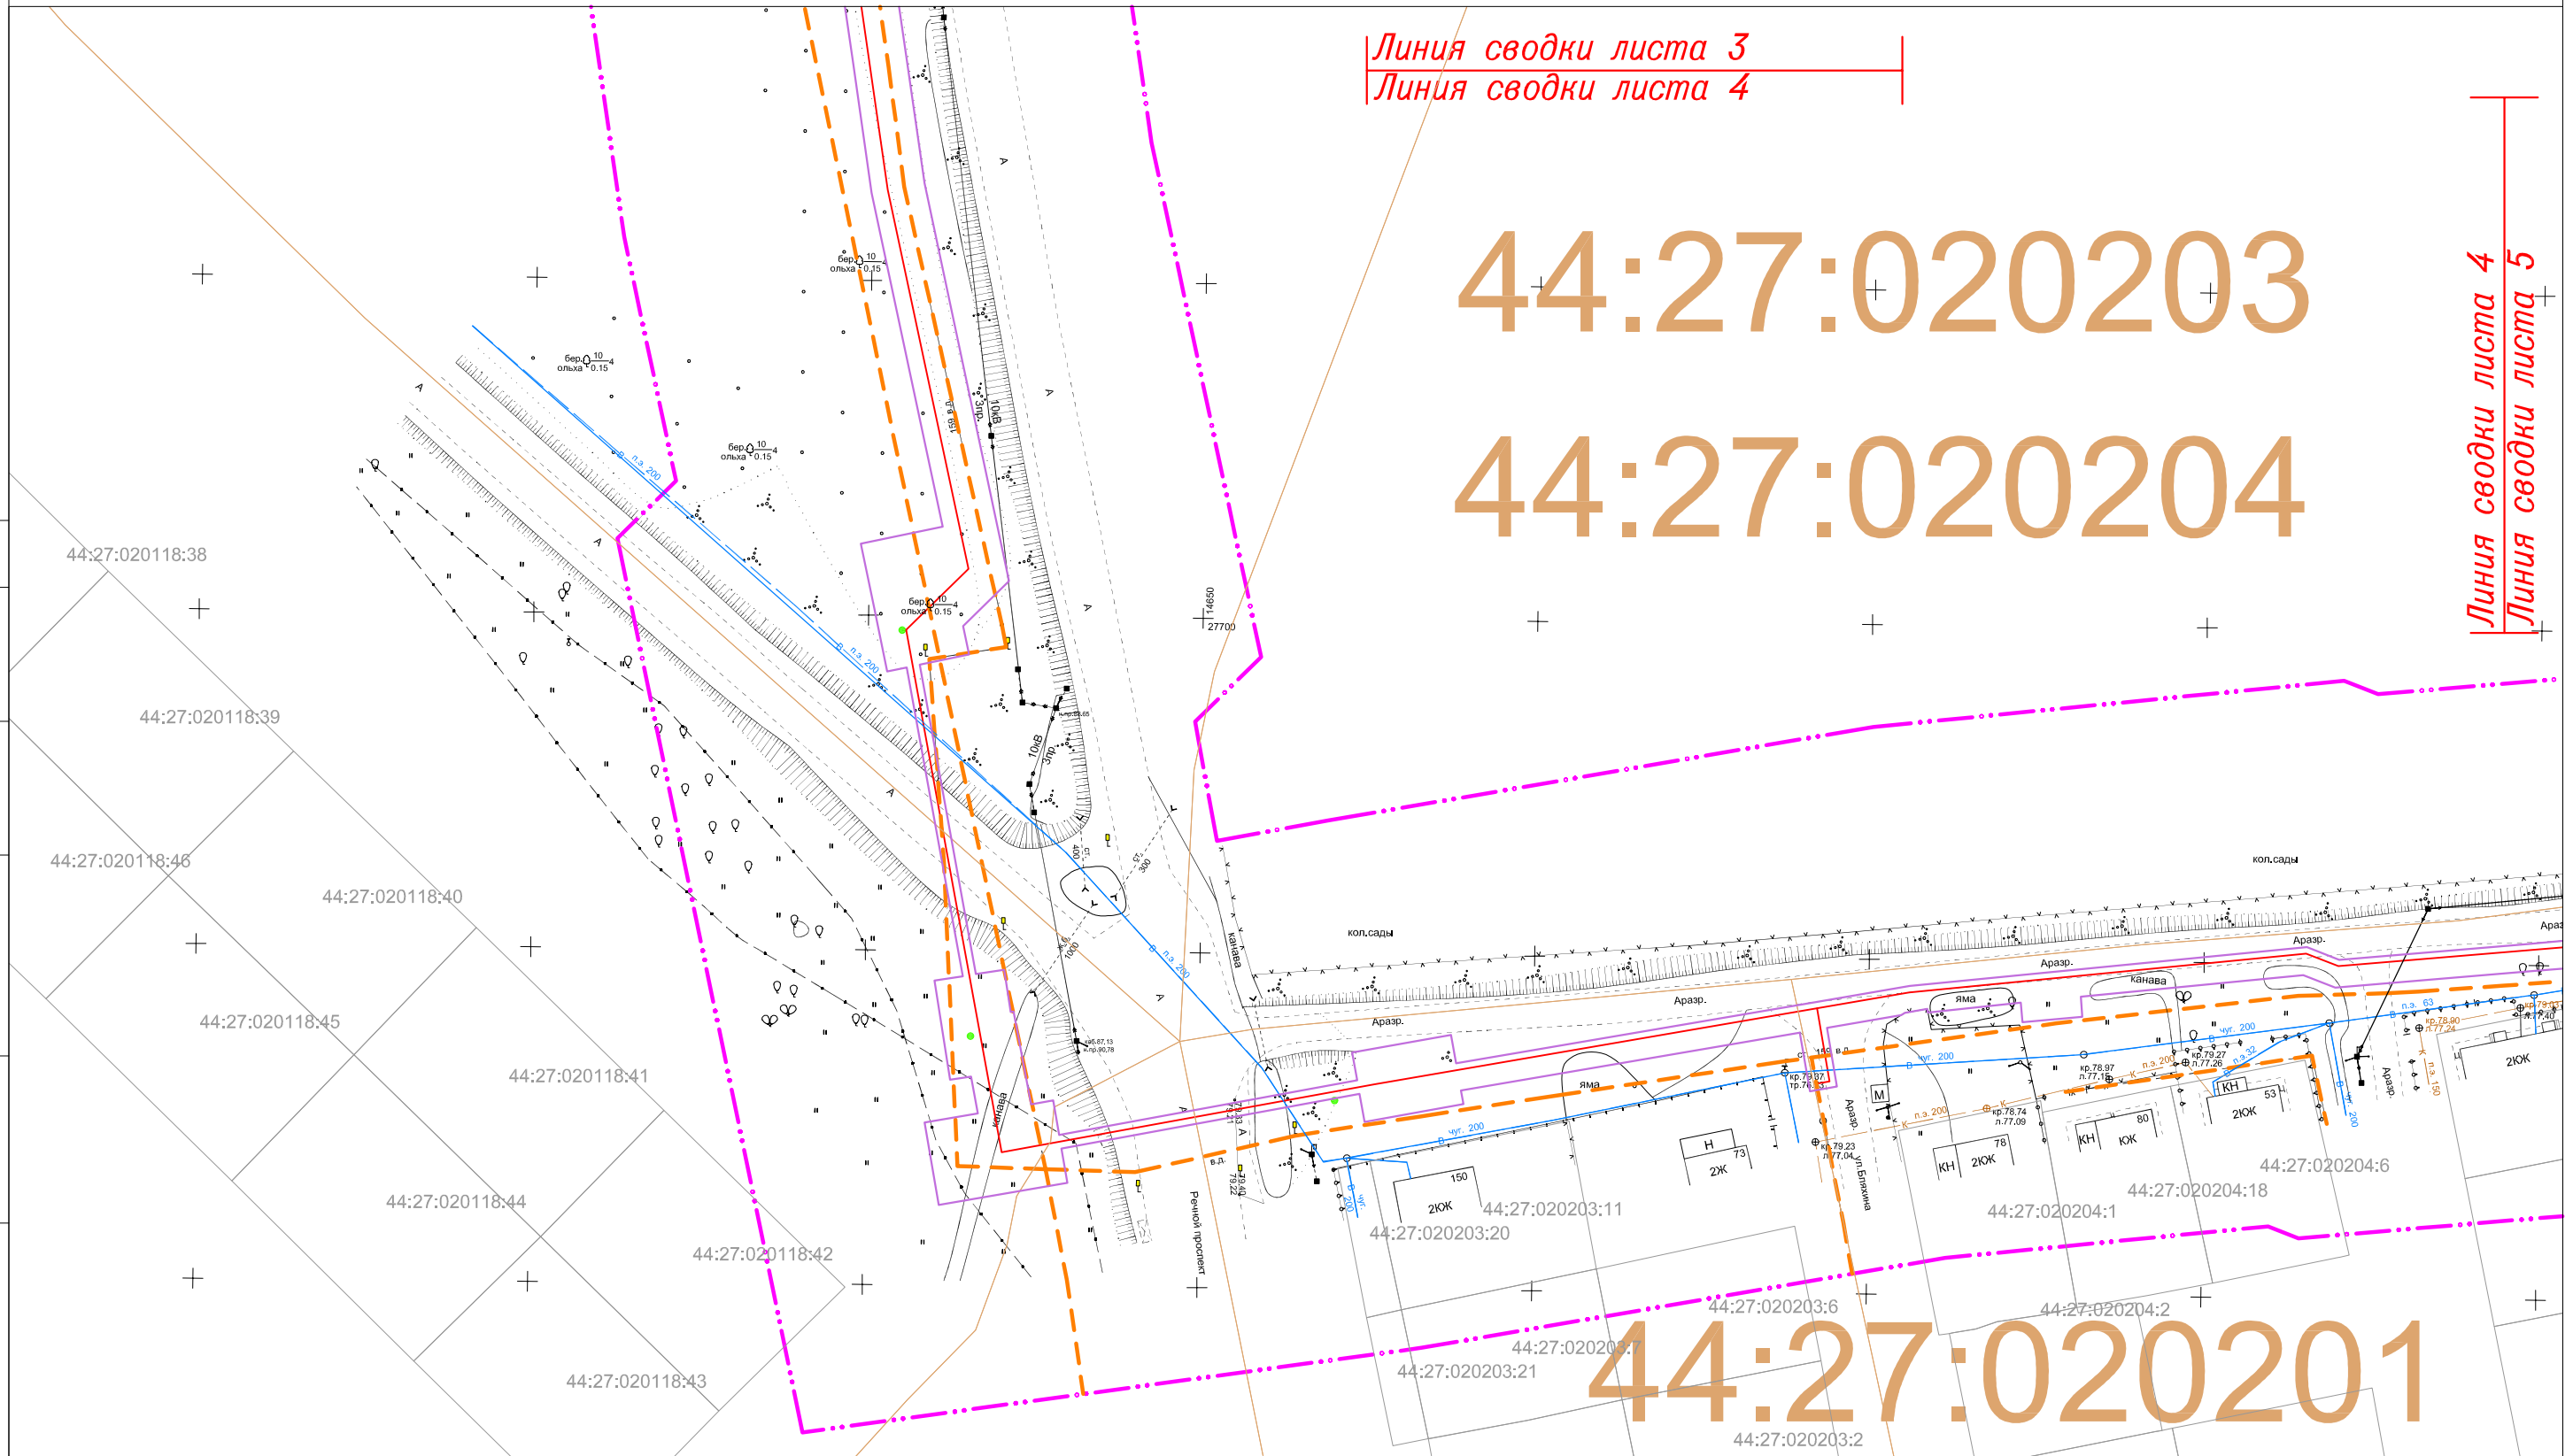


Система координат: МСК-44

Изм.	Кол.уч.	Лист	N док	Подпись	Дата

11795-ППТ

Лист
4

ФОРМАТ А3

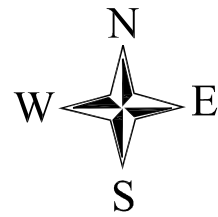

ЧЕРТЕЖ РАЗМЕЩЕНИЯ ИНЖЕНЕРНЫХ СЕТЕЙ И СООРУЖЕНИЙ

"Межпоселковый газопровод высокого давления в пос. Волжский в г. Кострома"


44:27:020501

Линия сводки листа 4
Линия сводки листа 5

Линия сводки листа 5
Линия сводки листа 6

СОГЛАСОВАНО

Инд. N подл
Подпись и дата
Взам. инв. N

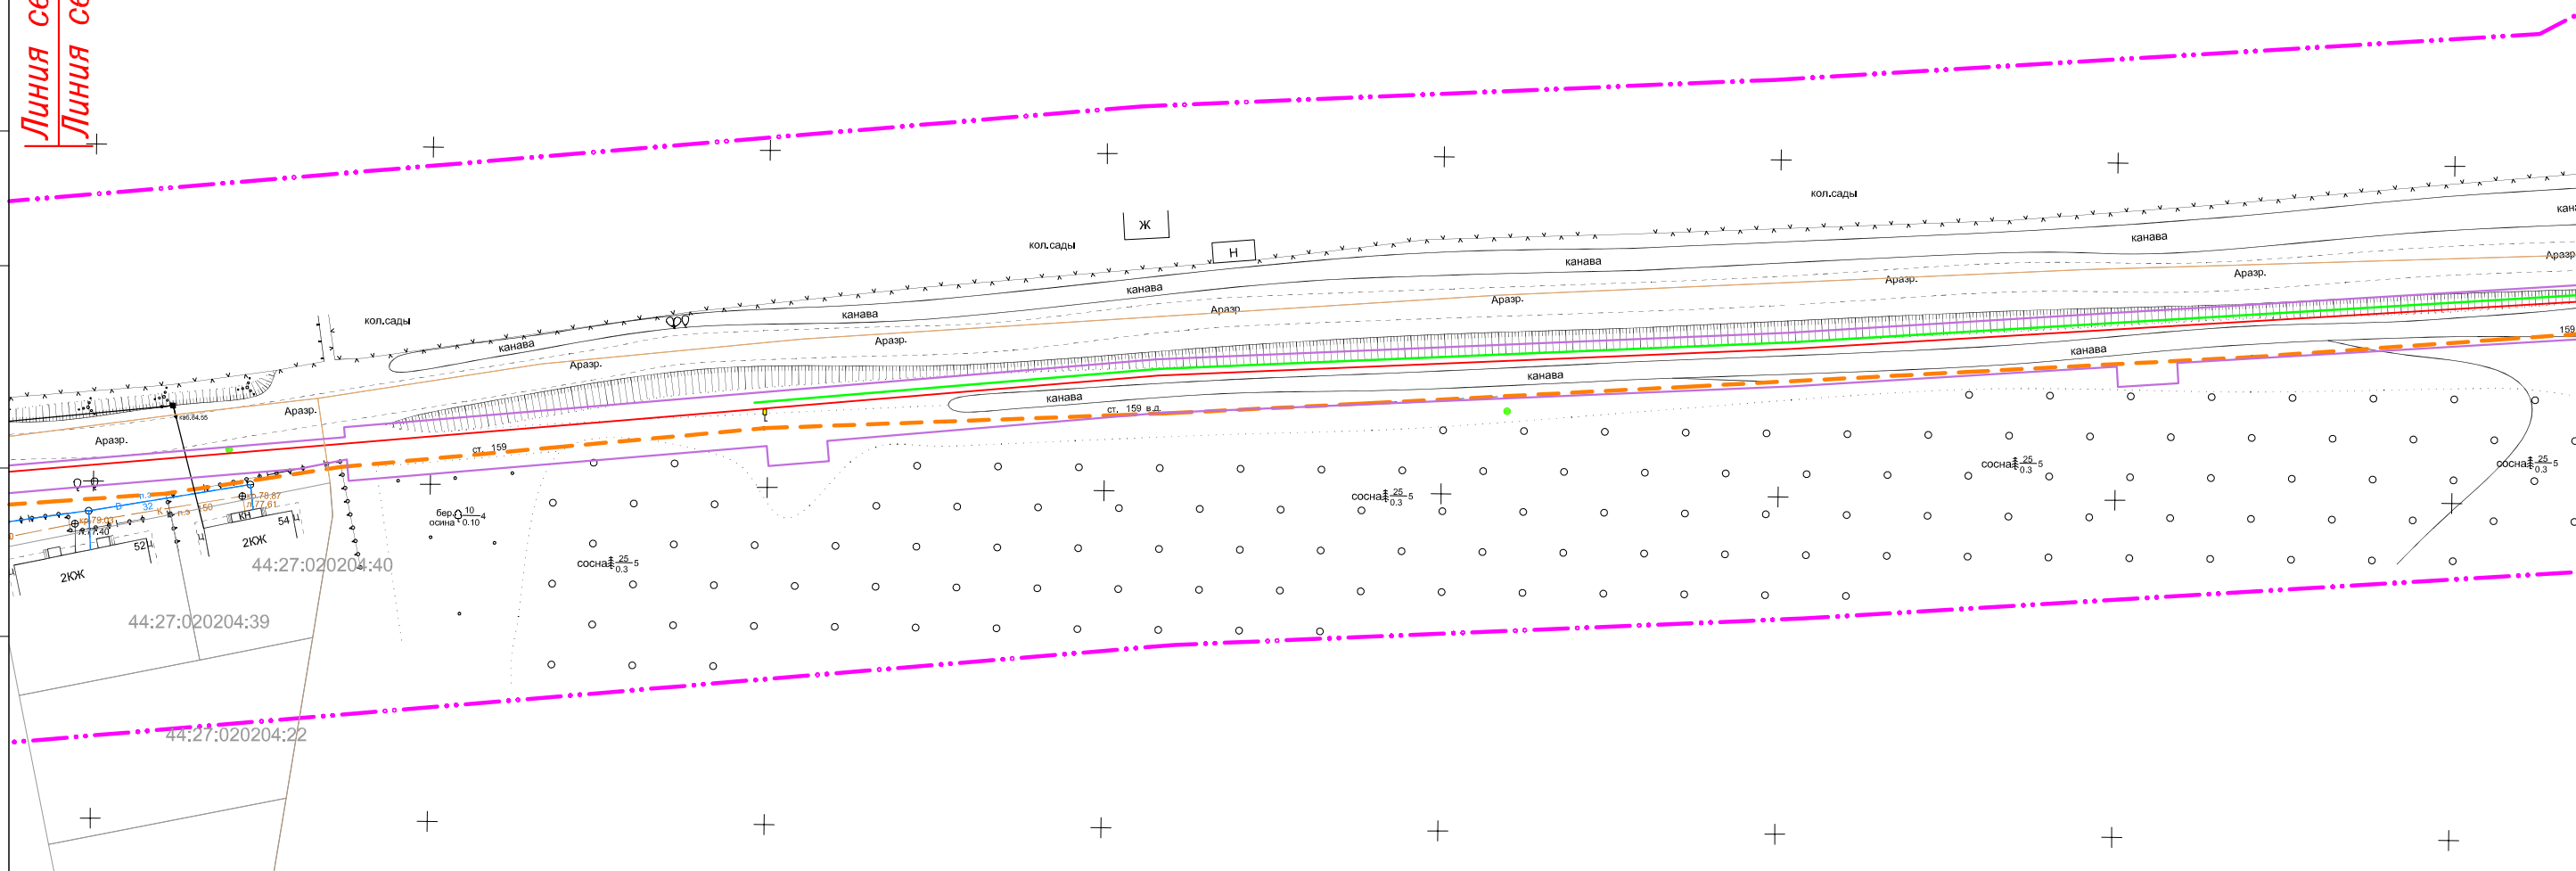


Система координат: МСК-44

Изм.	Кол.уч.	Лист	N док	Подпись	Дата

11795-ППТ

Лист
5

ФОРМАТ А3

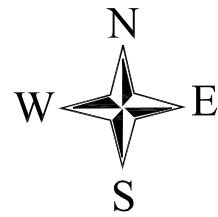


ЧЕРТЕЖ РАЗМЕЩЕНИЯ ИНЖЕНЕРНЫХ СЕТЕЙ И СООРУЖЕНИЙ

"Межпоселковый газопровод высокого давления в пос. Волжский в г. Кострома"

Линия сводки листа 5
Линия сводки листа 6

Линия сводки листа 6
Линия сводки листа 7

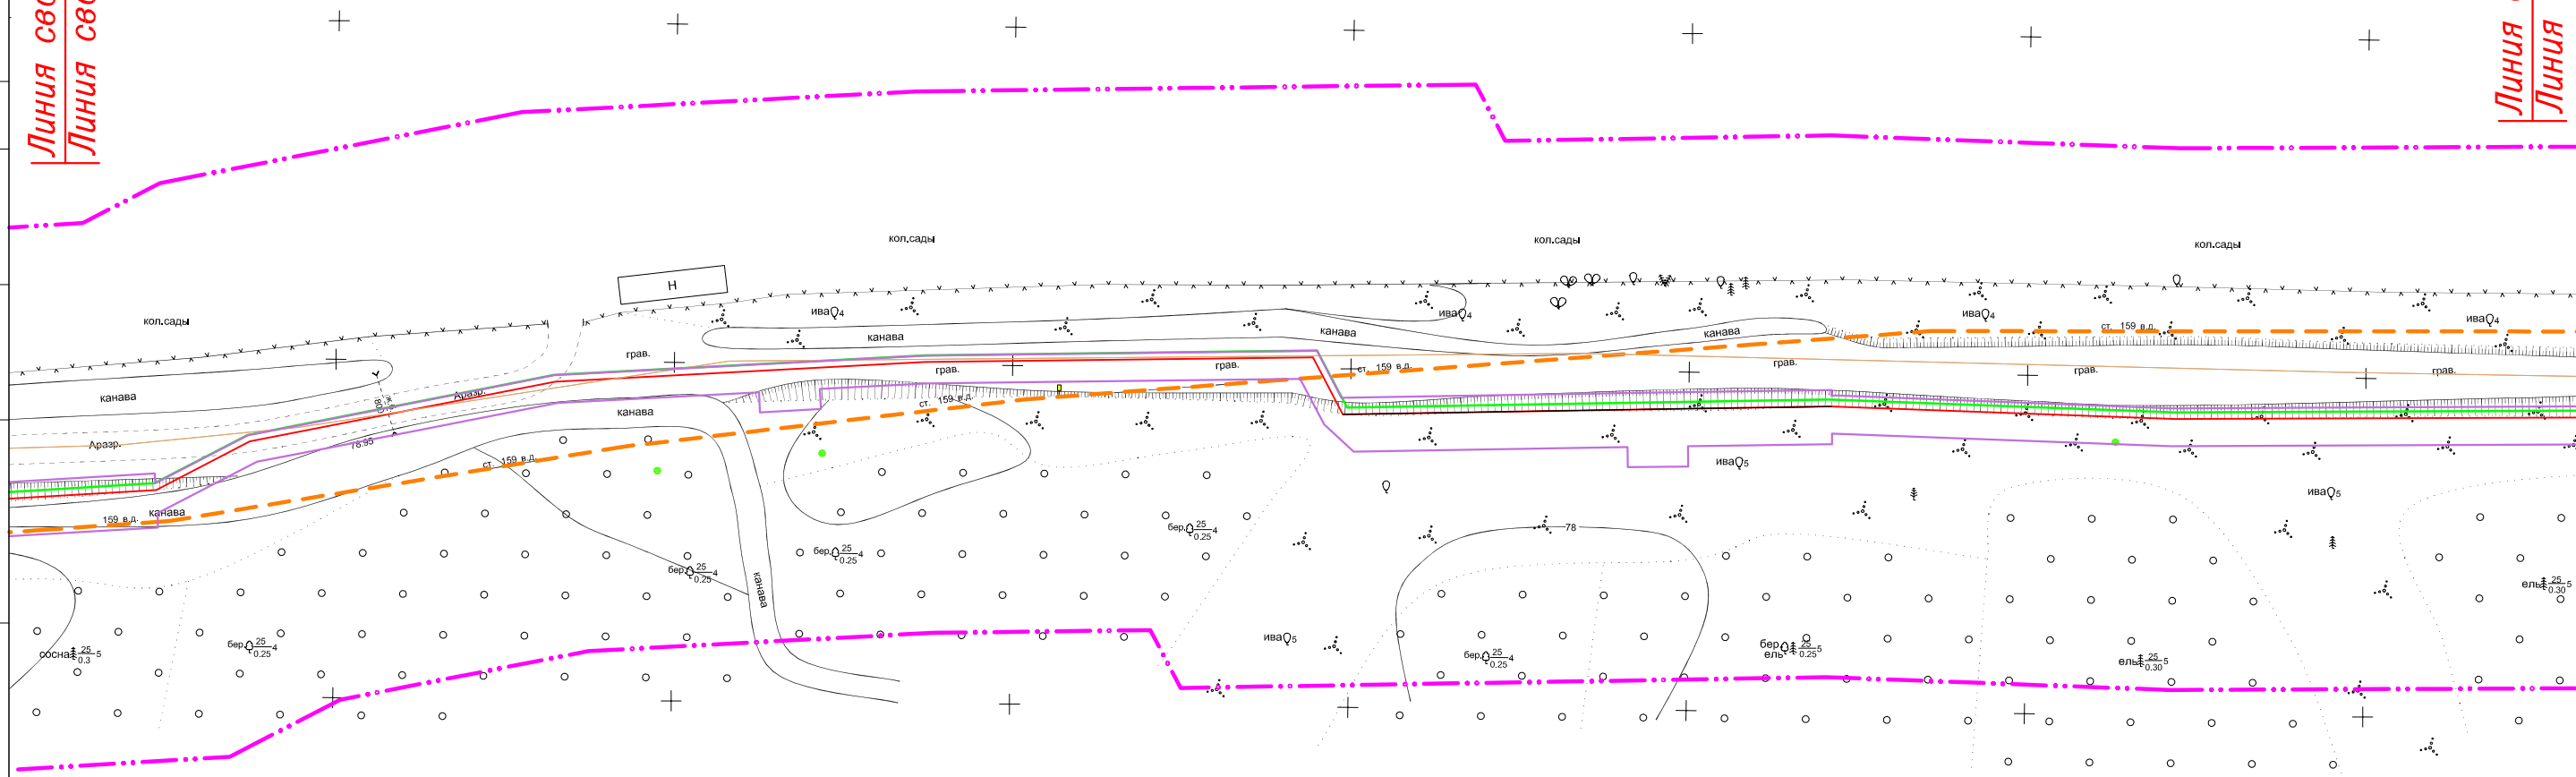

СОГЛАСОВАНО

Взам. инв. N

Подпись и дата

Инв. N подл

Система координат: МСК-44


Изм.	Кол.уч.	Лист	N док	Подпись	Дата

11795-ППТ

Лист


6

ФОРМАТ А3

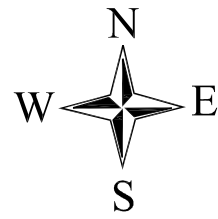

ЧЕРТЕЖ РАЗМЕЩЕНИЯ ИНЖЕНЕРНЫХ СЕТЕЙ И СООРУЖЕНИЙ

"Межпоселковый газопровод высокого давления в пос. Волжский в г. Кострома"

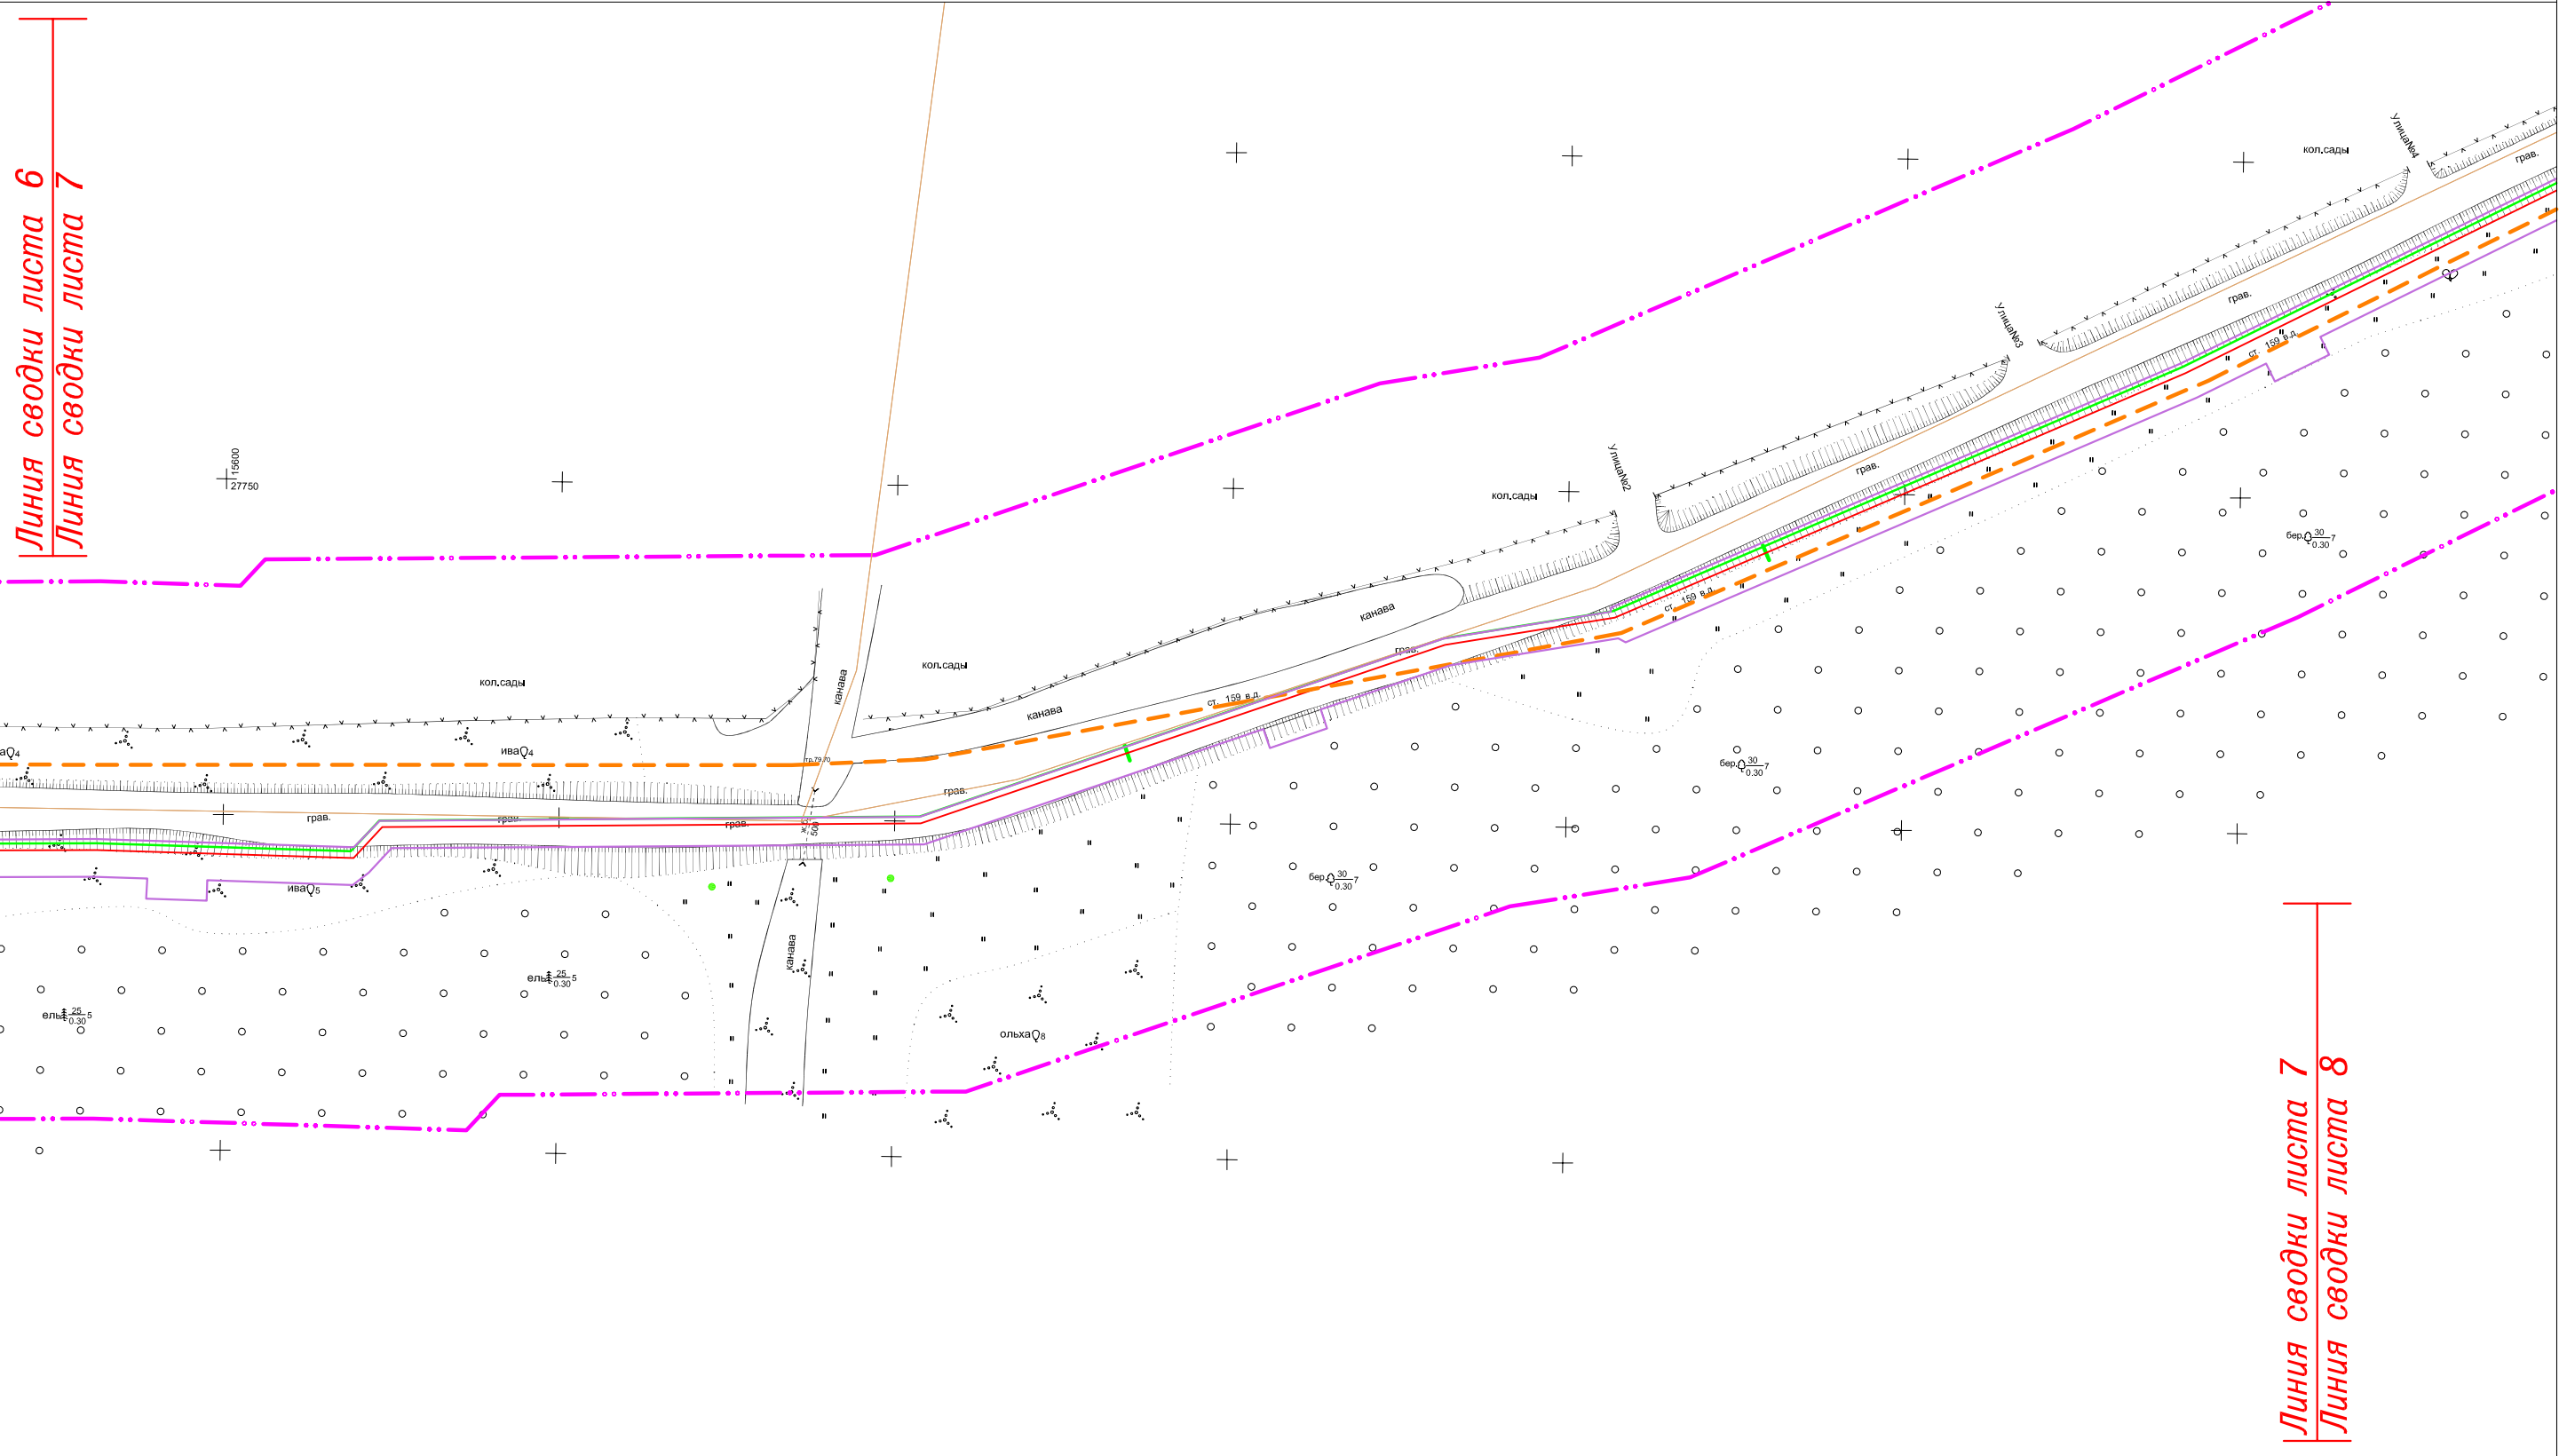

Линия сводки листа 6
Линия сводки листа 7

Линия сводки листа 7
Линия сводки листа 8

СОГЛАСОВАНО

Инд. N подл	Подпись и дата	Взам. инв. N
-------------	----------------	--------------


Система координат: МСК-44

Изм.	Кол.уч.	Лист	N док	Подпись	Дата

11795-ППТ


Лист
7

ФОРМАТ А3

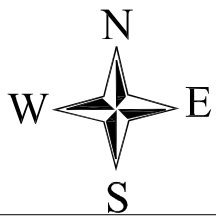

ЧЕРТЕЖ РАЗМЕЩЕНИЯ ИНЖЕНЕРНЫХ СЕТЕЙ И СООРУЖЕНИЙ

"Межпоселковый газопровод высокого давления в пос. Волжский в г. Кострома"

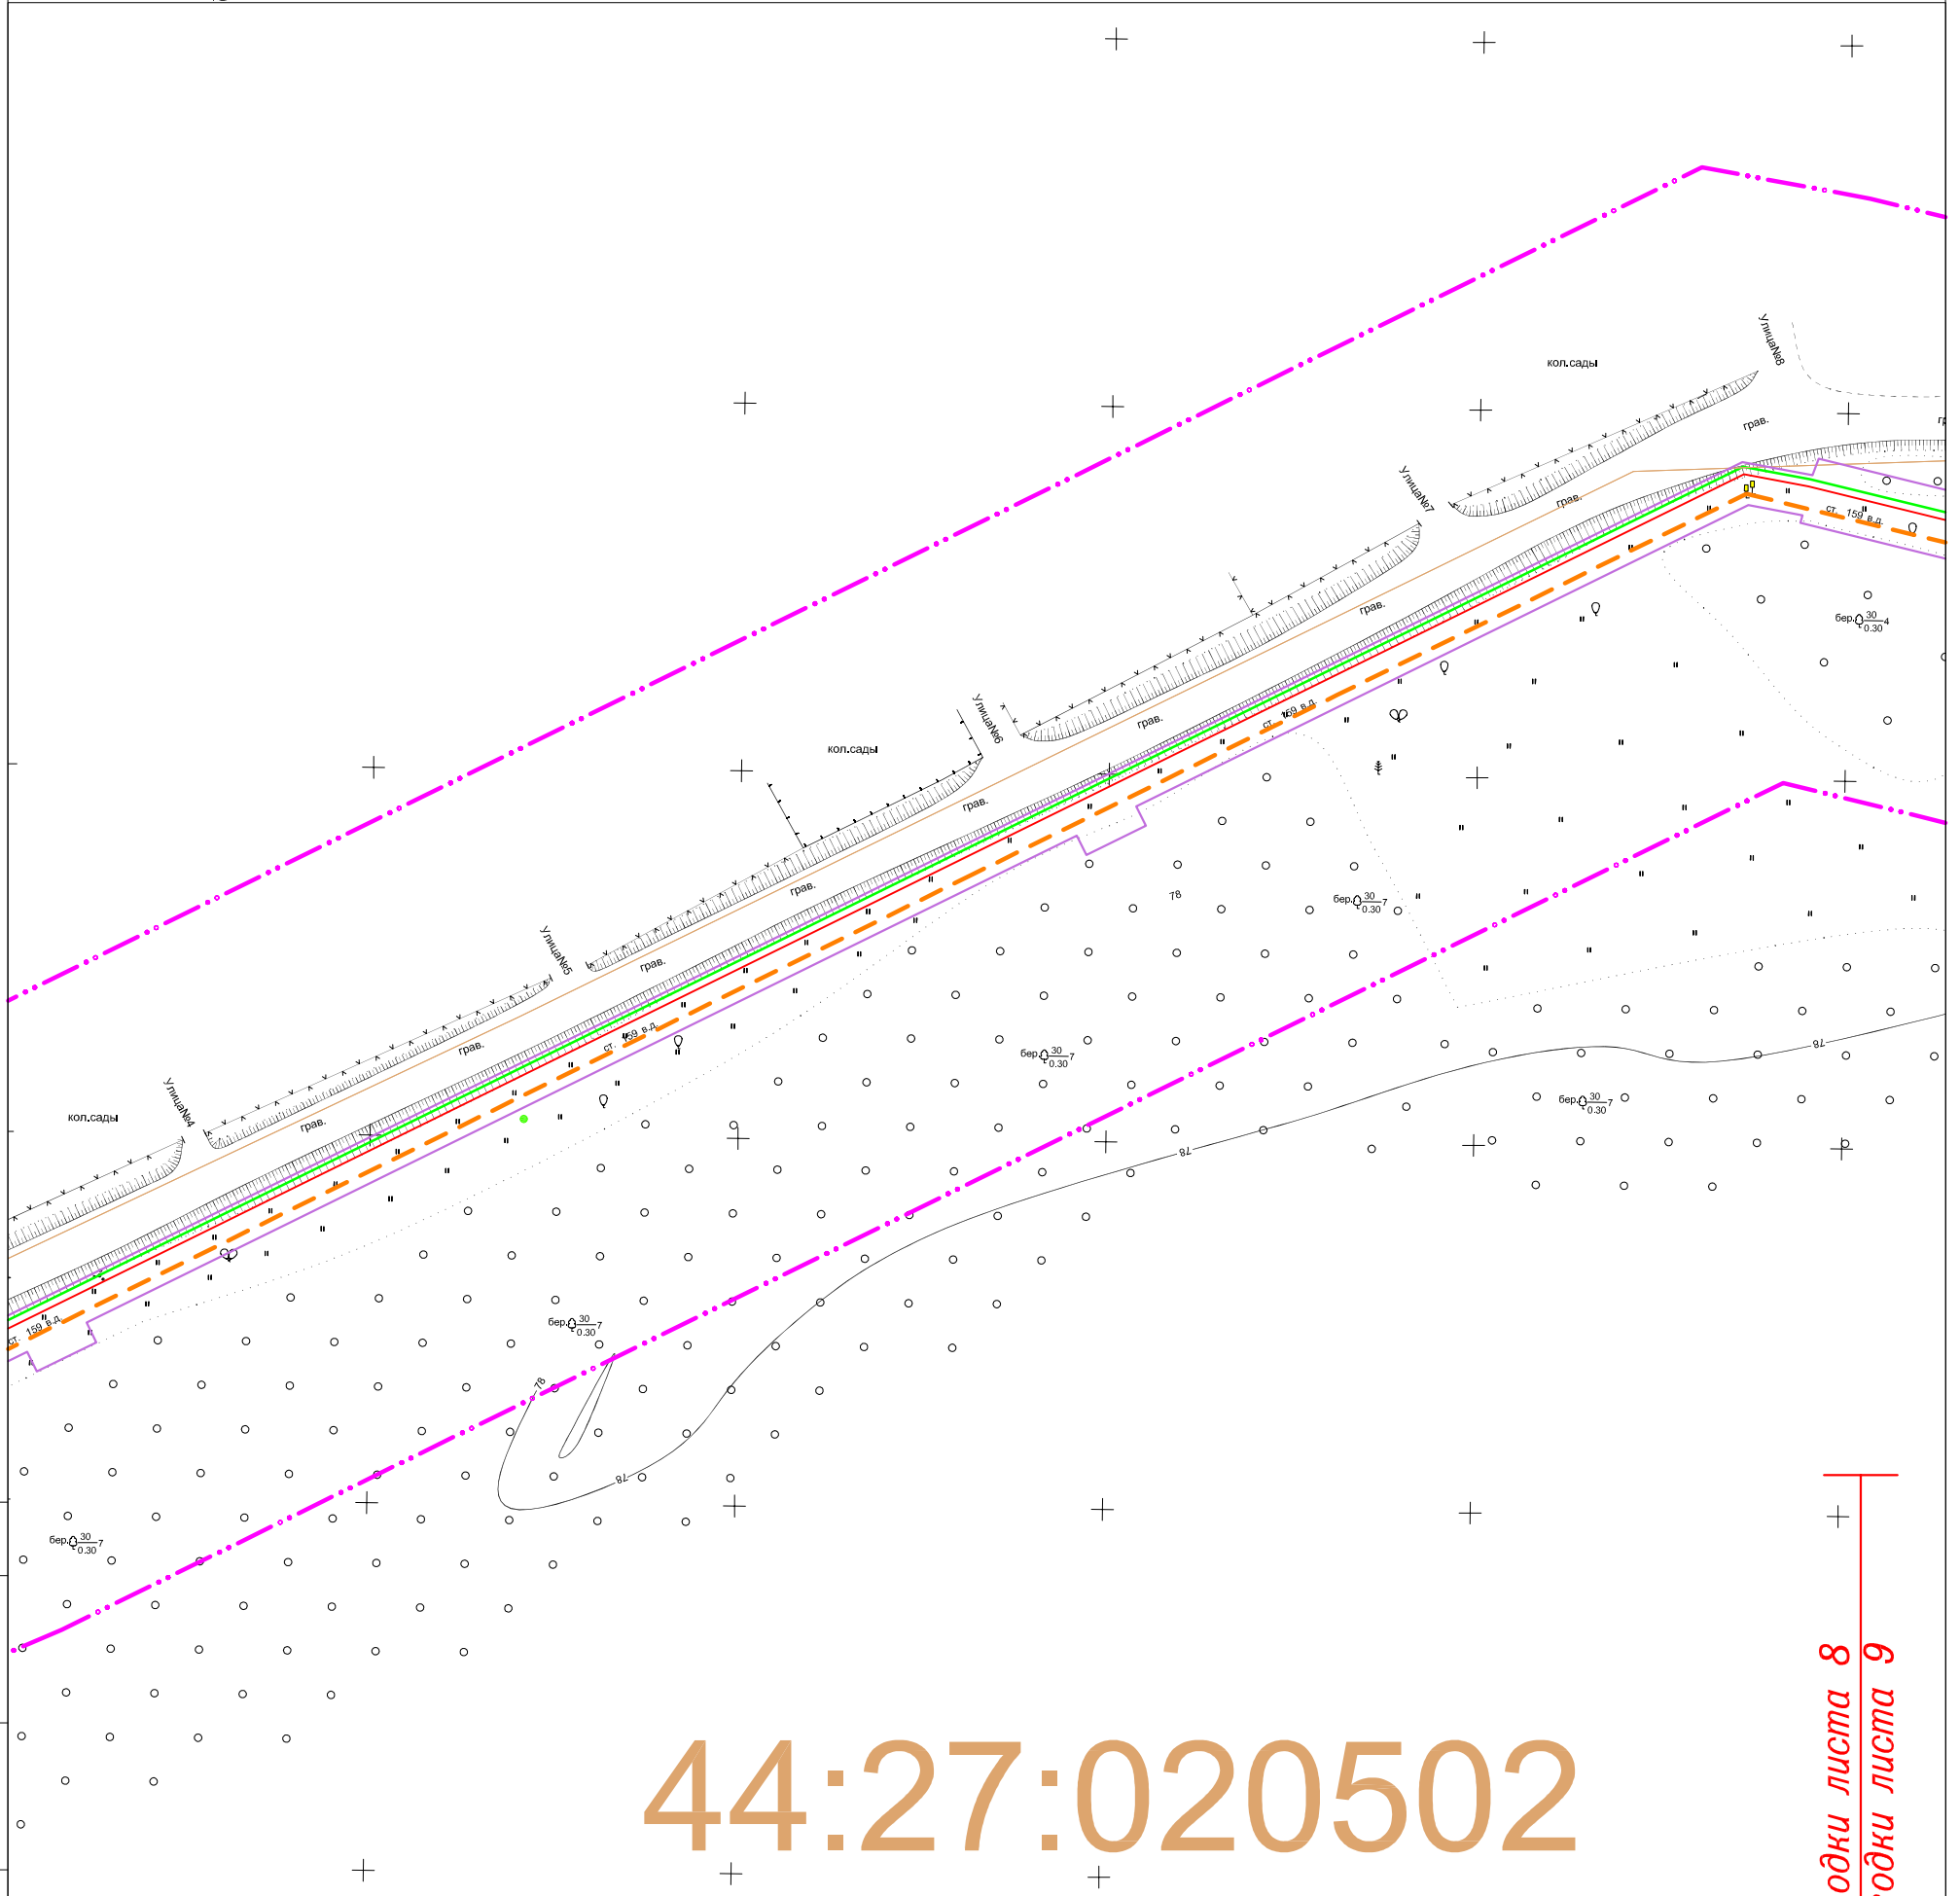

СОГЛАСОВАНО

Инв. N подл. | Подпись и дата | Взам. инв. N

Линия сводки листа 7
Линия сводки листа 8

Линия сводки листа 8
Линия сводки листа 9


Система координат: МСК-44

Изм.	Кол.уч.	Лист	N док	Подпись	Дата

11795-ППТ


Лист
8

ФОРМАТ А3

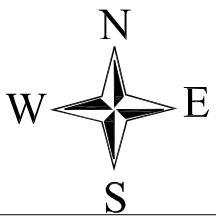

ЧЕРТЕЖ РАЗМЕЩЕНИЯ ИНЖЕНЕРНЫХ СЕТЕЙ
И СООРУЖЕНИЙ
"Межпоселковый газопровод высокого давления в пос.Волжский в г.Кострома"

44:27:020504

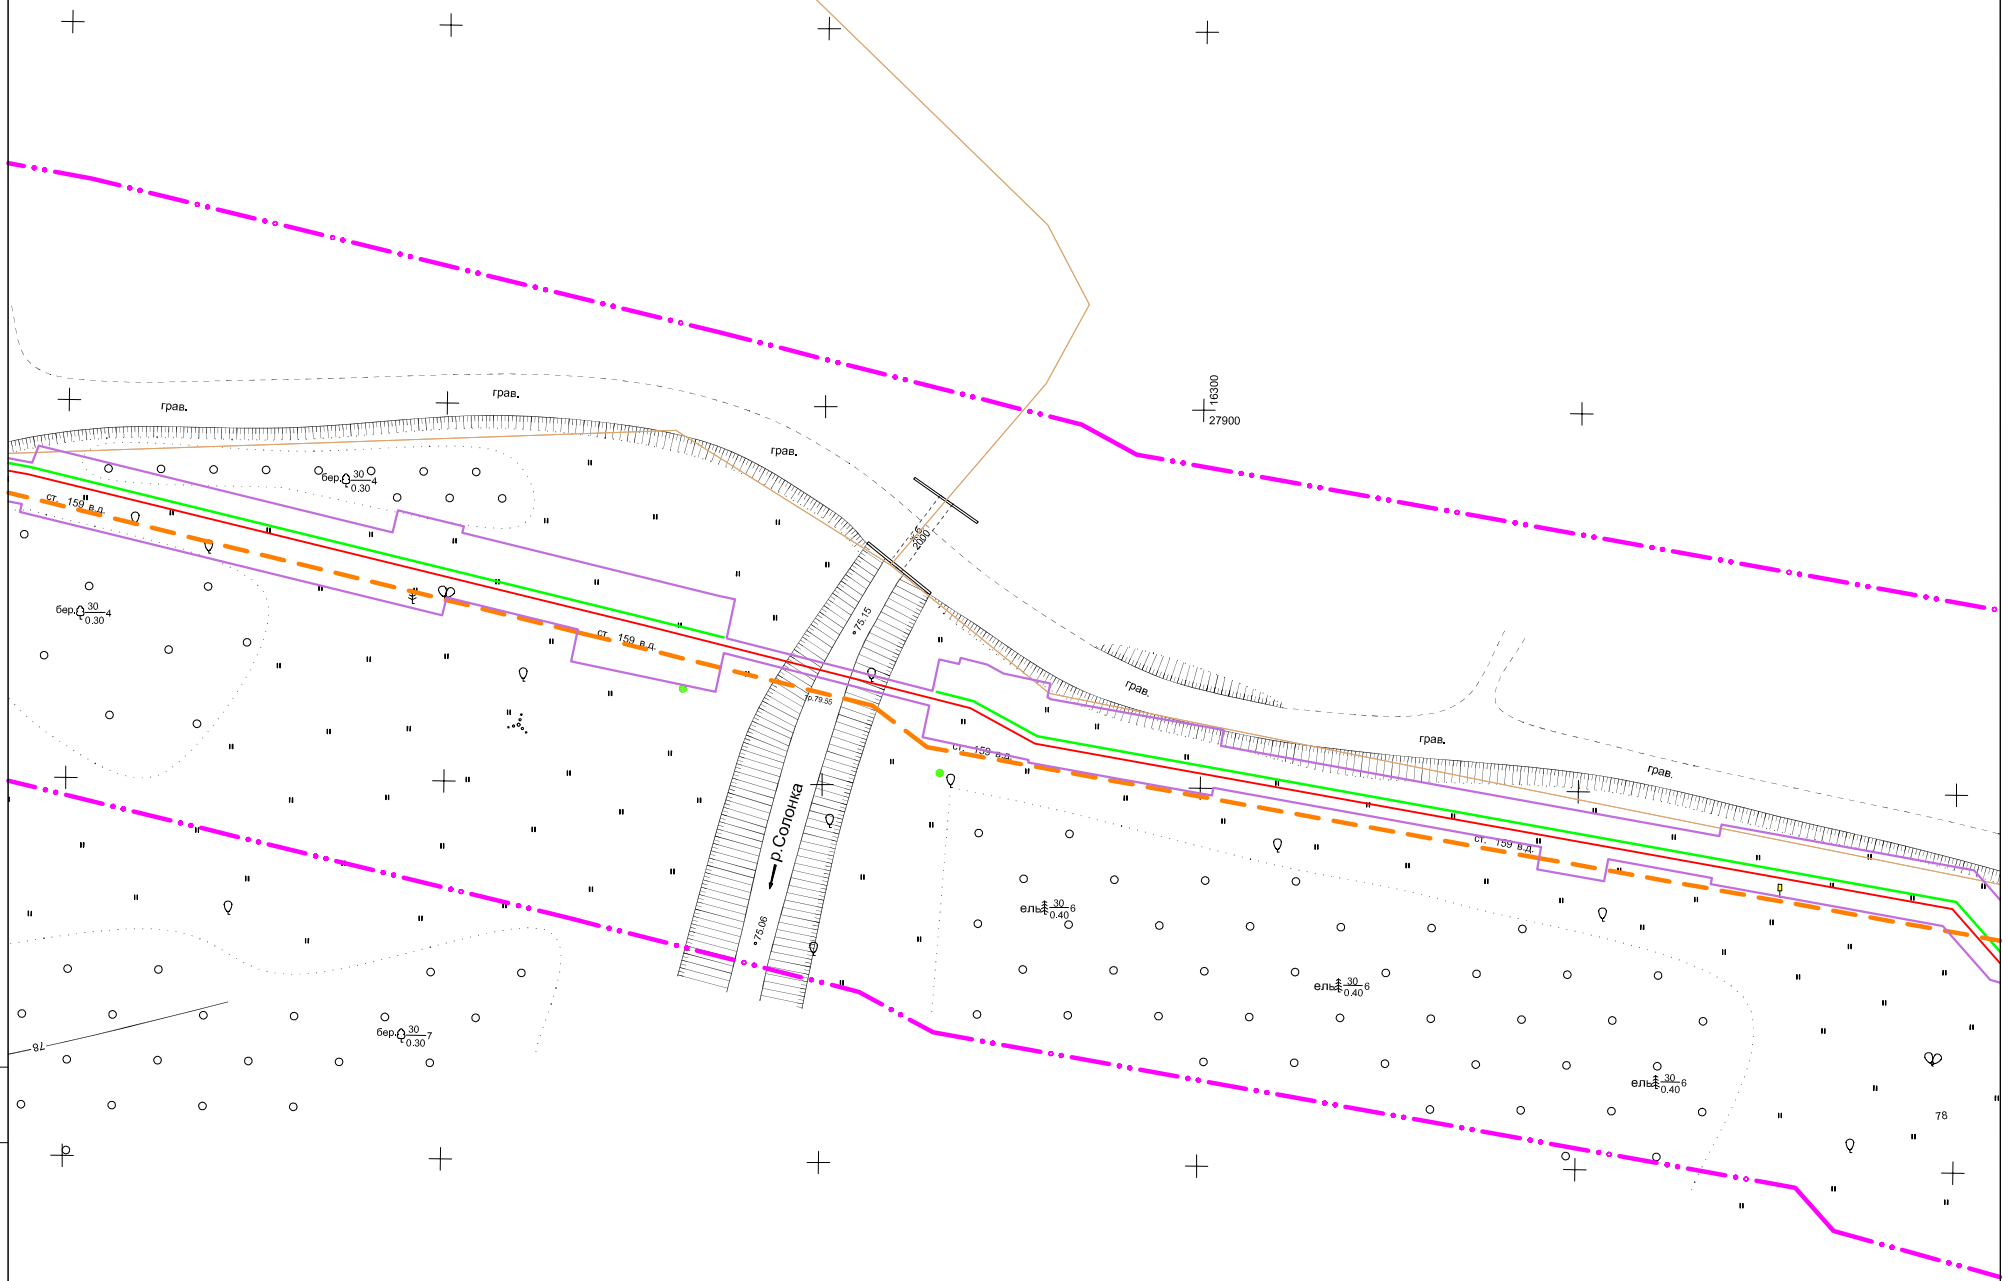

СОГЛАСОВАНО

Инв. N подл	Подпись и дата	Взам. инв. N

Линия сводки листа 8
Линия сводки листа 9

44:27:020601

Линия сводки листа 9
Линия сводки листа 10


Система координат: МСК-44

Изм.	Кол.уч.	Лист	N док	Подпись	Дата

11795-ППТ


Лист
9

ФОРМАТ А3

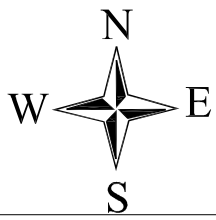

ЧЕРТЕЖ РАЗМЕЩЕНИЯ ИНЖЕНЕРНЫХ СЕТЕЙ И СООРУЖЕНИЙ

"Межпоселковый газопровод высокого давления в пос.Волжский в г.Кострома"

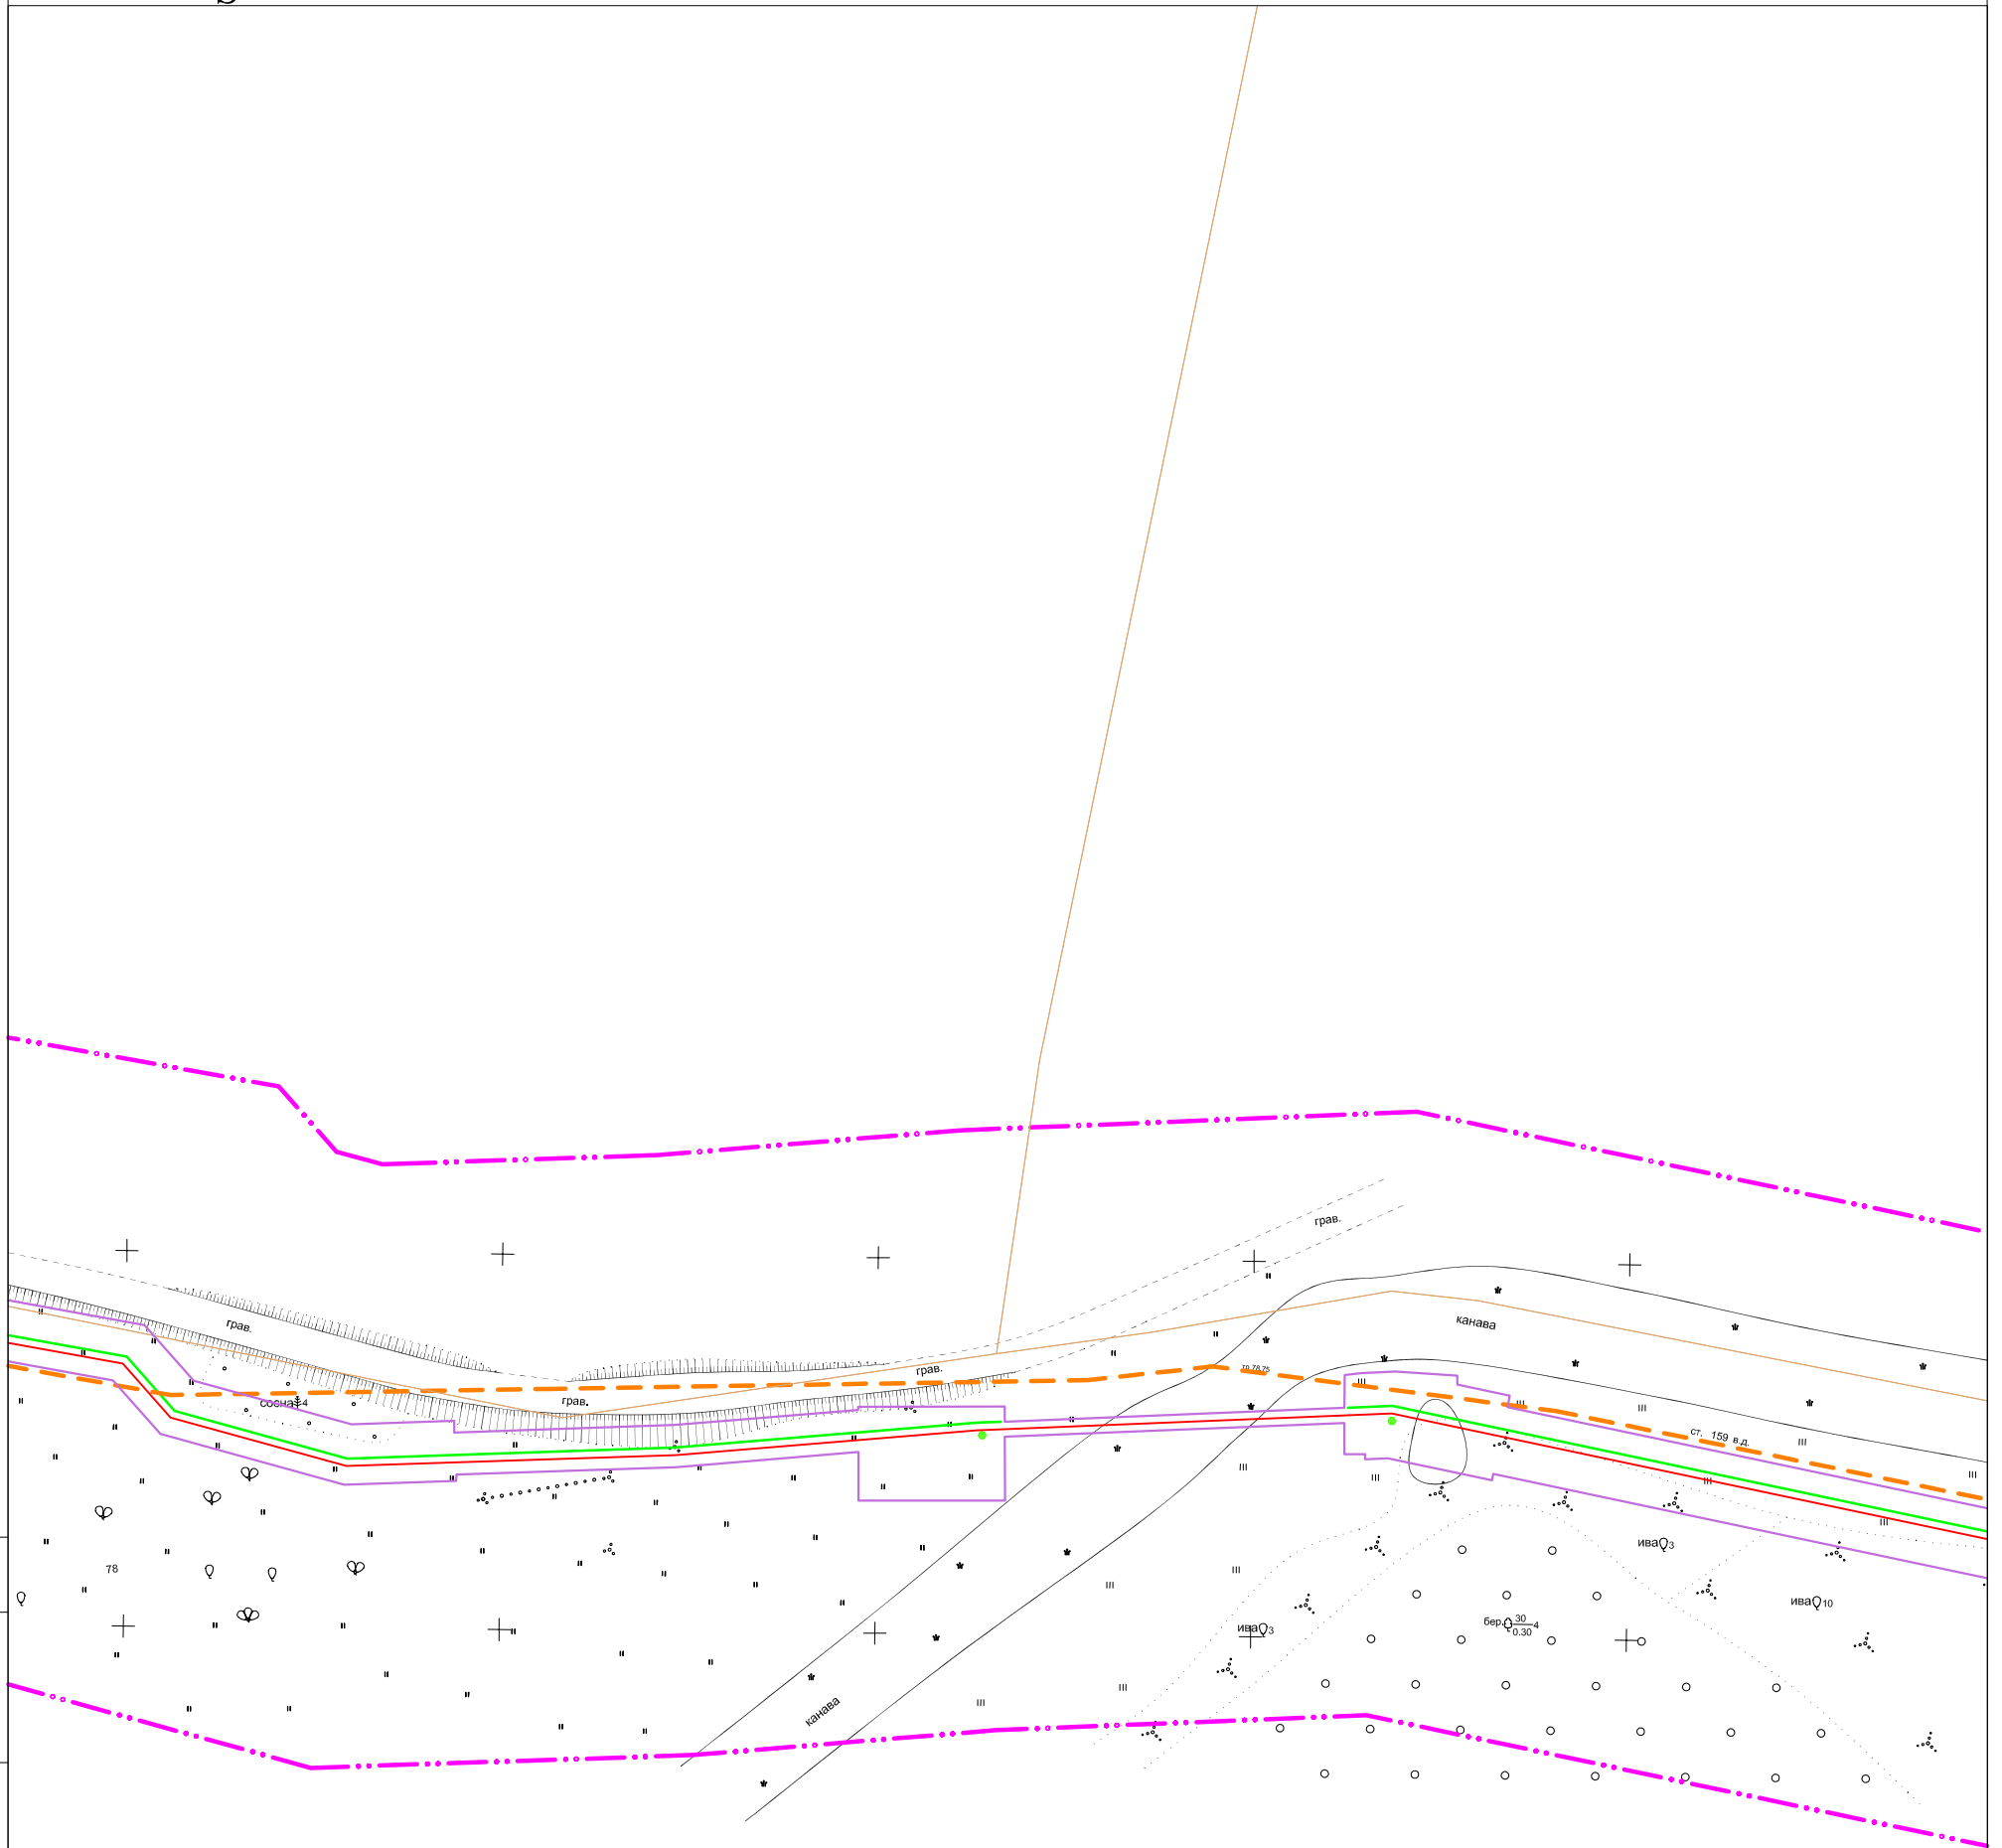

Линия сводки листа 9
Линия сводки листа 10

Линия сводки листа 10
Линия сводки листа 11

СОГЛАСОВАНО

Инв. N подл	Подпись и дата	Взам. инв. N


Система координат: МСК-44

Изм.	Кол.уч.	Лист	N док	Подпись	Дата

11795-ПШТ

Лист
10


ФОРМАТ А3

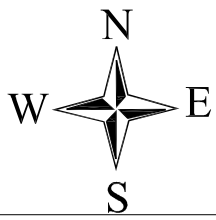

ЧЕРТЕЖ РАЗМЕЩЕНИЯ ИНЖЕНЕРНЫХ СЕТЕЙ И СООРУЖЕНИЙ

"Межпоселковый газопровод высокого давления в пос.Волжский в г.Кострома"

44:27:020506

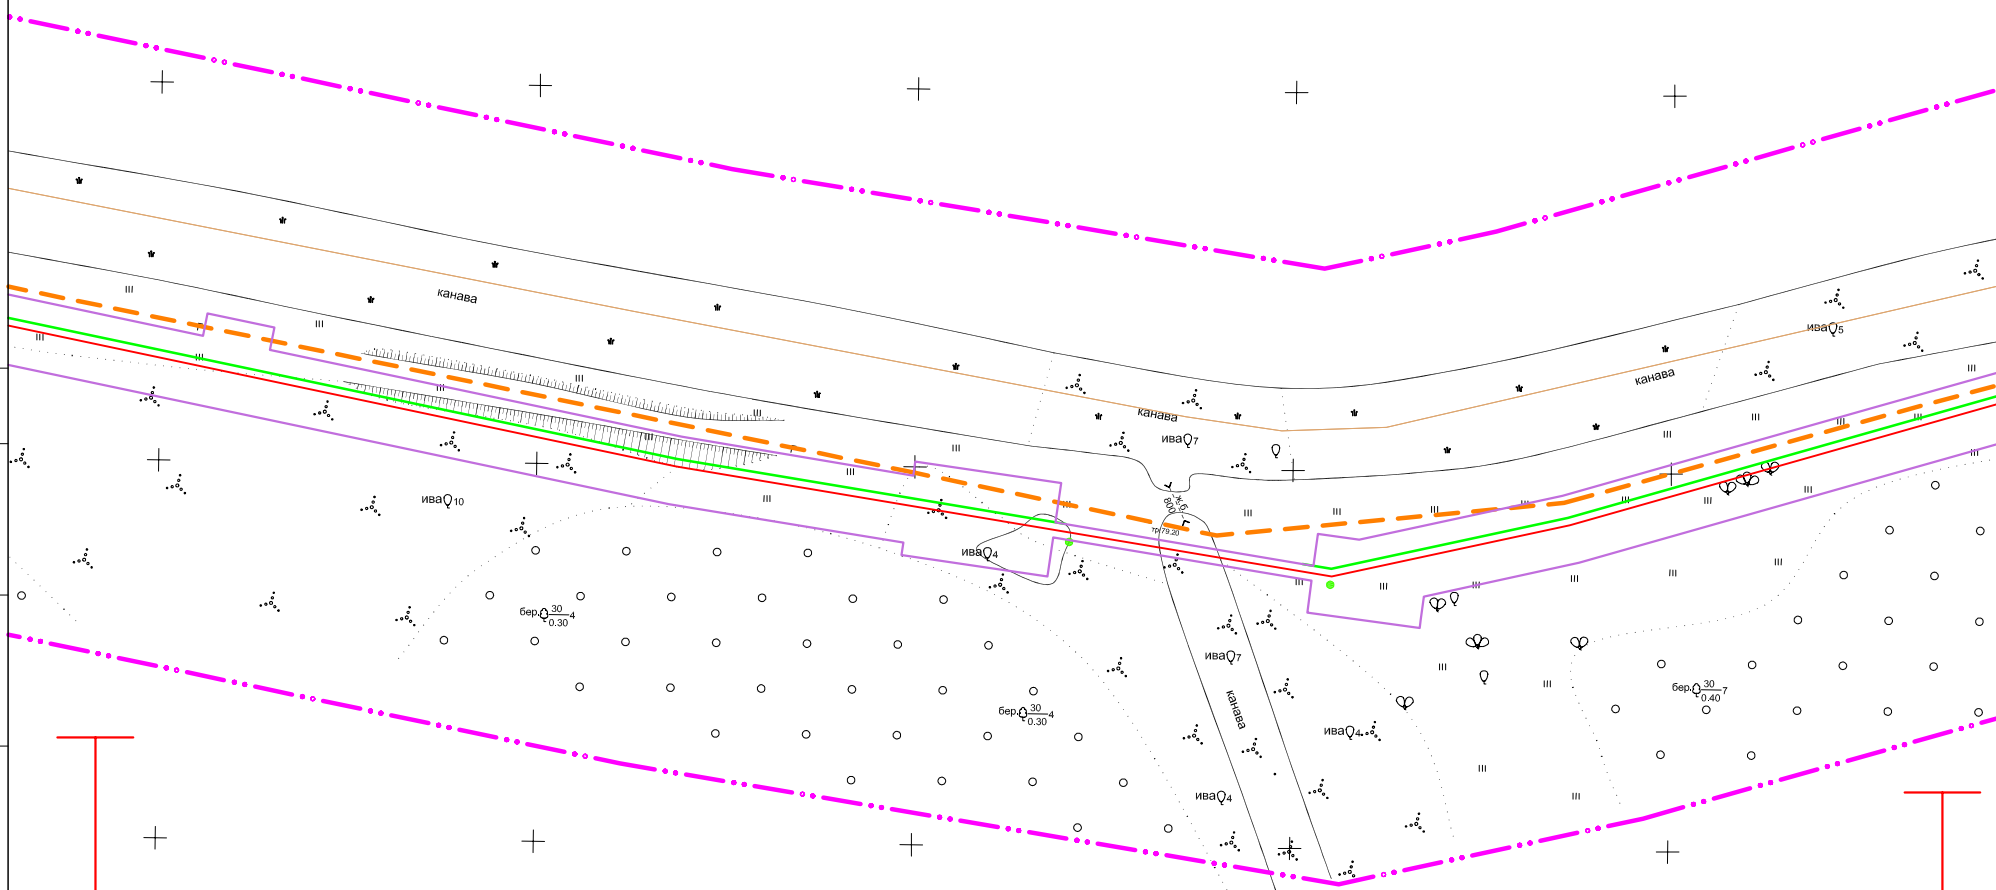

Линия сводки листа 10
Линия сводки листа 11

Линия сводки листа 11
Линия сводки листа 12

СОГЛАСОВАНО

Инв. N подл	Подпись и дата	Взам. инв. N


Система координат: МСК-44

Изм.	Кол.уч.	Лист	N док	Подпись	Дата

11795-ППТ


Лист
11

ФОРМАТ А3

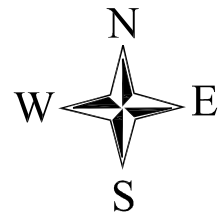

ЧЕРТЕЖ РАЗМЕЩЕНИЯ ИНЖЕНЕРНЫХ СЕТЕЙ И СООРУЖЕНИЙ

"Межпоселковый газопровод высокого давления в пос. Волжский в г. Кострома"

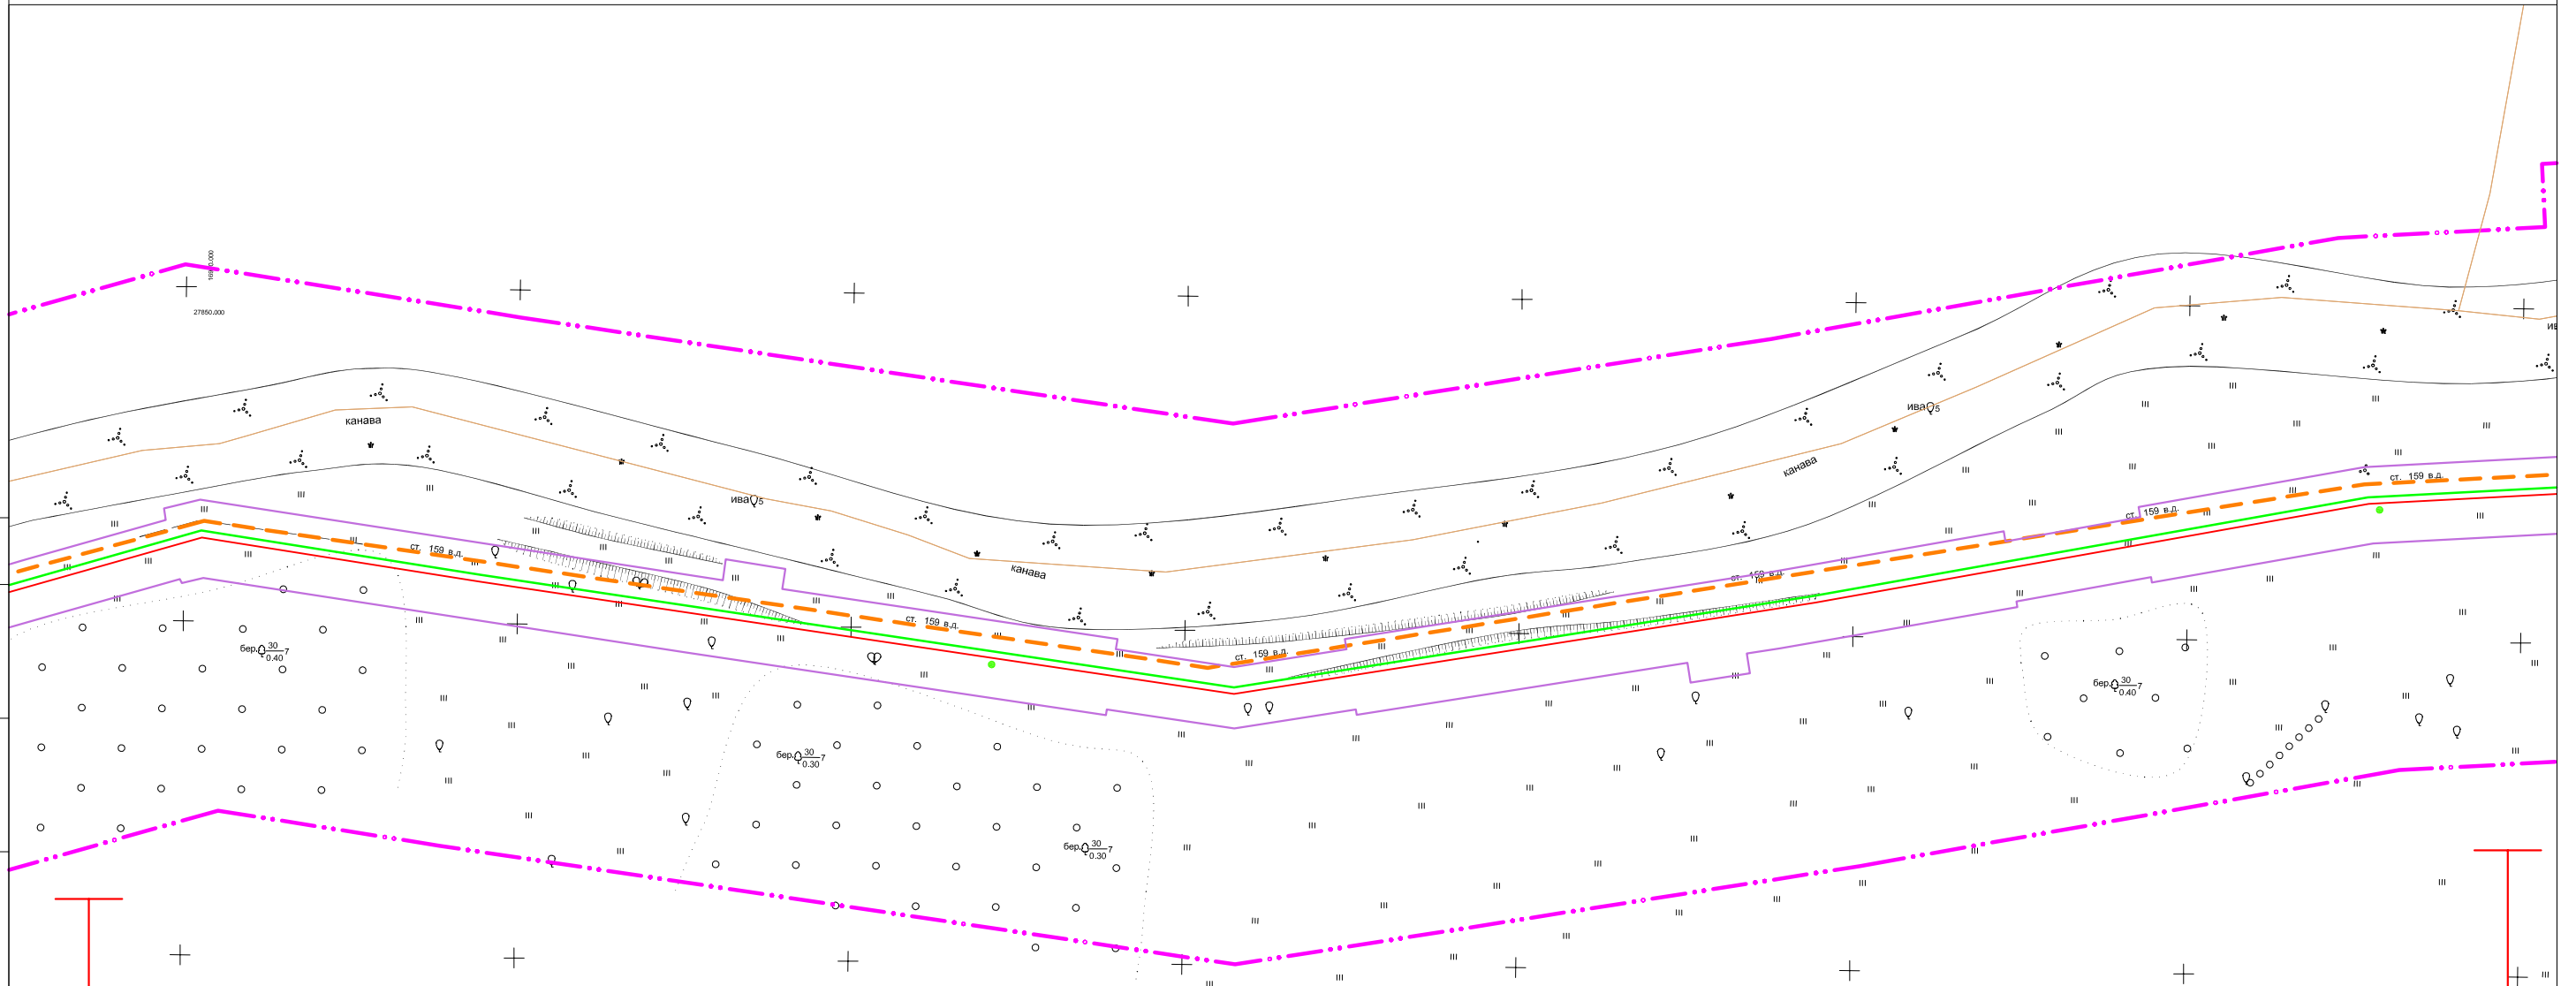

СОГЛАСОВАНО

Линия сводки листа 11
Линия сводки листа 12

Линия сводки листа 12
Линия сводки листа 13

Инов. N подл

Подпись и дата

Взам. инв. N


Система координат: МСК-44

Изм.	Кол.уч.	Лист	N док	Подпись	Дата

11795-ППТ


Лист
12

ФОРМАТ А3

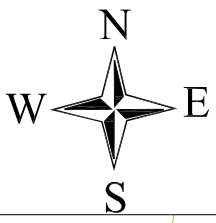

ЧЕРТЕЖ РАЗМЕЩЕНИЯ ИНЖЕНЕРНЫХ СЕТЕЙ И СООРУЖЕНИЙ

"Межпоселковый газопровод высокого давления в пос.Волжский в г.Кострома"

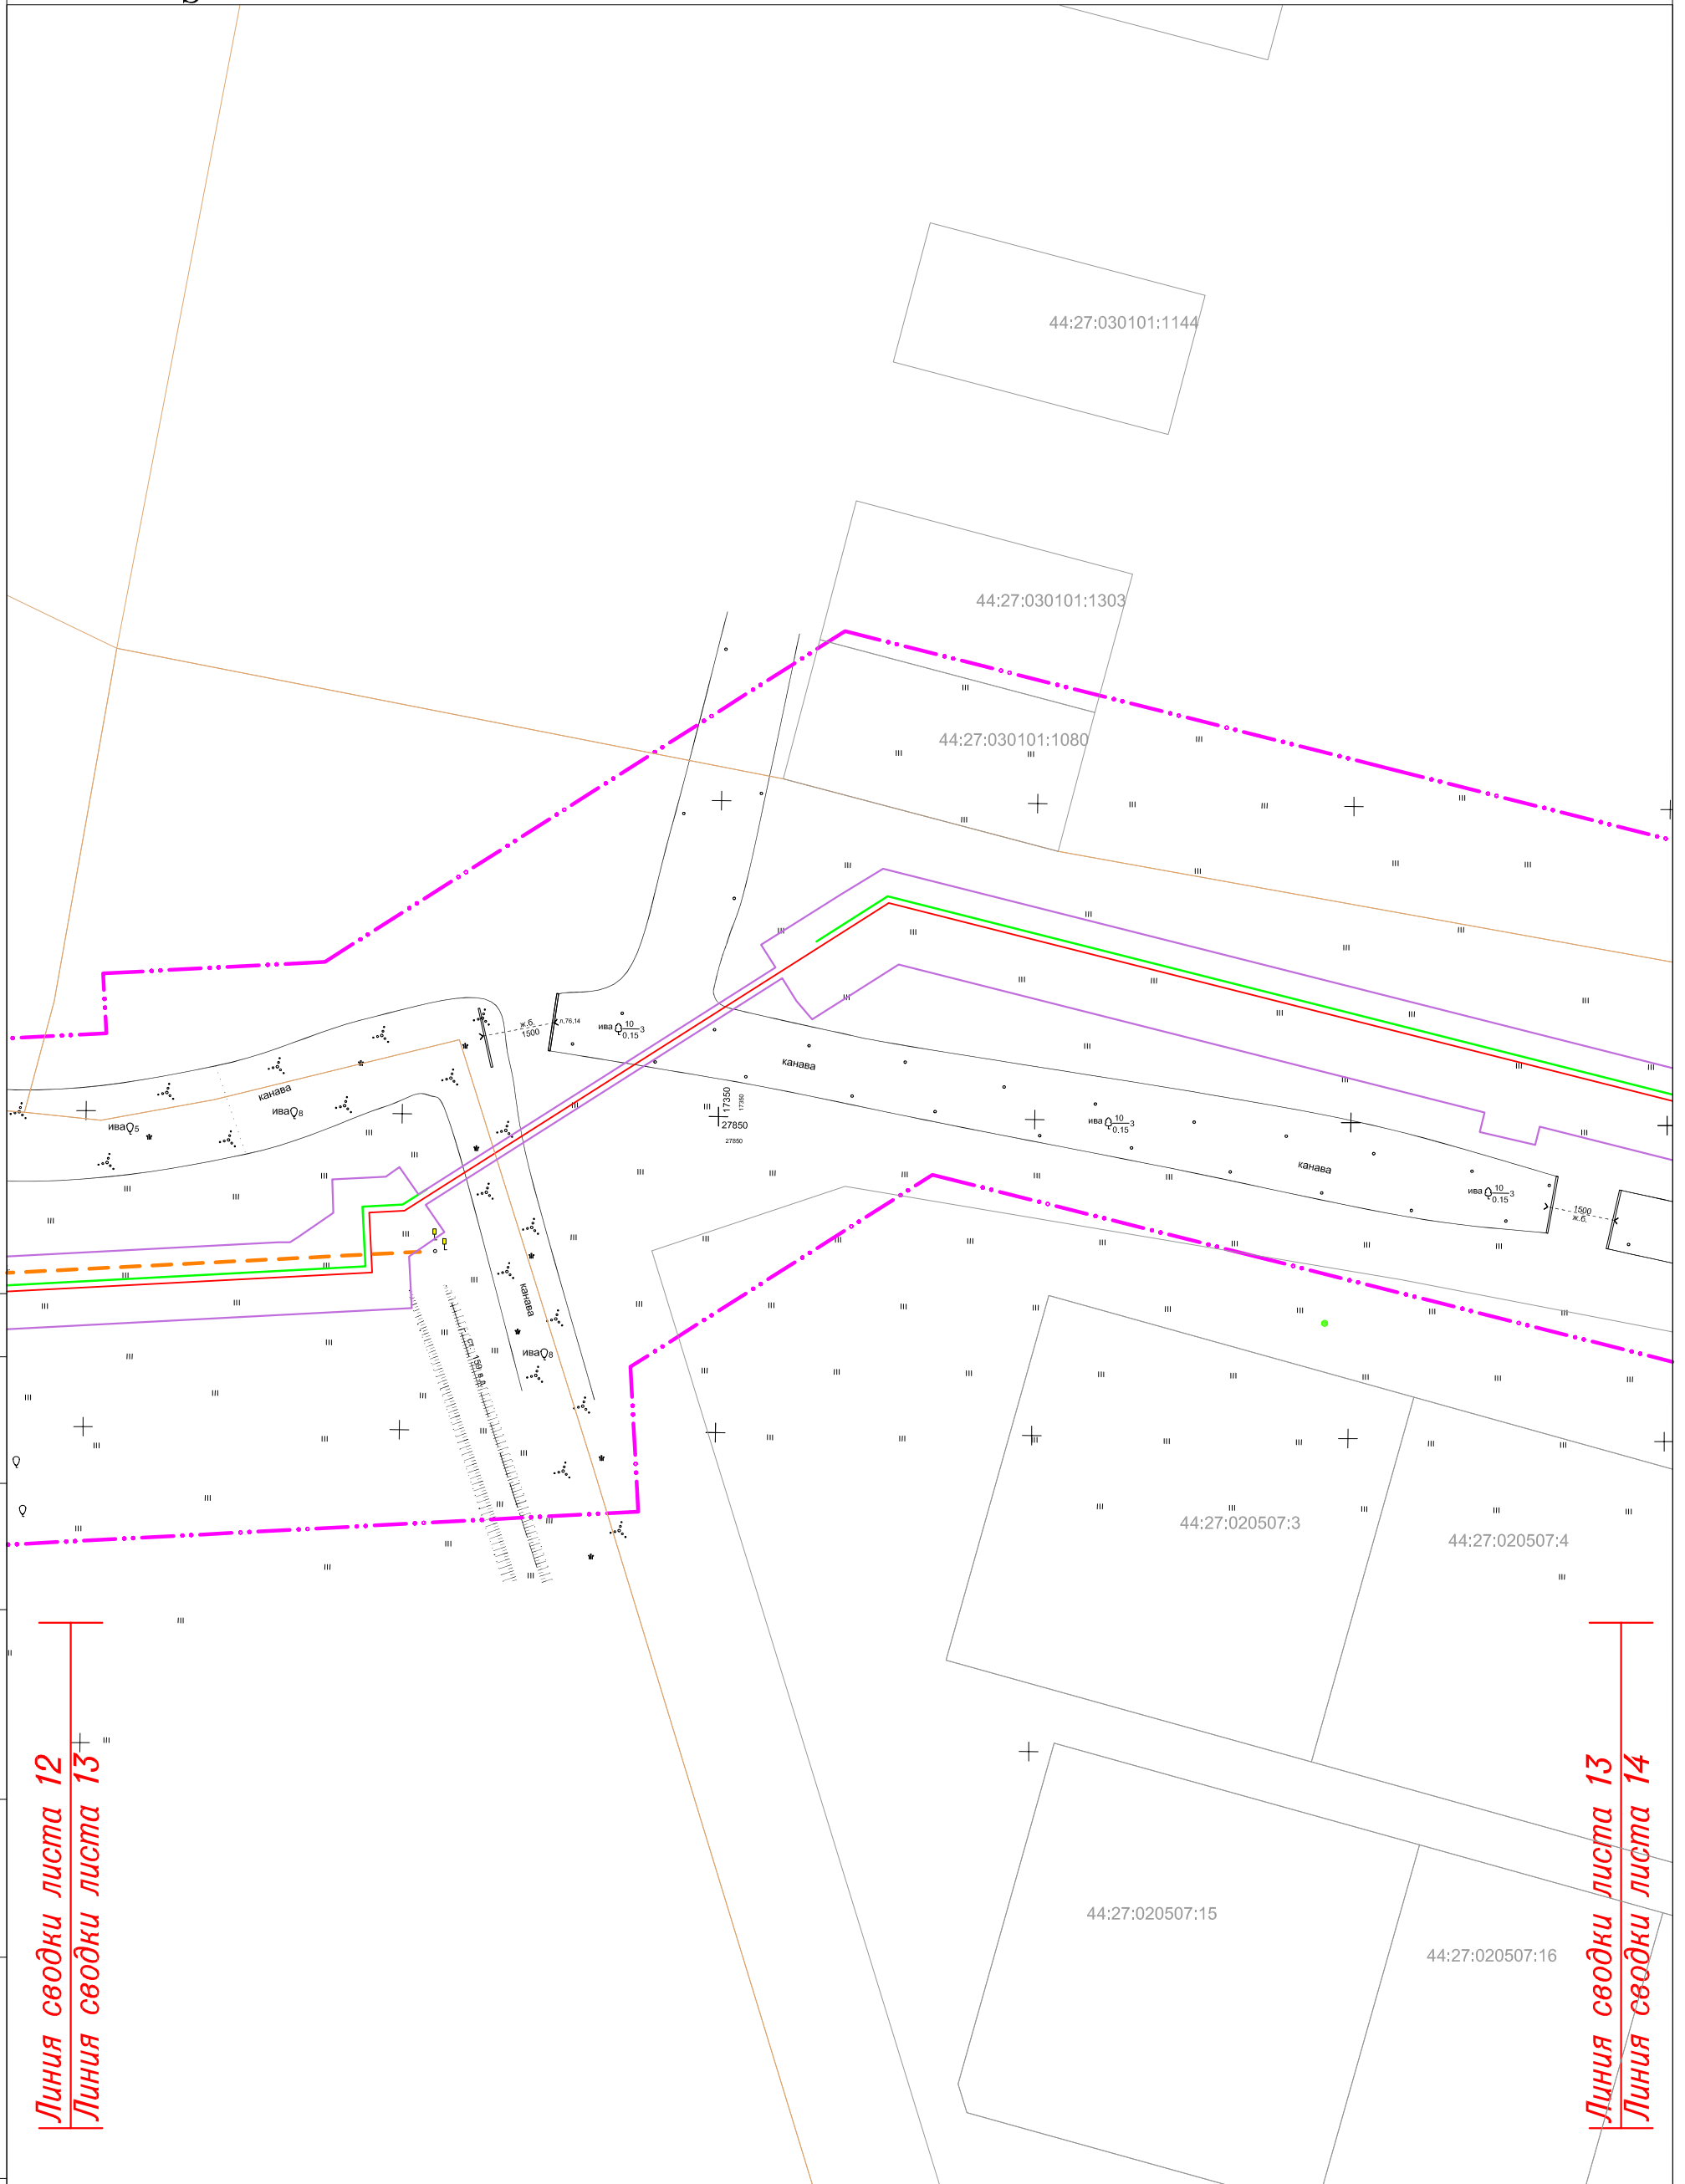

СОГЛАСОВАНО

Инв. N подл

Подпись и дата

Взам. инв. N

Линия сводки листа 12
Линия сводки листа 13

Линия сводки листа 13
Линия сводки листа 14


Система координат: МСК-44

Изм.	Кол.уч.	Лист	N док	Подпись	Дата

11795-ППТ


Лист
13

ФОРМАТ А3

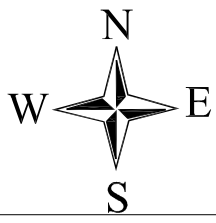

ЧЕРТЕЖ РАЗМЕЩЕНИЯ ИНЖЕНЕРНЫХ СЕТЕЙ И СООРУЖЕНИЙ

"Межпоселковый газопровод высокого давления в пос.Волжский в г.Кострома"

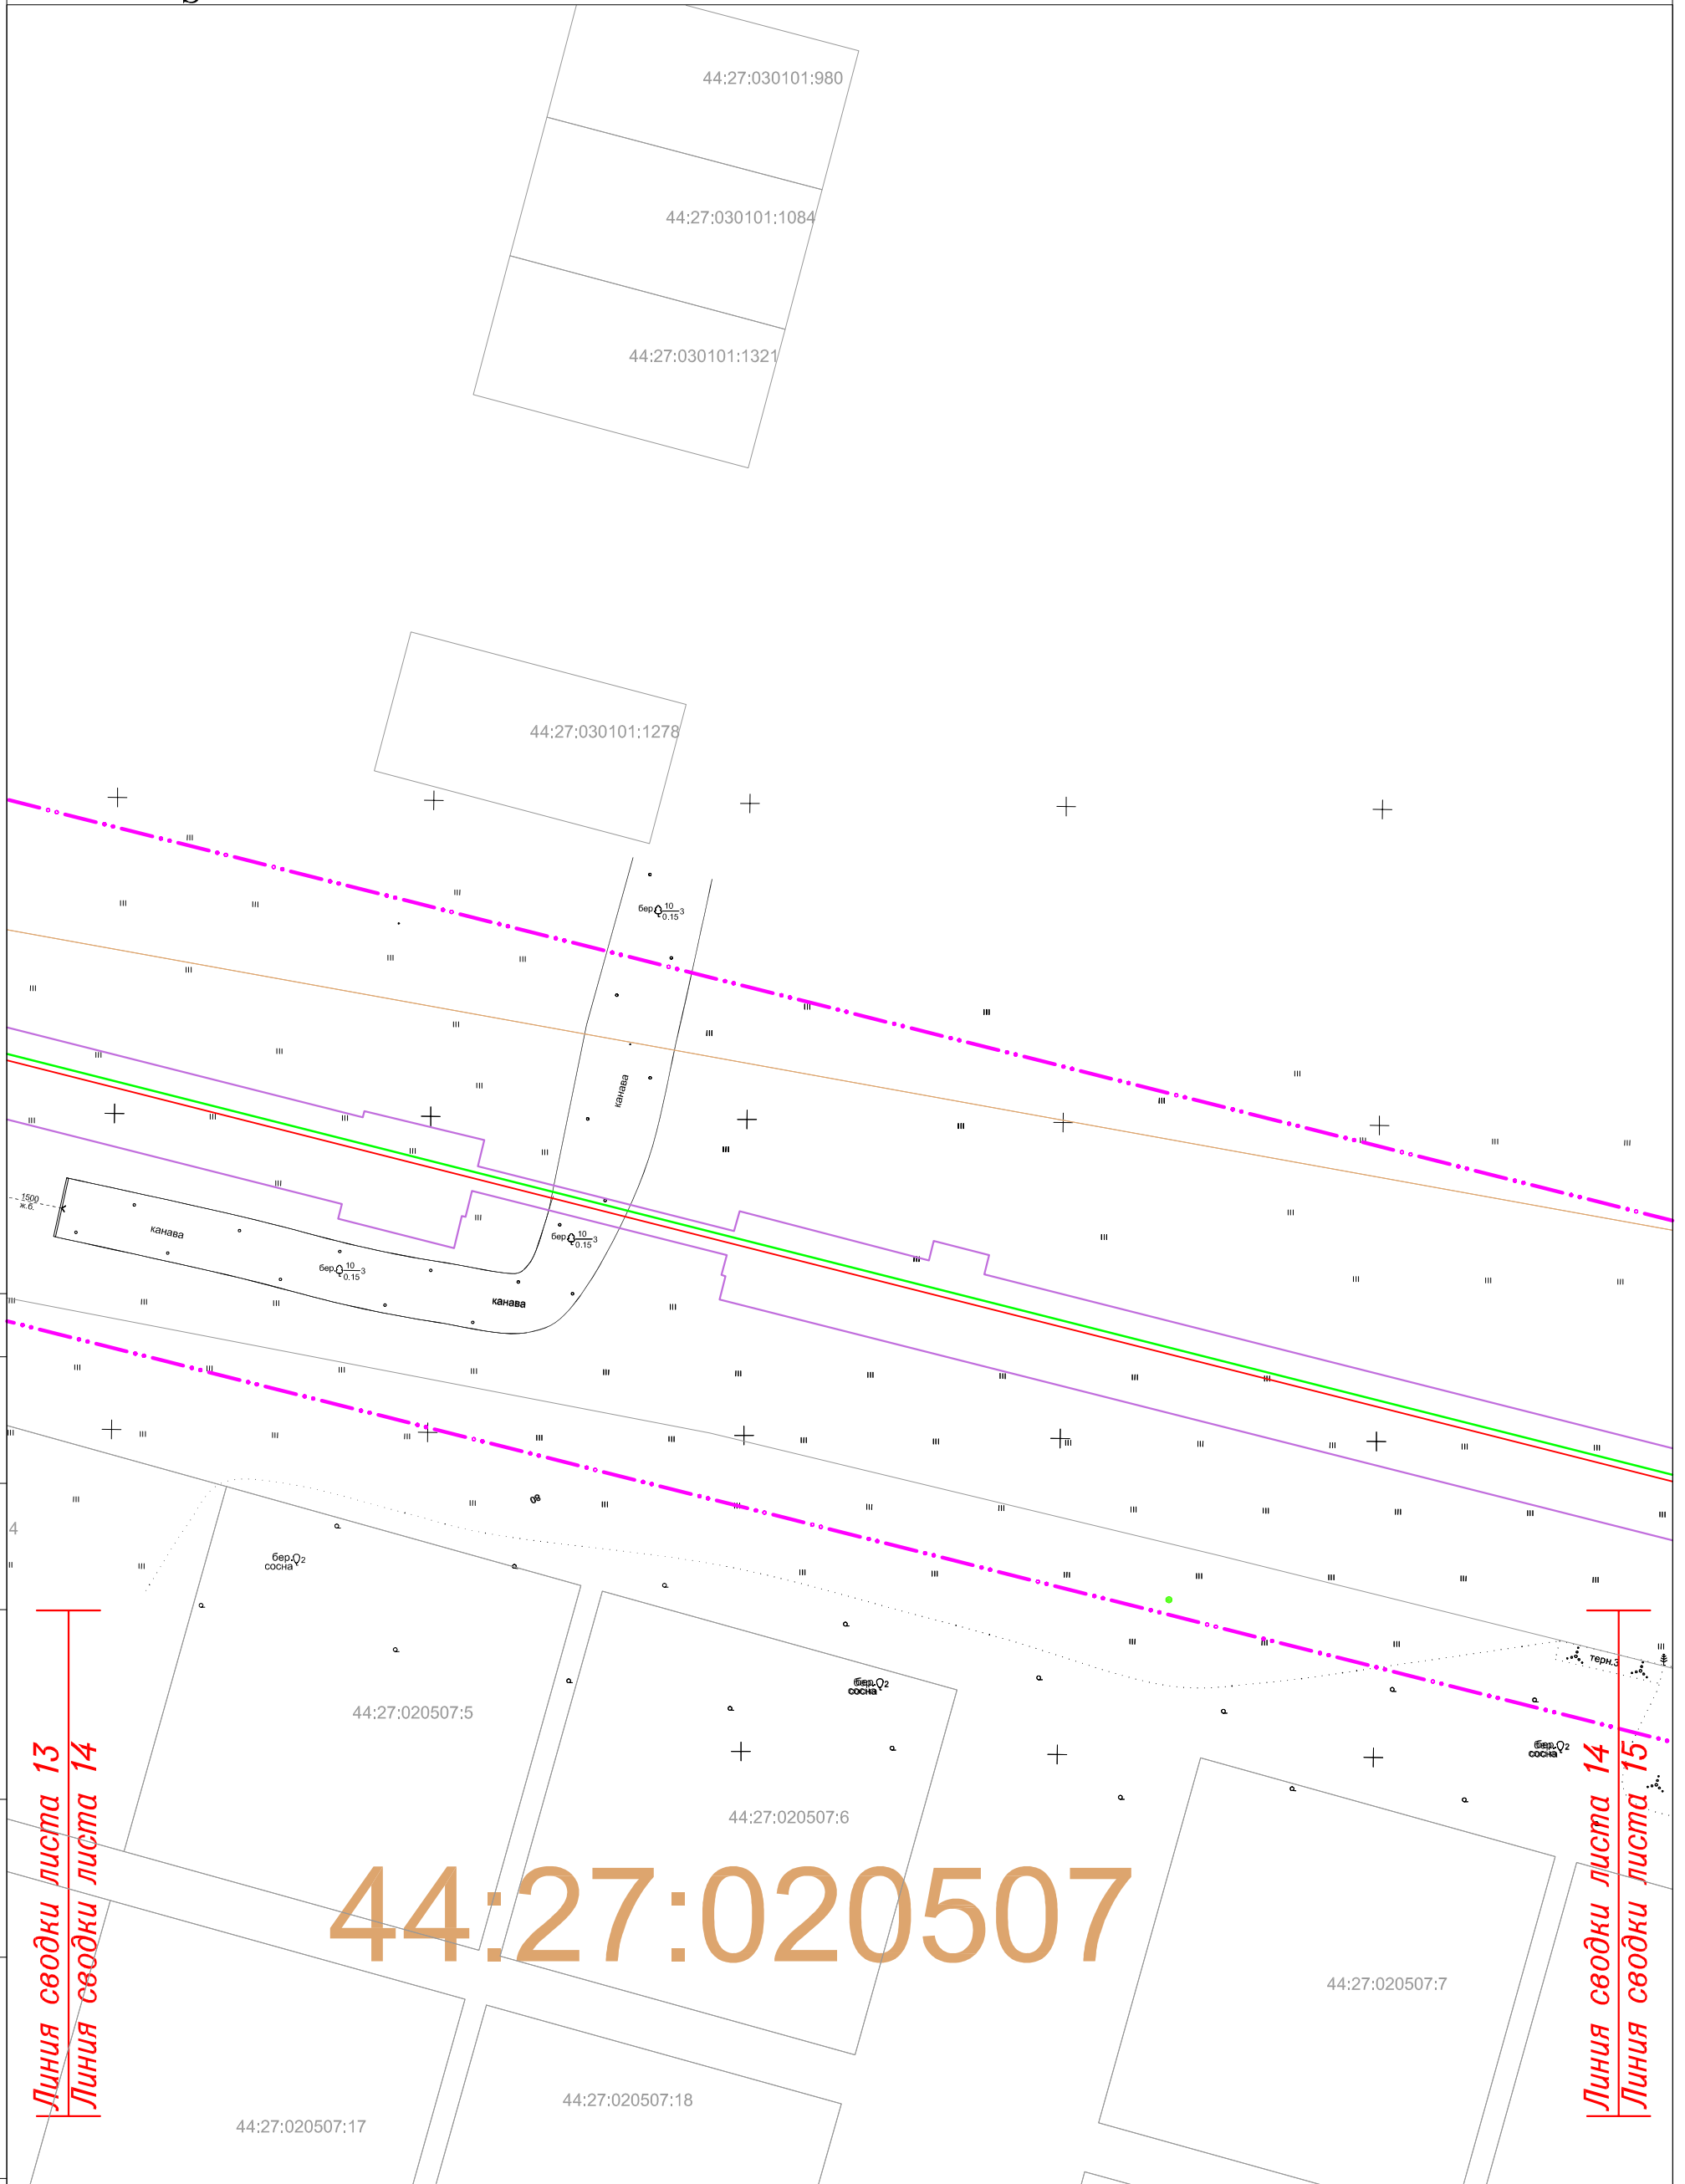

СОГЛАСОВАНО

Инв. N подл	Подпись и дата	Взам. инв. N


Изм.	Кол.уч.	Лист	N док	Подпись	Дата

11795-ППТ

Система координат: МСК-44


Лист
14

ФОРМАТ А3

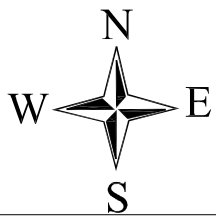

ЧЕРТЕЖ РАЗМЕЩЕНИЯ ИНЖЕНЕРНЫХ СЕТЕЙ И СООРУЖЕНИЙ

"Межпоселковый газопровод высокого давления в пос.Волжский в г.Кострома"

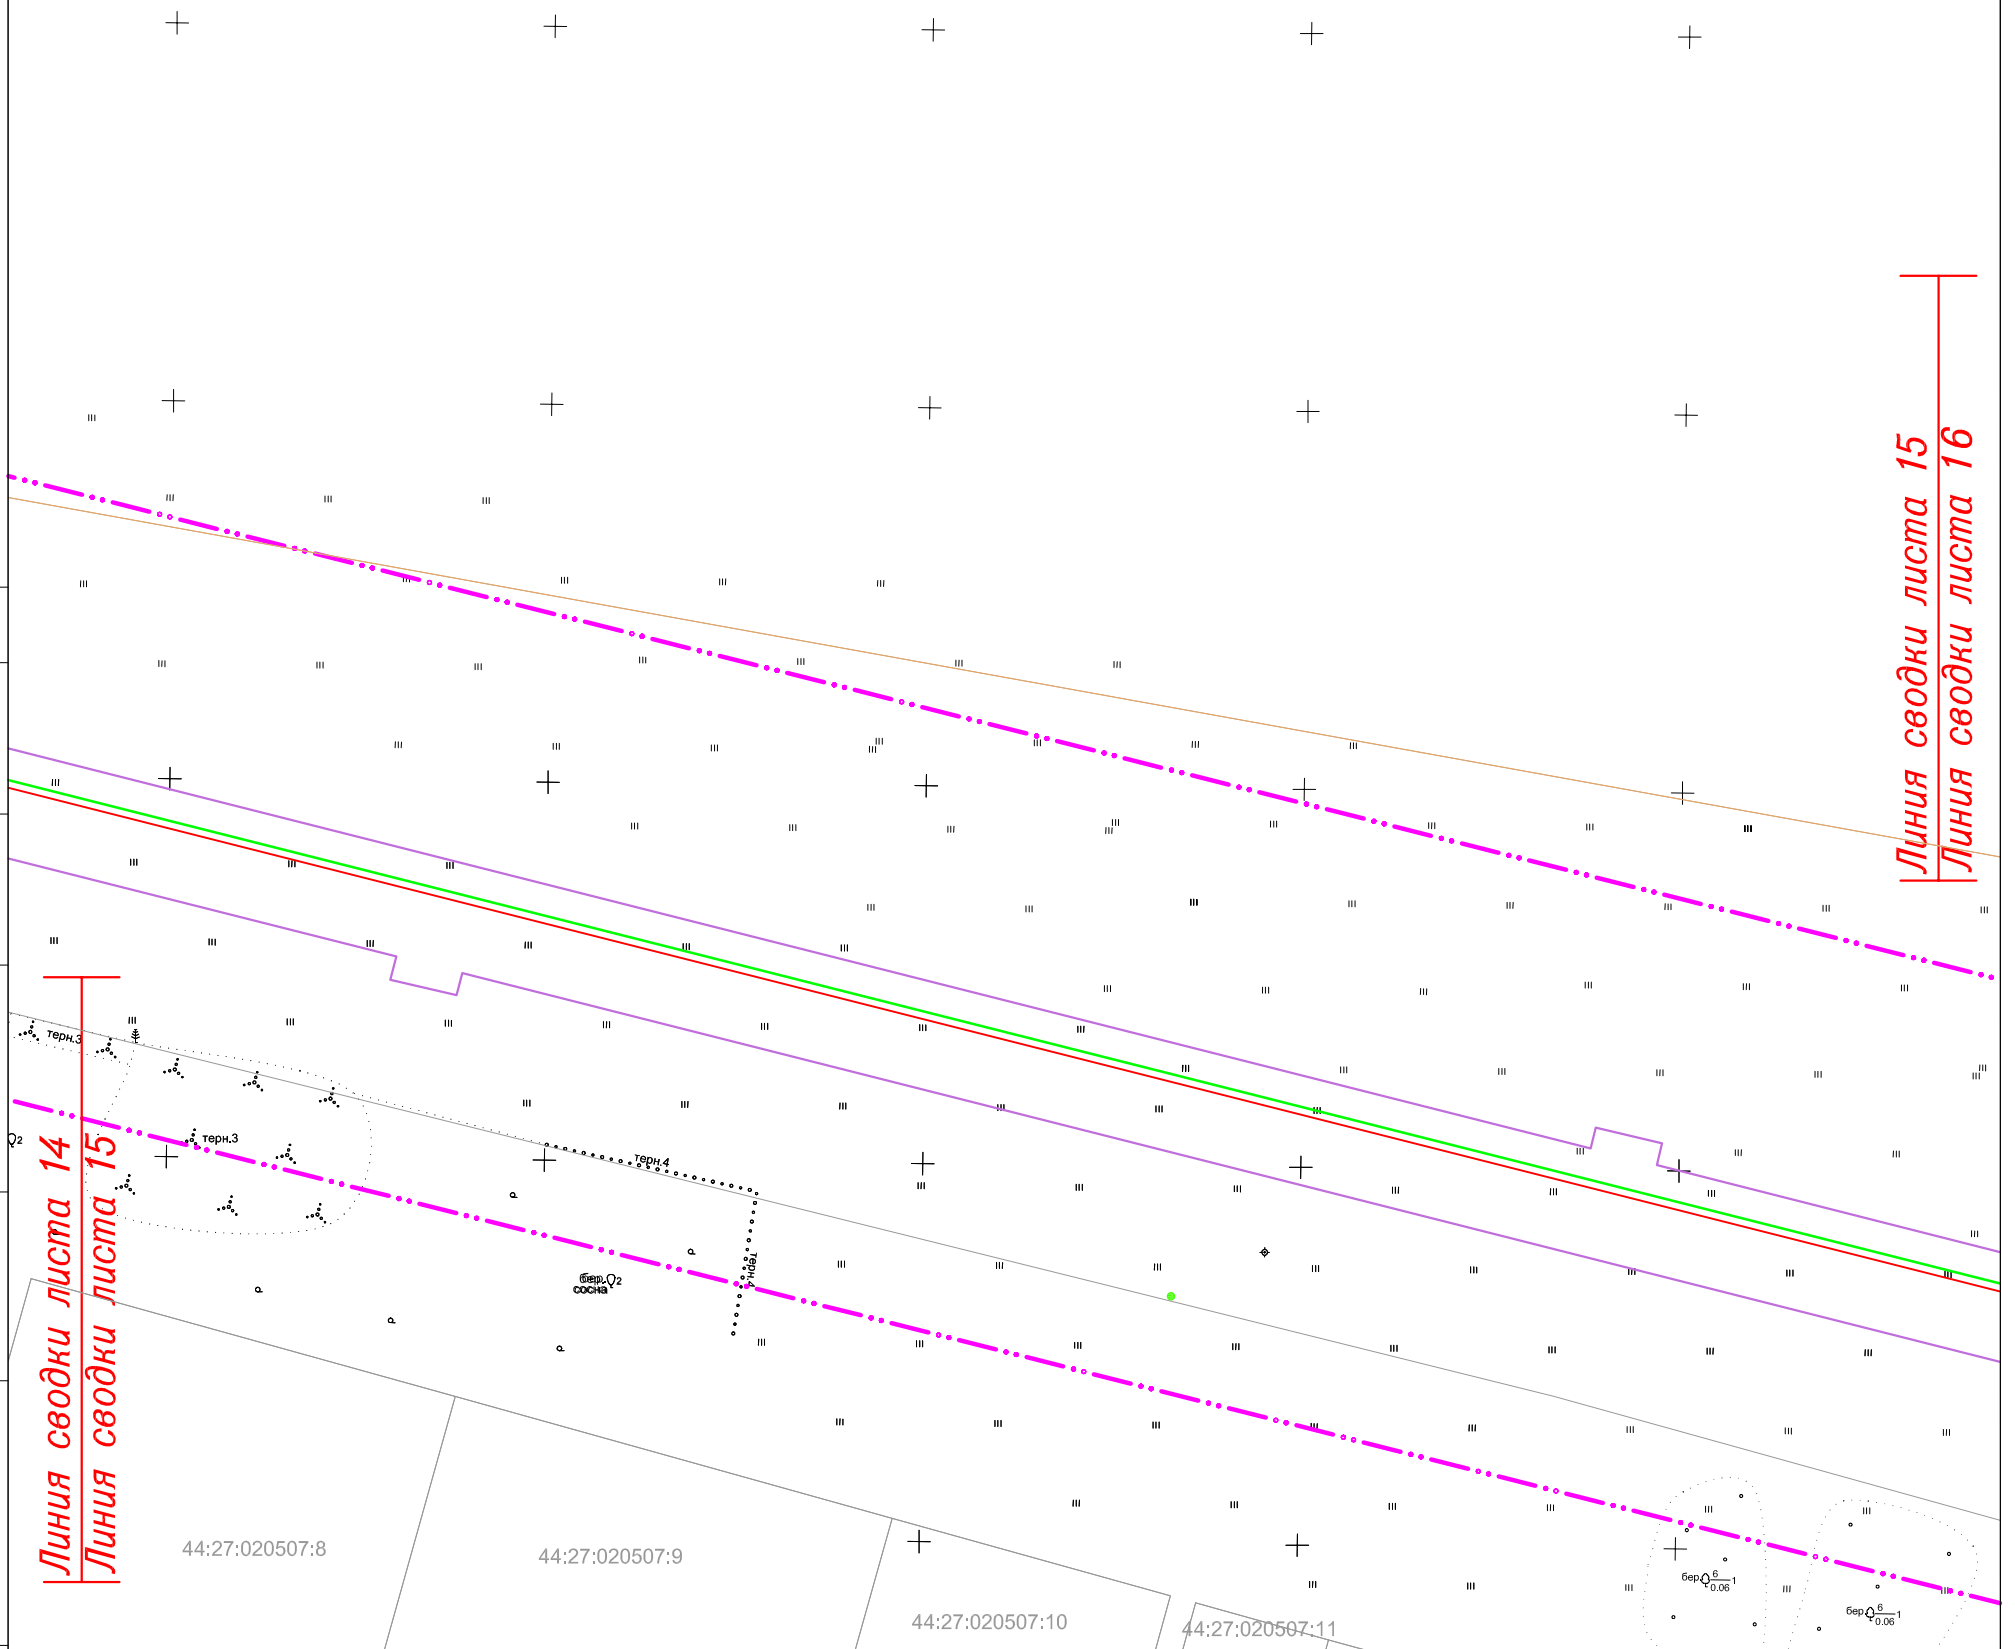

Линия сводки листа 14
Линия сводки листа 15

Линия сводки листа 15
Линия сводки листа 16

СОГЛАСОВАНО

Инв. N подл	Подпись и дата	Взам. инв. N


Изм.	Кол.уч.	Лист	N док	Подпись	Дата

11795-ППТ

Система координат: МСК-44

Лист
15


ФОРМАТ А3

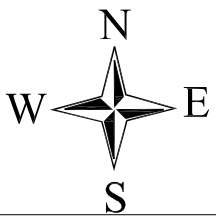

ЧЕРТЕЖ РАЗМЕЩЕНИЯ ИНЖЕНЕРНЫХ СЕТЕЙ И СООРУЖЕНИЙ

"Межпоселковый газопровод высокого давления в пос.Волжский в г.Кострома"

Линия сводки листа 15
Линия сводки листа 16

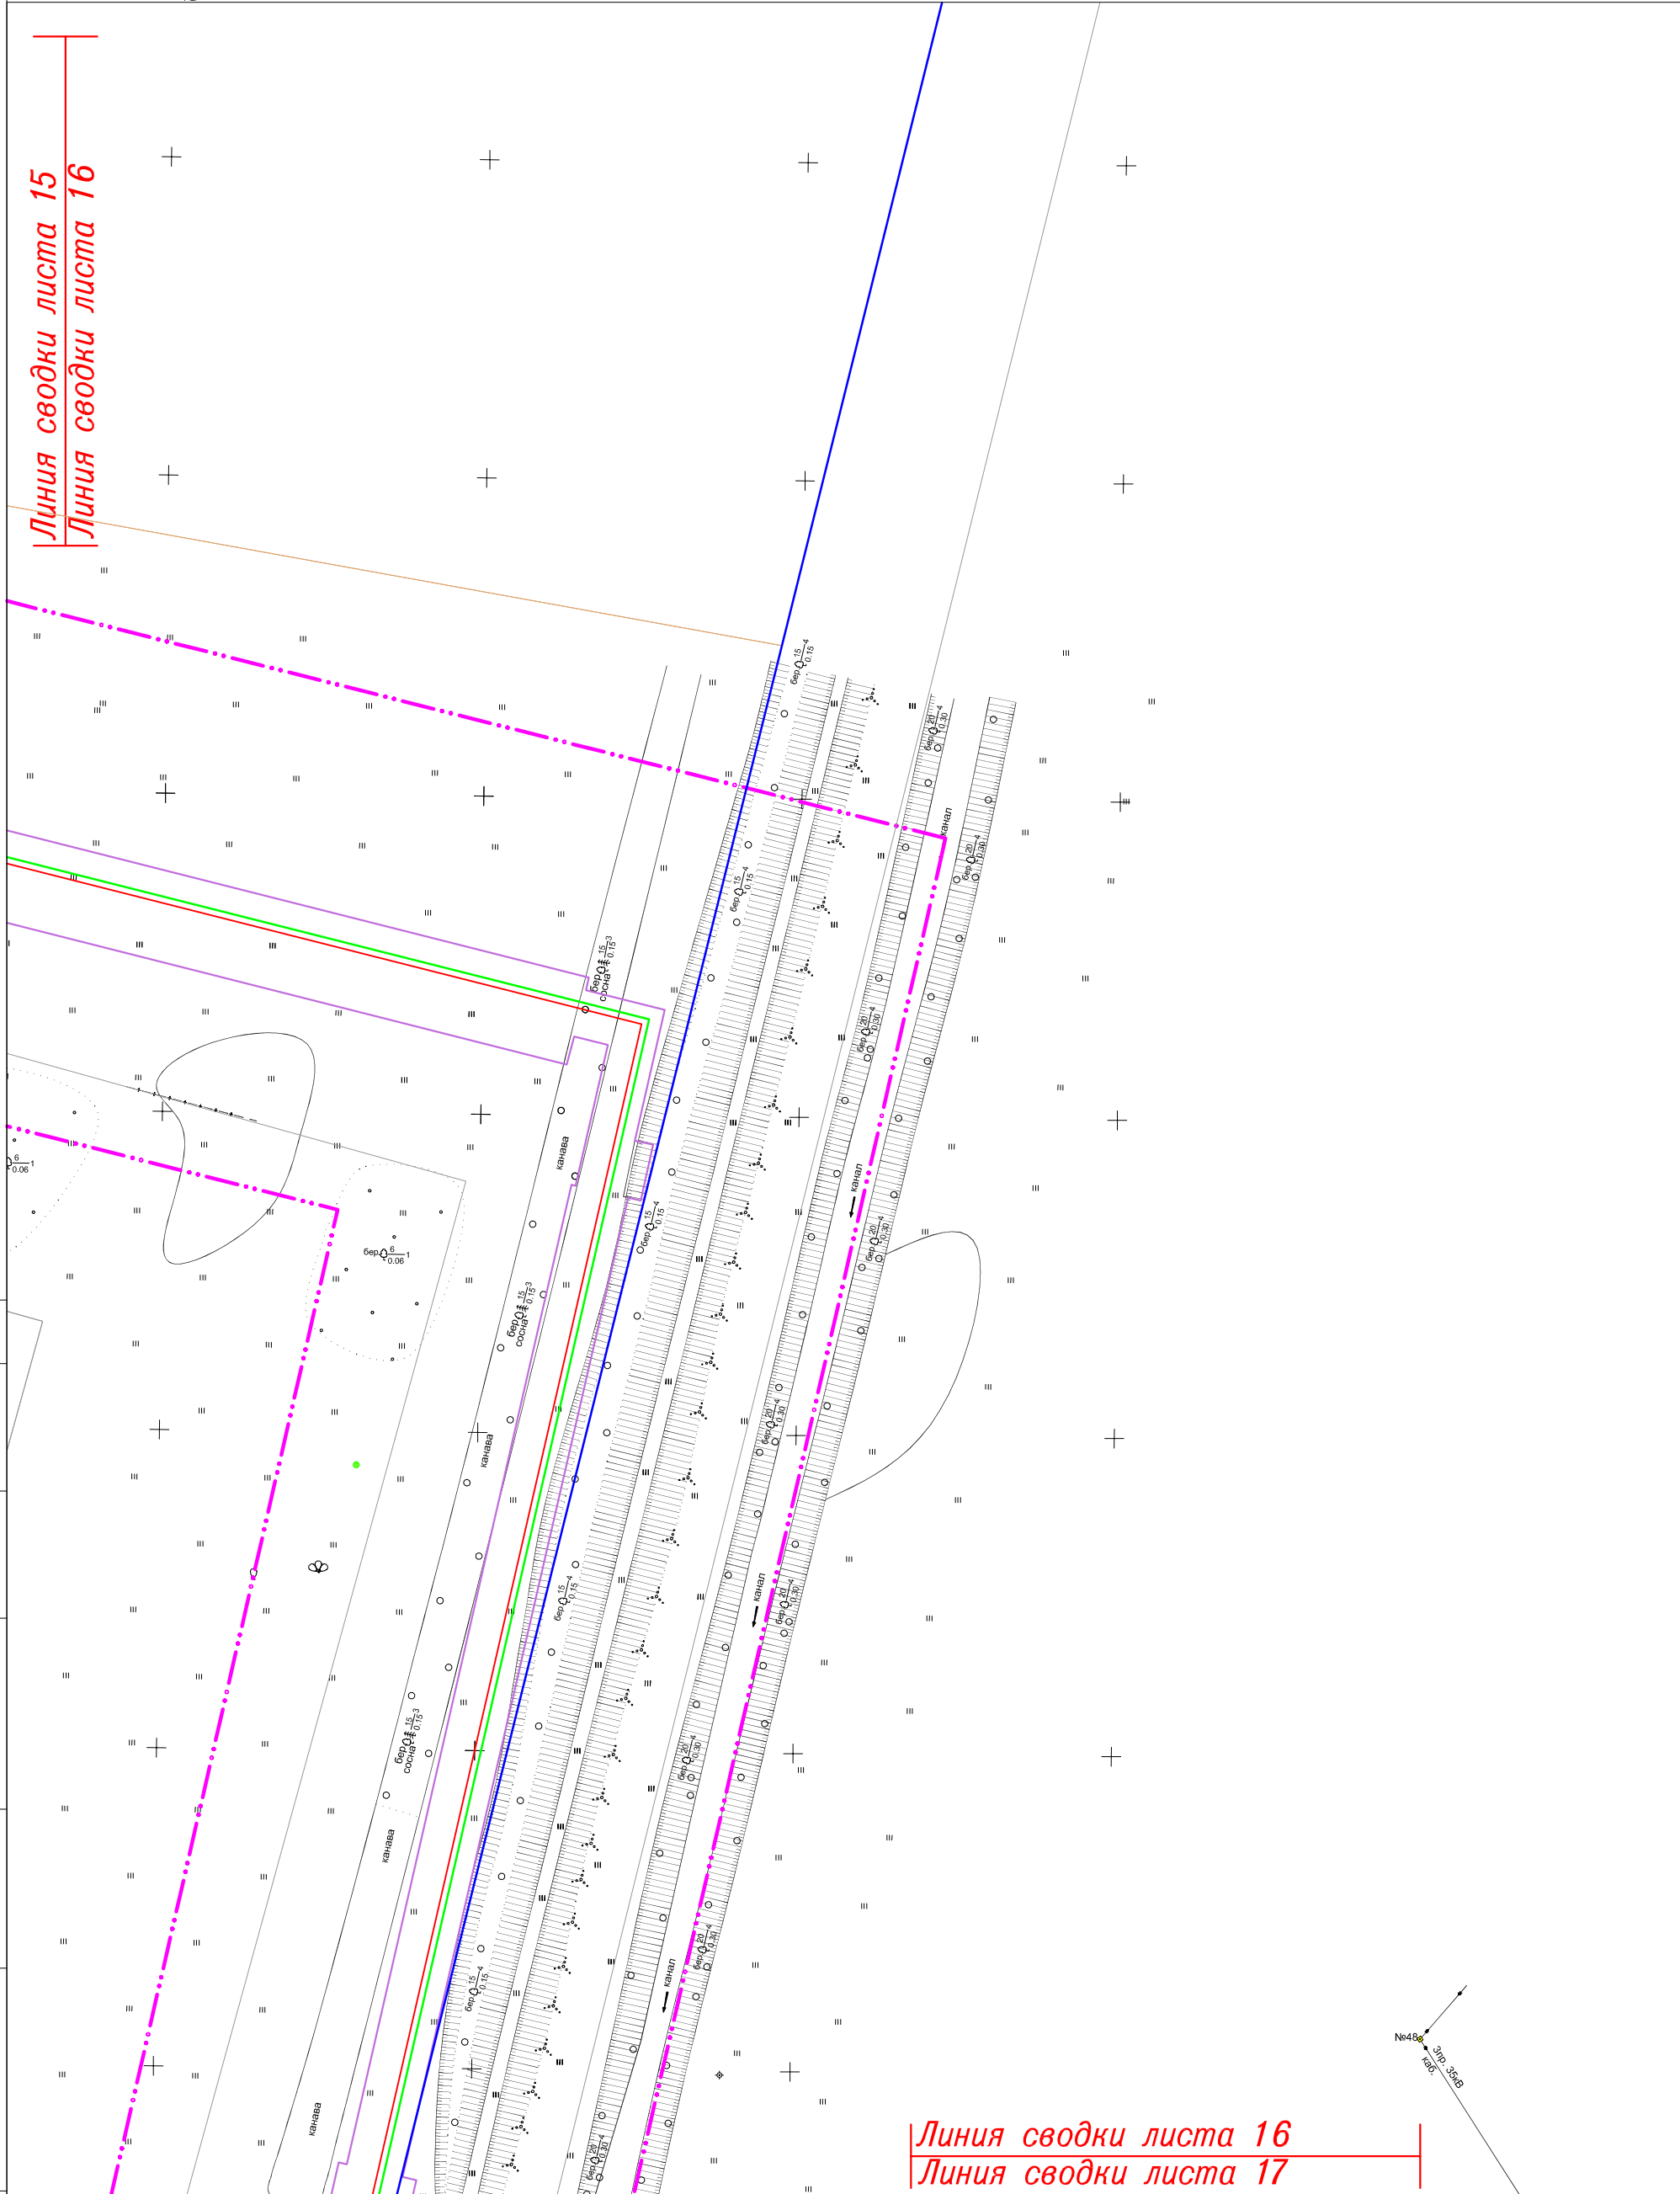

Линия сводки листа 16
Линия сводки листа 17



Система координат: МСК-44

СОГЛАСОВАНО


Инв.№ подл	Подпись и дата	Взам. инв.№

Изм.	Кол.уч.	Лист	№ док	Подпись	Дата

11795-ППТ


Лист
16

ФОРМАТ А3

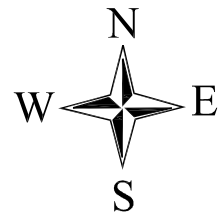

ЧЕРТЕЖ РАЗМЕЩЕНИЯ ИНЖЕНЕРНЫХ СЕТЕЙ И СООРУЖЕНИЙ

"Межпоселковый газопровод высокого давления в пос.Волжский в г.Кострома"

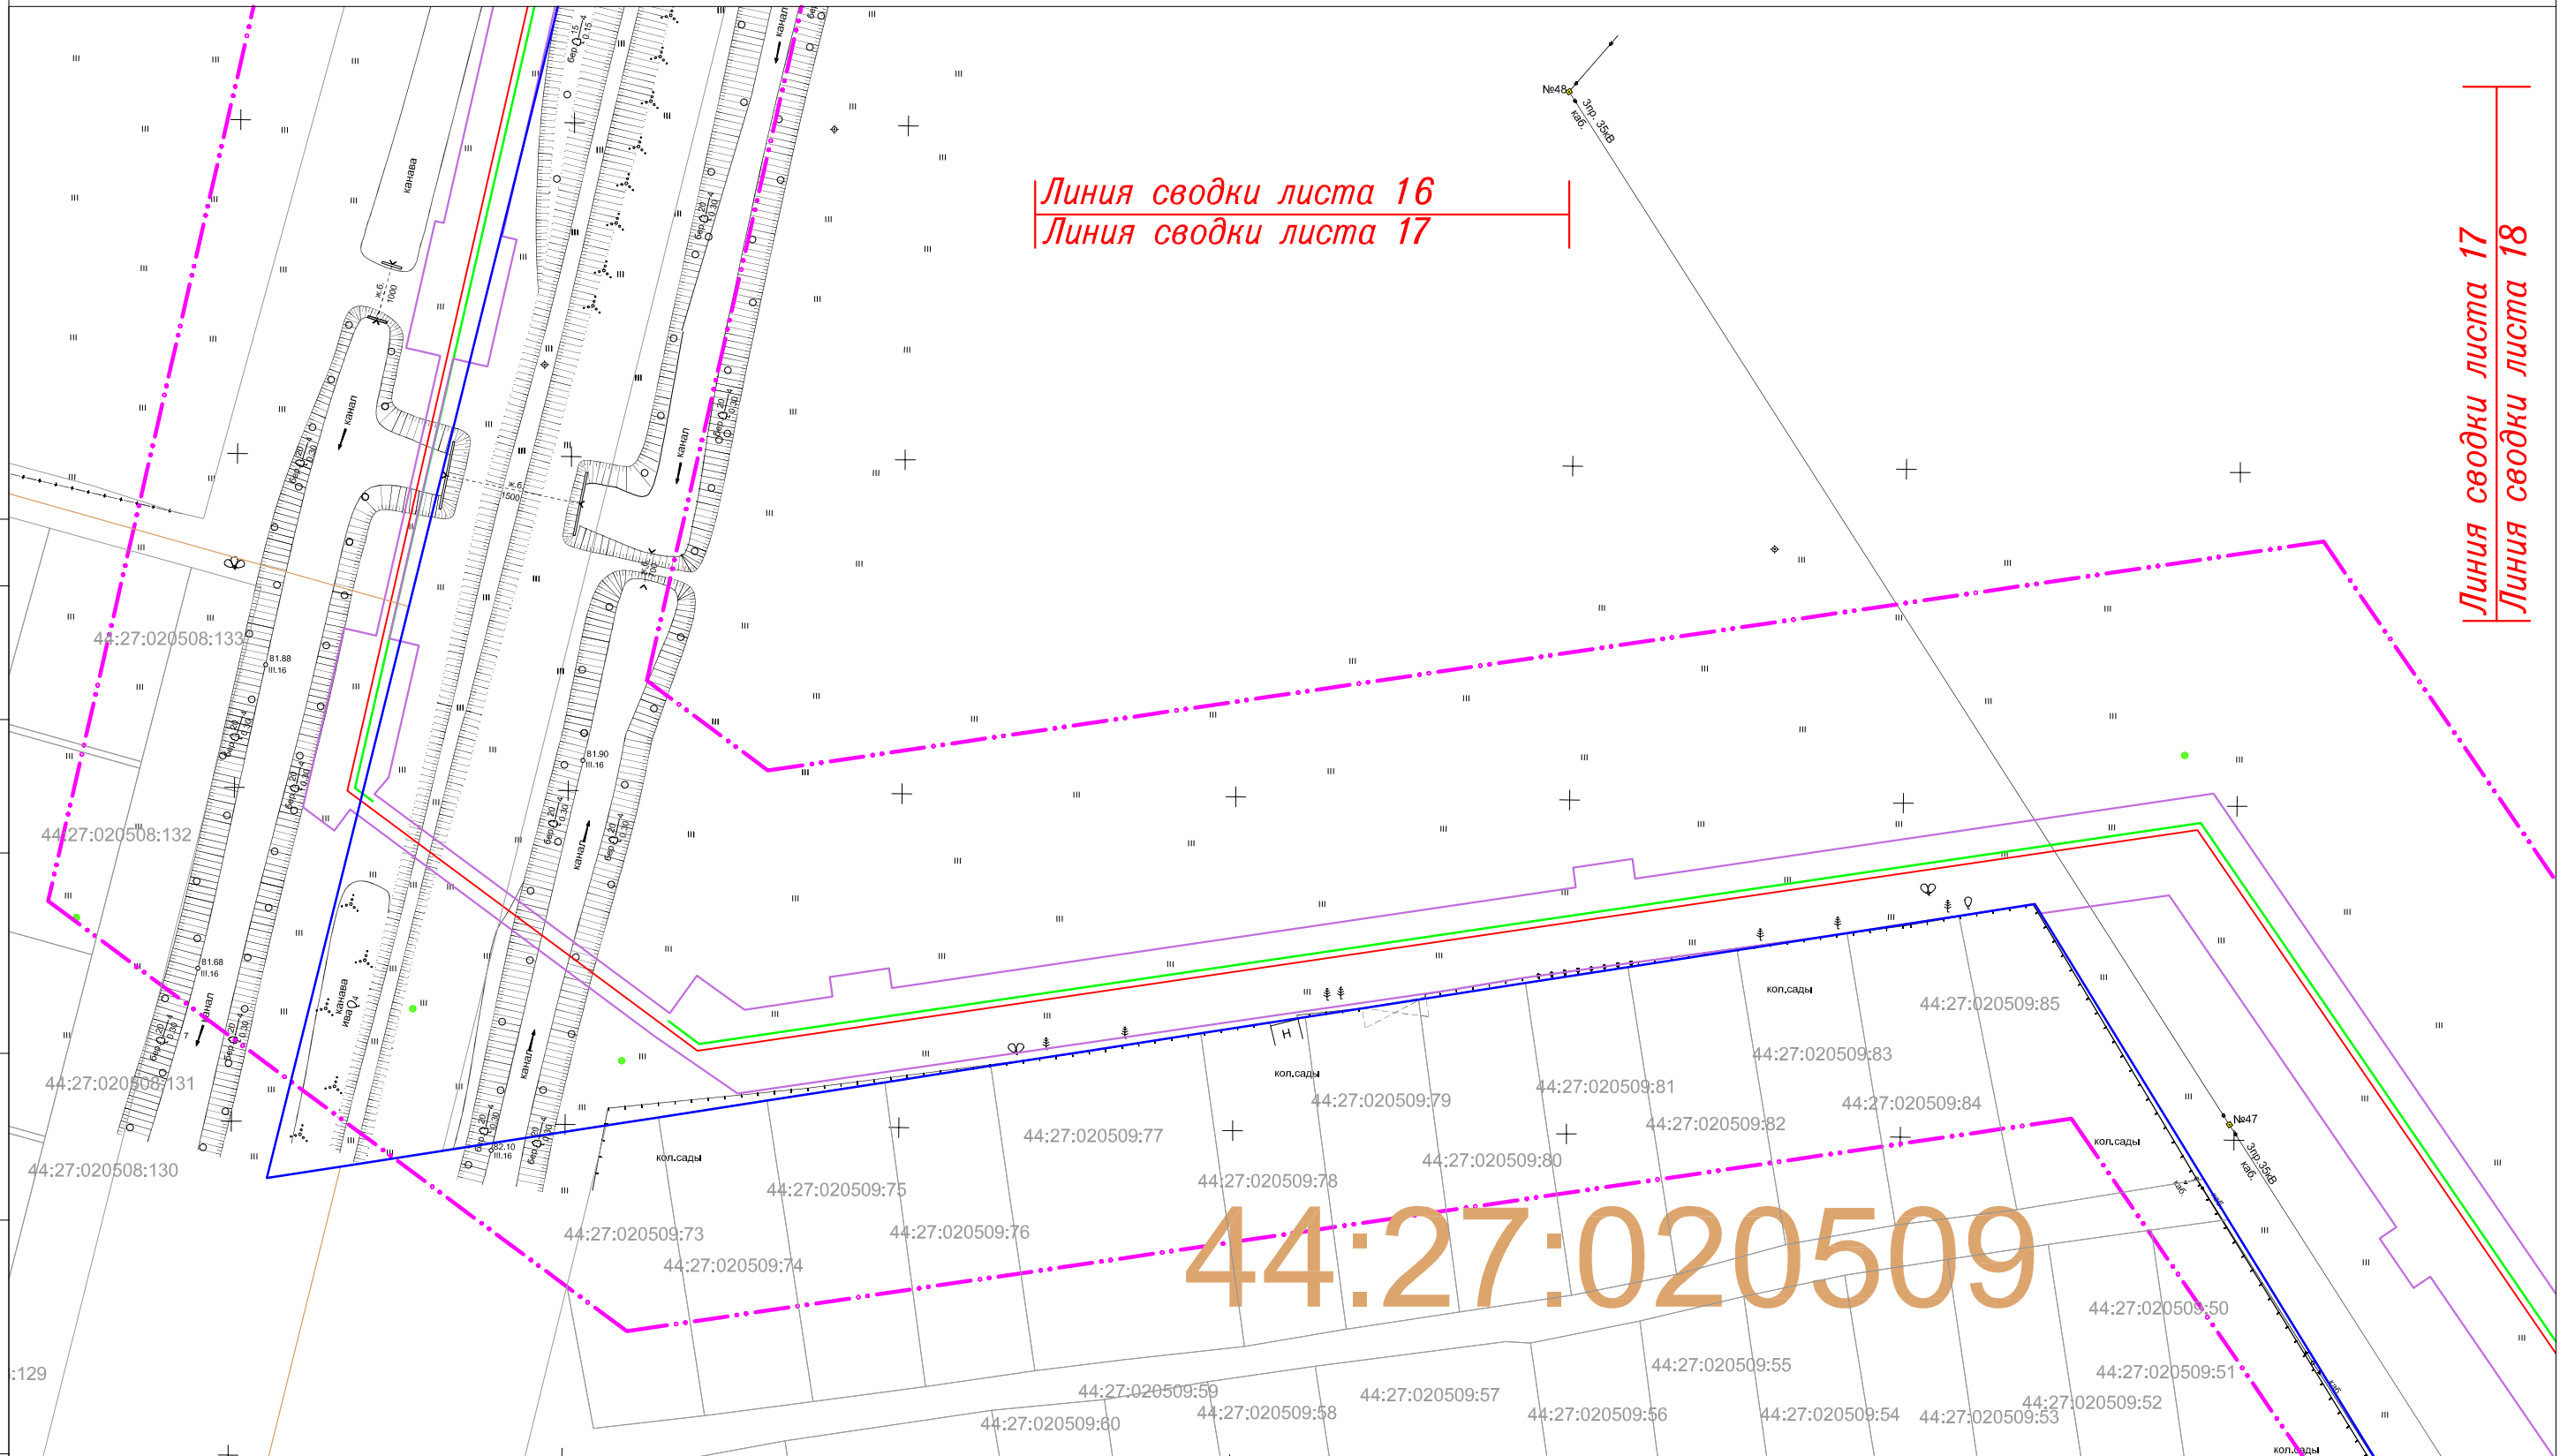

Линия сводки листа 16
Линия сводки листа 17

Линия сводки листа 17
Линия сводки листа 18

СОГЛАСОВАНО

Взам. инв. N

Подпись и дата

Инв. N подл

Система координат: МСК-44


Изм.	Кол.уч.	Лист	N док	Подпись	Дата

11795-ППТ

Лист

17

ФОРМАТ А3

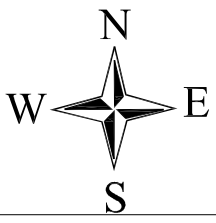


ЧЕРТЕЖ РАЗМЕЩЕНИЯ ИНЖЕНЕРНЫХ СЕТЕЙ И СООРУЖЕНИЙ

"Межпоселковый газопровод высокого давления в пос.Волжский в г.Кострома"

44:07:012201

Линия сводки листа 17
Линия сводки листа 18

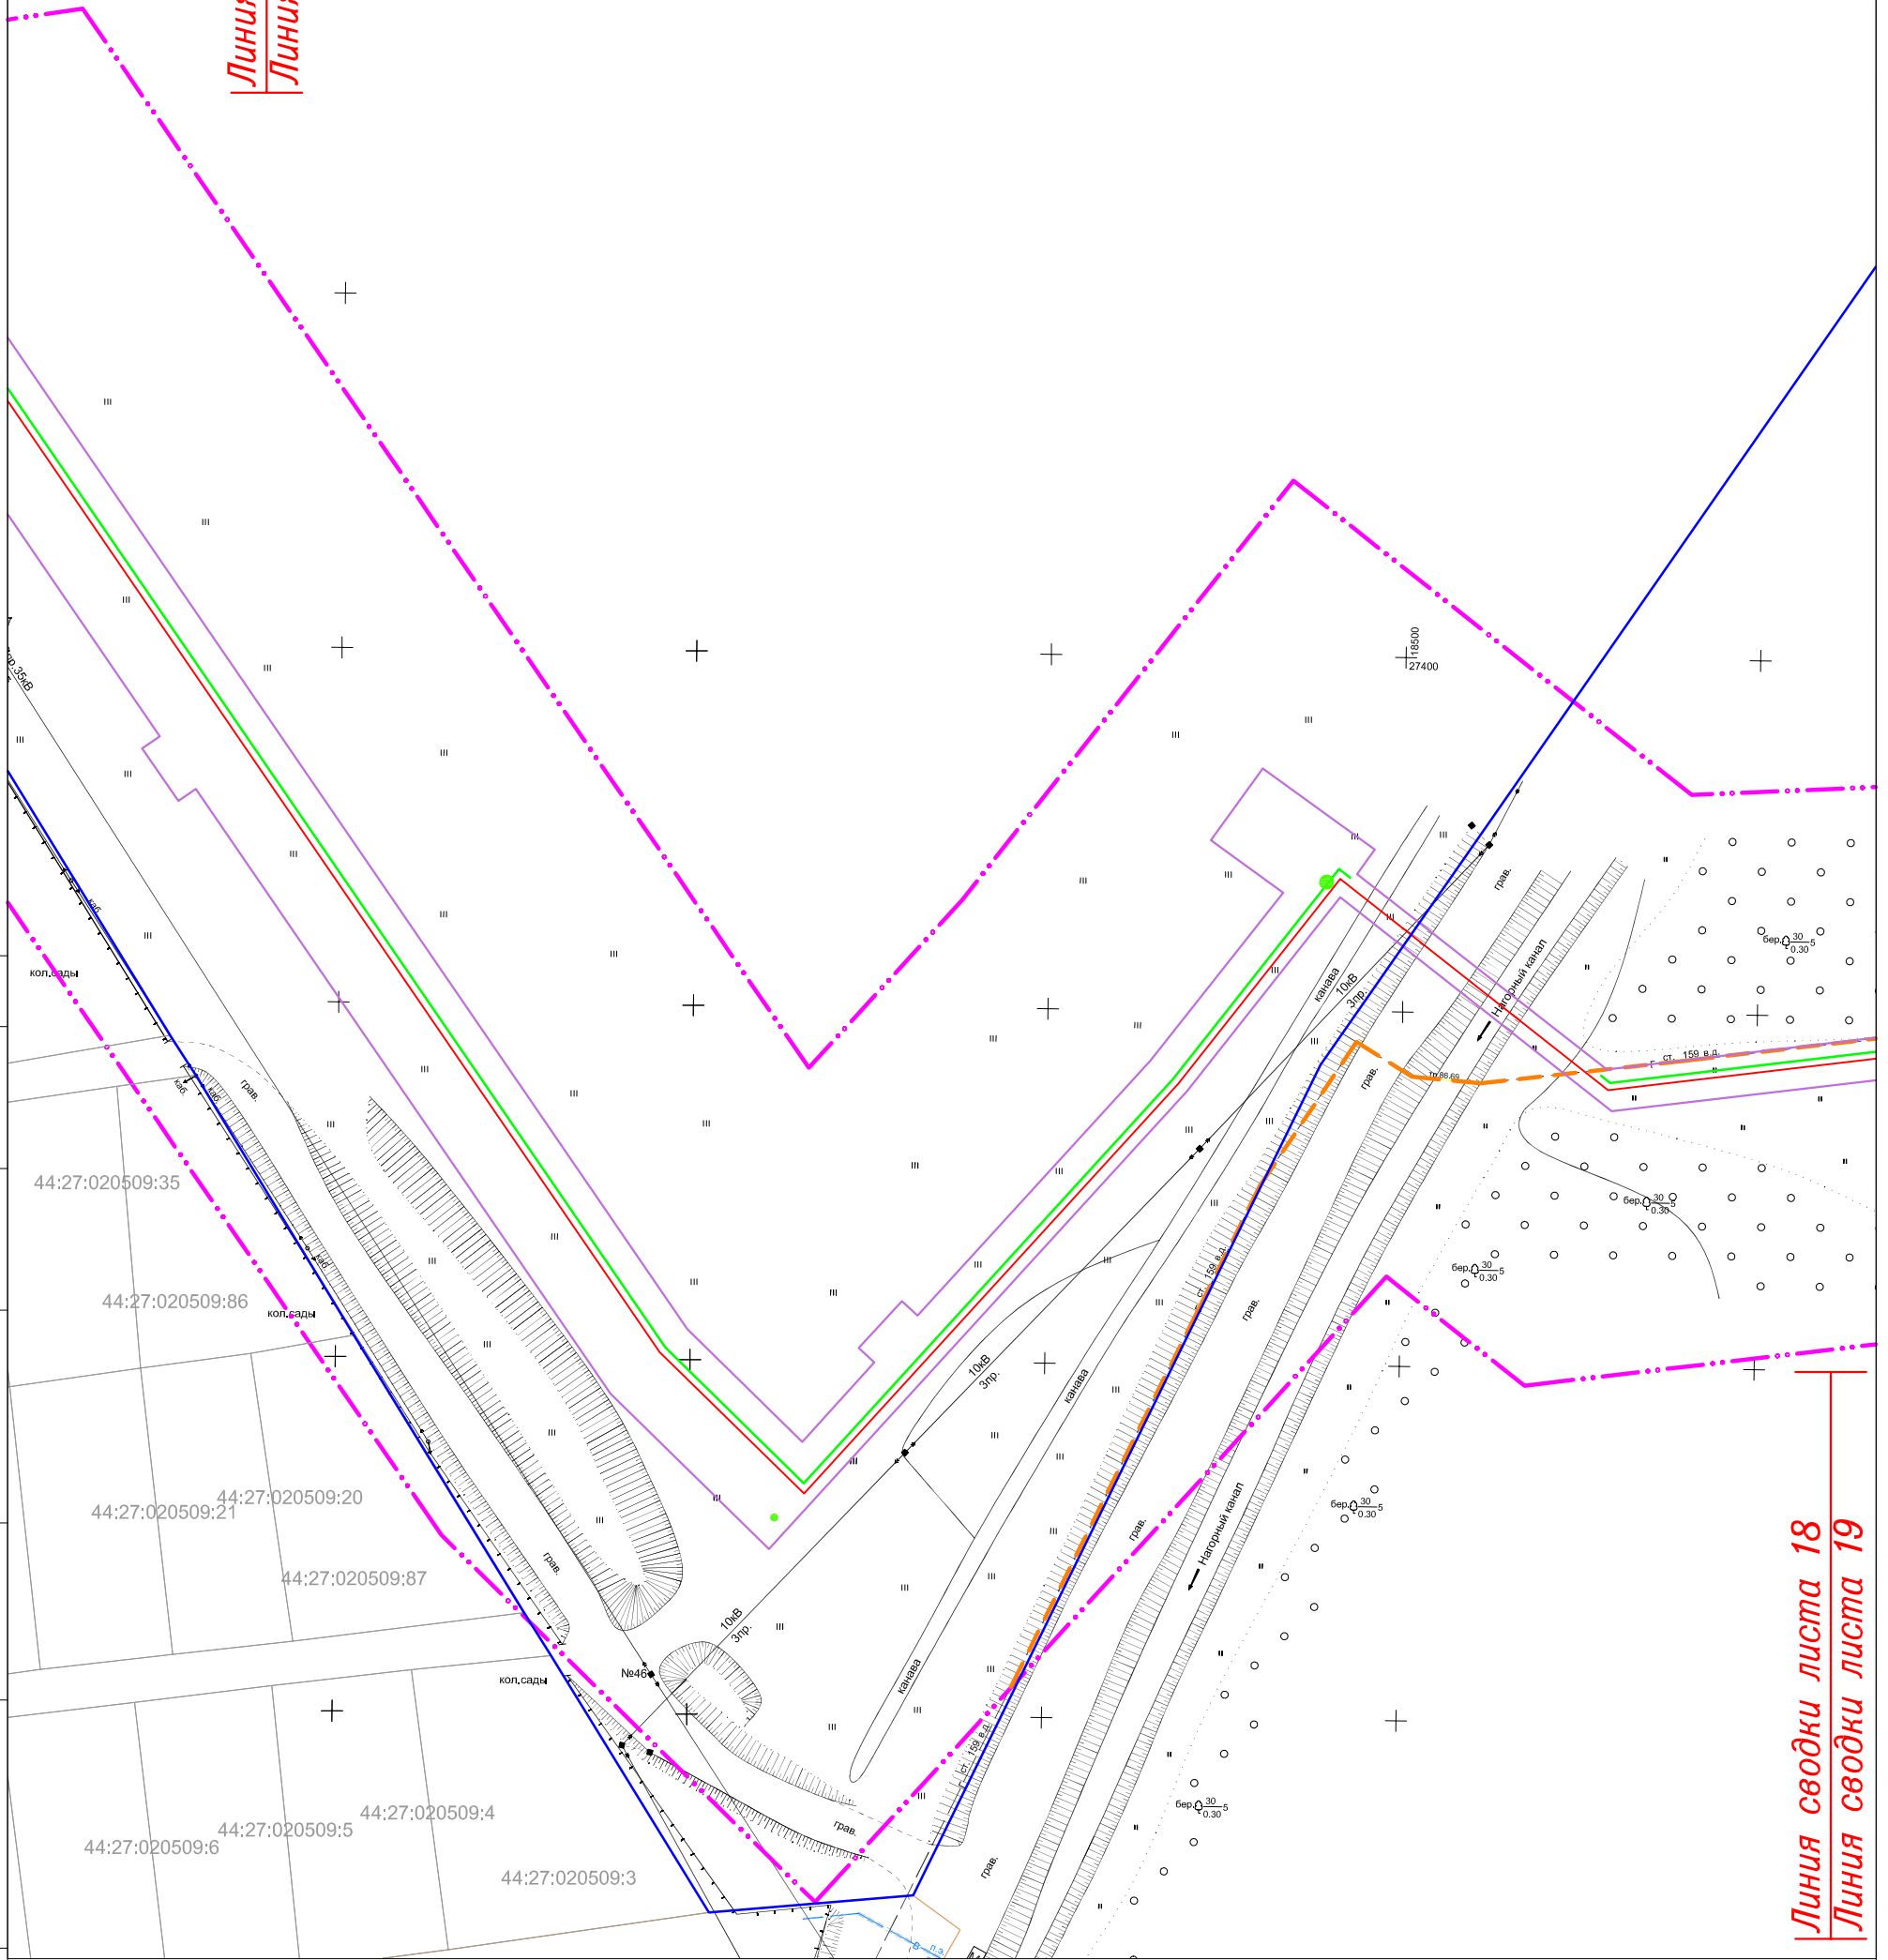

Линия сводки листа 18
Линия сводки листа 19

СОГЛАСОВАНО

Инв. N подл	Подпись и дата	Взам. инв. N


Изм.	Кол.уч.	Лист	N док	Подпись	Дата

11795-ППТ

Система координат: МСК-44


Лист
18

ФОРМАТ А3

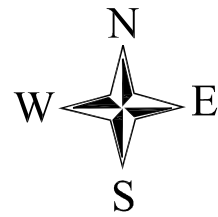

ЧЕРТЕЖ РАЗМЕЩЕНИЯ ИНЖЕНЕРНЫХ СЕТЕЙ И СООРУЖЕНИЙ

"Межпоселковый газопровод высокого давления в пос.Волжский в г.Кострома"

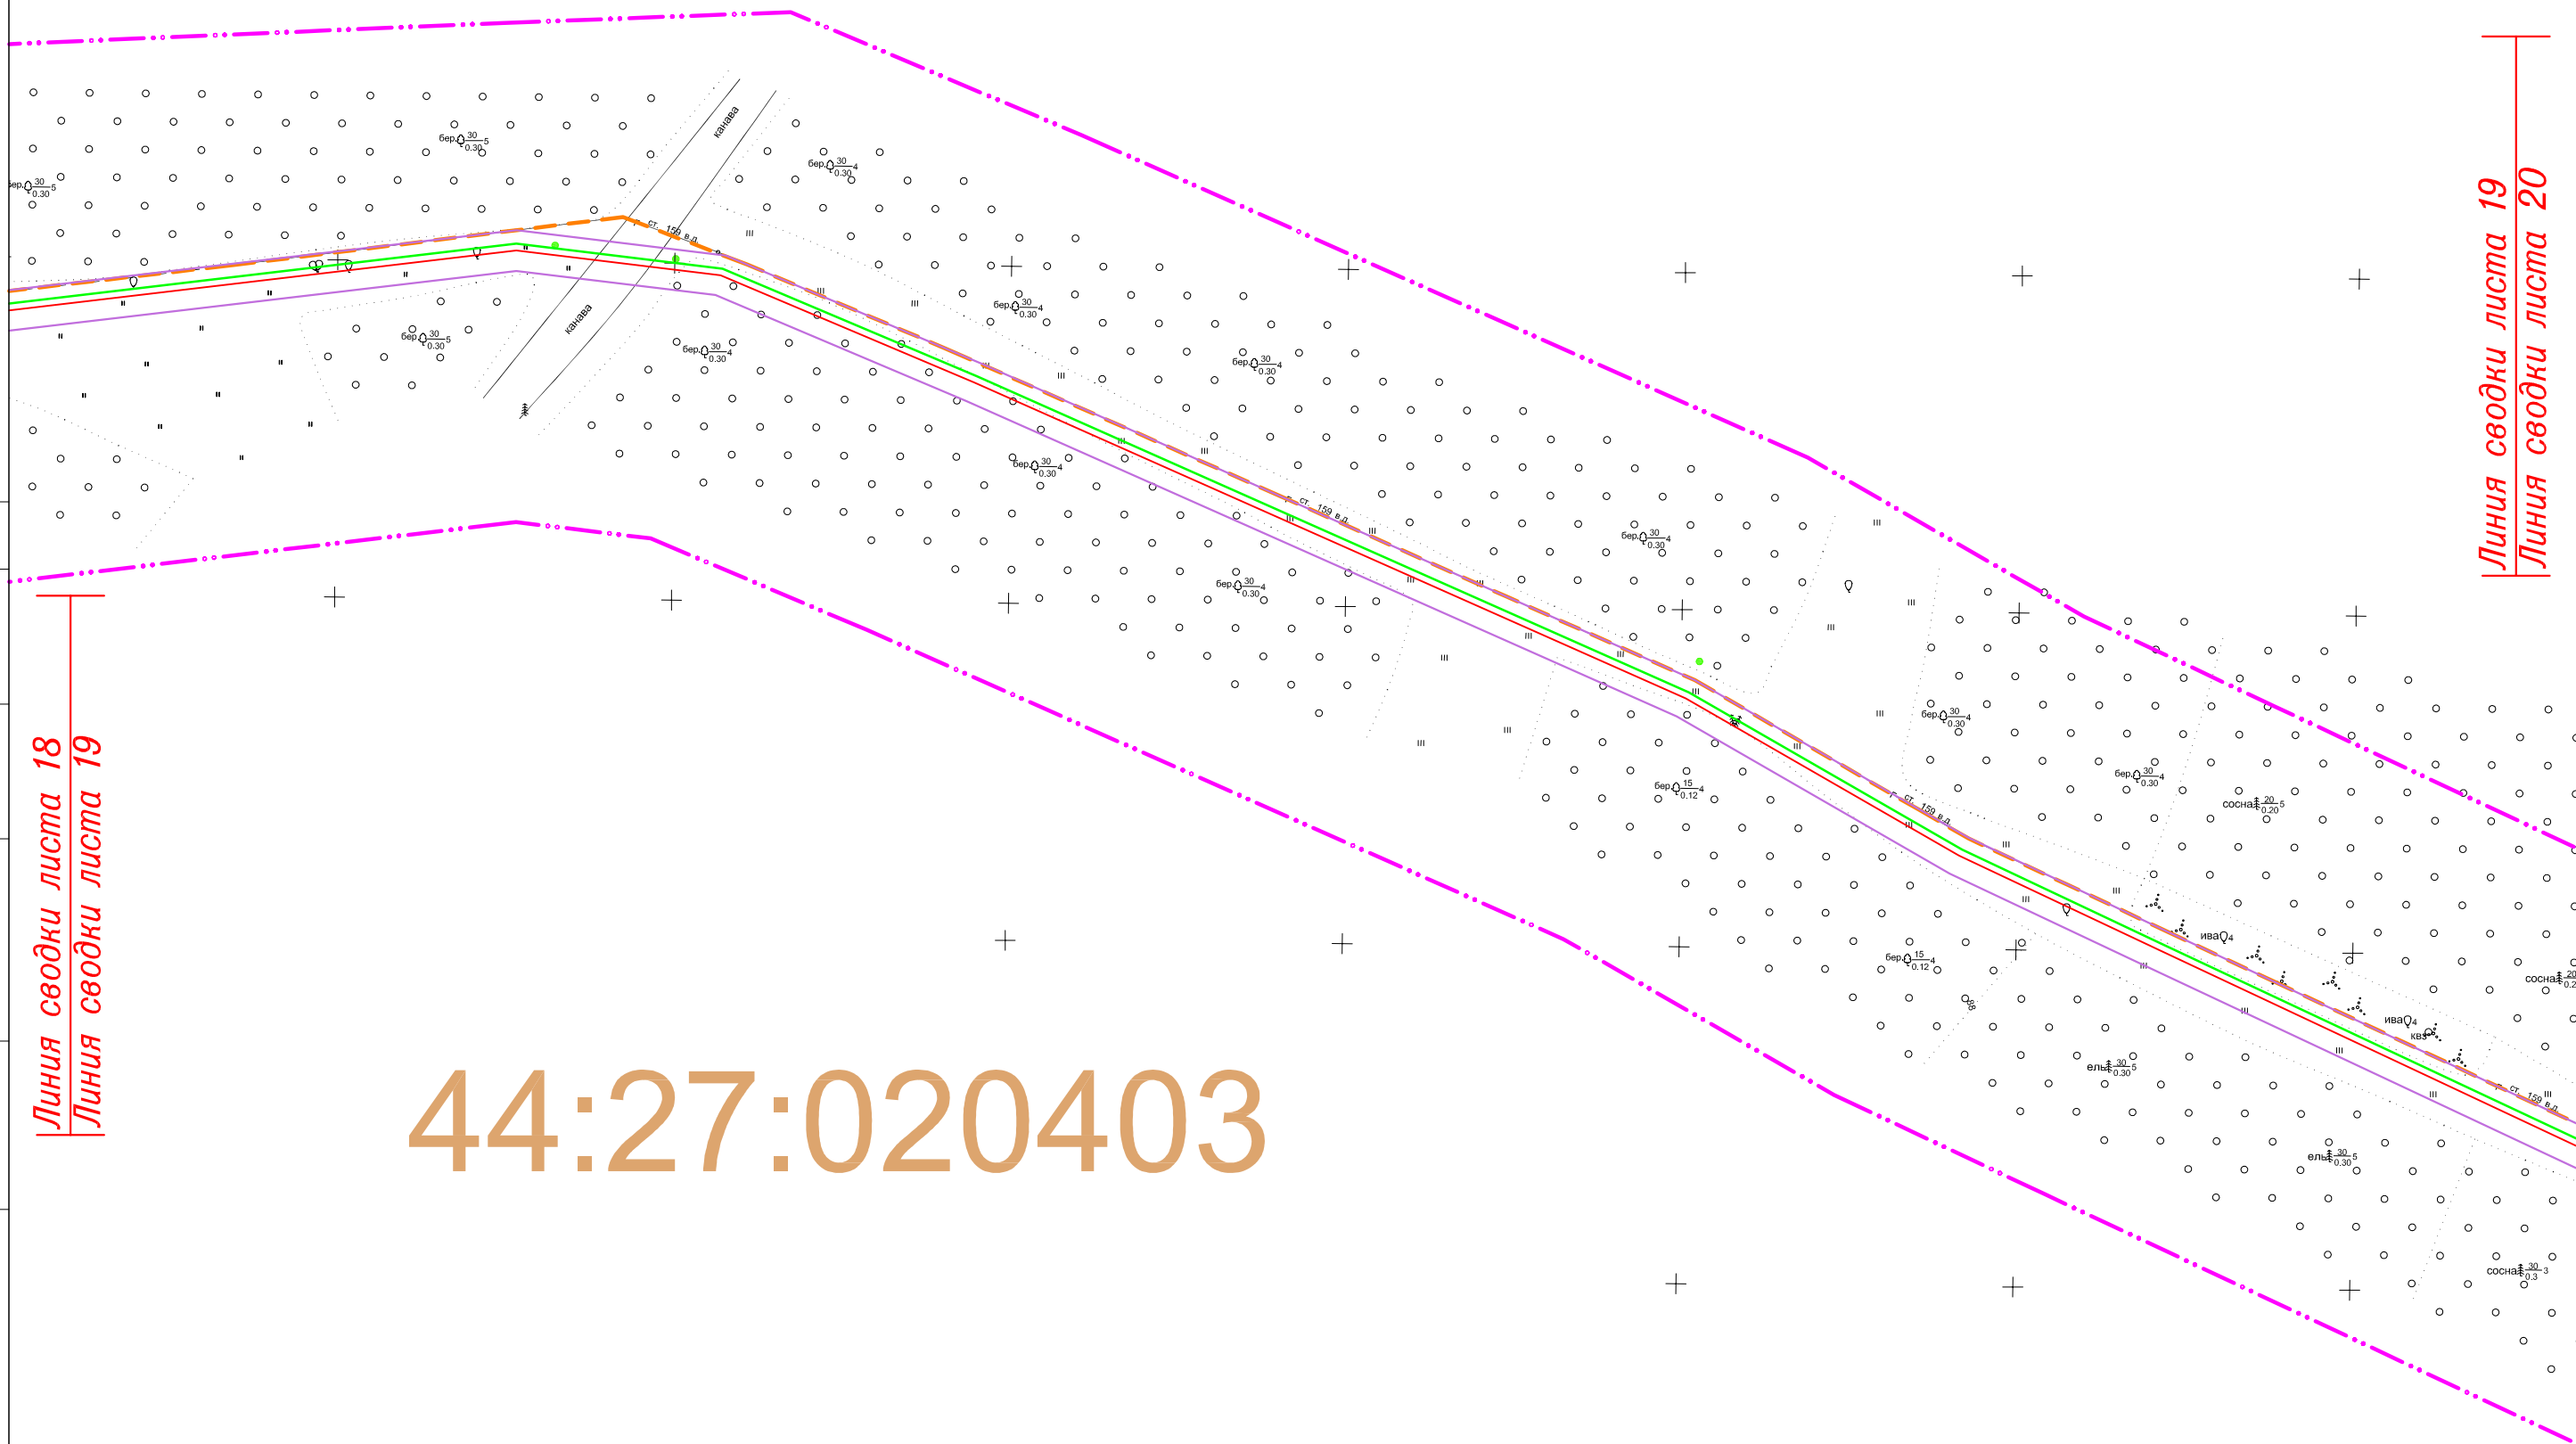

Линия сводки листа 18
Линия сводки листа 19

Линия сводки листа 19
Линия сводки листа 20

СОГЛАСОВАНО

Инд. N подл. Подпись и дата. Взам. инв. N


Система координат: МСК-44

Изм.	Кол.уч.	Лист	N док	Подпись	Дата

11795-ППТ

Лист
19

ФОРМАТ А3

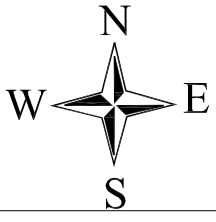


ЧЕРТЕЖ РАЗМЕЩЕНИЯ ИНЖЕНЕРНЫХ СЕТЕЙ И СООРУЖЕНИЙ

"Межпоселковый газопровод высокого давления в пос.Волжский в г.Кострома"

Линия сводки листа 19
Линия сводки листа 20

Линия сводки листа 20
Линия сводки листа 21

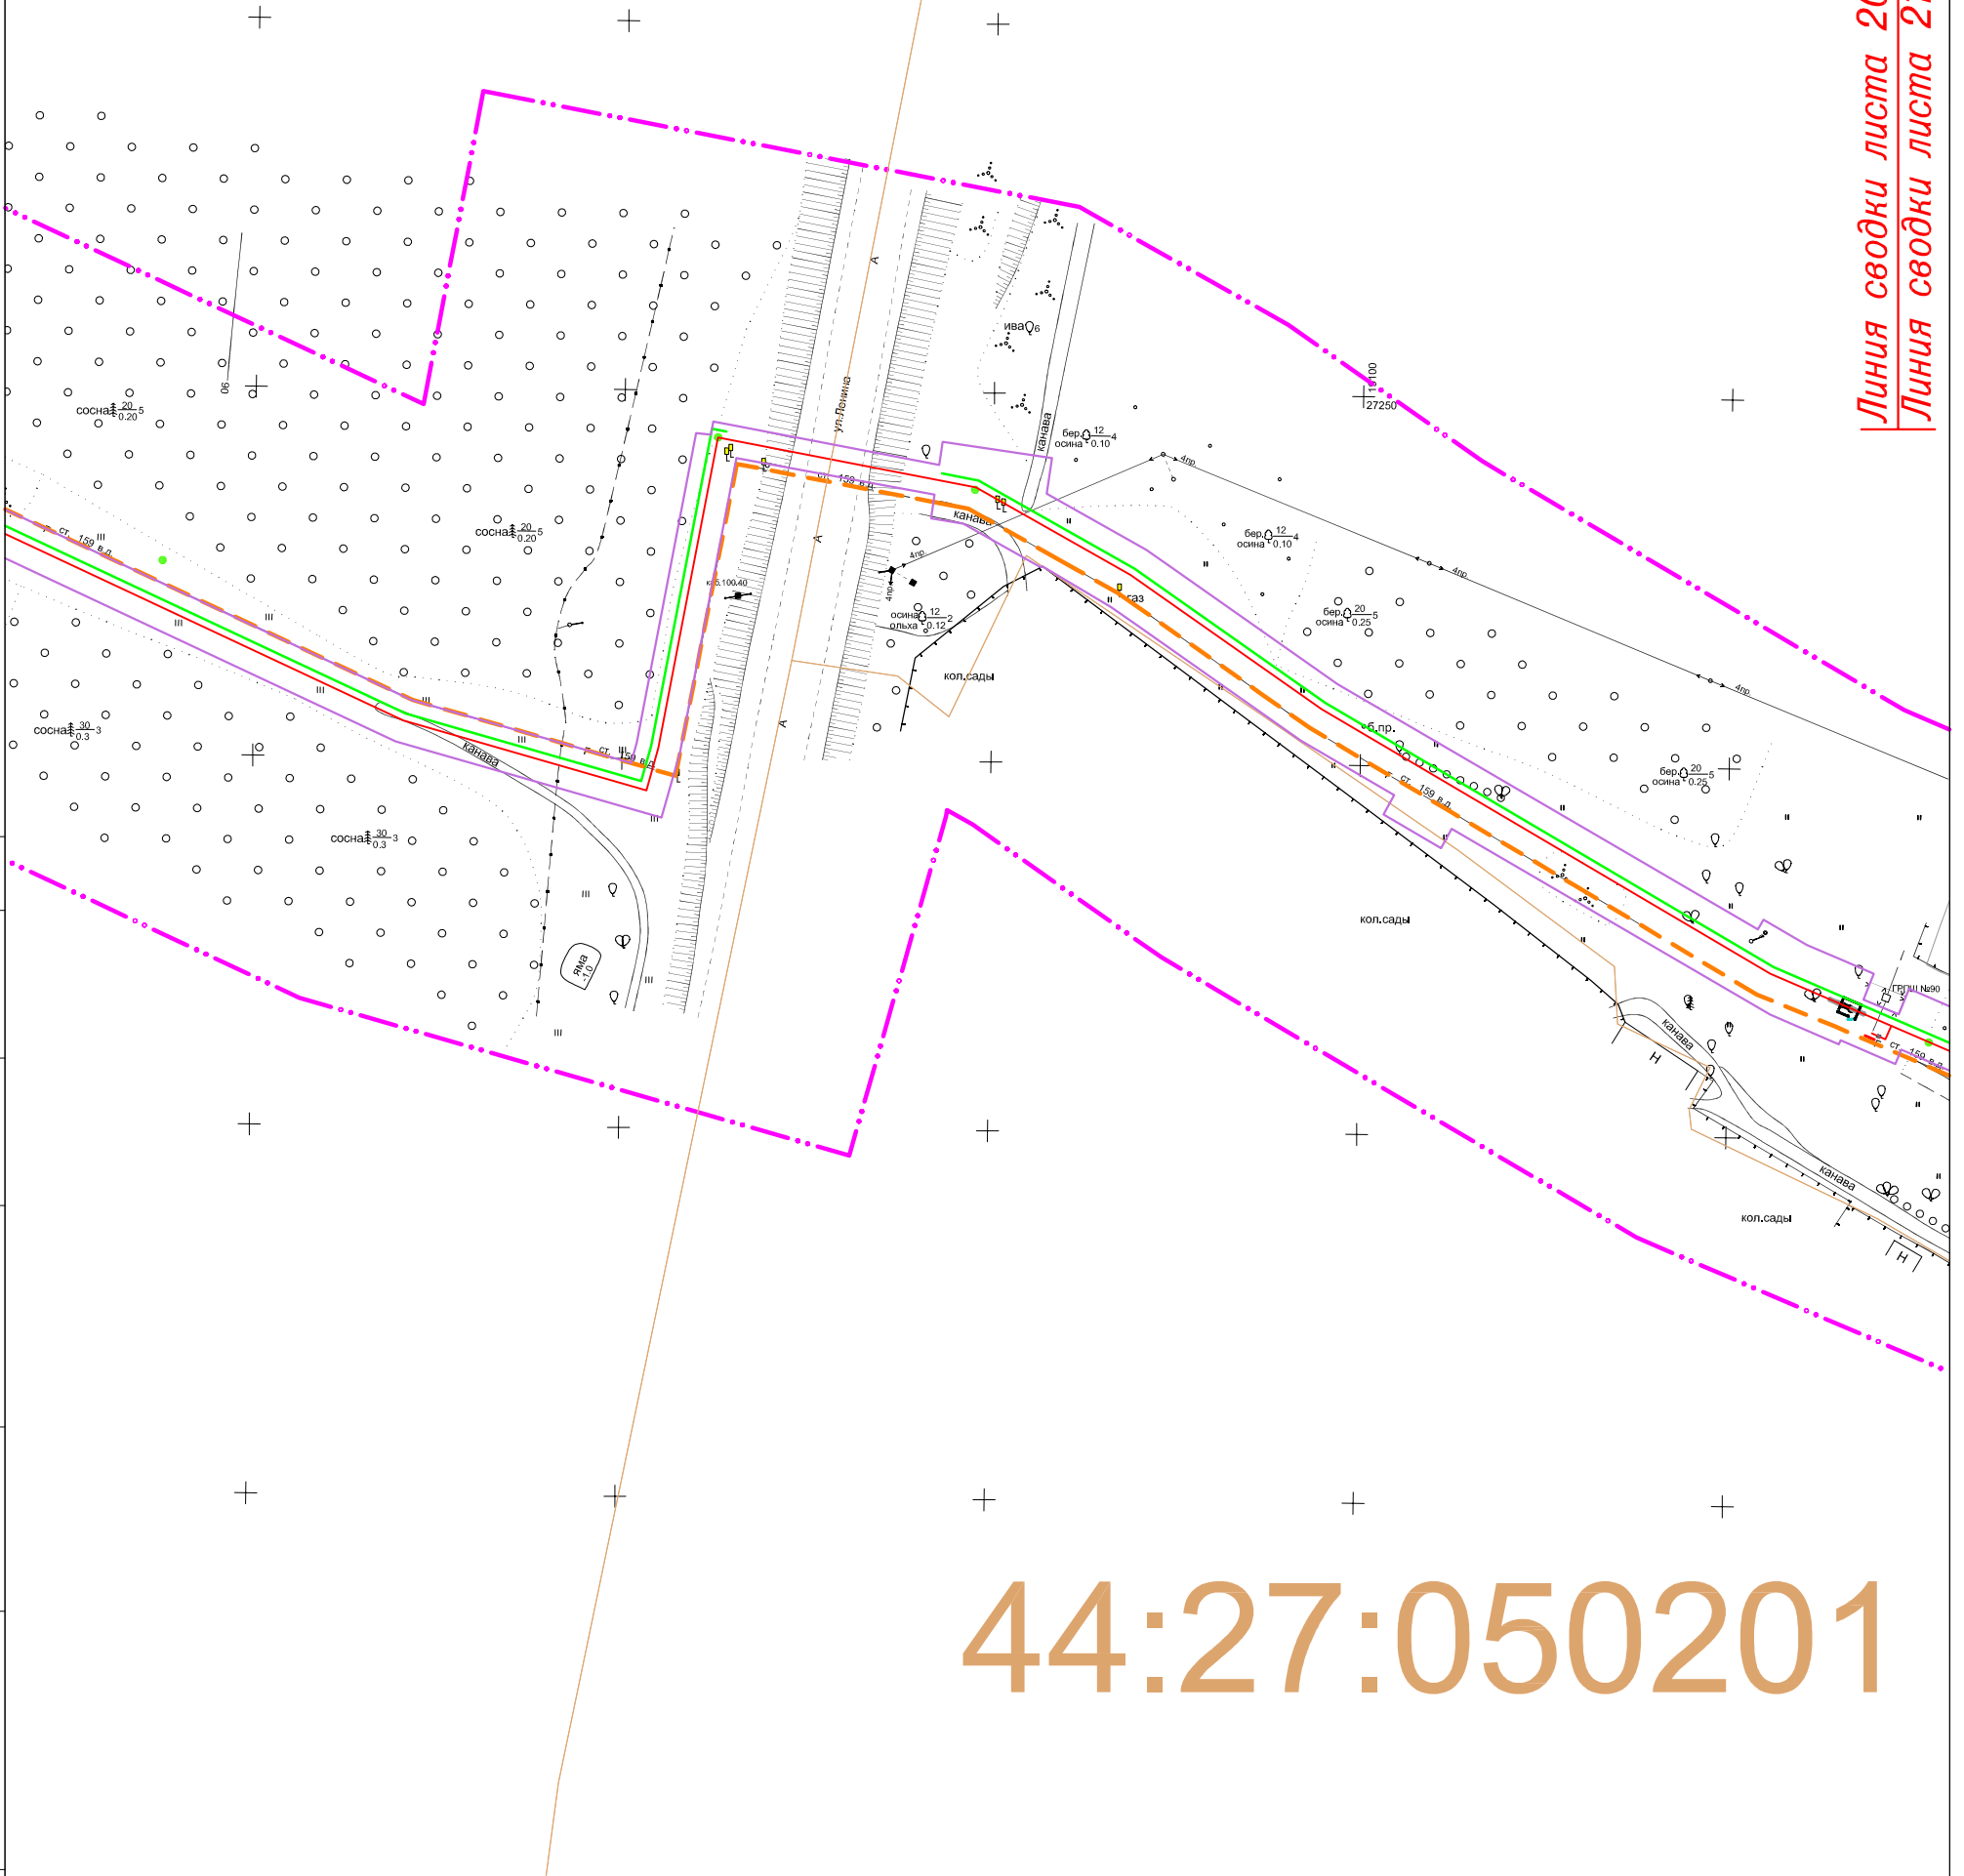

СОГЛАСОВАНО

Инв. N подл. Подпись и дата. Взам. инв. N


Система координат: МСК-44

Изм.	Кол.уч.	Лист	N док	Подпись	Дата

11795-ППТ

Лист
20

ФОРМАТ А3

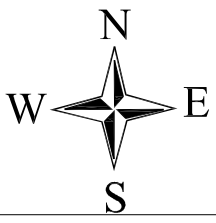


ЧЕРТЕЖ РАЗМЕЩЕНИЯ ИНЖЕНЕРНЫХ СЕТЕЙ И СООРУЖЕНИЙ

"Межпоселковый газопровод высокого давления в пос.Волжский в г.Кострома"

Линия сводки листа 20
Линия сводки листа 21

44:27:050101

Линия сводки листа 21
Линия сводки листа 22

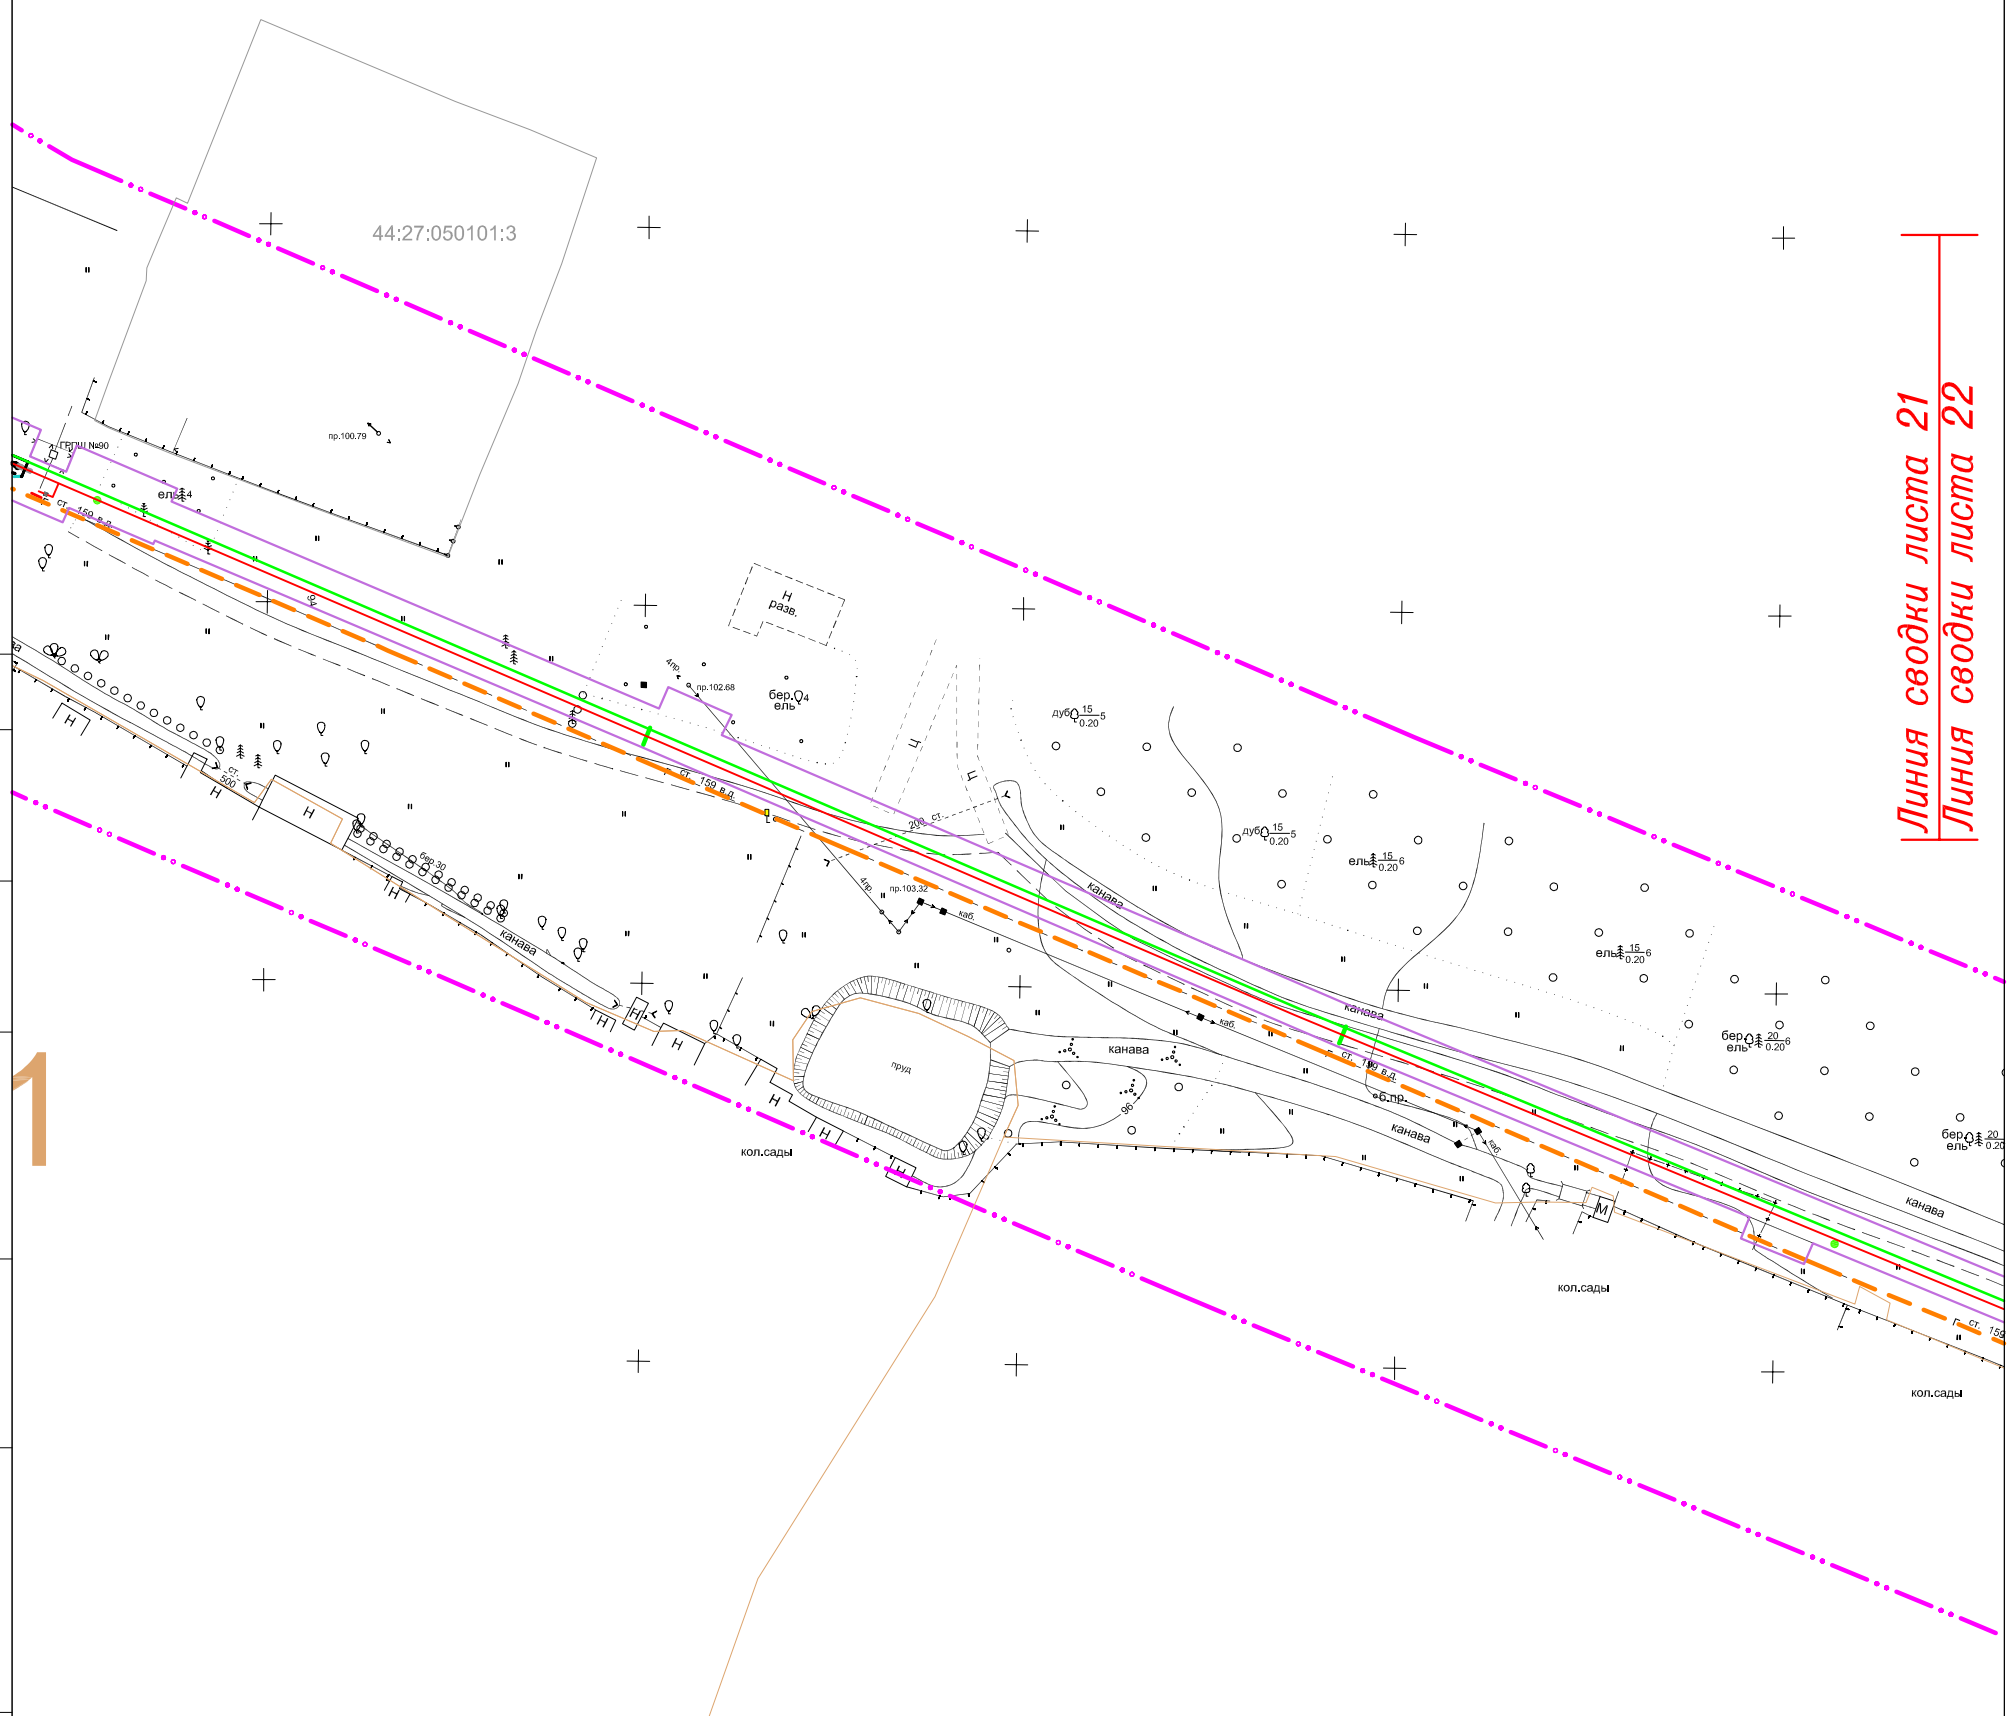

СОГЛАСОВАНО

Инв. N подл	Подпись и дата	Взам. инв. N


Система координат: МСК-44

Изм.	Кол.уч.	Лист	N док	Подпись	Дата

11795-ППТ

Лист
21

ФОРМАТ А3

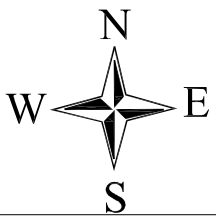


ЧЕРТЕЖ РАЗМЕЩЕНИЯ ИНЖЕНЕРНЫХ СЕТЕЙ И СООРУЖЕНИЙ

"Межпоселковый газопровод высокого давления в пос.Волжский в г.Кострома"

Линия сводки листа 21
Линия сводки листа 22

Линия сводки листа 22
Линия сводки листа 23

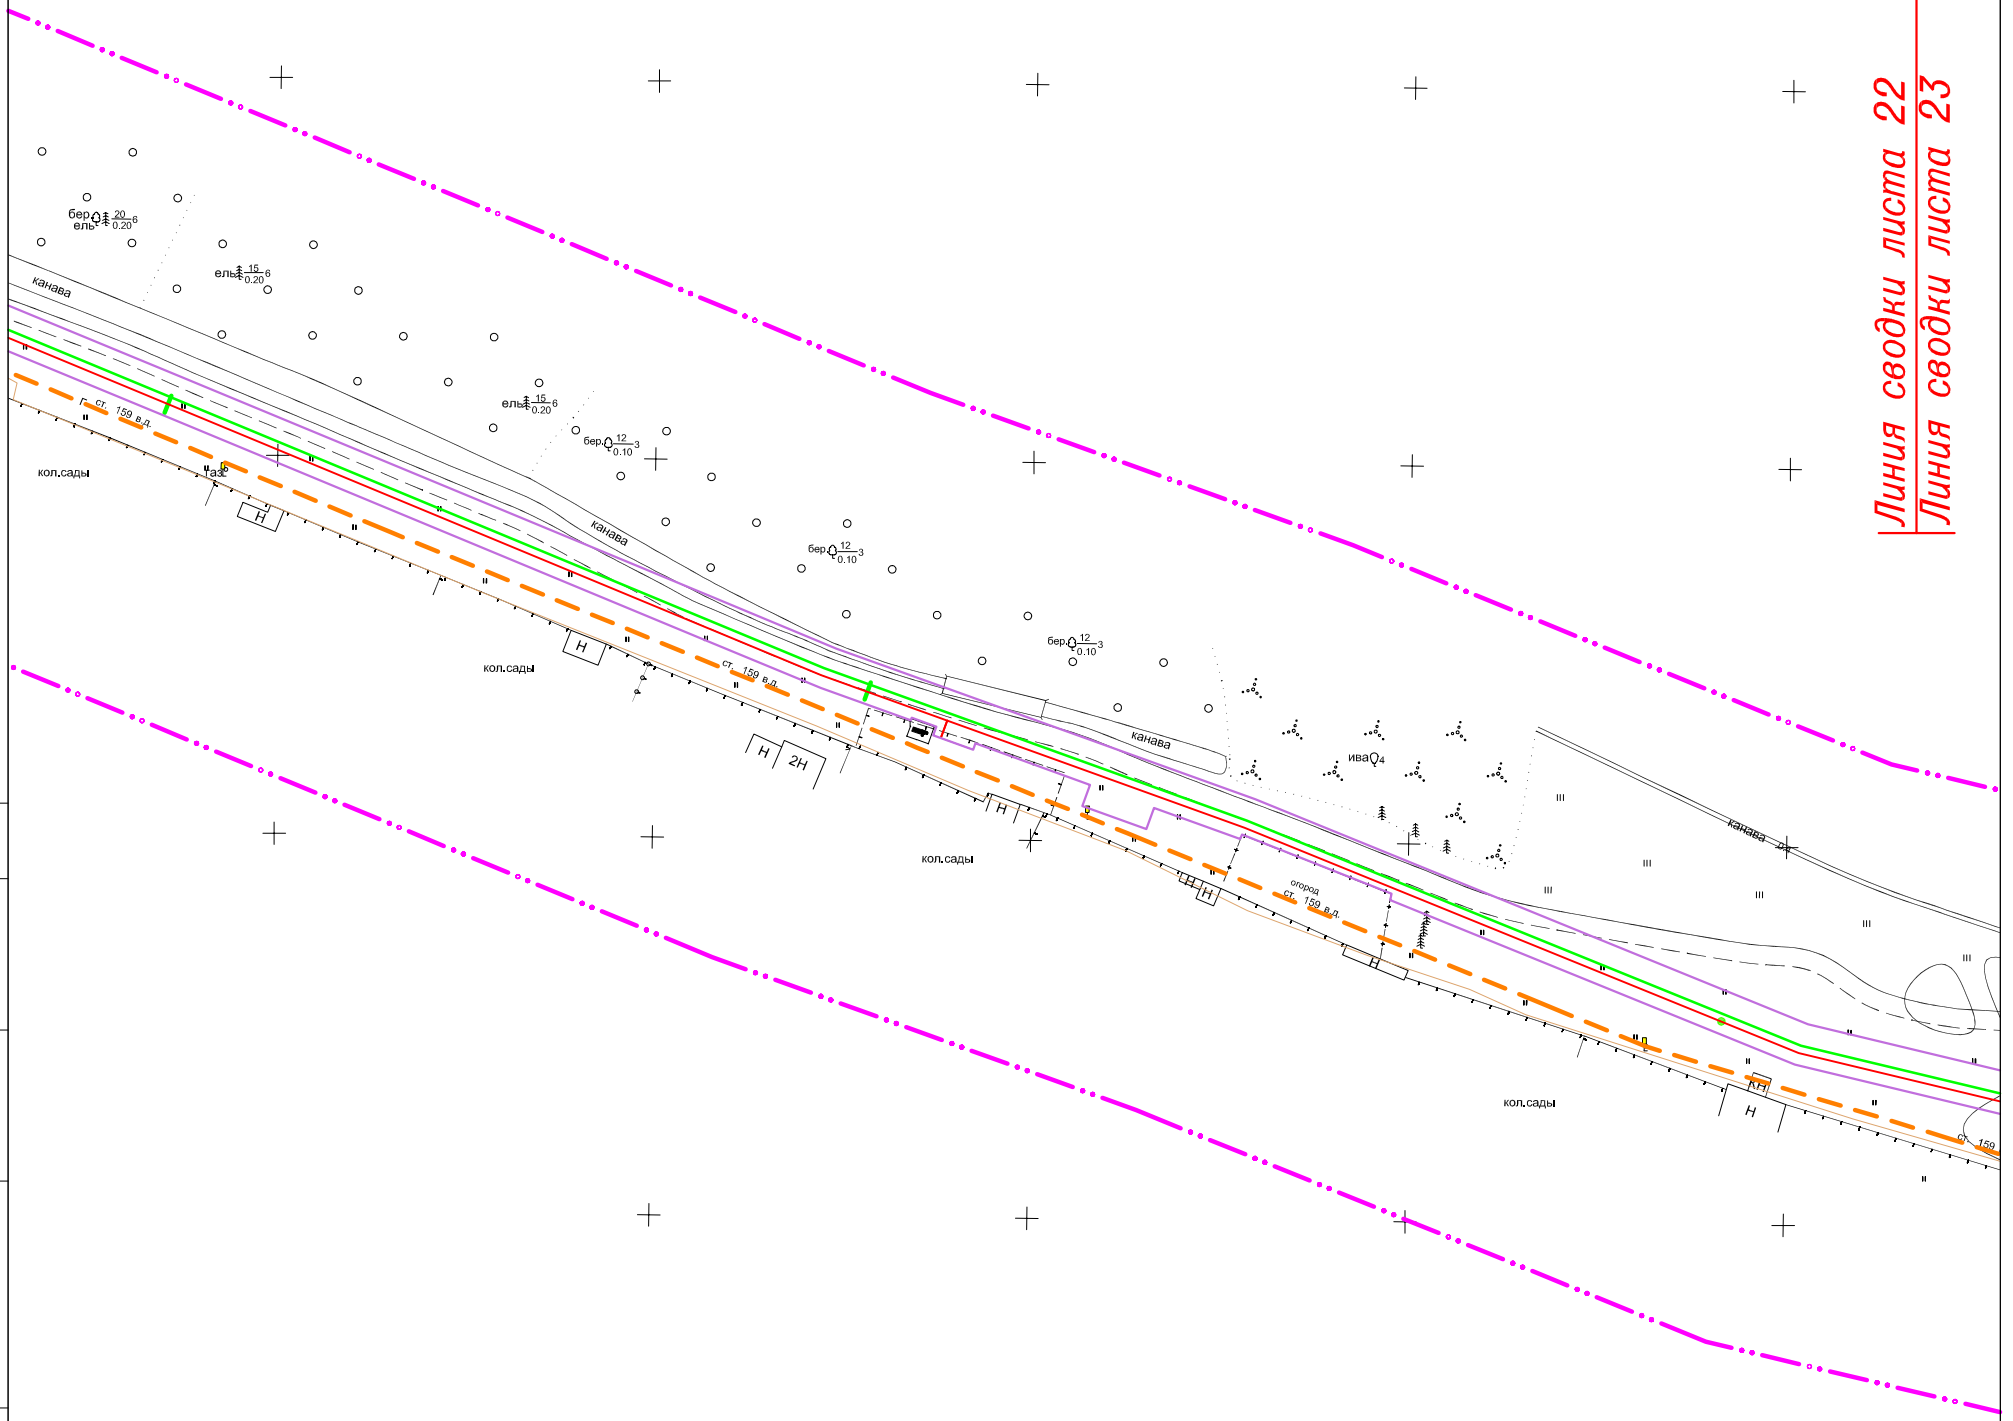

СОГЛАСОВАНО

Инв. N подл	Подпись и дата	Взам. инв. N


Система координат: МСК-44

Изм.	Кол.уч.	Лист	N док	Подпись	Дата

11795-ППТ

Лист
22


ФОРМАТ А3

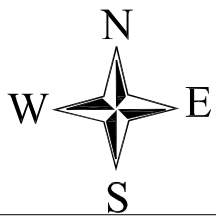

ЧЕРТЕЖ РАЗМЕЩЕНИЯ ИНЖЕНЕРНЫХ СЕТЕЙ И СООРУЖЕНИЙ

"Межпоселковый газопровод высокого давления в пос.Волжский в г.Кострома"

Линия сводки листа 22
Линия сводки листа 23

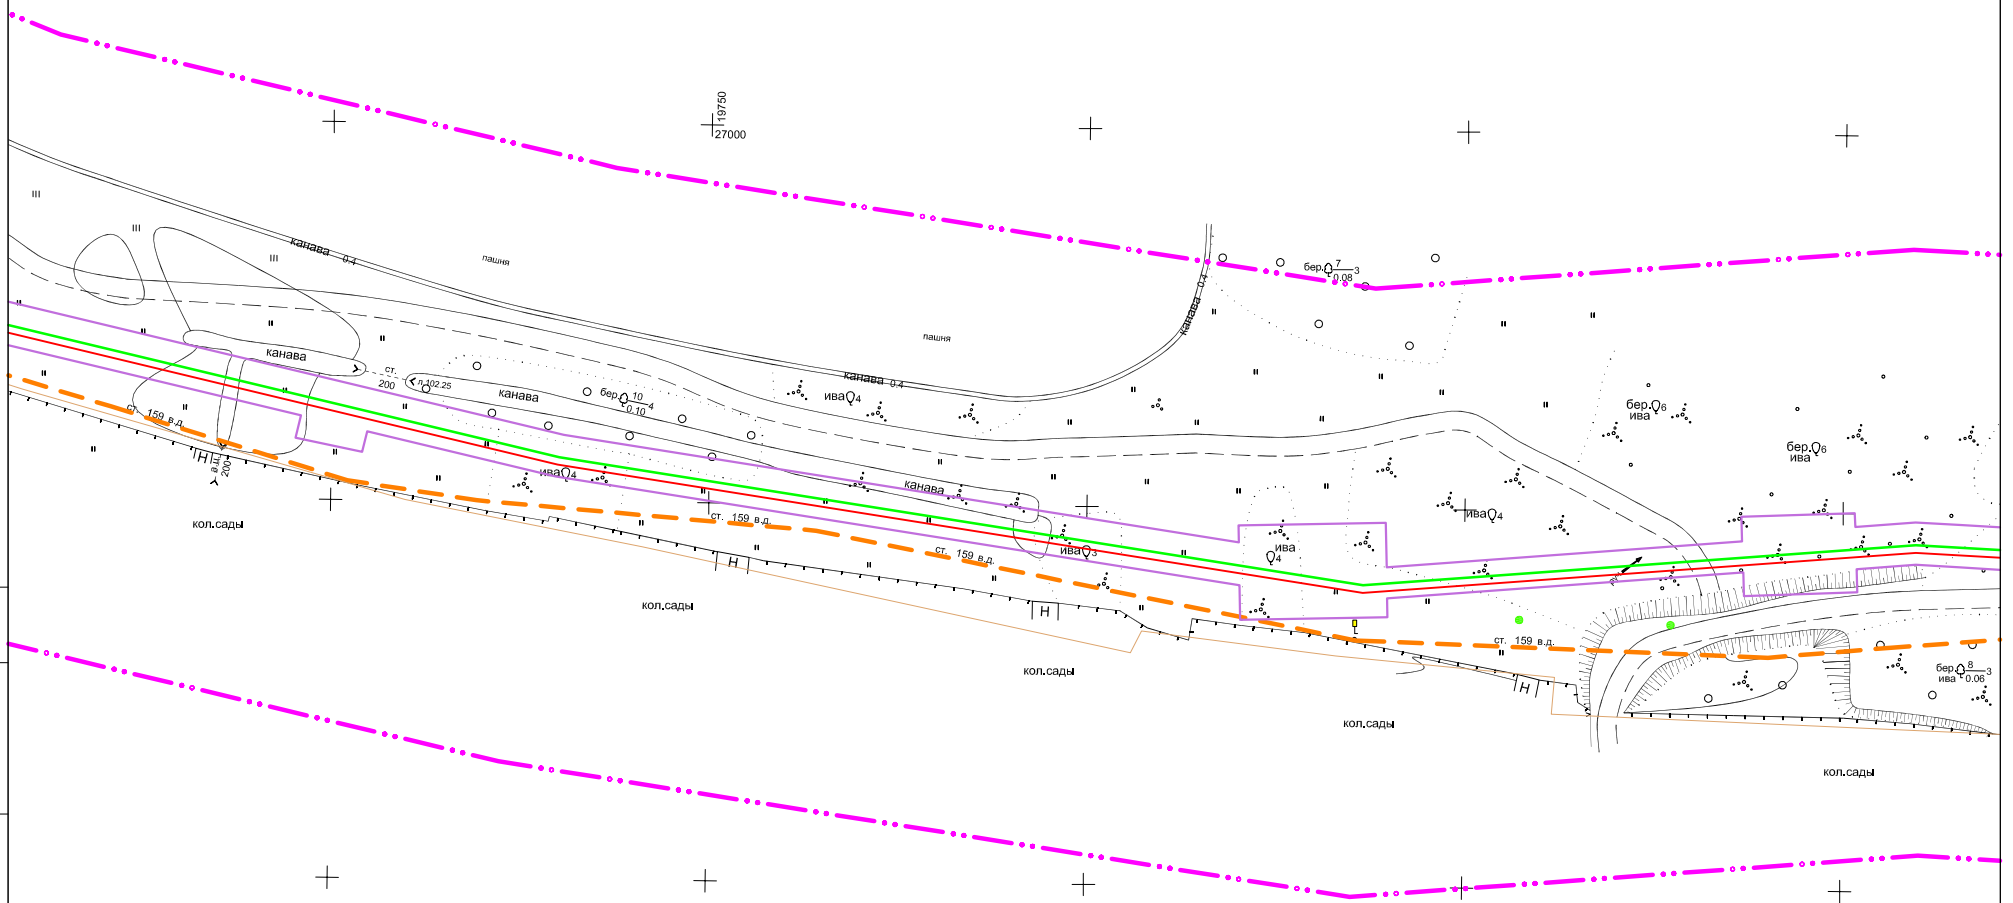

Линия сводки листа 23
Линия сводки листа 24

СОГЛАСОВАНО

Инв. N подл	Подпись и дата	Взам. инв. N


Система координат: МСК-44

Изм.	Кол.уч.	Лист	N док	Подпись	Дата

11795-ППТ

Лист
23


ФОРМАТ А3

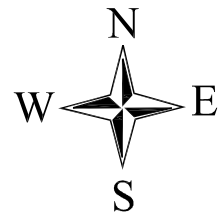

ЧЕРТЕЖ РАЗМЕЩЕНИЯ ИНЖЕНЕРНЫХ СЕТЕЙ И СООРУЖЕНИЙ

"Межпоселковый газопровод высокого давления в пос. Волжский в г. Кострома"

44:07:012202

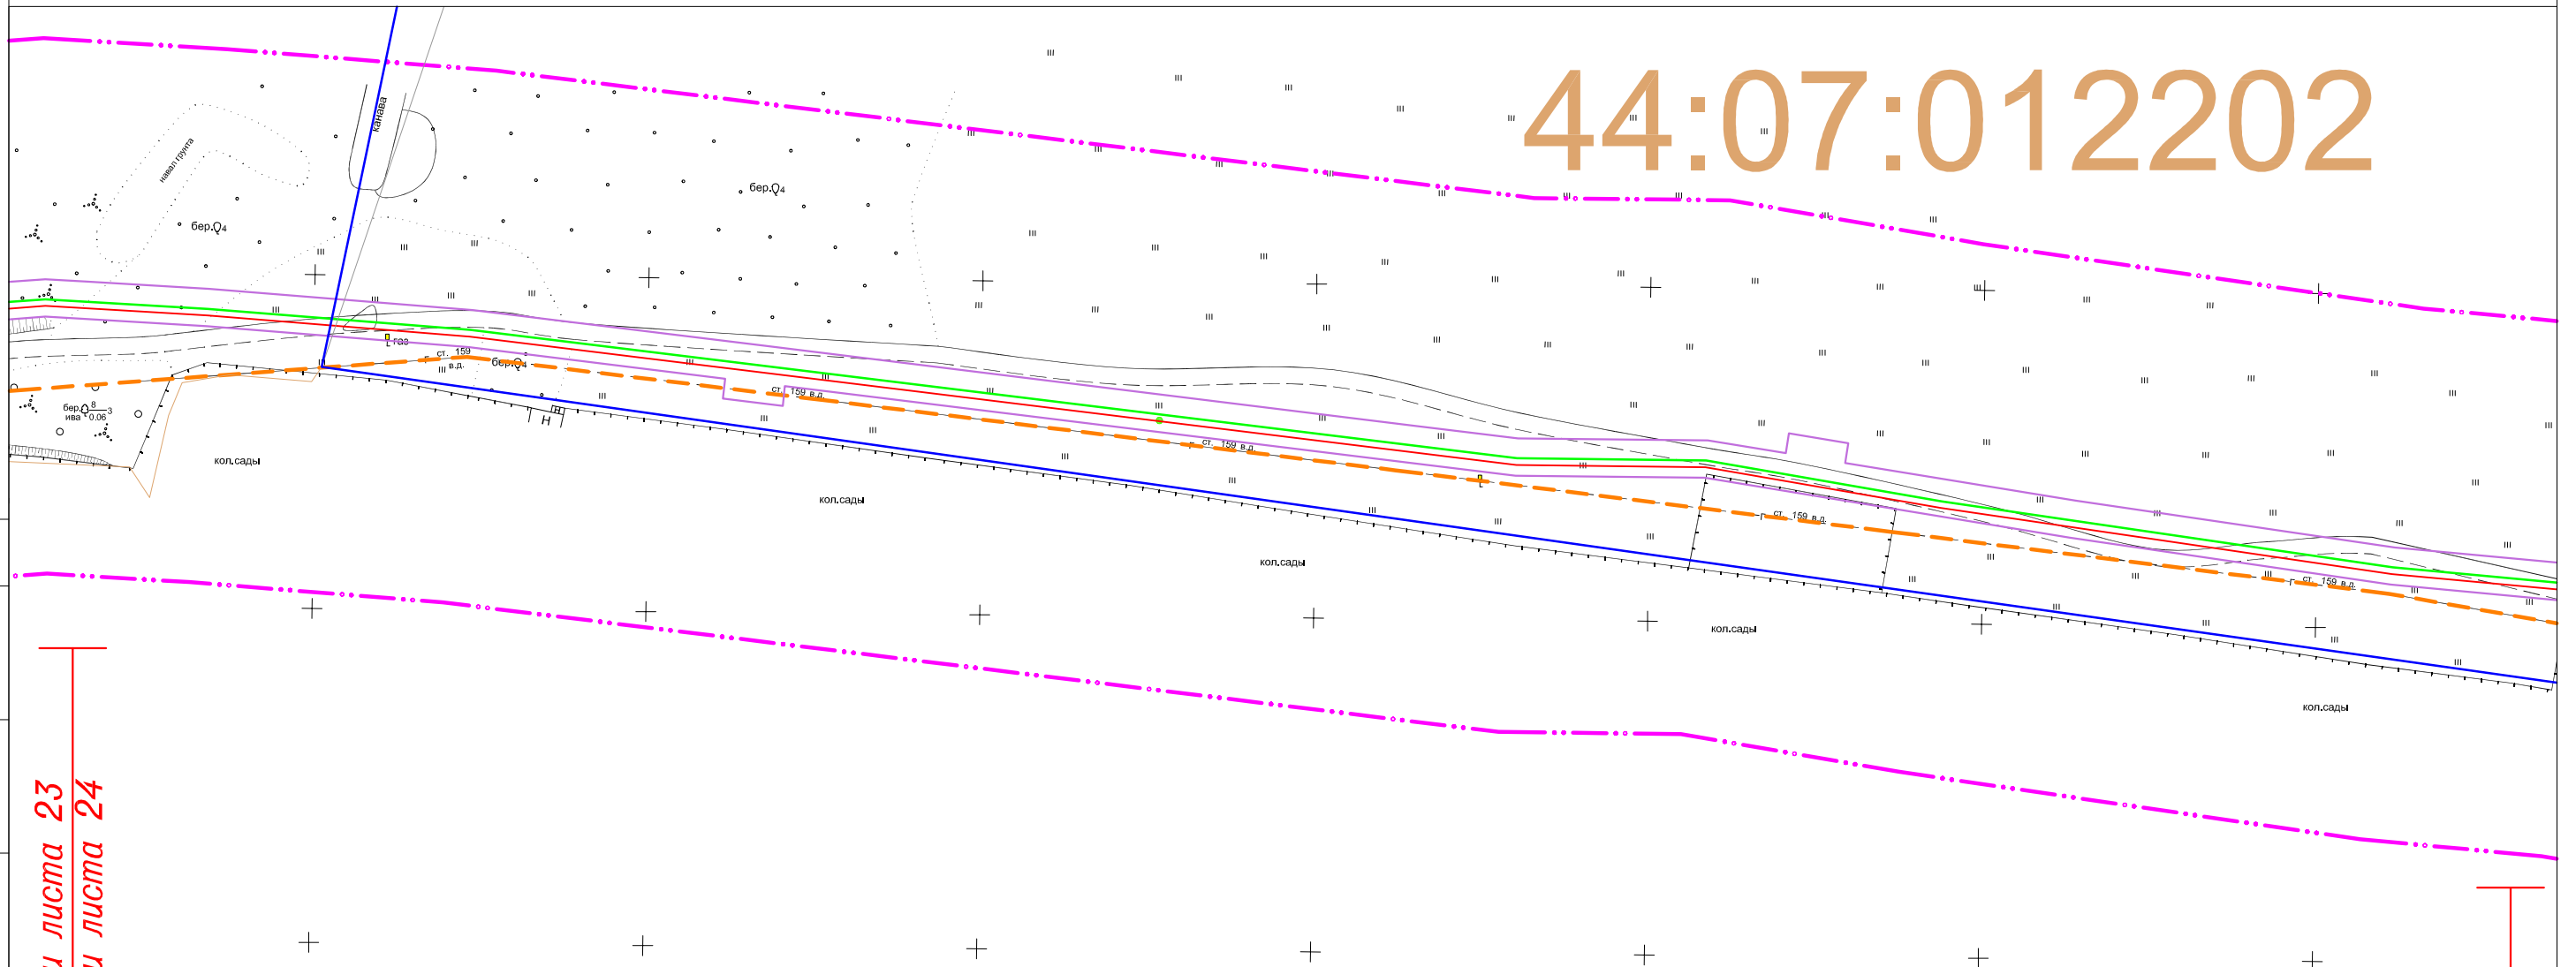

СОГЛАСОВАНО

Линия сводки листа 23
Линия сводки листа 24

Линия сводки листа 24
Линия сводки листа 25

Взам. инв. N

Подпись и дата

Инв. N подл


Система координат: МСК-44

Изм.	Кол.уч.	Лист	N док	Подпись	Дата

11795-ППТ


Лист
24

ФОРМАТ А3

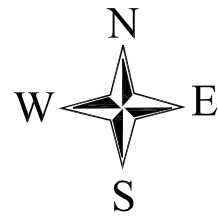

ЧЕРТЕЖ РАЗМЕЩЕНИЯ ИНЖЕНЕРНЫХ СЕТЕЙ И СООРУЖЕНИЙ

"Межпоселковый газопровод высокого давления в пос.Волжский в г.Кострома"

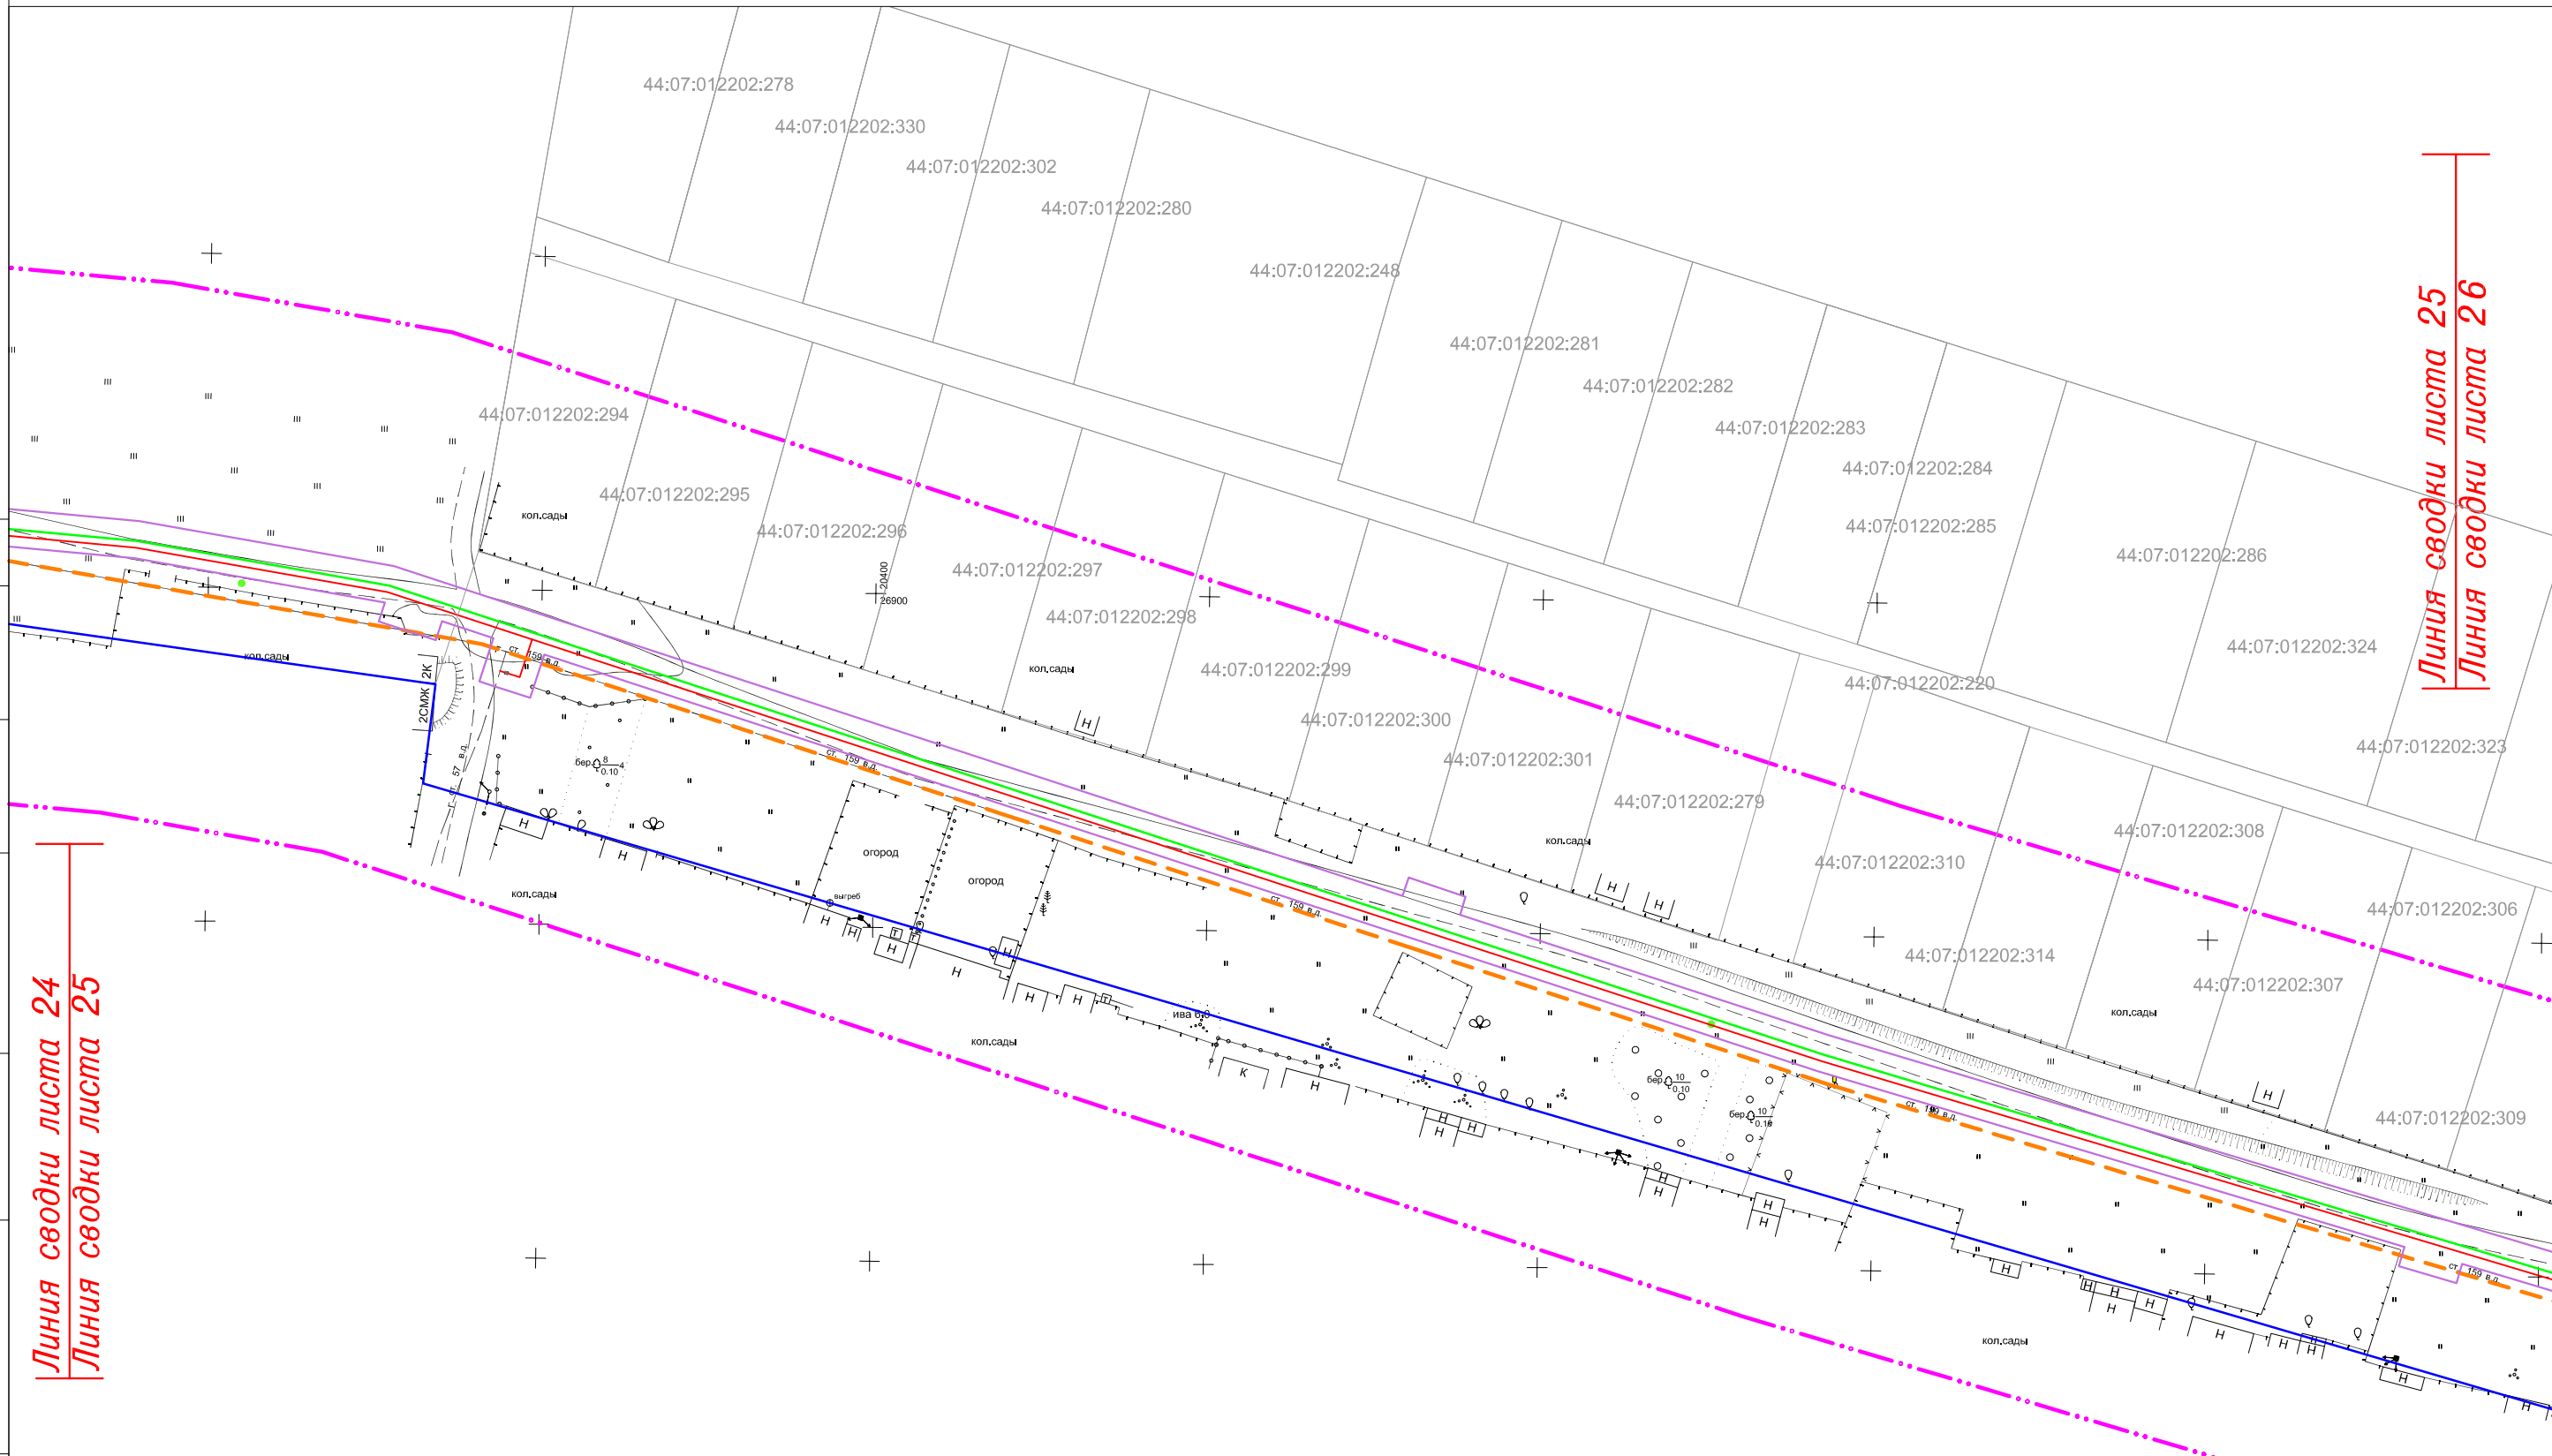

Линия сводки листа 24
Линия сводки листа 25

Линия сводки листа 25
Линия сводки листа 26

СОГЛАСОВАНО

Инв. N подл	Подпись и дата	Взам. инв. N
-------------	----------------	--------------


Система координат: МСК-44

Изм.	Кол.уч.	Лист	N док	Подпись	Дата
------	---------	------	-------	---------	------

11795-ППТ

Лист
25

ФОРМАТ А3

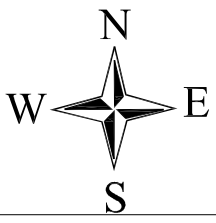


ЧЕРТЕЖ РАЗМЕЩЕНИЯ ИНЖЕНЕРНЫХ СЕТЕЙ И СООРУЖЕНИЙ

"Межпоселковый газопровод высокого давления в пос. Волжский в г. Кострома"

Линия сводки листа 25
Линия сводки листа 26

Линия сводки листа 26
Линия сводки листа 27

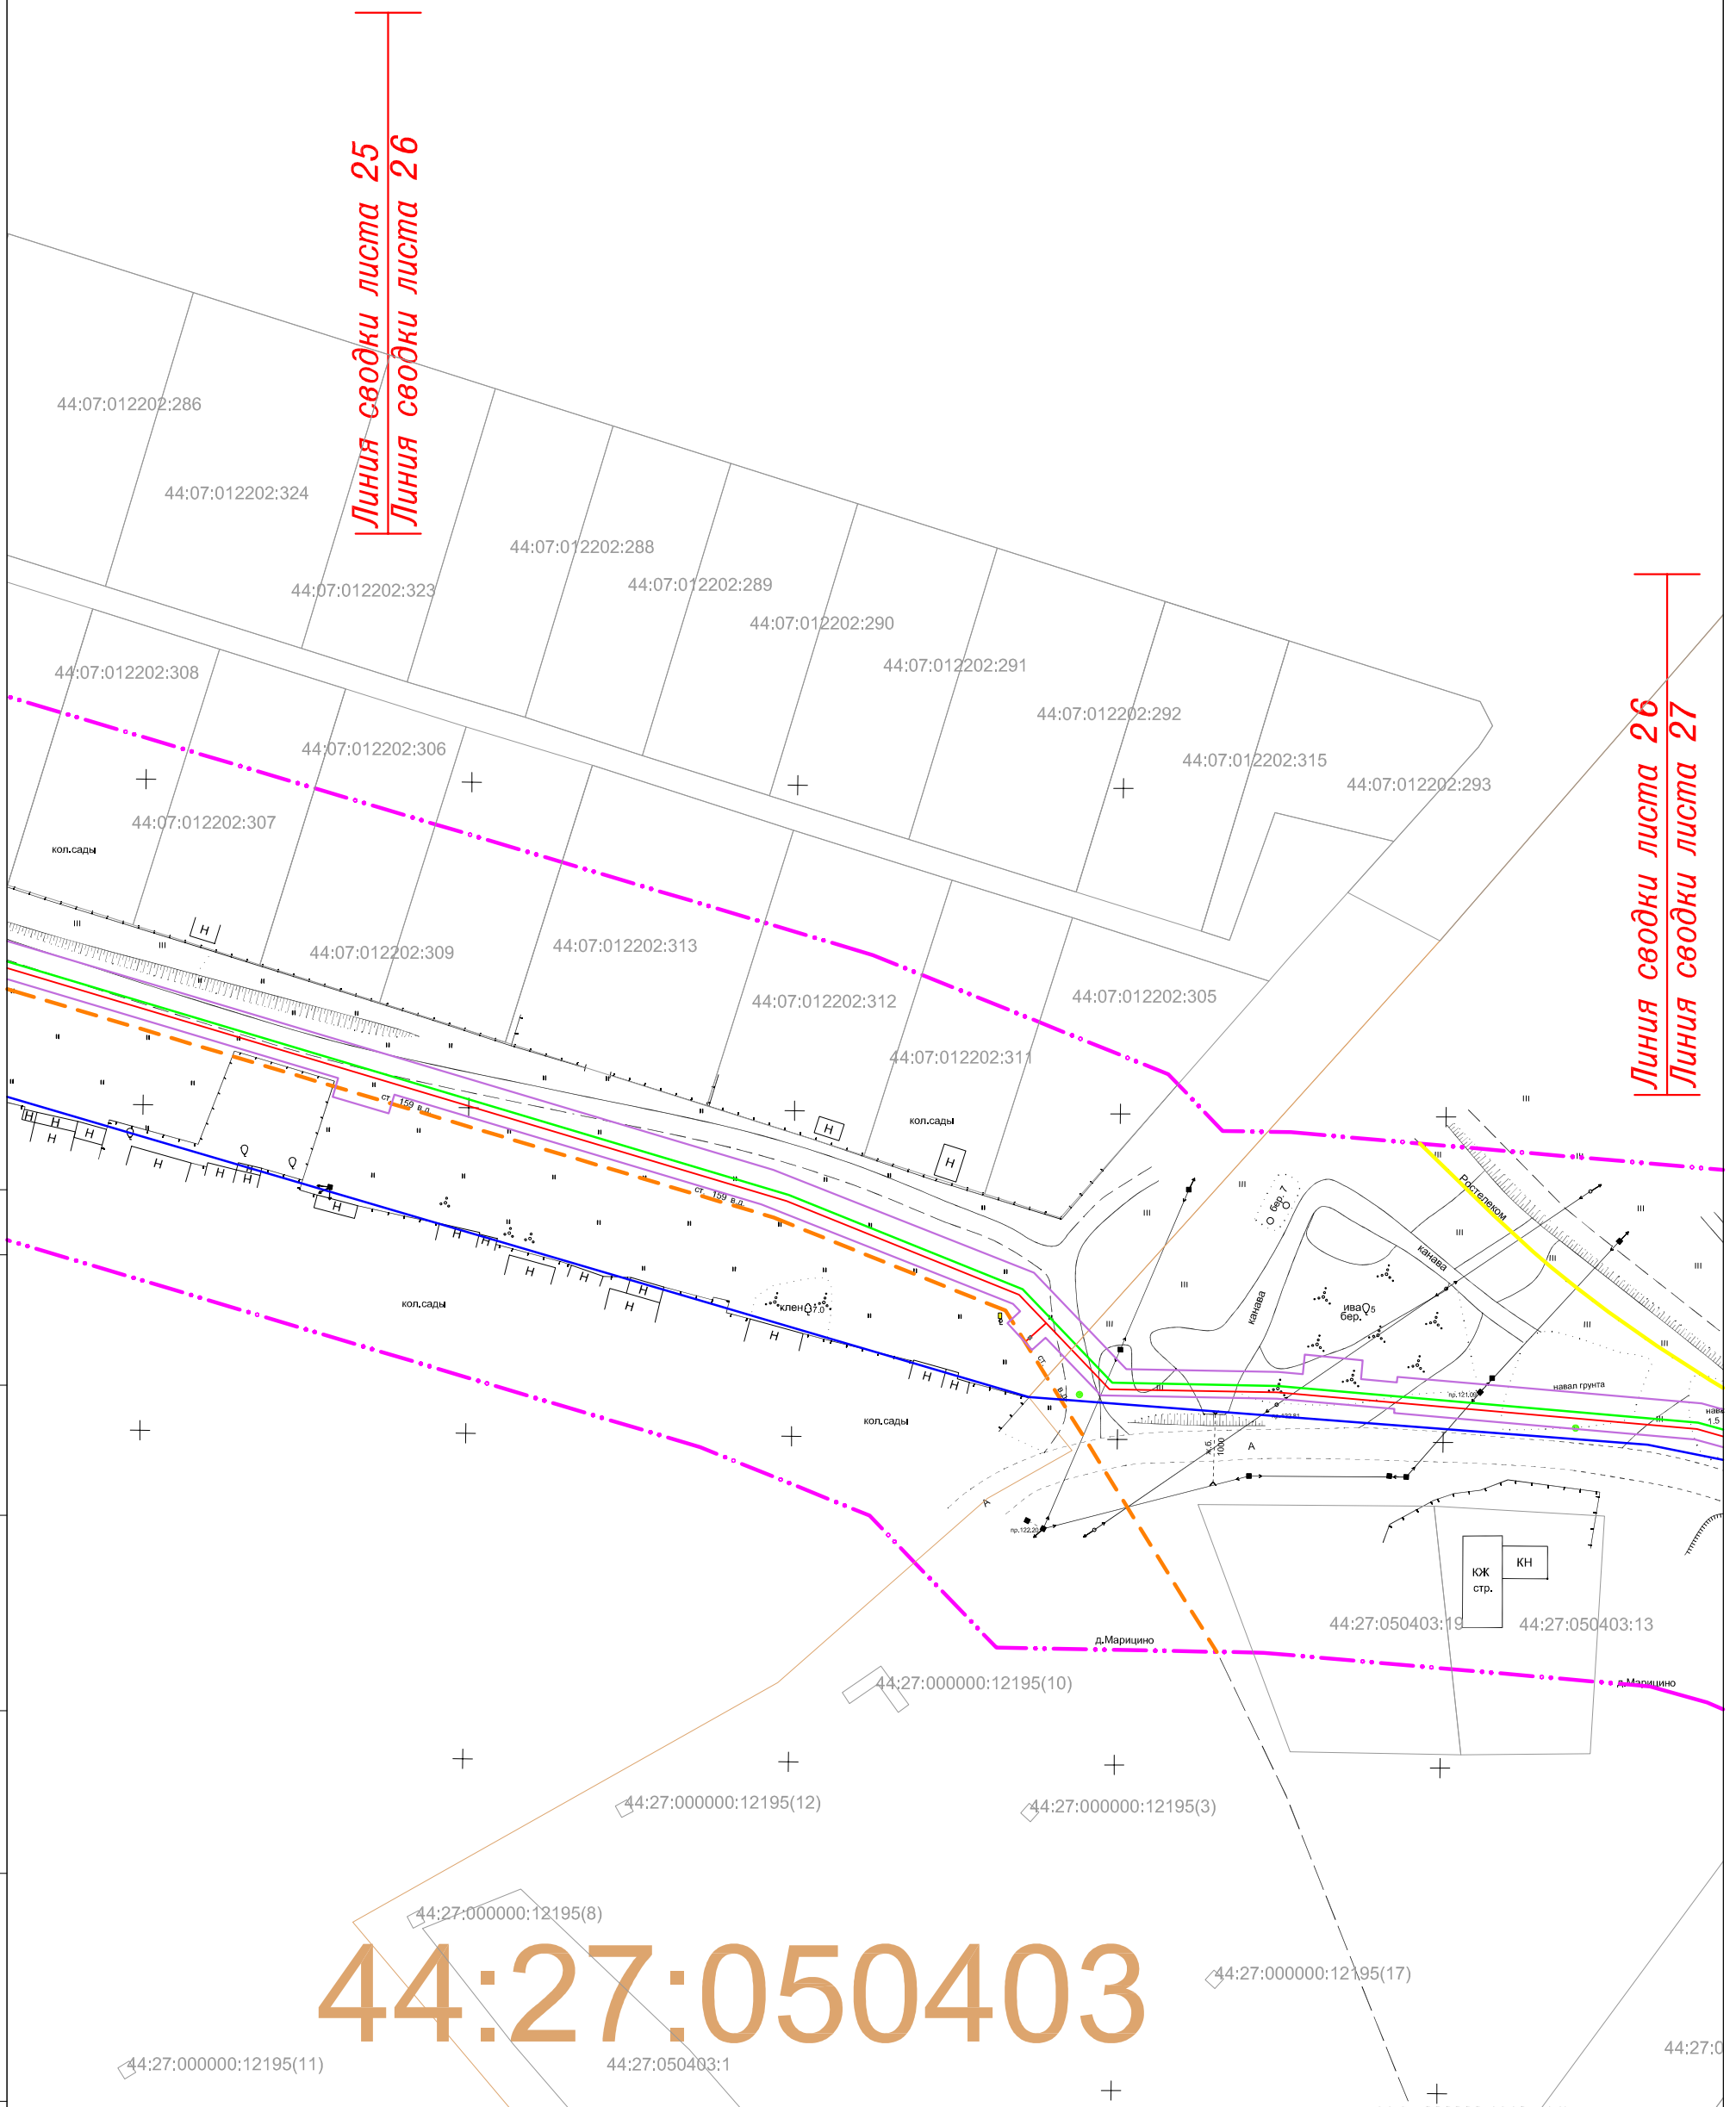

СОГЛАСОВАНО

Инв. N подл. Подпись и дата. Взам. инв. N


Изм.	Кол.уч.	Лист	N док.	Подпись	Дата

11795-ПШТ

Система координат: МСК-44

Лист
26

ФОРМАТ А3

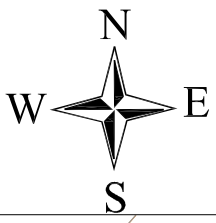


ЧЕРТЕЖ РАЗМЕЩЕНИЯ ИНЖЕНЕРНЫХ СЕТЕЙ И СООРУЖЕНИЙ

"Межпоселковый газопровод высокого давления в пос.Волжский в г.Кострома"

44:07:012205

Линия сводки листа 26
Линия сводки листа 27

Линия сводки листа 27
Линия сводки листа 28

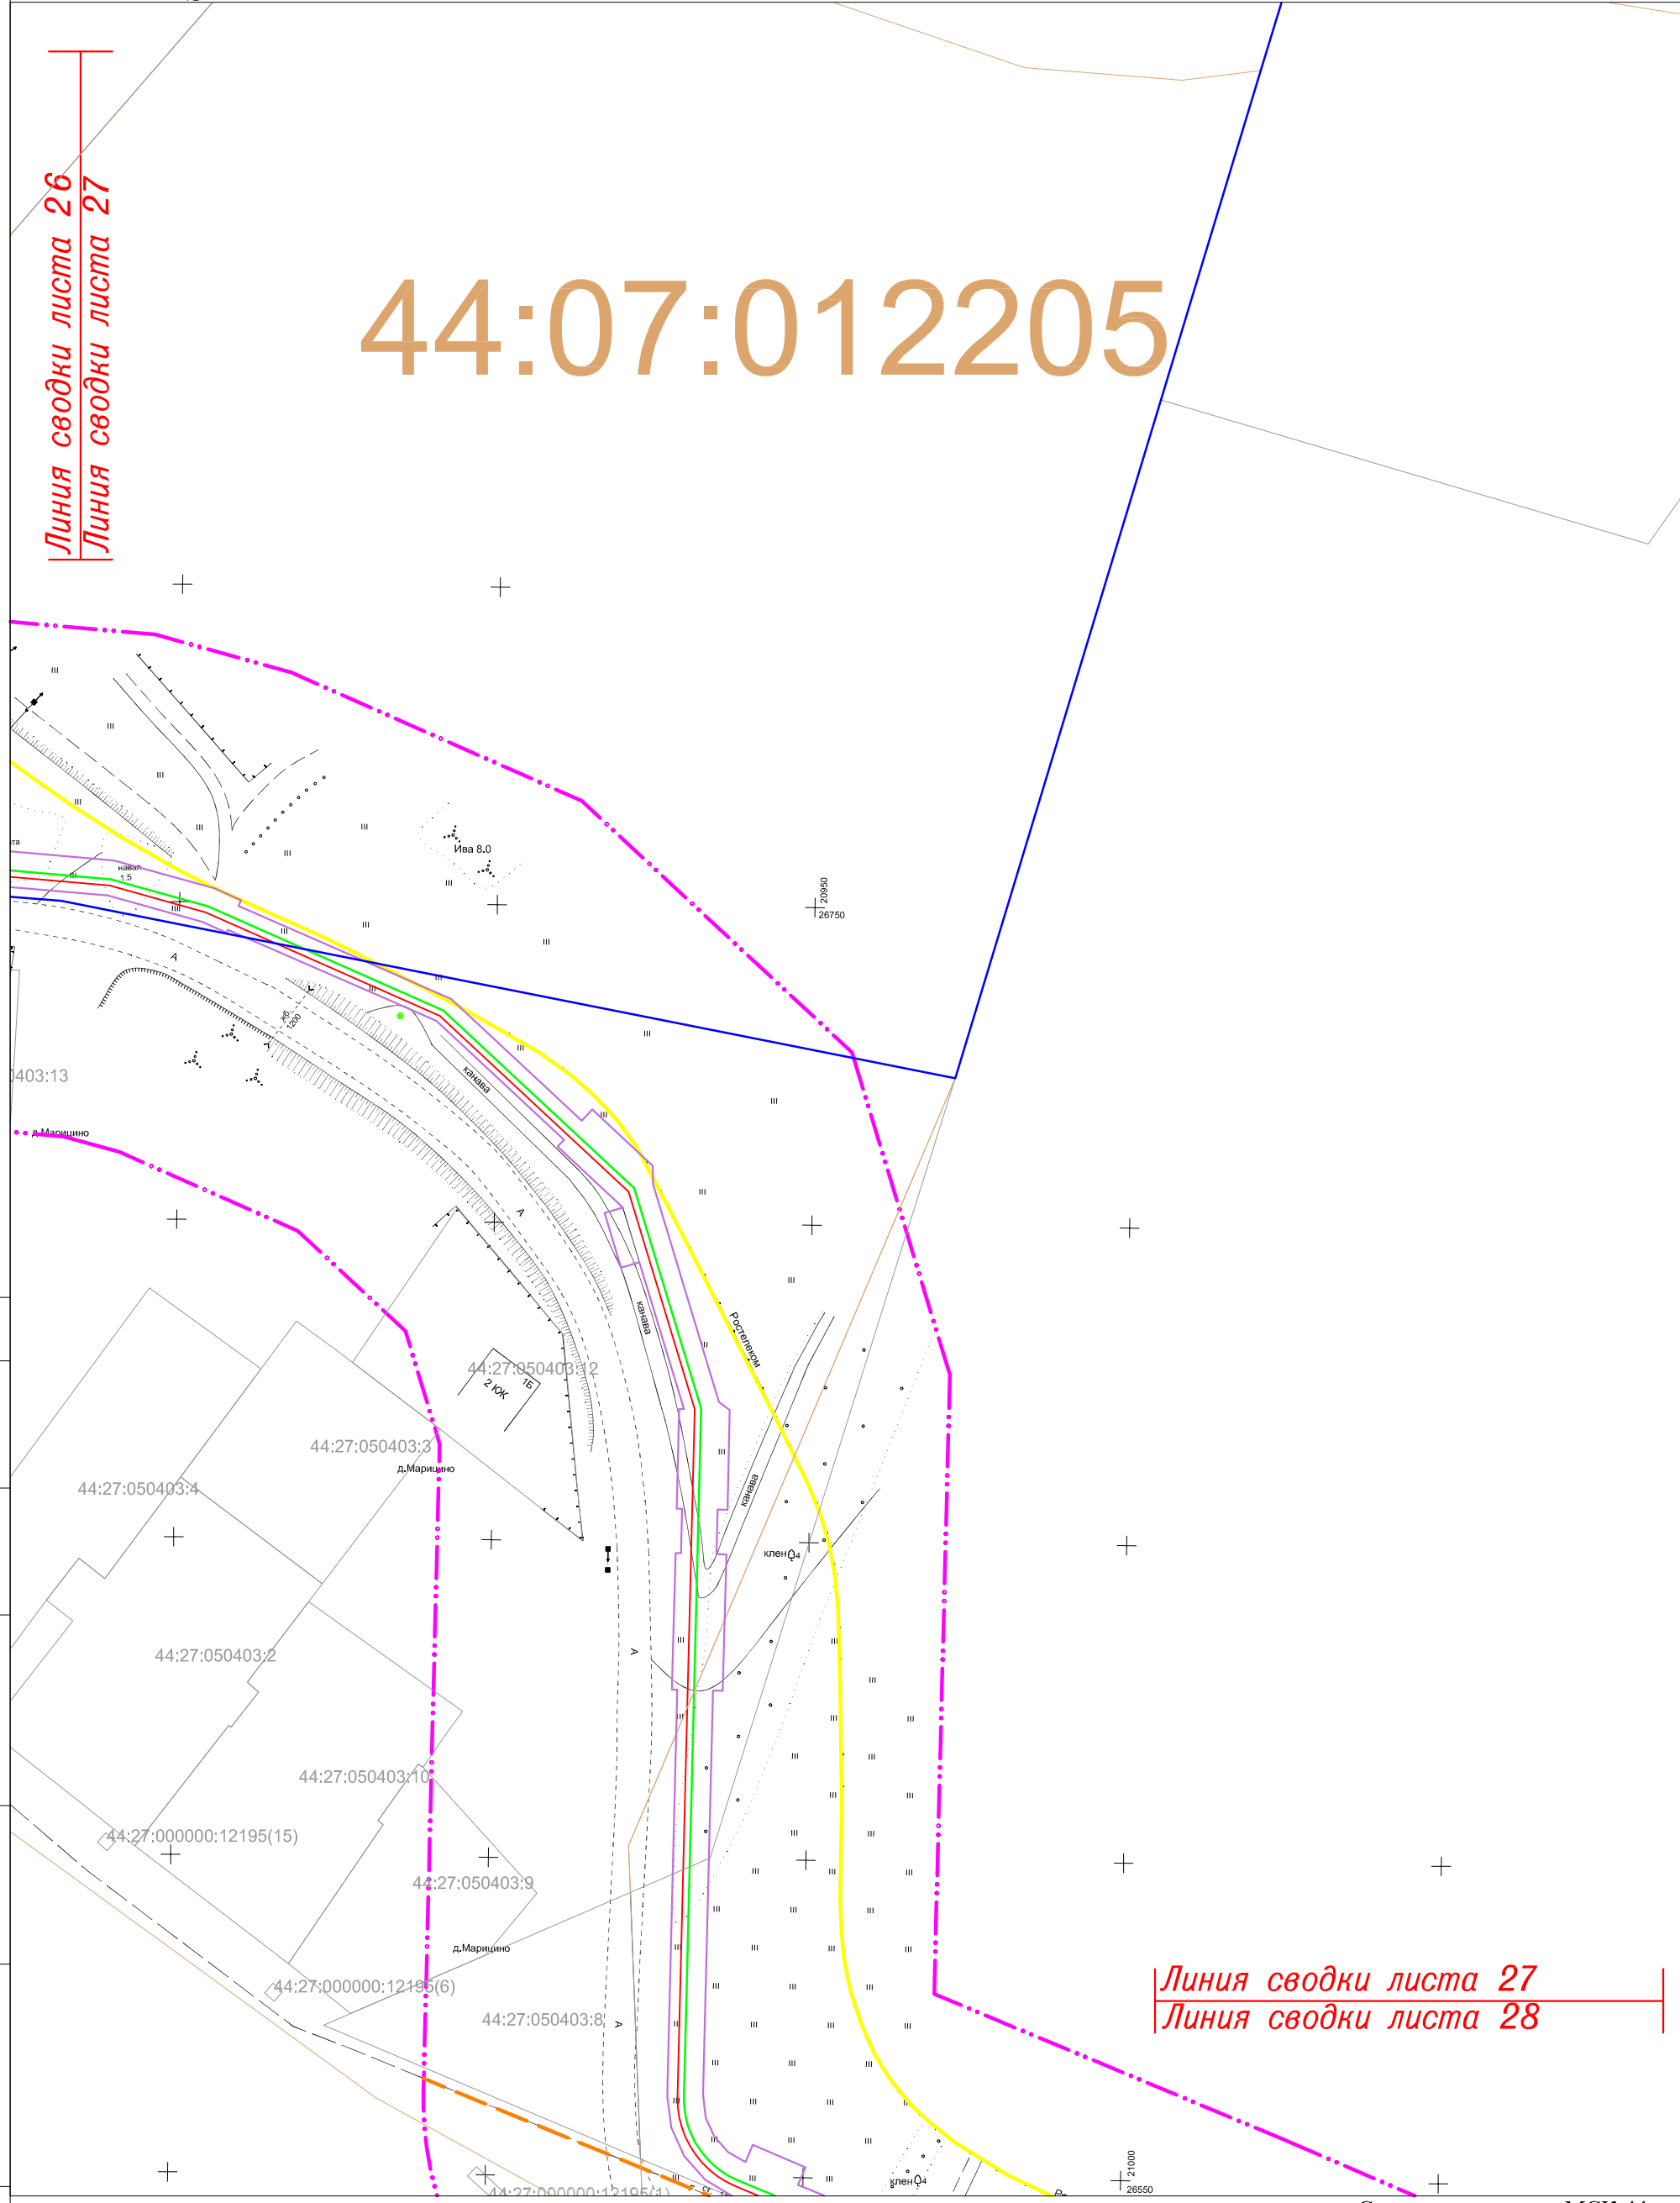


СОГЛАСОВАНО				
Инв. N подл				
Подпись и дата				
Взам. инв. N				

Изм.	Кол.уч.	Лист	N док	Подпись	Дата

11795-ПШТ

Система координат: МСК-44

Лист
27

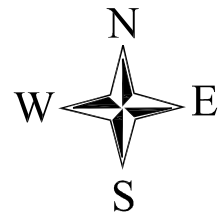

ЧЕРТЕЖ РАЗМЕЩЕНИЯ ИНЖЕНЕРНЫХ СЕТЕЙ И СООРУЖЕНИЙ

"Межпоселковый газопровод высокого давления в пос.Волжский в г.Кострома"



СОГЛАСОВАНО

Инд. N подл	Подпись и дата	Взам. инв. N


Система координат: МСК-44

Изм.	Кол.уч.	Лист	N док	Подпись	Дата

11795-ППТ

Лист
28

ФОРМАТ А3

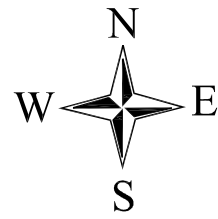

ЧЕРТЕЖ РАЗМЕЩЕНИЯ ИНЖЕНЕРНЫХ СЕТЕЙ И СООРУЖЕНИЙ

"Межпоселковый газопровод высокого давления в пос. Волжский в г. Кострома"

44:27:050301:13

Линия сводки листа 28
Линия сводки листа 29


44:27:050301

СОГЛАСОВАНО

Взам. инв. N

Подпись и дата

Инв. N подл

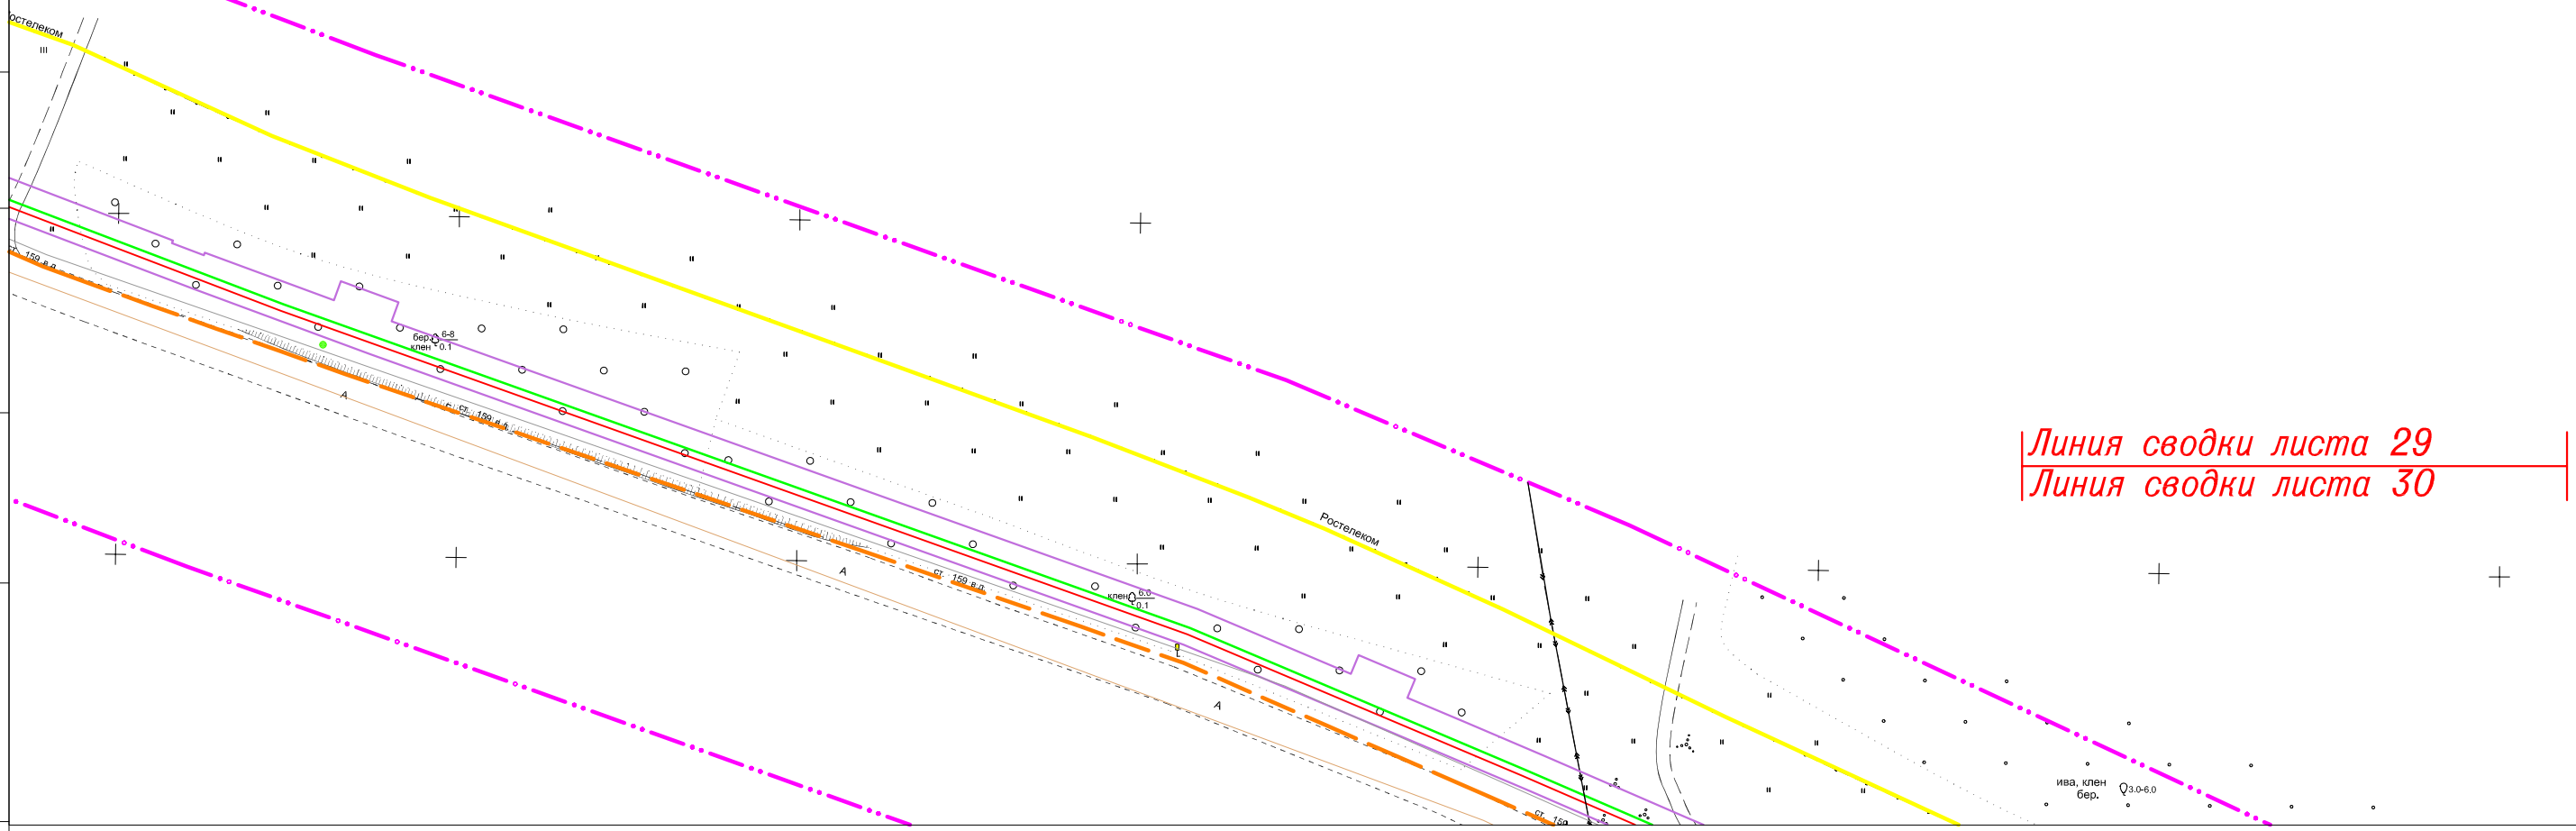

Линия сводки листа 29
Линия сводки листа 30

Система координат: МСК-44


Изм.	Кол.уч.	Лист	N док	Подпись	Дата

11795-ППТ

Лист

29


ФОРМАТ А3

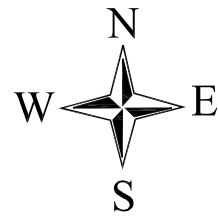

ЧЕРТЕЖ РАЗМЕЩЕНИЯ ИНЖЕНЕРНЫХ СЕТЕЙ И СООРУЖЕНИЙ

"Межпоселковый газопровод высокого давления в пос.Волжский в г.Кострома"

Линия сводки листа 29
Линия сводки листа 30

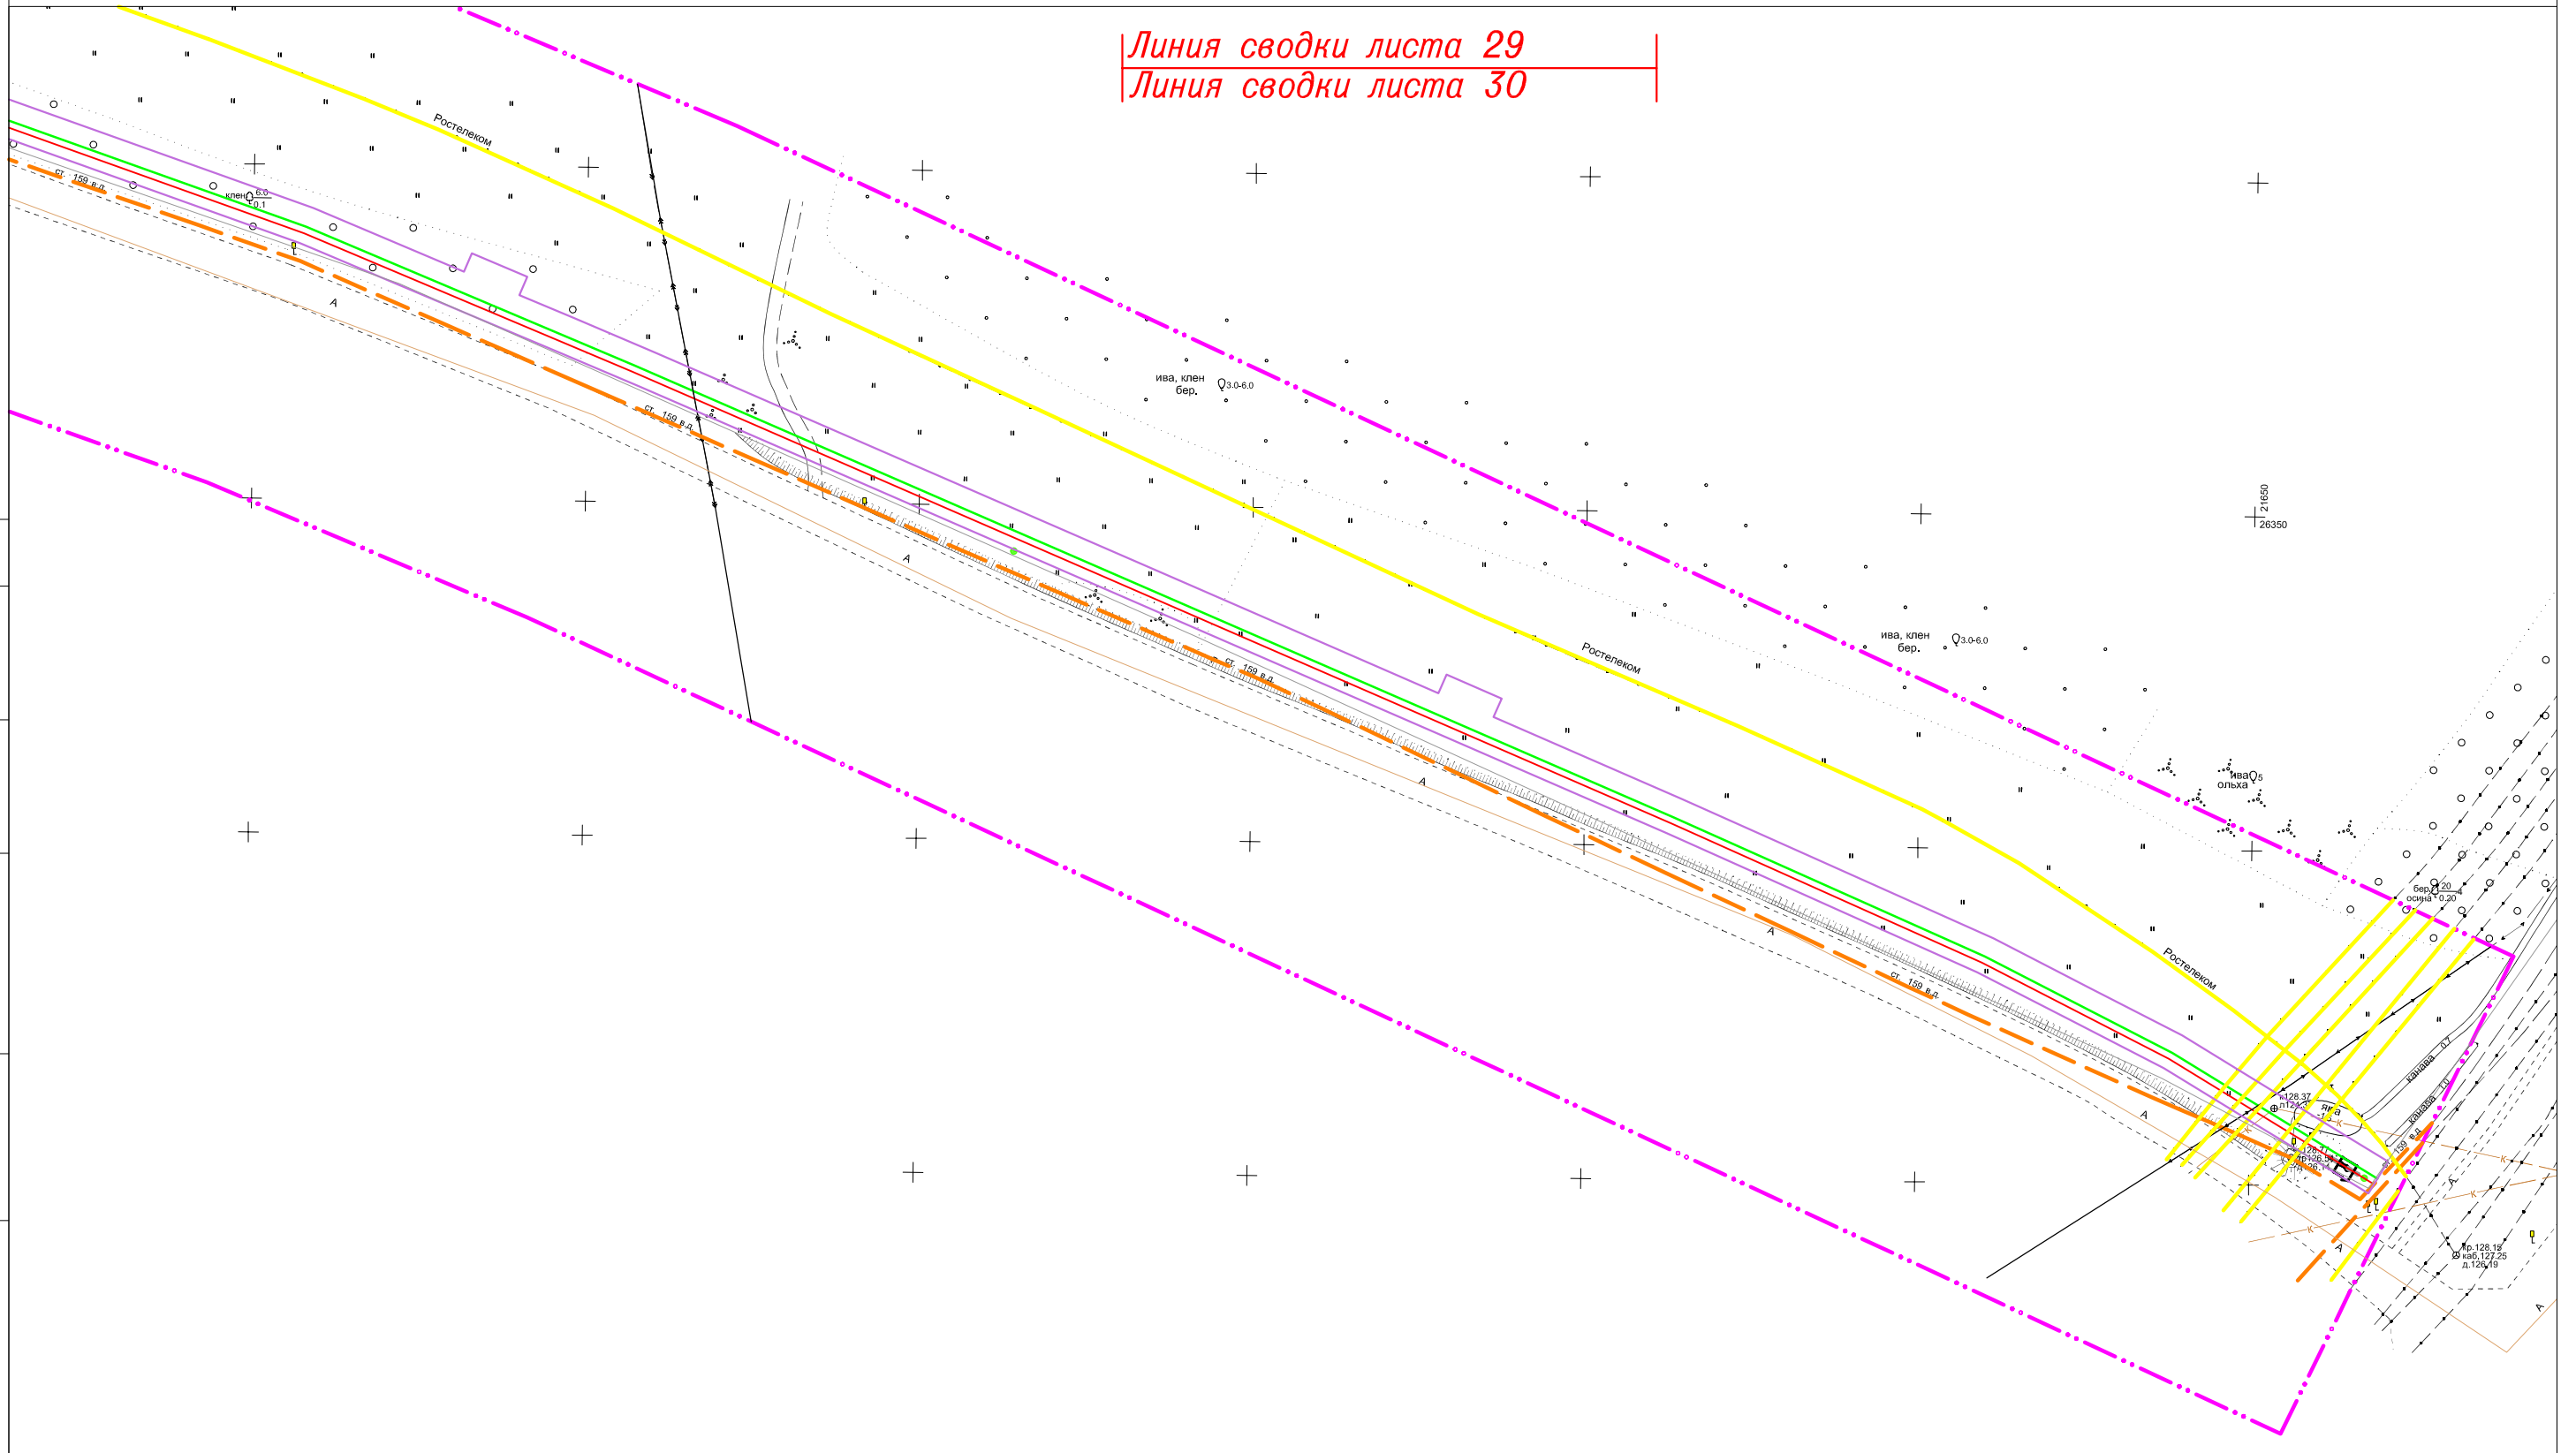

СОГЛАСОВАНО

Взам. инв. N

Подпись и дата

Инв. N подл

Система координат: МСК-44

Изм.	Кол.уч.	Лист	N док	Подпись	Дата

11795-ППТ

Лист

30

ФОРМАТ А3