


# ЧЕРТЕЖ ОРГАНИЗАЦИИ ТРАНСПОРТА И СЕТИ ДОРОГ И УЛИЦ

## "Межпоселковый газопровод высокого давления в пос.Волжский в г.Кострома"

### УСЛОВНЫЕ ОБОЗНАЧЕНИЯ:

- Граница участка, сведения о которой внесены в ГКН
- 44:07:012205:10 Кадастровый номер участка, сведения о котором внесены в ГКН
- Граница кадастрового квартала
- 44:07:012205 Кадастровый номер кадастрового квартала
- Зона строительства объекта
- Граница проектируемой территории
- Проектируемый газопровод высокого давления
- Провод-спутник
- Существующий газопровод
- Водопровод
- Канализация
- Линии связи
- ← → Линии электропередач 10 кВ
- ← → Линии электропередач 0,4 кВ
- Проектируемые красные линии
- Граница города Костромы

### СХЕМА РАСПОЛОЖЕНИЯ ЛИСТОВ:

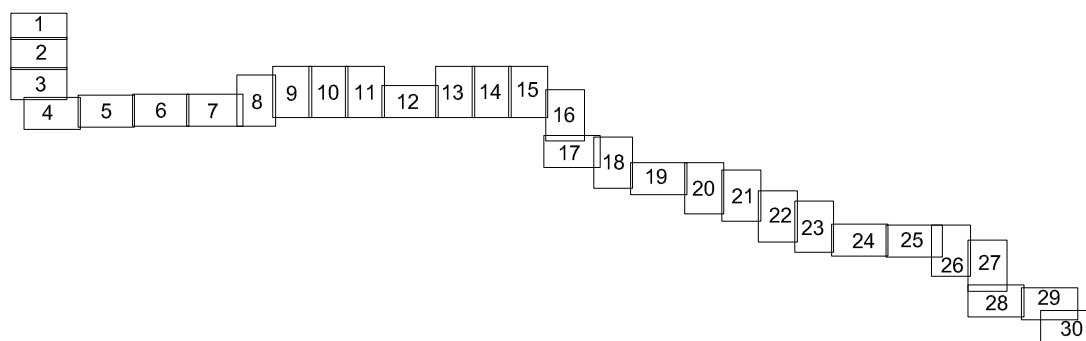

СОГЛАСОВАНО

Индв. N подл. Подпись и дата. Взам. инв. N


					11795-ППТ					
					Проект планировки и проект межевания территории под размещение линейного объекта «Межпоселковый газопровод высокого давления к пос. Волжский г.Кострома»					
Изм.	Кол.уч.	Лист	№ док.	Подпись	Дата	Проект планировки территории Материалы основной (утверждаемой) части проекта	Стадия	Лист	Листов	
Директор				Федосин	11.2016		Чертеж организации транспорта и сети дорог и улиц Условные обозначения	П	1	1
Гл. инженер				Гладушев	11.2016					
Исполнитель				Печенегавская	11.2016	ООО "Геоизыскания" г. Рязань, 2016 г				





# ЧЕРТЕЖ ОРГАНИЗАЦИИ ТРАНСПОРТА И СЕТИ ДОРОГ И УЛИЦ

"Межпоселковый газопровод высокого давления в пос.Волжский в г.Кострома"

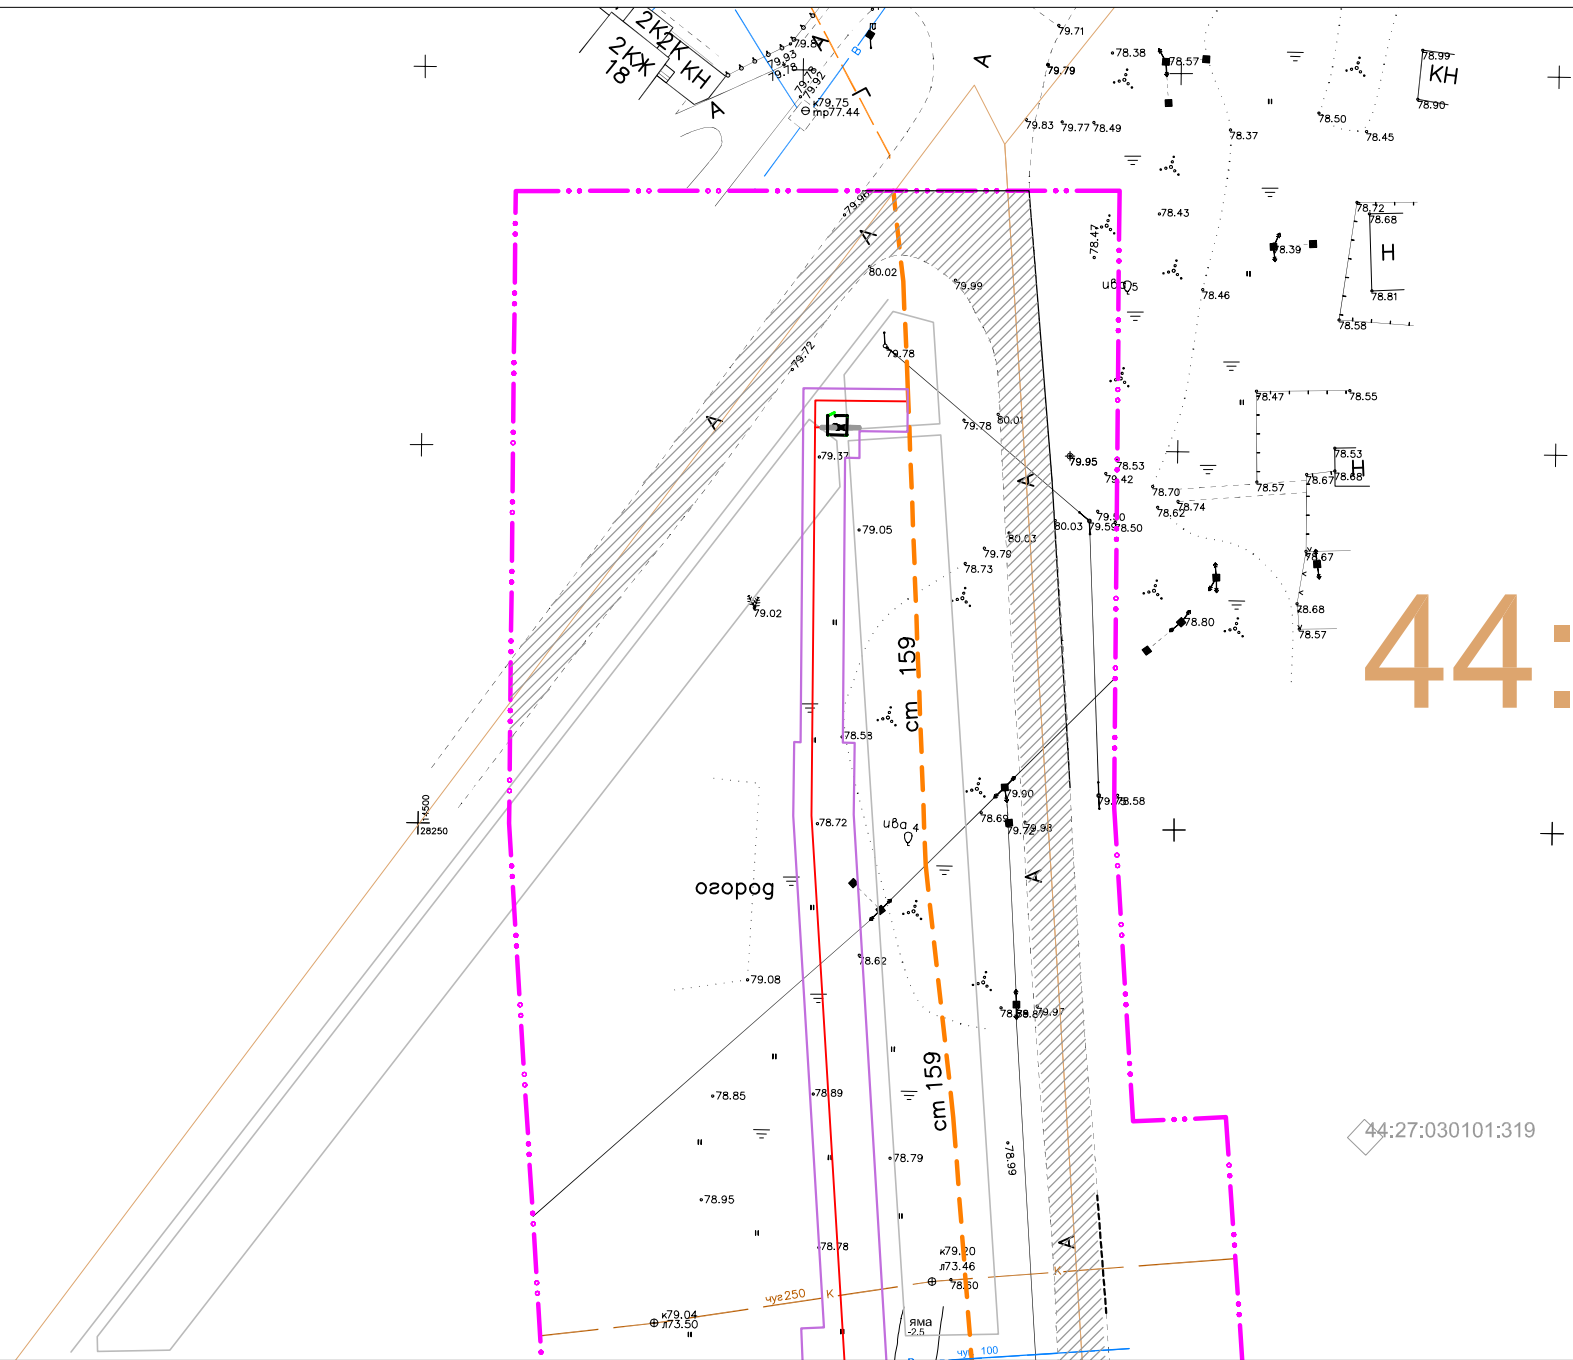

44:27:030101

Линия сводки листа 1  
Линия сводки листа 2


Система координат: МСК-44

СОГЛАСОВАНО

Инд. N подл.	Подпись и дата	Взам. инв. N

11795-ППТ							
Проект планировки и проект межевания территории под размещение линейного объекта «Межпоселковый газопровод высокого давления к пос. Волжский г.Кострома»							
Изм.	Кол.уч.	Лист	№ док.	Подпись	Дата		
Директор	Фатеев	1	2016				
Гл. инженер	Гладышев	1	2016				
Исполнитель	Печенеговская	1	2016				
Проект планировки территории Материалы основной (утверждаемой) части проекта					Стадия	Лист	Листов
					П	1	30
Чертеж организации транспорта и сети дорог и улиц Масштаб 1:1000					ООО "Геоизыскания" г. Рязань, 2016 г		


ФОРМАТ А3

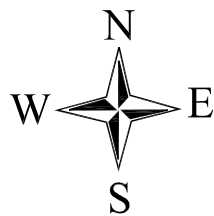

# ЧЕРТЕЖ ОРГАНИЗАЦИИ ТРАНСПОРТА И СЕТИ ДОРОГ И УЛИЦ

## "Межпоселковый газопровод высокого давления в пос.Волжский в г.Кострома"

Линия сводки листа 1  
Линия сводки листа 2

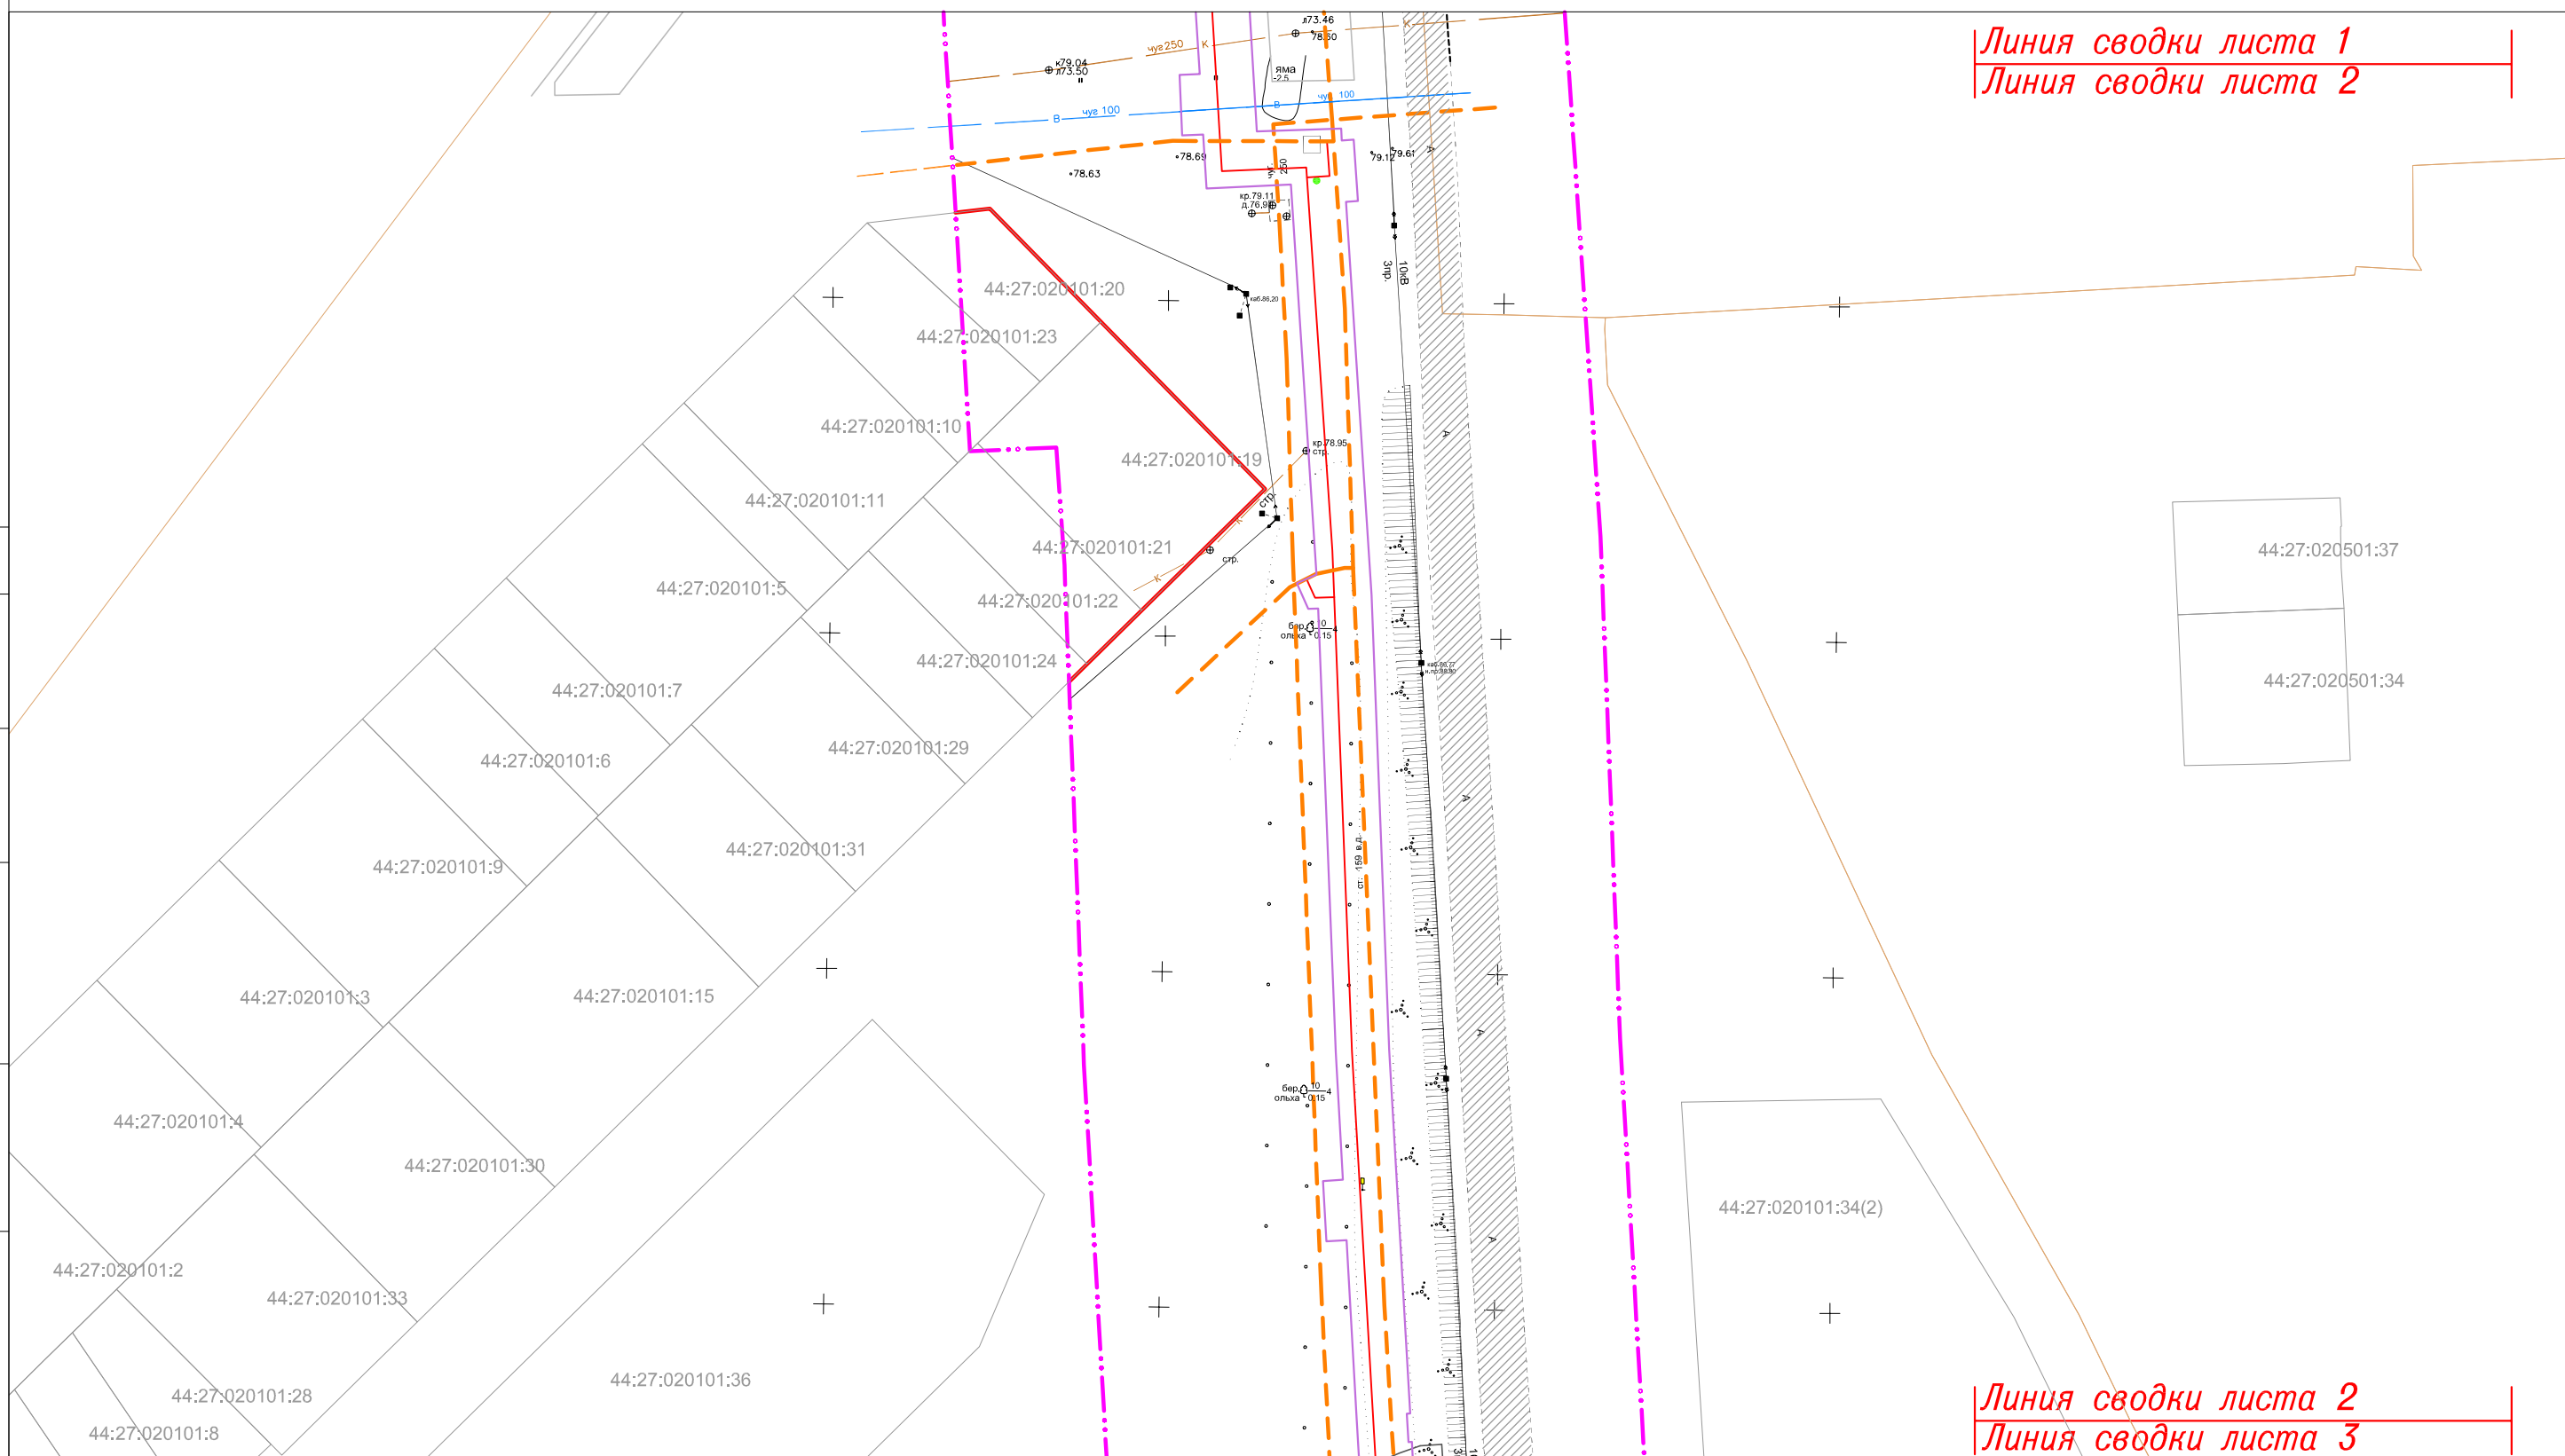

44:27:020501:37

44:27:020501:34

44:27:020101:34(2)

Линия сводки листа 2  
Линия сводки листа 3

Система координат: МСК-44

СОГЛАСОВАНО

Взам. инв. N

Подпись и дата

Инв. N подл


Изм.	Кол.уч.	Лист	N док	Подпись	Дата

11795-ППТ

Лист


2

ФОРМАТ А3

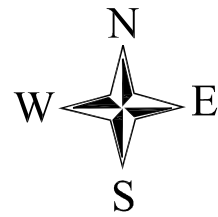

# ЧЕРТЕЖ ОРГАНИЗАЦИИ ТРАНСПОРТА И СЕТИ ДОРОГ И УЛИЦ

## "Межпоселковый газопровод высокого давления в пос.Волжский в г.Кострома"

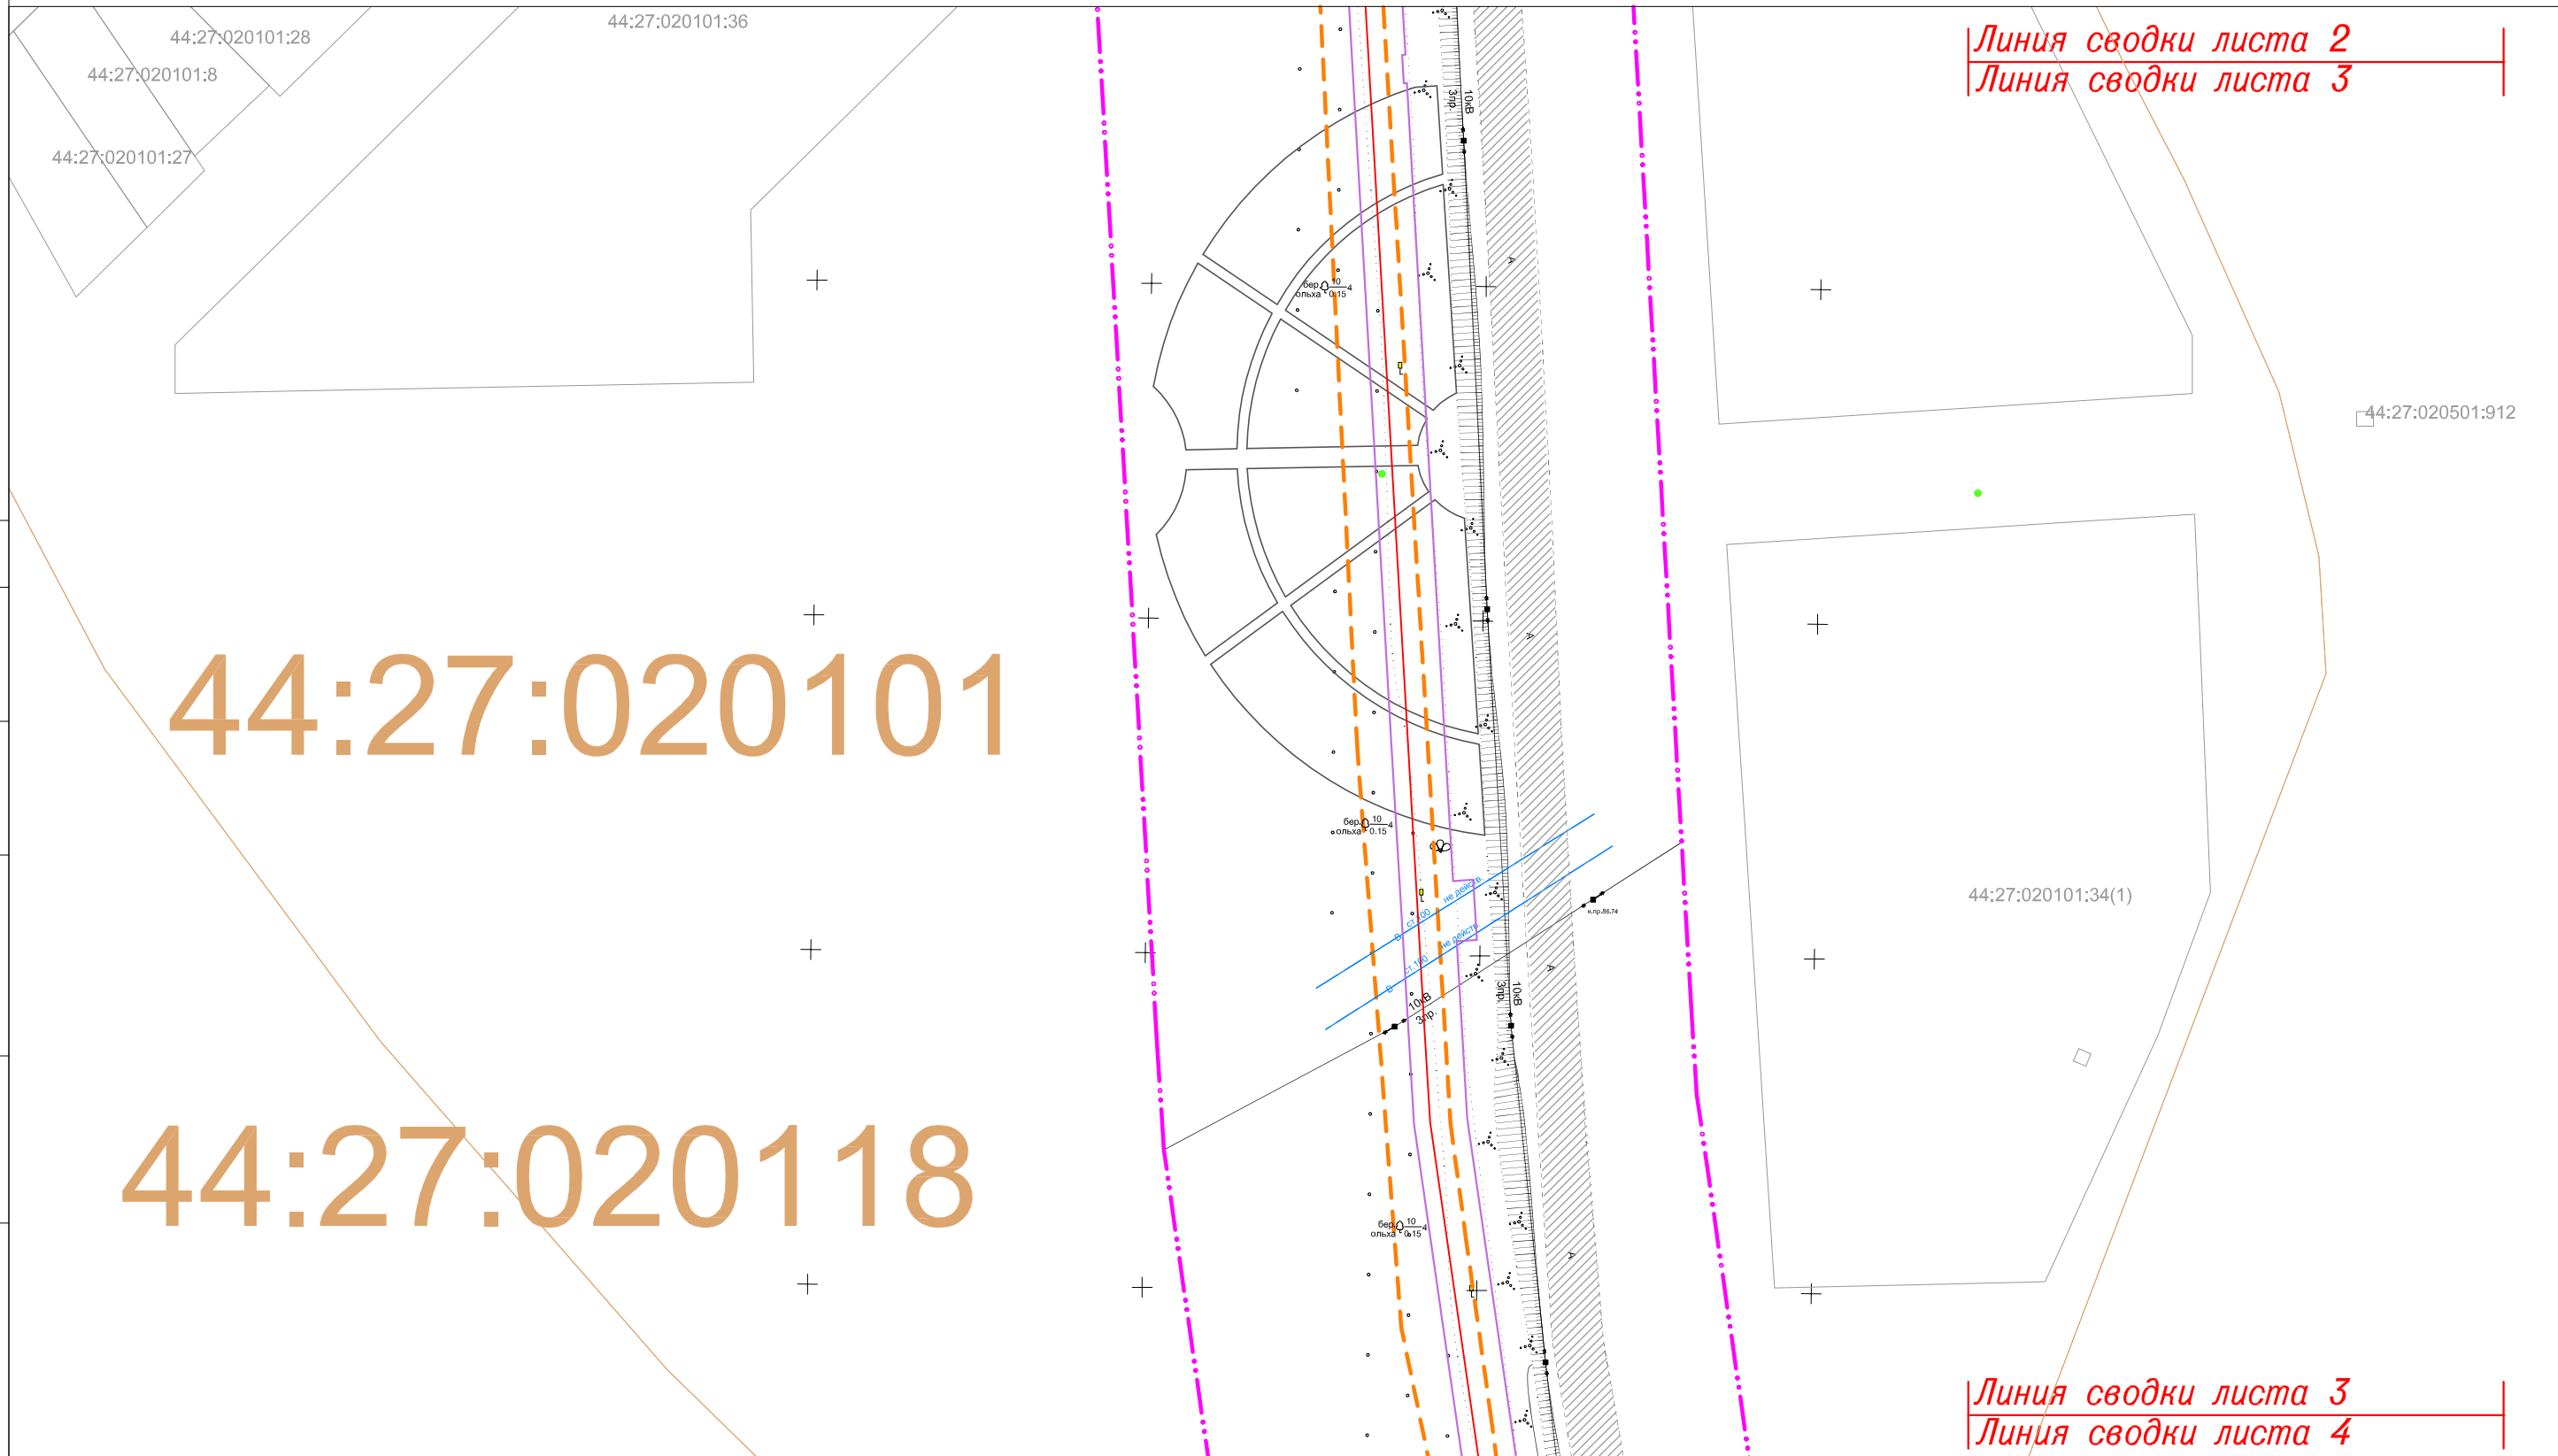

Линия сводки листа 2  
Линия сводки листа 3

Линия сводки листа 3  
Линия сводки листа 4

# 44:27:020101

# 44:27:020118

СОГЛАСОВАНО

Инд. N подл.
Подпись и дата
Взам. инв. N


Система координат: МСК-44

Изм.	Кол.уч.	Лист	N док	Подпись	Дата

11795-ППТ

Лист
3

ФОРМАТ А3

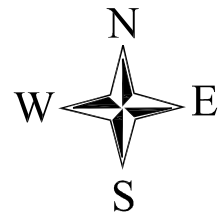

ЧЕРТЕЖ ОРГАНИЗАЦИИ ТРАНСПОРТА И СЕТИ ДОРОГ И УЛИЦ  
 "Межпоселковый газопровод высокого давления в пос.Волжский в г.Кострома"

Линия сводки листа 3  
 Линия сводки листа 4

44:27:020203  
 44:27:020204

Линия сводки листа 4  
 Линия сводки листа 5


44:27:020201

СОГЛАСОВАНО

Взам. инв. N

Подпись и дата

Инв. N подл

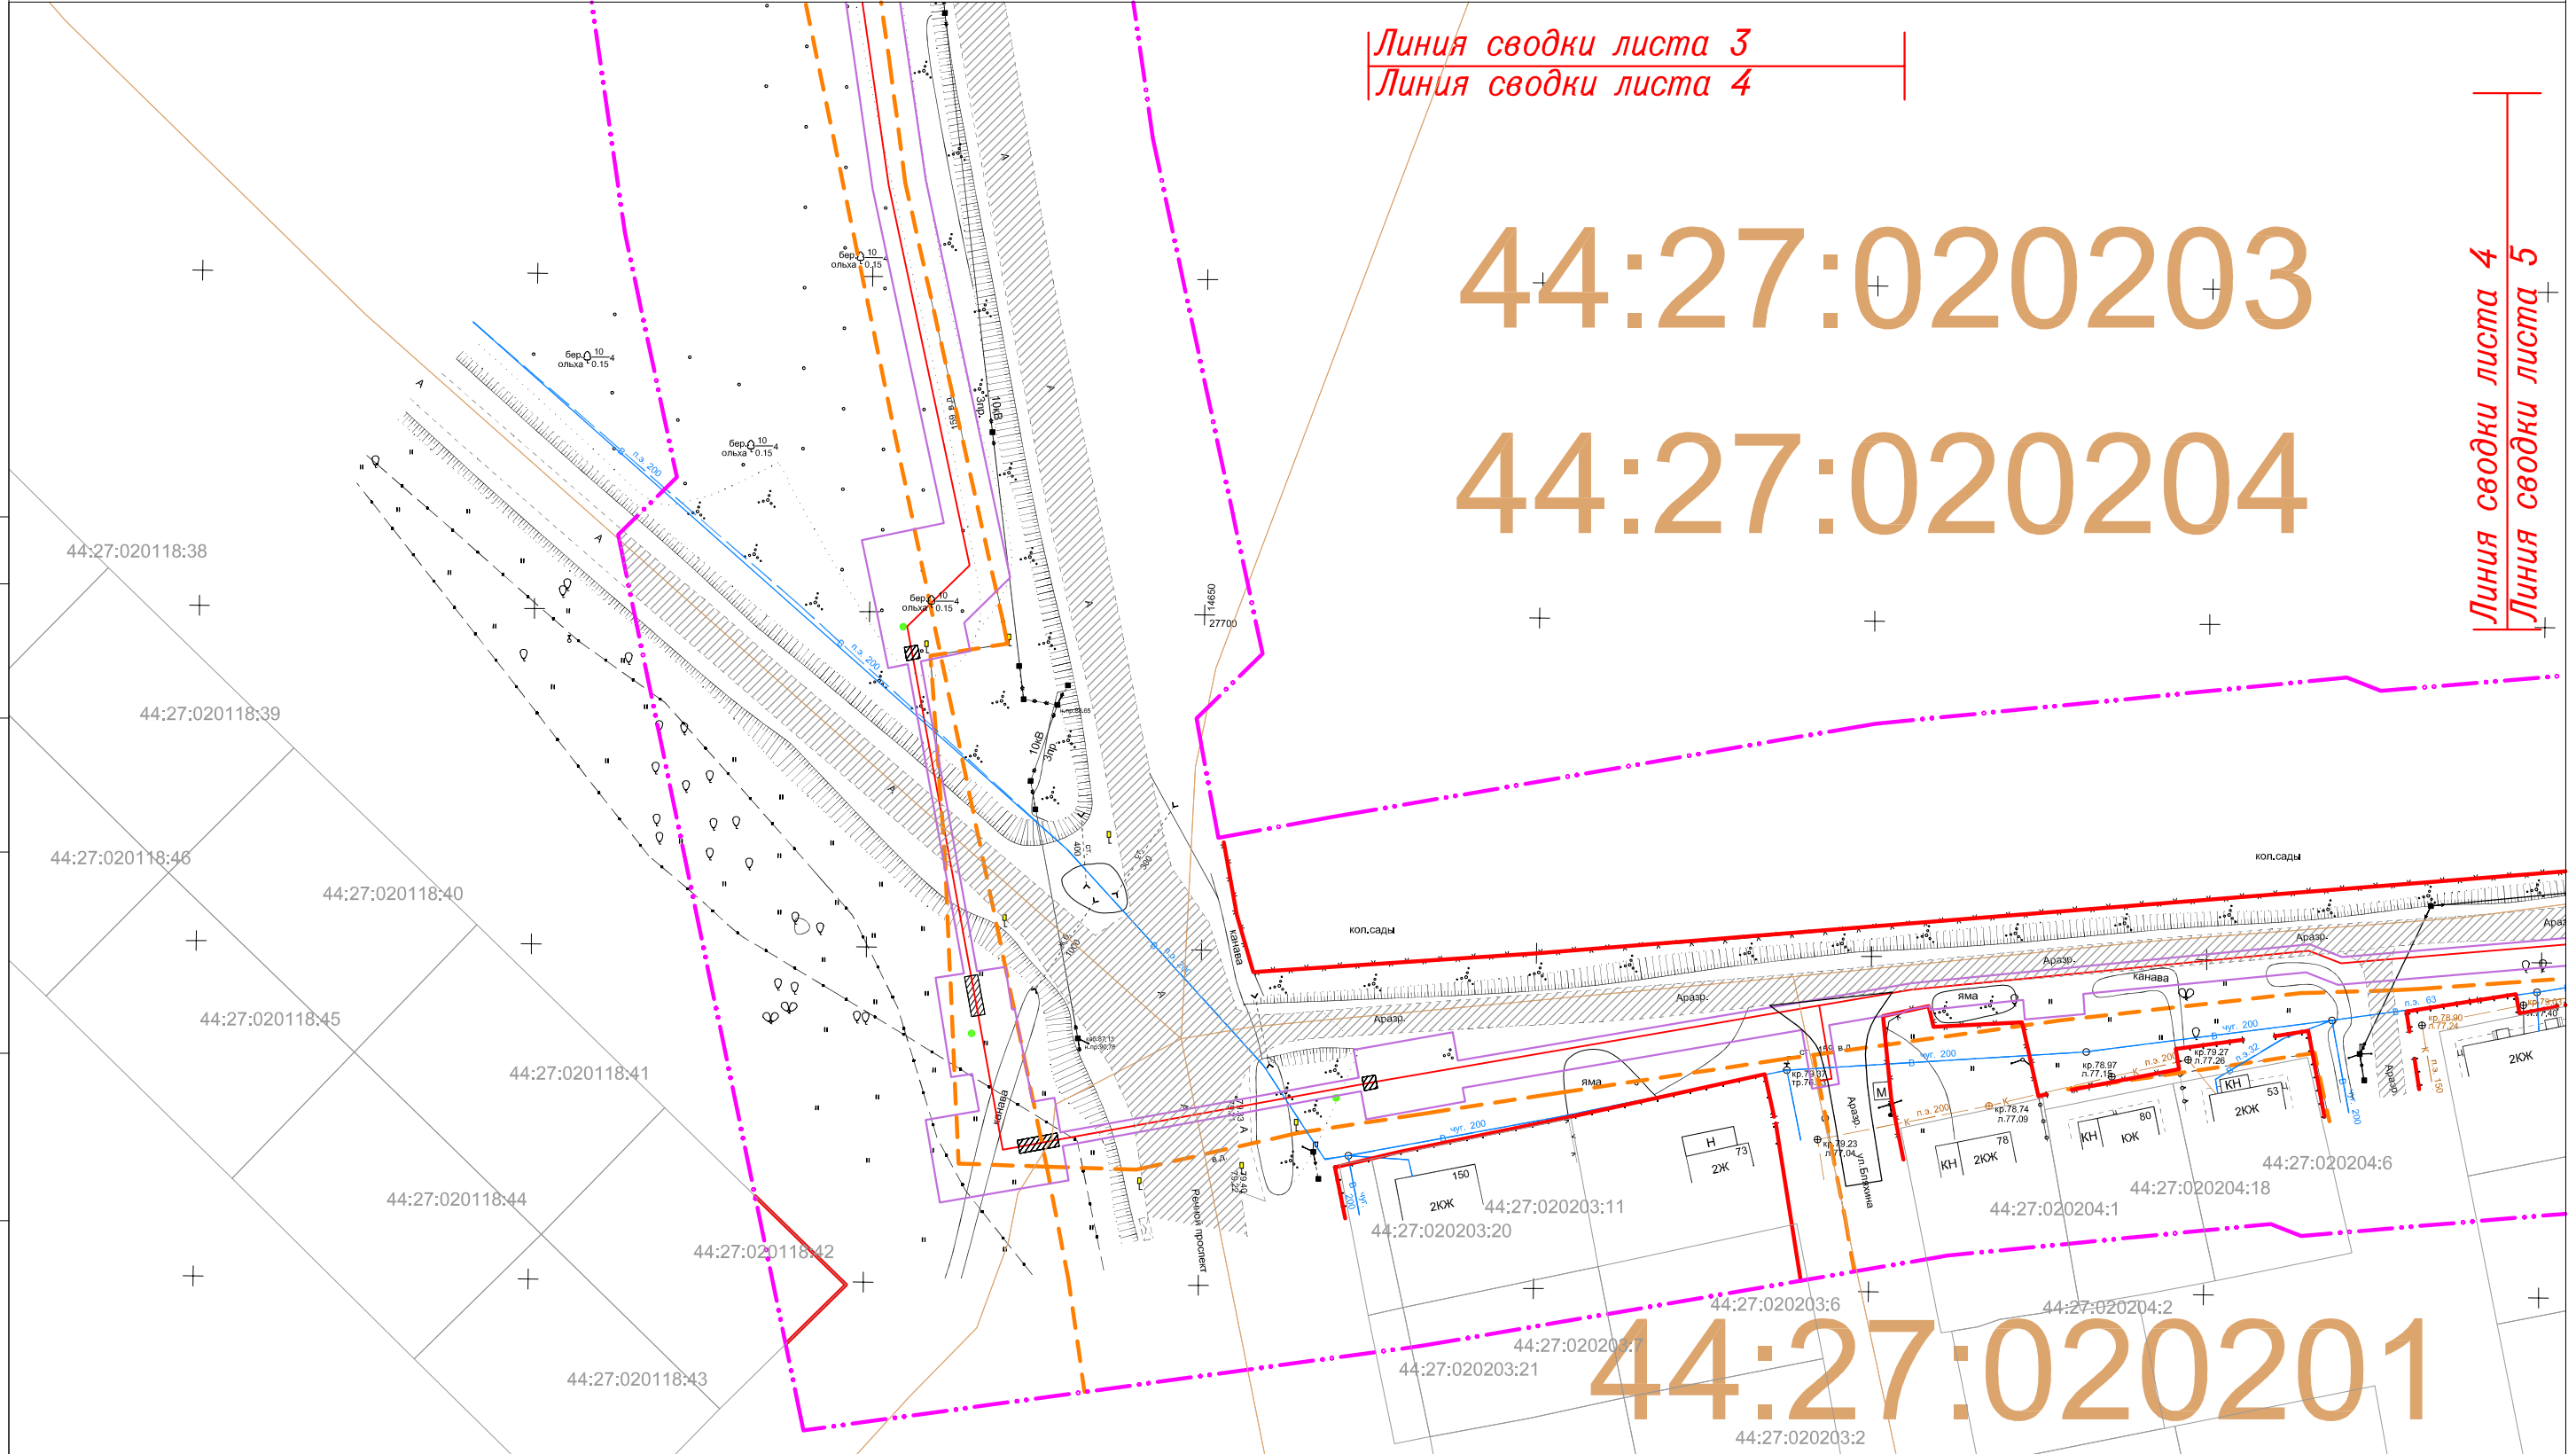


Система координат: МСК-44

Изм.	Кол.уч.	Лист	N док	Подпись	Дата

11795-ППТ

Лист  
4

ФОРМАТ А3

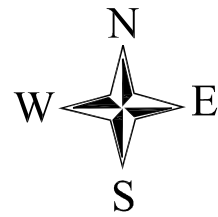

# ЧЕРТЕЖ ОРГАНИЗАЦИИ ТРАНСПОРТА И СЕТИ ДОРОГ И УЛИЦ "Межпоселковый газопровод высокого давления в пос.Волжский в г.Кострома"


# 44:27:020501

Линия сводки листа 4  
Линия сводки листа 5

Линия сводки листа 5  
Линия сводки листа 6

СОГЛАСОВАНО

Инов. N подл  
Подпись и дата  
Взам. инв. N

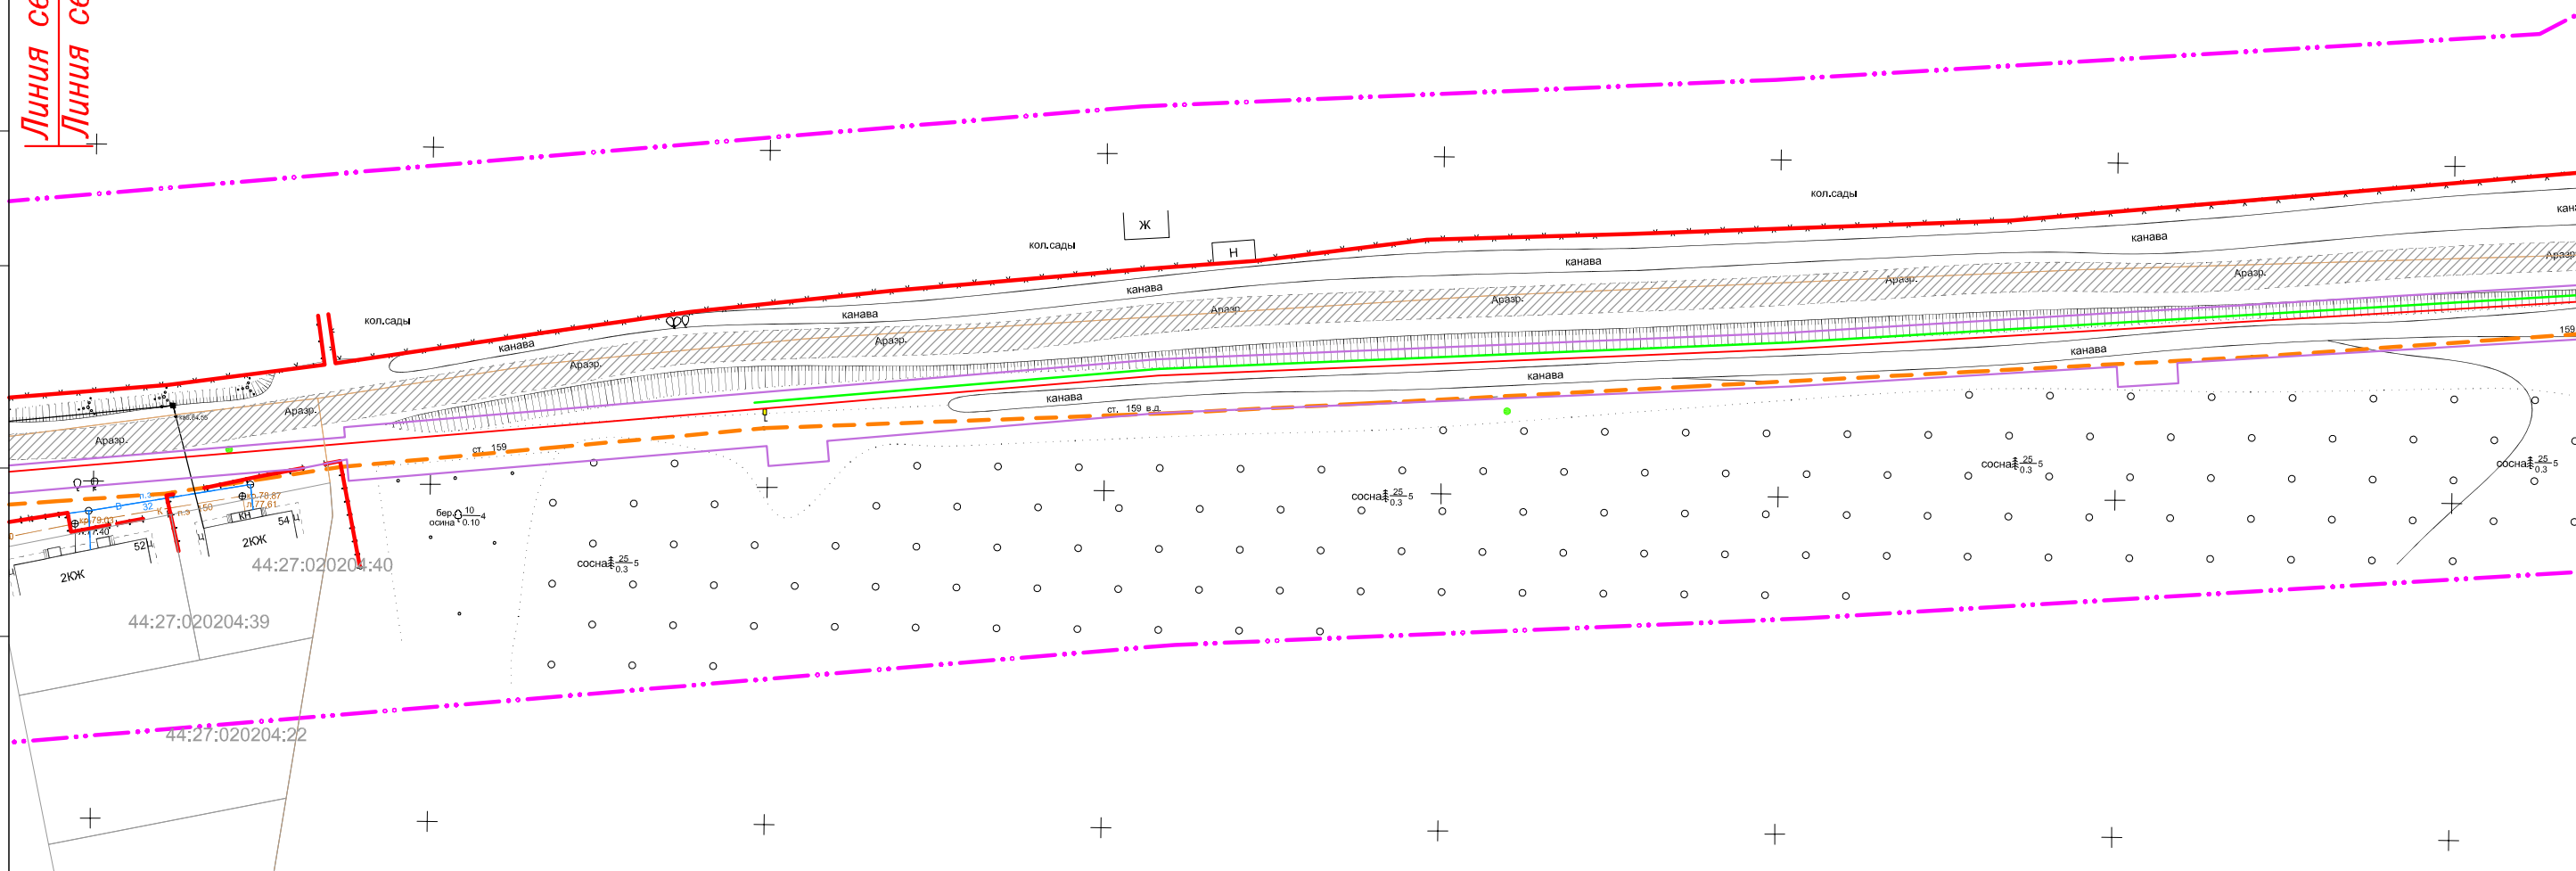


Система координат: МСК-44

Изм.	Кол.уч.	Лист	N док	Подпись	Дата

11795-ППТ


Лист  
5

ФОРМАТ А3

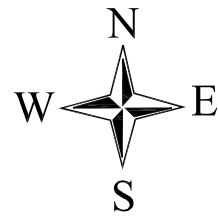

# ЧЕРТЕЖ ОРГАНИЗАЦИИ ТРАНСПОРТА И СЕТИ ДОРОГ И УЛИЦ

## "Межпоселковый газопровод высокого давления в пос.Волжский в г.Кострома"

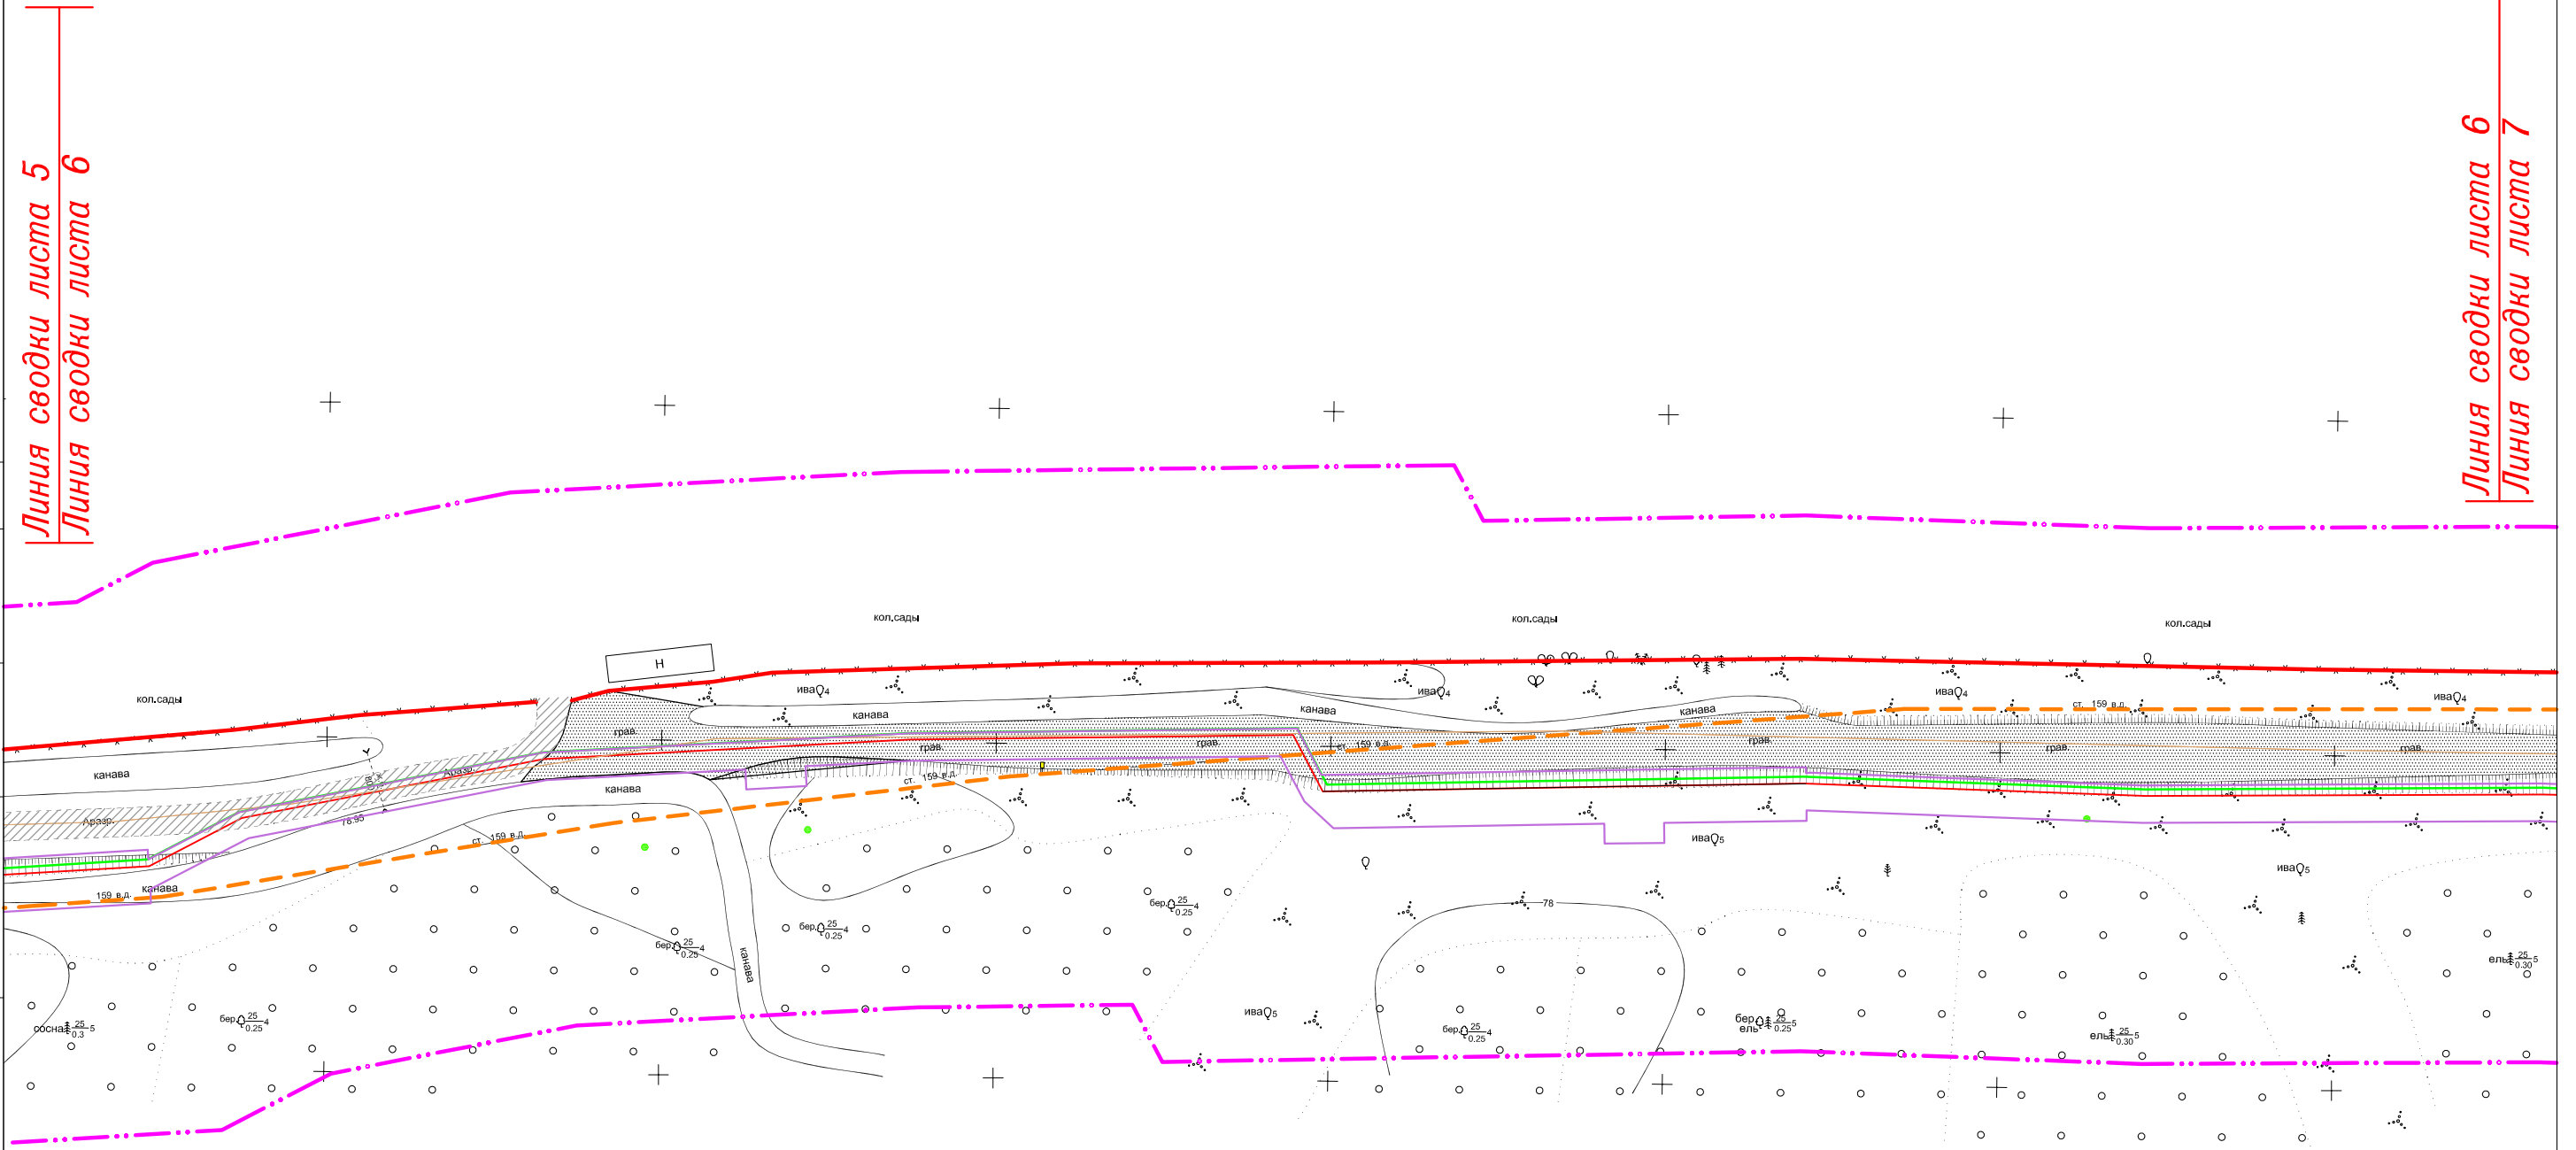

СОГЛАСОВАНО

Взам. инв.Н

Подпись и дата

Инв.Н подл


Система координат: МСК-44

Изм.	Кол.уч.	Лист	N док	Подпись	Дата

11795-ППТ


Лист  
6

ФОРМАТ А3

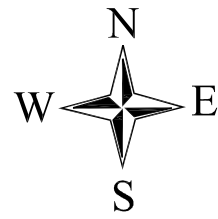

# ЧЕРТЕЖ ОРГАНИЗАЦИИ ТРАНСПОРТА И СЕТИ ДОРОГ И УЛИЦ

## "Межпоселковый газопровод высокого давления в пос.Волжский в г.Кострома"

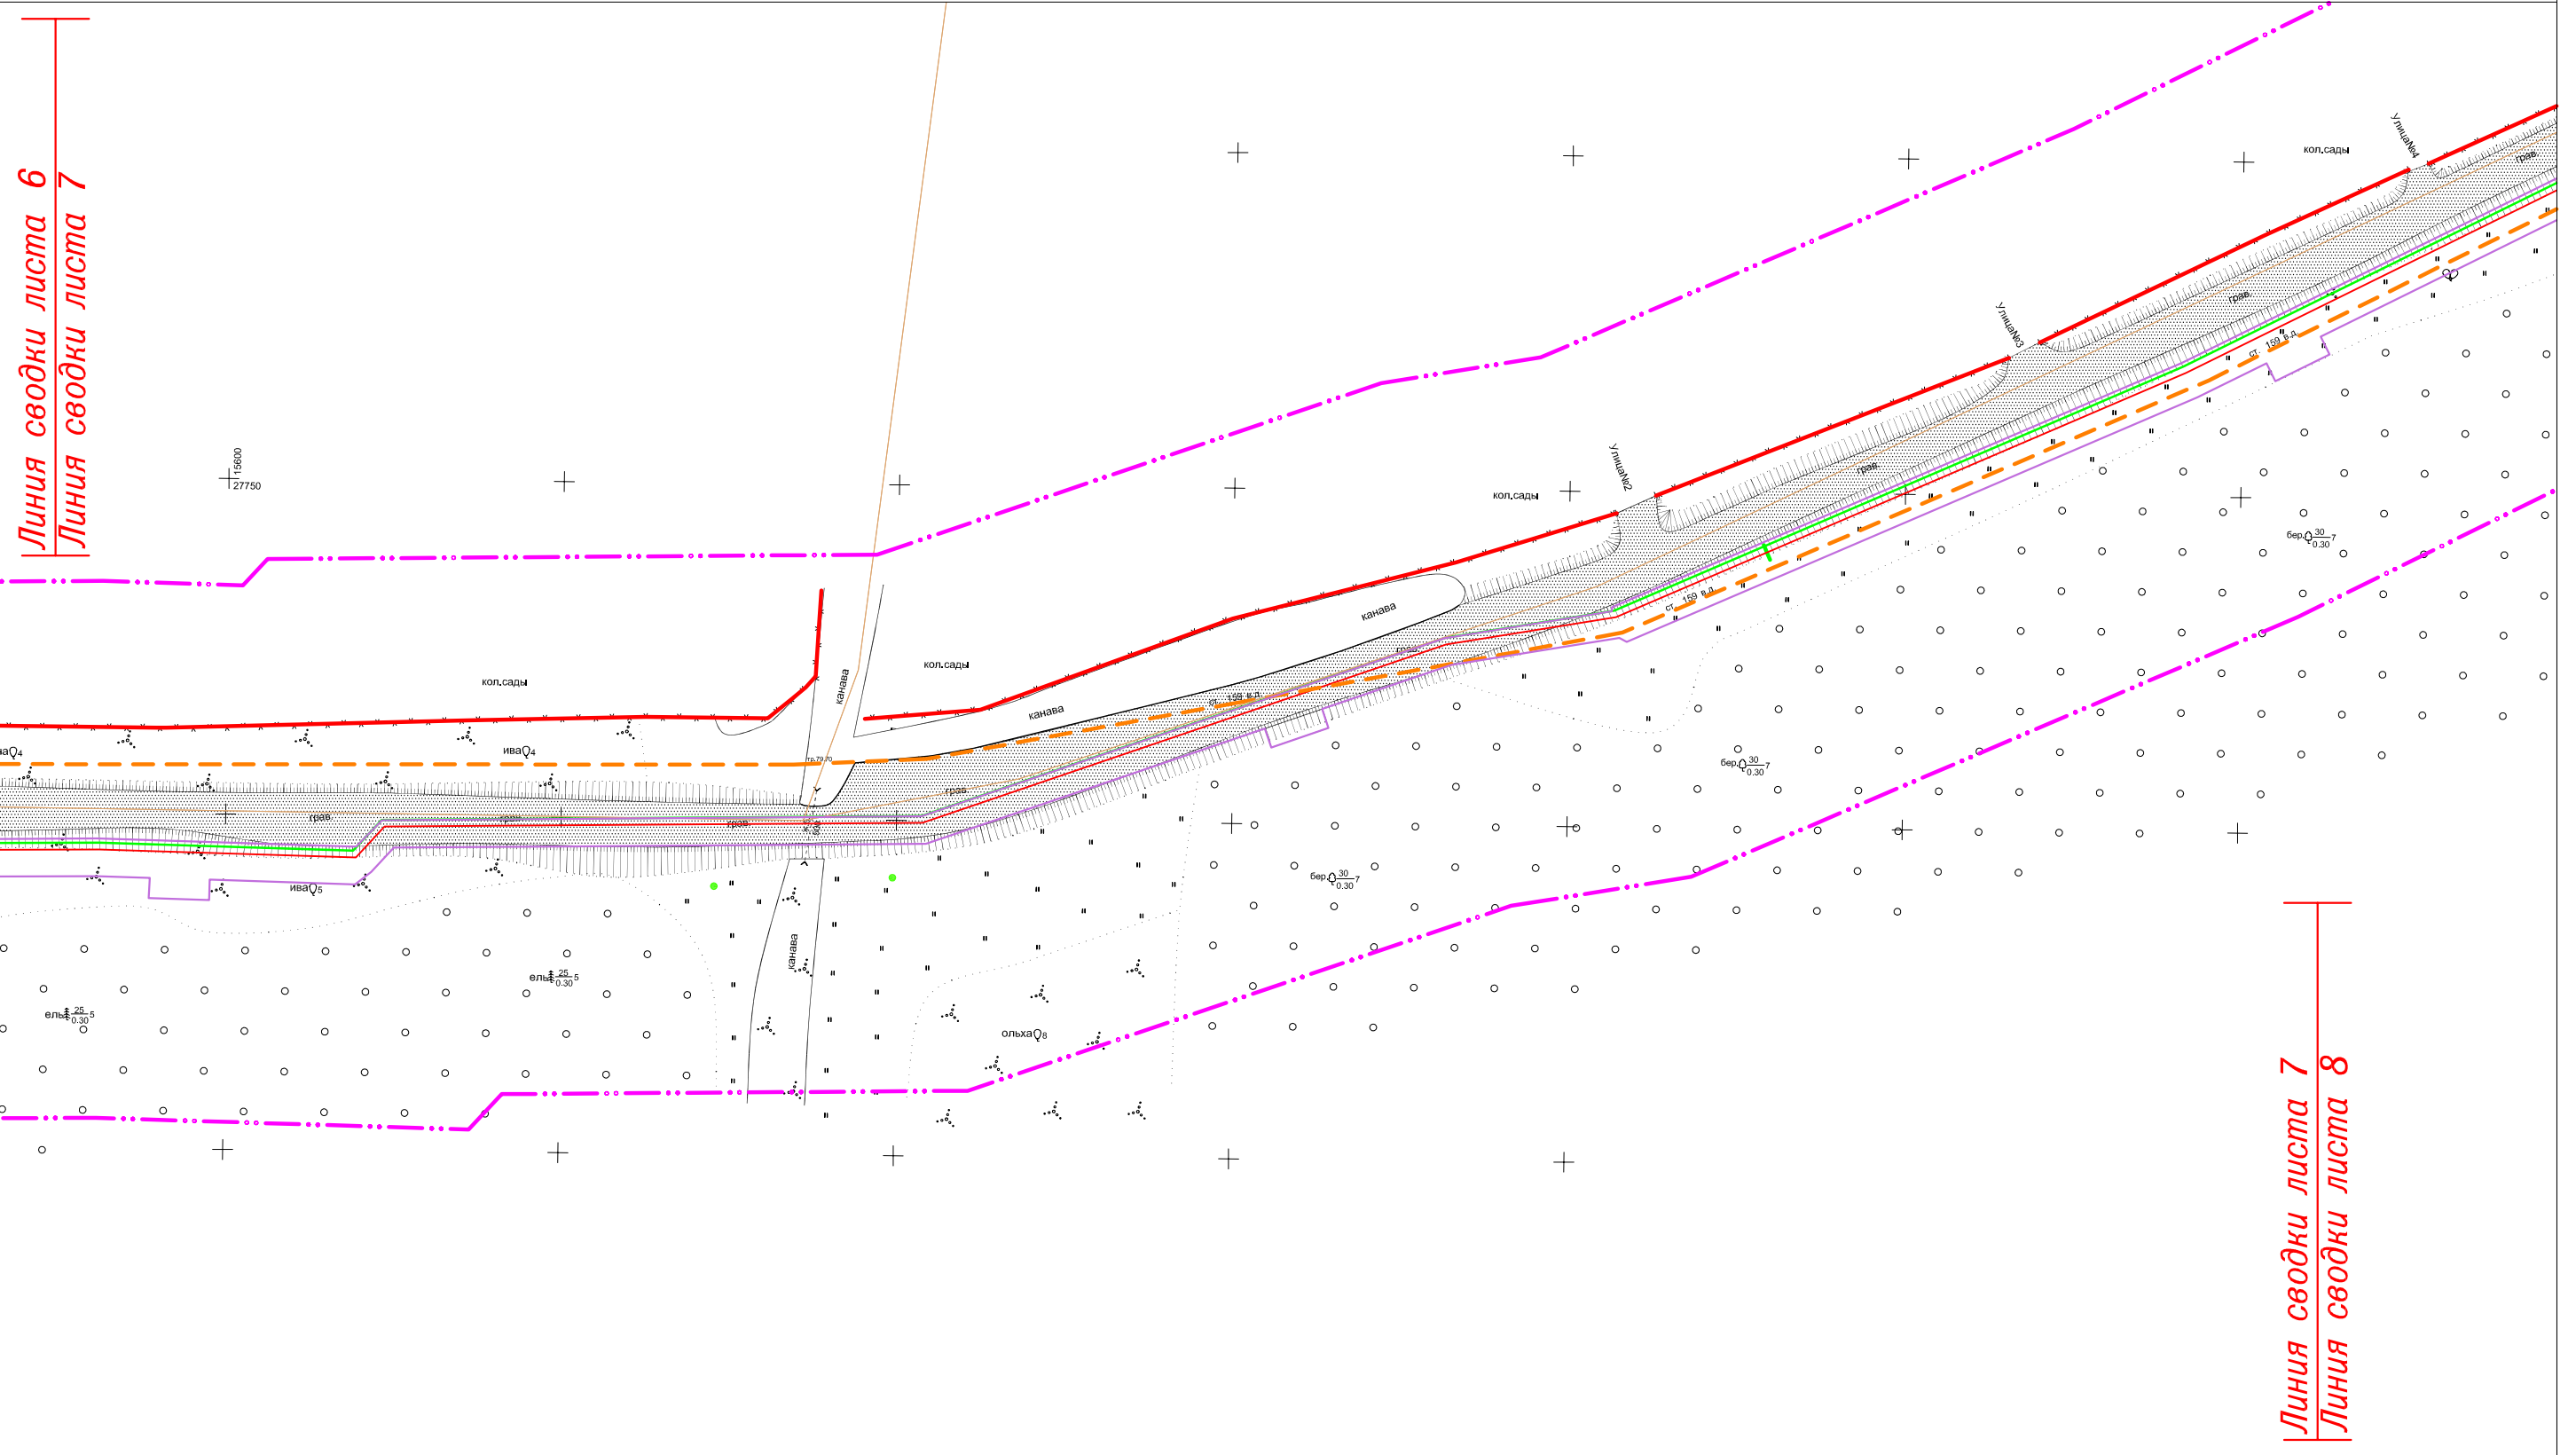

СОГЛАСОВАНО

Взам. инв. N

Подпись и дата

Инв. N подл

Система координат: МСК-44

Изм.	Кол.уч.	Лист	N док	Подпись	Дата


11795-ППТ

Лист

7


ФОРМАТ А3



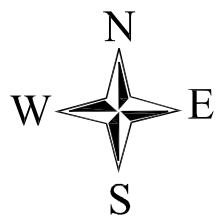

# ЧЕРТЕЖ ОРГАНИЗАЦИИ ТРАНСПОРТА И СЕТИ ДОРОГ И УЛИЦ

## "Межпоселковый газопровод высокого давления в пос.Волжский в г.Кострома"

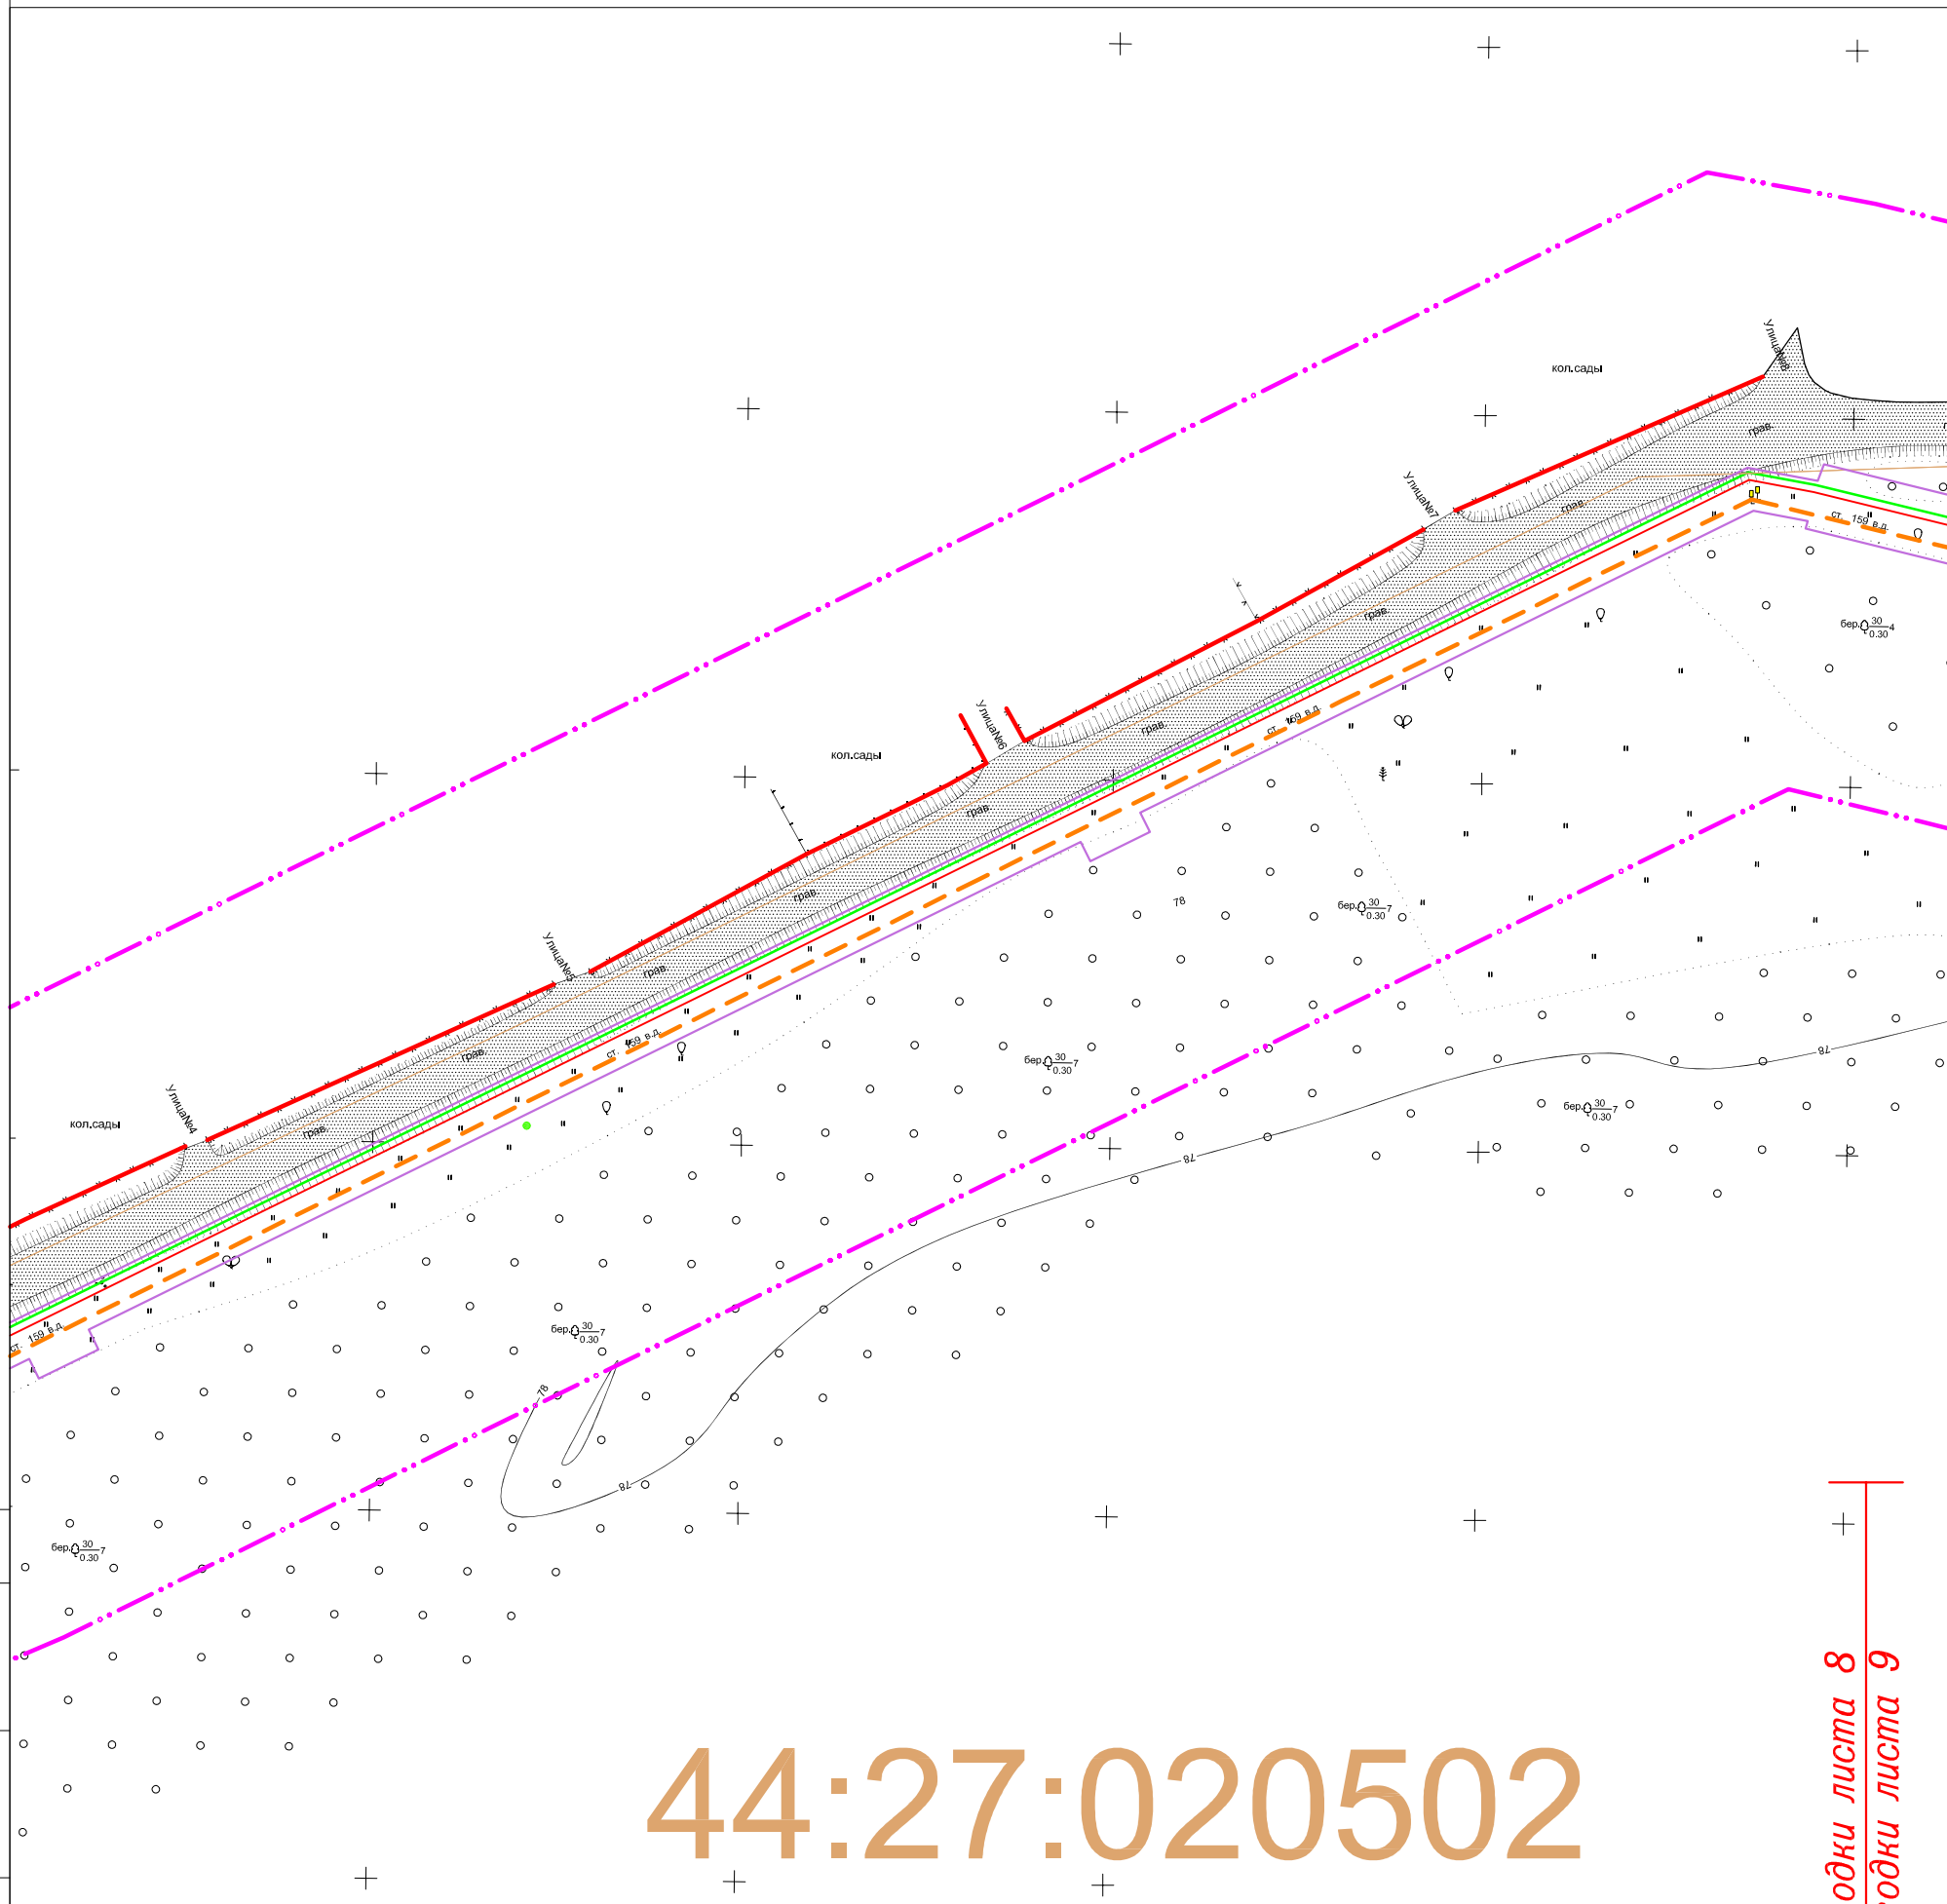

СОГЛАСОВАНО

Инв. N подл. | Подпись и дата | Взам. инв. N

Линия сводки листа 7  
Линия сводки листа 8

Линия сводки листа 8  
Линия сводки листа 9


Система координат: МСК-44

Изм.	Кол.уч.	Лист	N док	Подпись	Дата

11795-ППТ

Лист  
8


ФОРМАТ А3

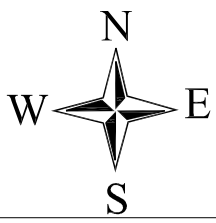

# ЧЕРТЕЖ ОРГАНИЗАЦИИ ТРАНСПОРТА И СЕТИ ДОРОГ И УЛИЦ

## "Межпоселковый газопровод высокого давления в пос.Волжский в г.Кострома"

# 44:27:020504

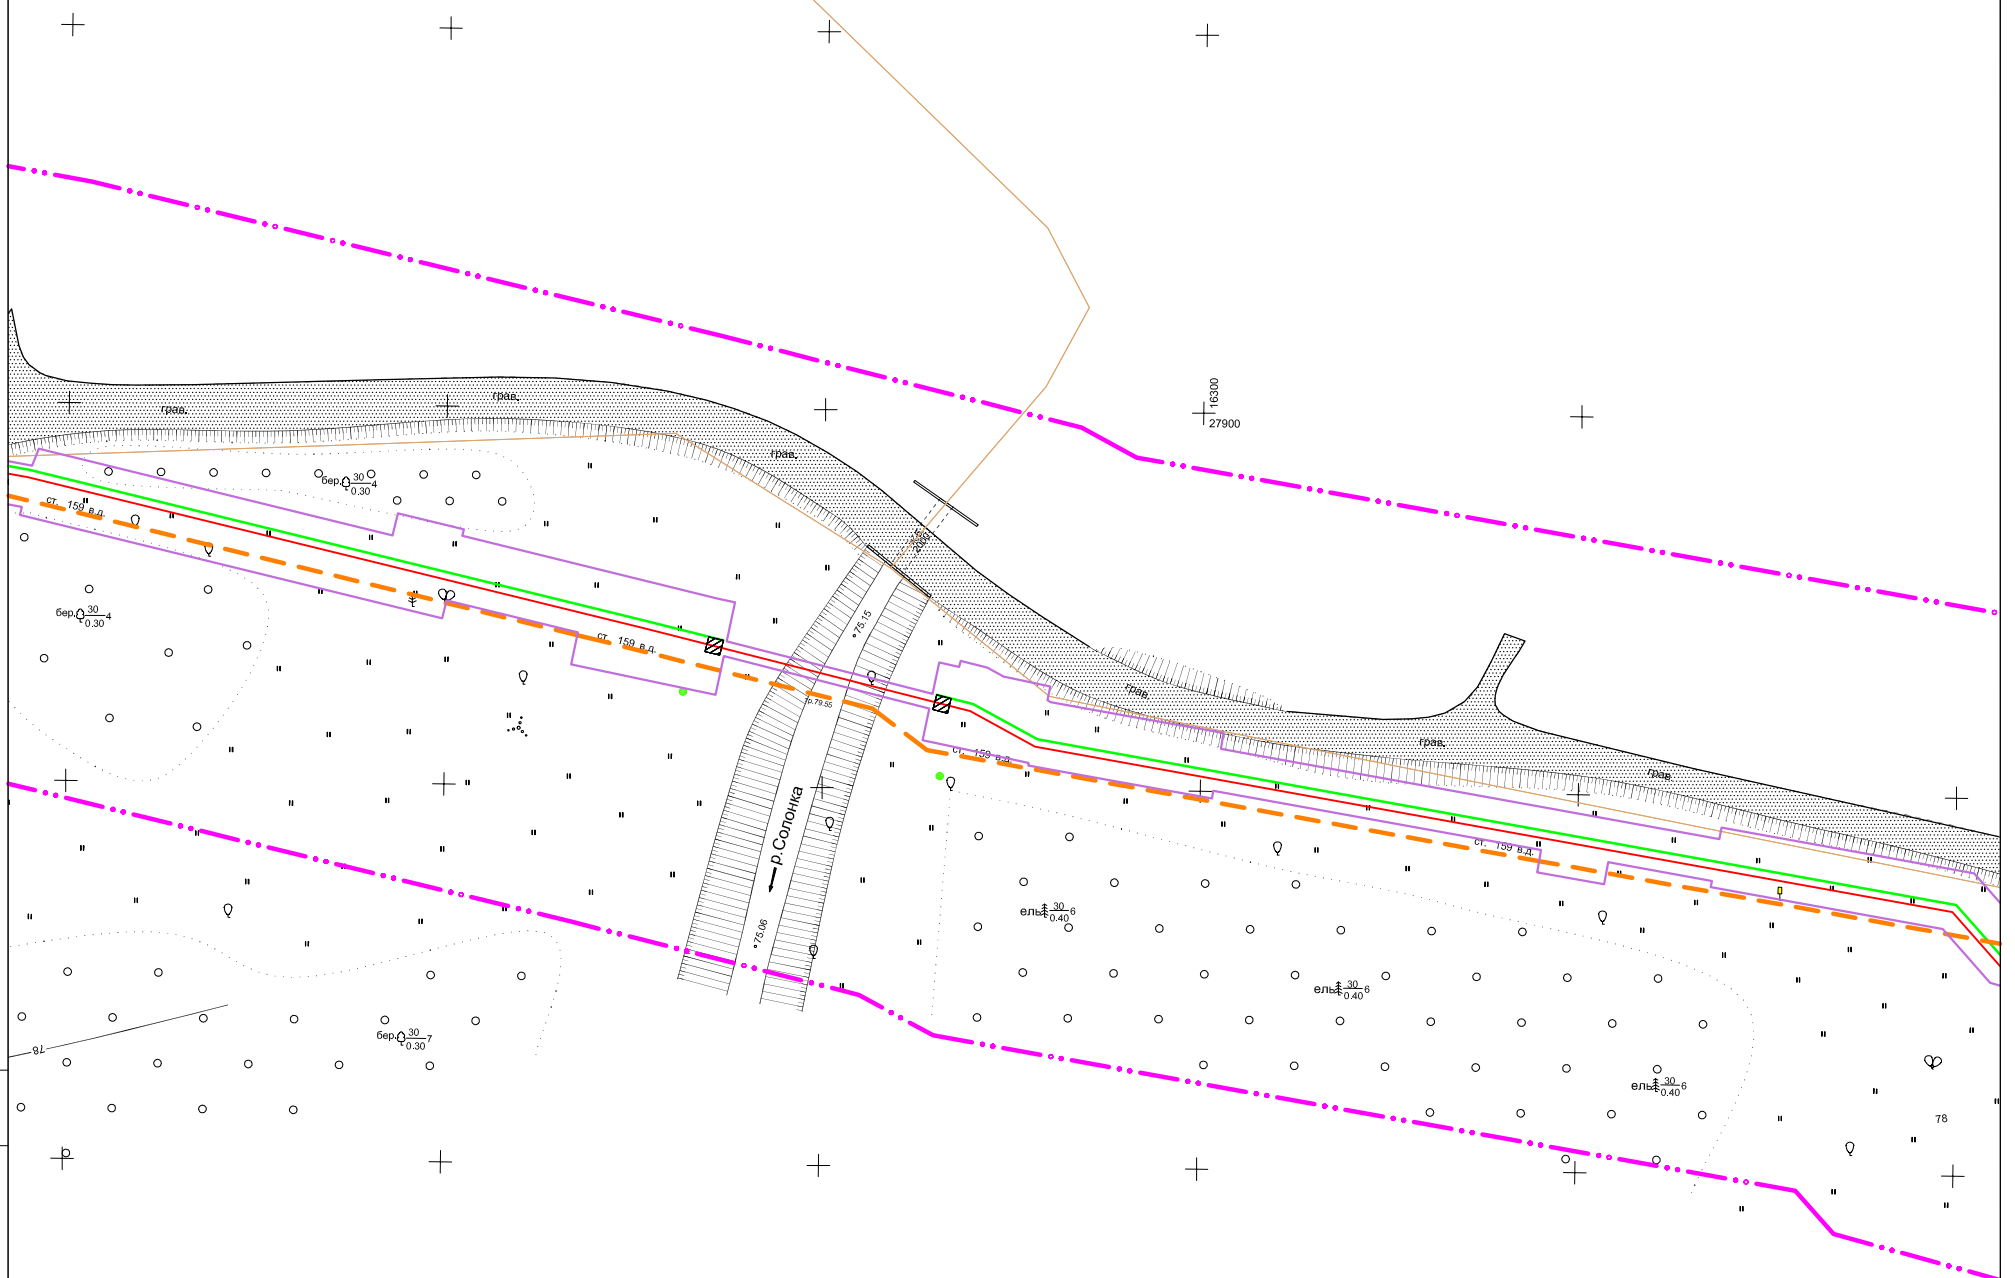

СОГЛАСОВАНО

Инв. N подл	Подпись и дата	Взам. инв. N

Линия сводки листа 8  
Линия сводки листа 9

# 44:27:020601

Линия сводки листа 9  
Линия сводки листа 10


Система координат: МСК-44

Изм.	Кол.уч.	Лист	N док	Подпись	Дата

11795-ППТ


Лист  
9

ФОРМАТ А3

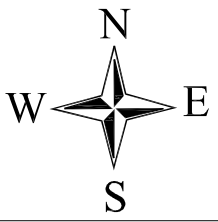

# ЧЕРТЕЖ ОРГАНИЗАЦИИ ТРАНСПОРТА И СЕТИ ДОРОГ И УЛИЦ

## "Межпоселковый газопровод высокого давления в пос. Волжский в г. Кострома"

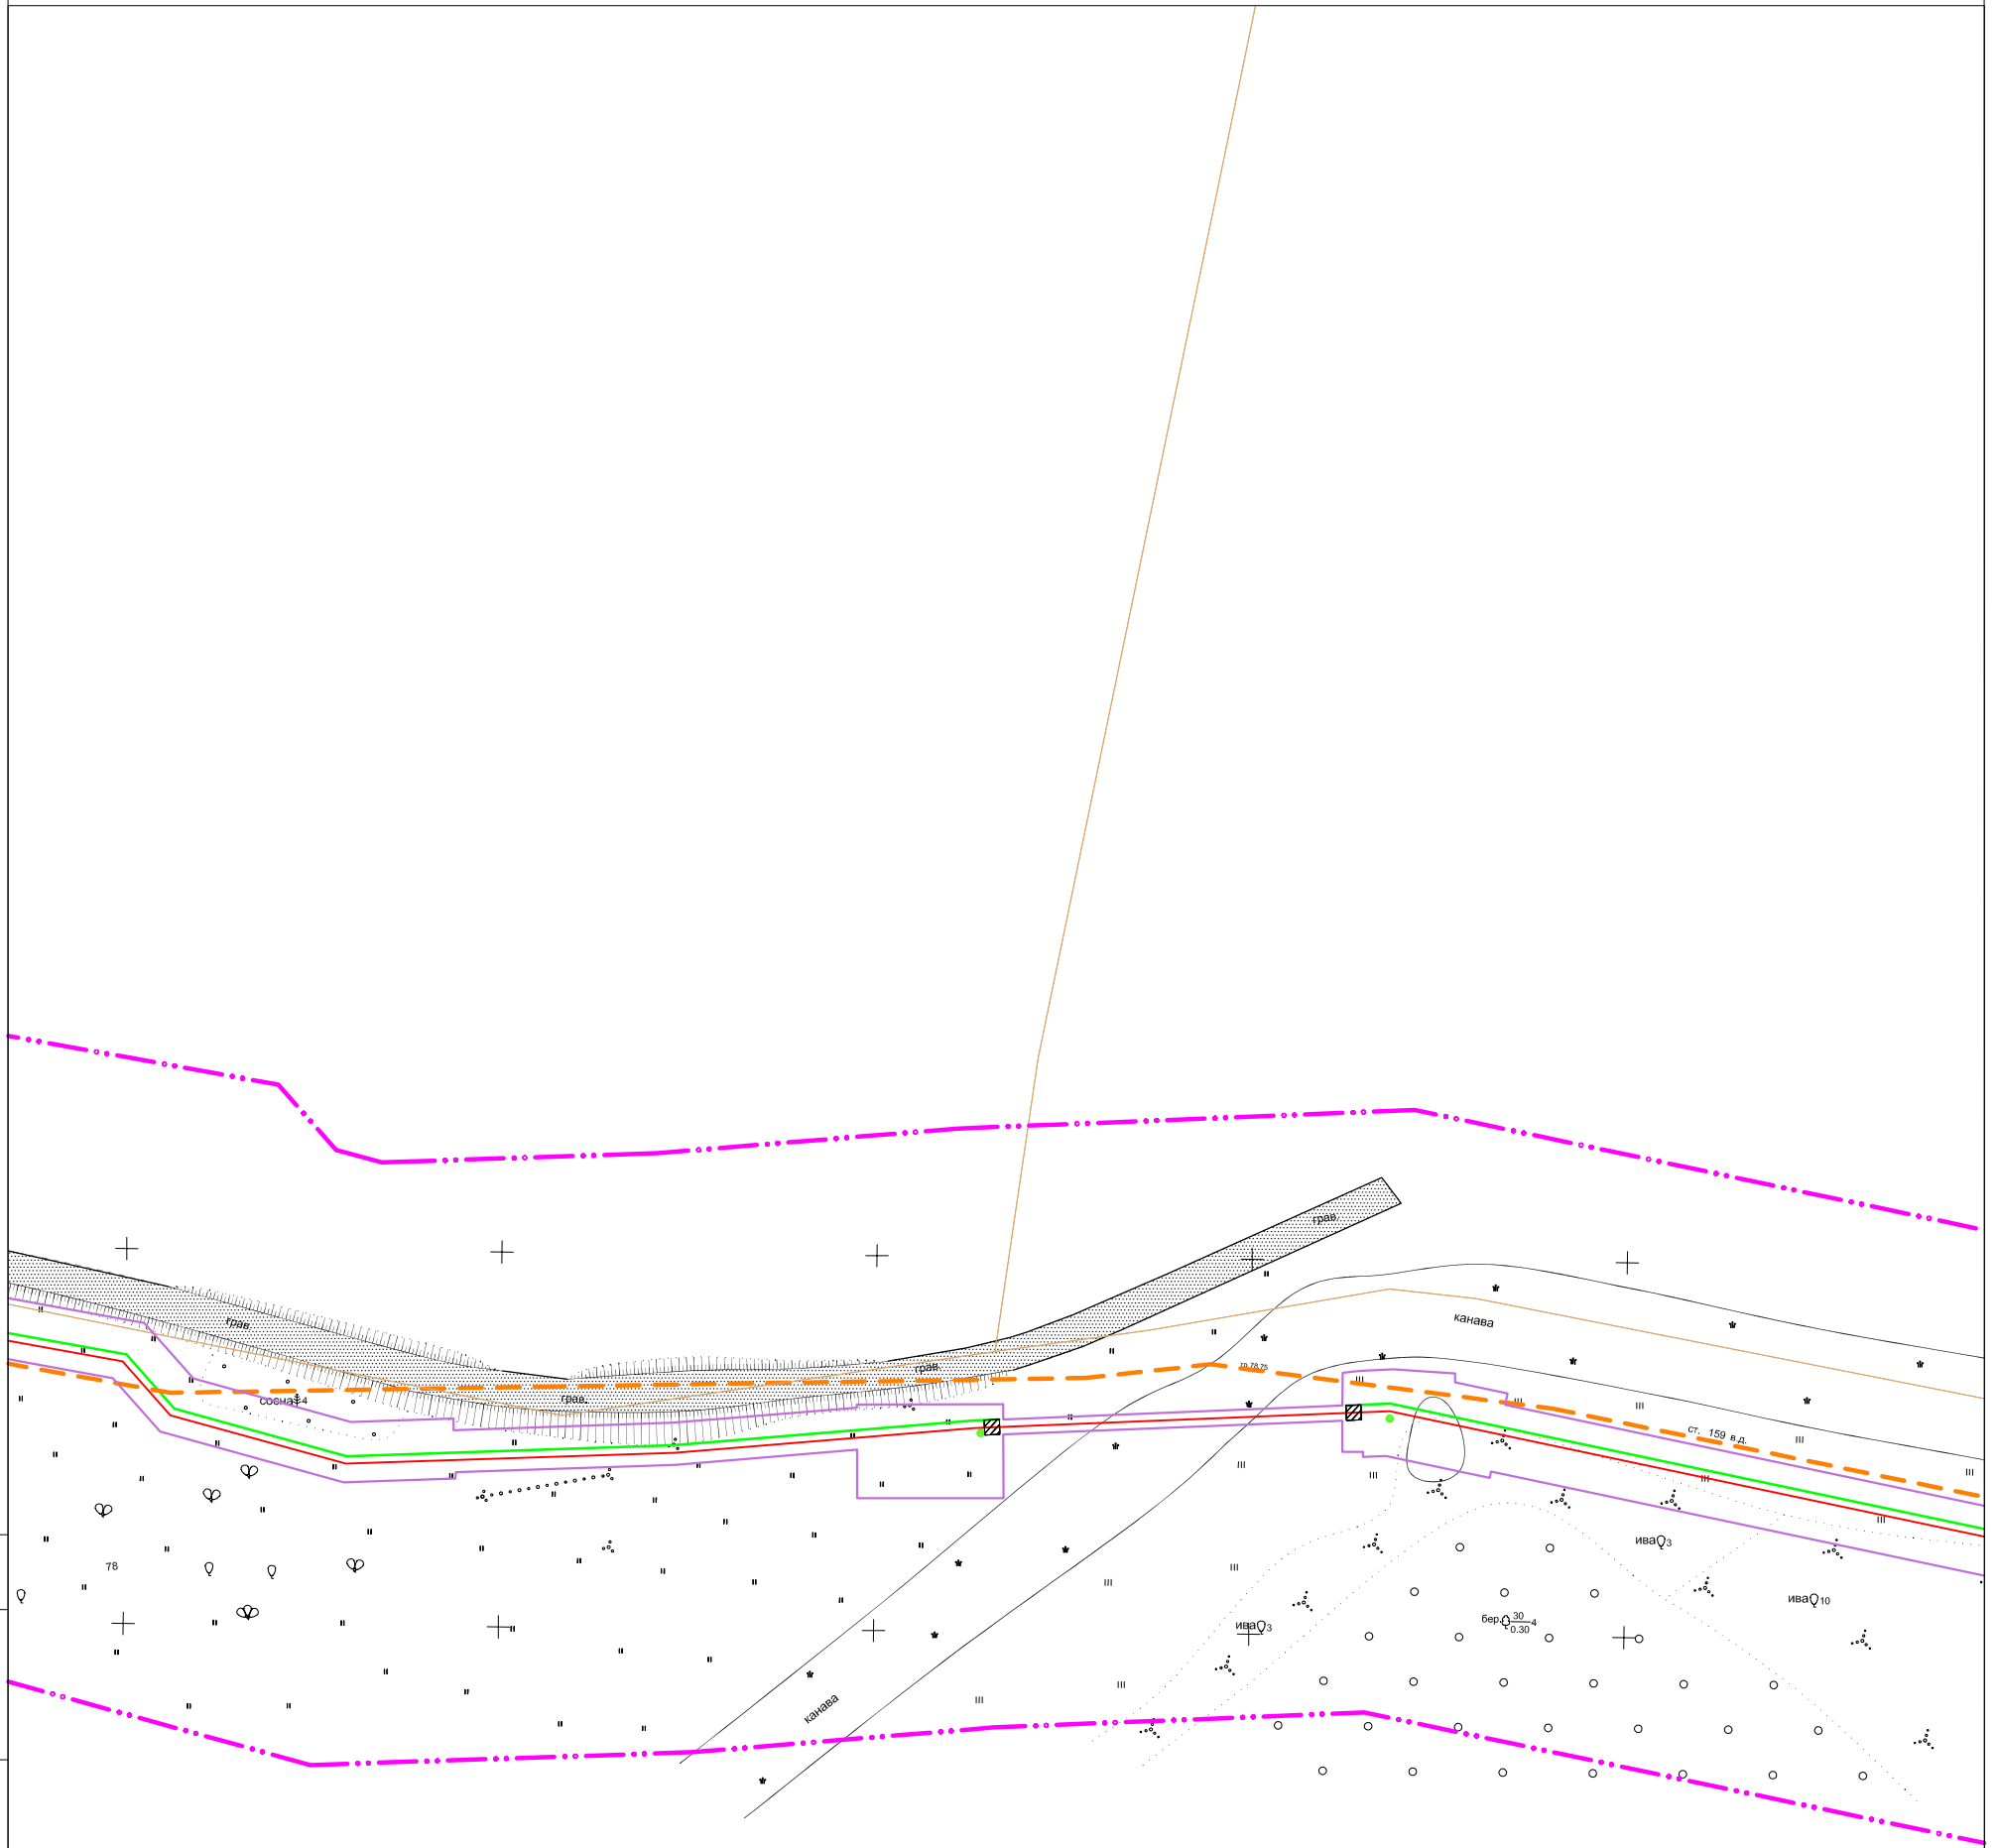

Линия сводки листа 9  
Линия сводки листа 10

Линия сводки листа 10  
Линия сводки листа 11

СОГЛАСОВАНО

Инв. N подл	Подпись и дата	Взам. инв. N


Система координат: МСК-44

Изм.	Кол.уч.	Лист	N док	Подпись	Дата

11795-ПШТ

Лист  
10


ФОРМАТ А3

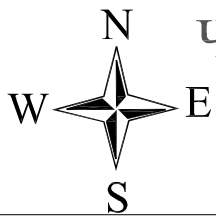

# ЧЕРТЕЖ ОРГАНИЗАЦИИ ТРАНСПОРТА И СЕТИ ДОРОГ И УЛИЦ

"Межпоселковый газопровод высокого давления в пос. Волжский в г. Кострома"

## 44:27:020506

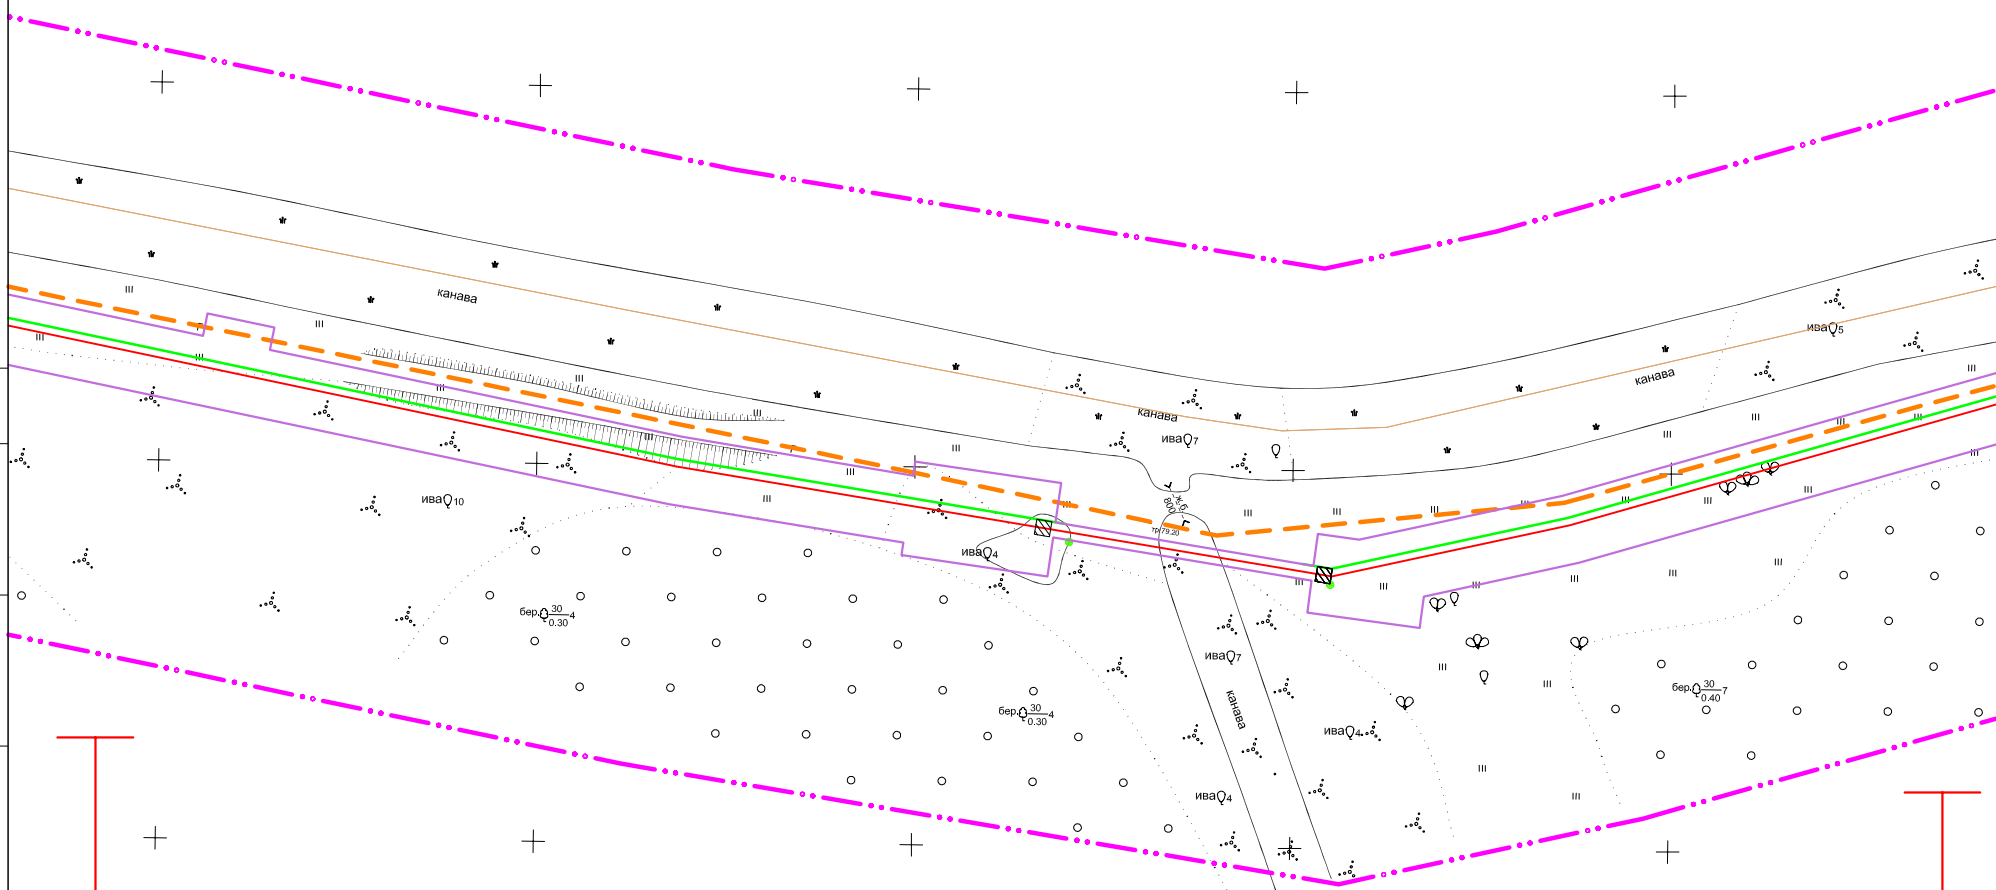

Линия сводки листа 10  
Линия сводки листа 11

Линия сводки листа 11  
Линия сводки листа 12

СОГЛАСОВАНО

Инв. N подл	Подпись и дата	Взам. инв. N


Система координат: МСК-44

Изм.	Кол.уч.	Лист	N док	Подпись	Дата

11795-ППТ


Лист  
11

ФОРМАТ А3

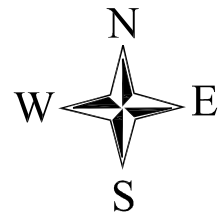

# ЧЕРТЕЖ ОРГАНИЗАЦИИ ТРАНСПОРТА И СЕТИ ДОРОГ И УЛИЦ

## "Межпоселковый газопровод высокого давления в пос.Волжский в г.Кострома"

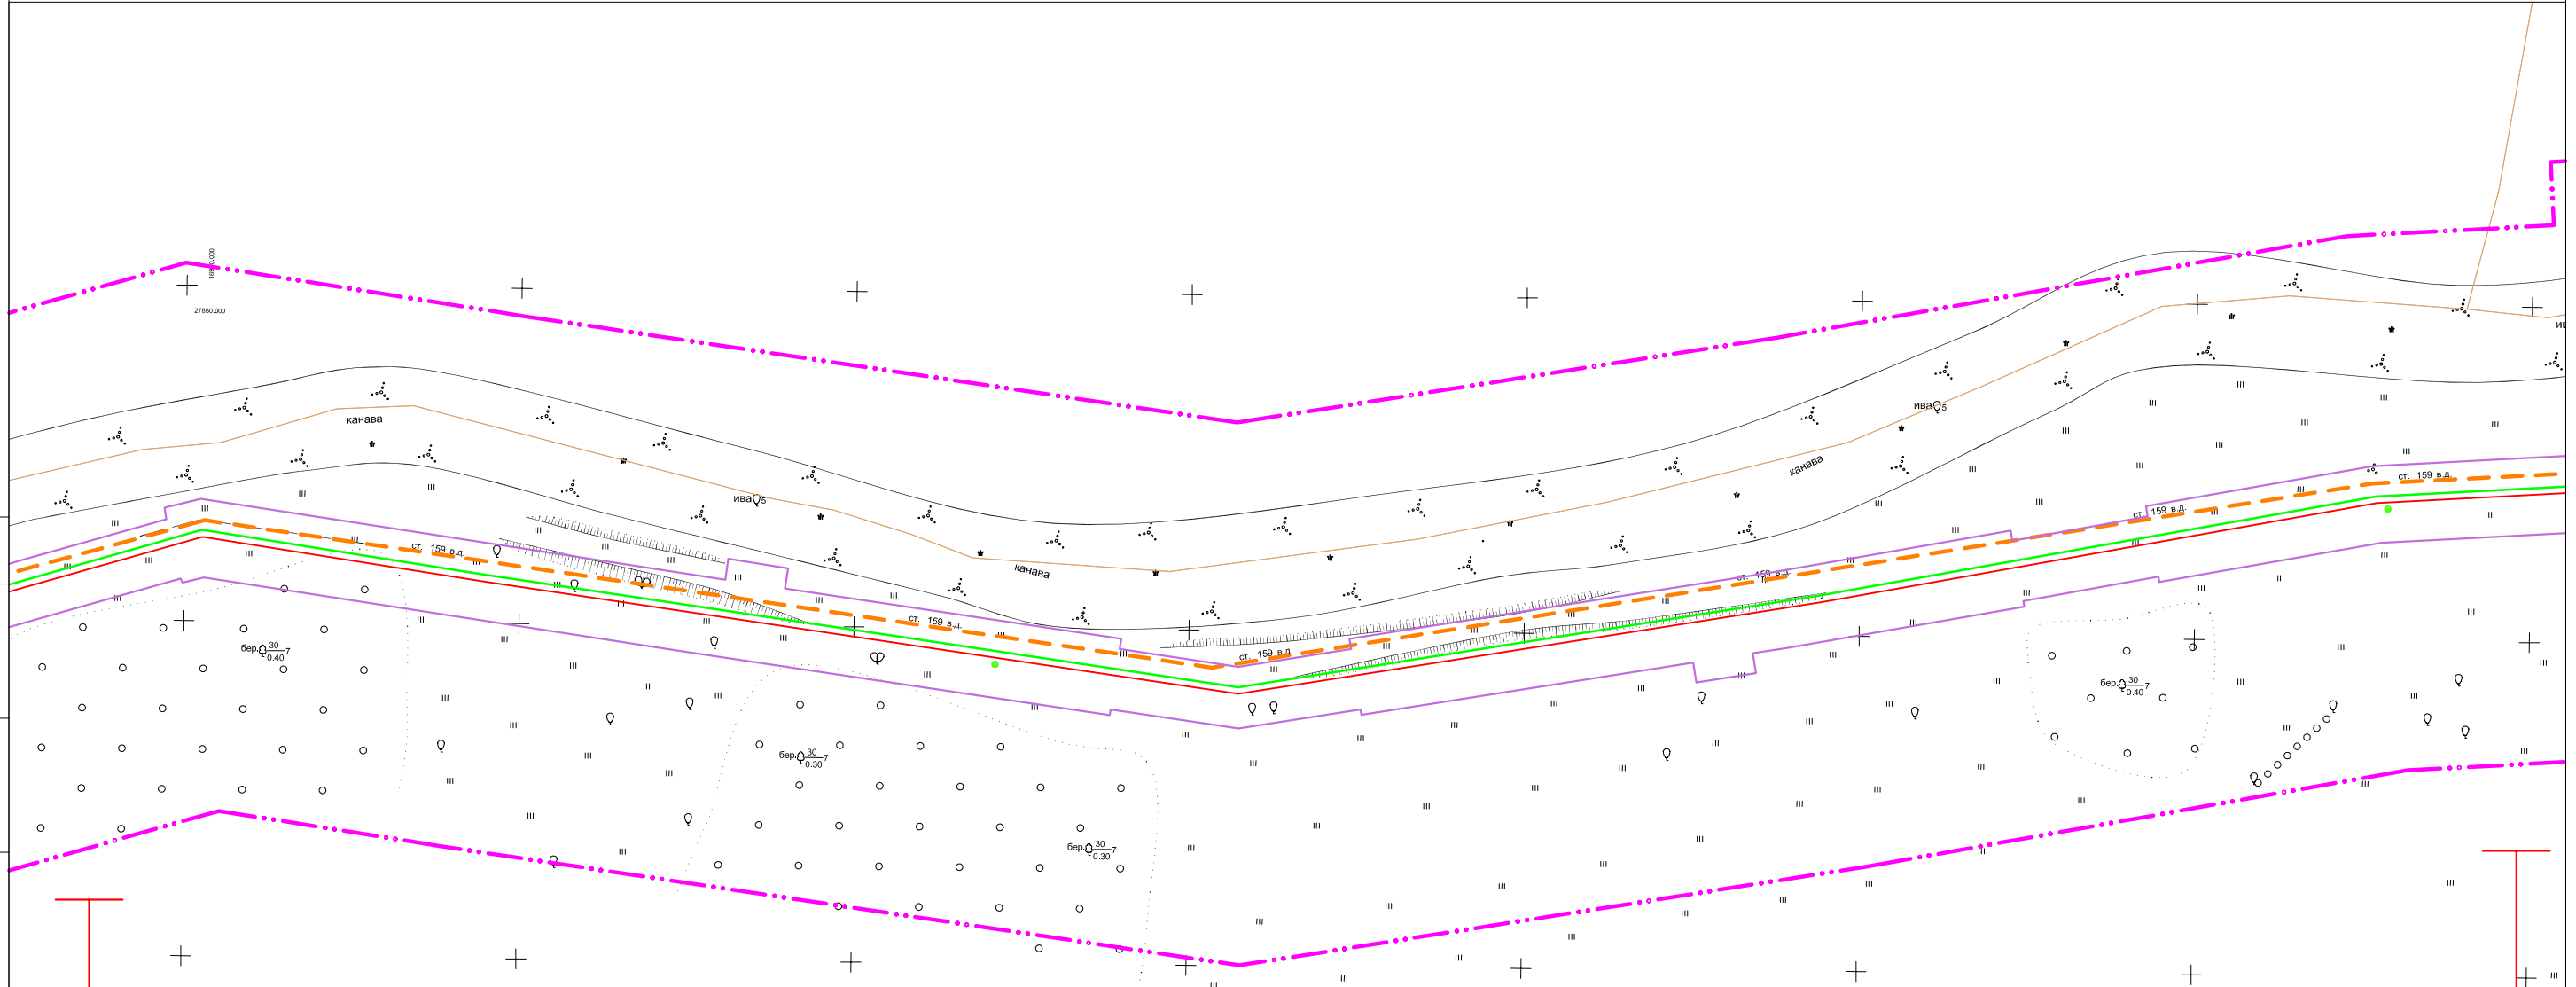

СОГЛАСОВАНО

Линия сводки листа 11  
Линия сводки листа 12

Линия сводки листа 12  
Линия сводки листа 13

Инд. N подл	Подпись и дата	Взам. инв. N
-------------	----------------	--------------


Система координат: МСК-44

Изм.	Кол.уч.	Лист	N док	Подпись	Дата
------	---------	------	-------	---------	------

11795-ППТ


Лист
12

ФОРМАТ А3

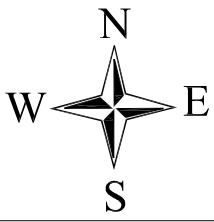

# ЧЕРТЕЖ ОРГАНИЗАЦИИ ТРАНСПОРТА И СЕТИ ДОРОГ И УЛИЦ

## "Межпоселковый газопровод высокого давления в пос.Волжский в г.Кострома"

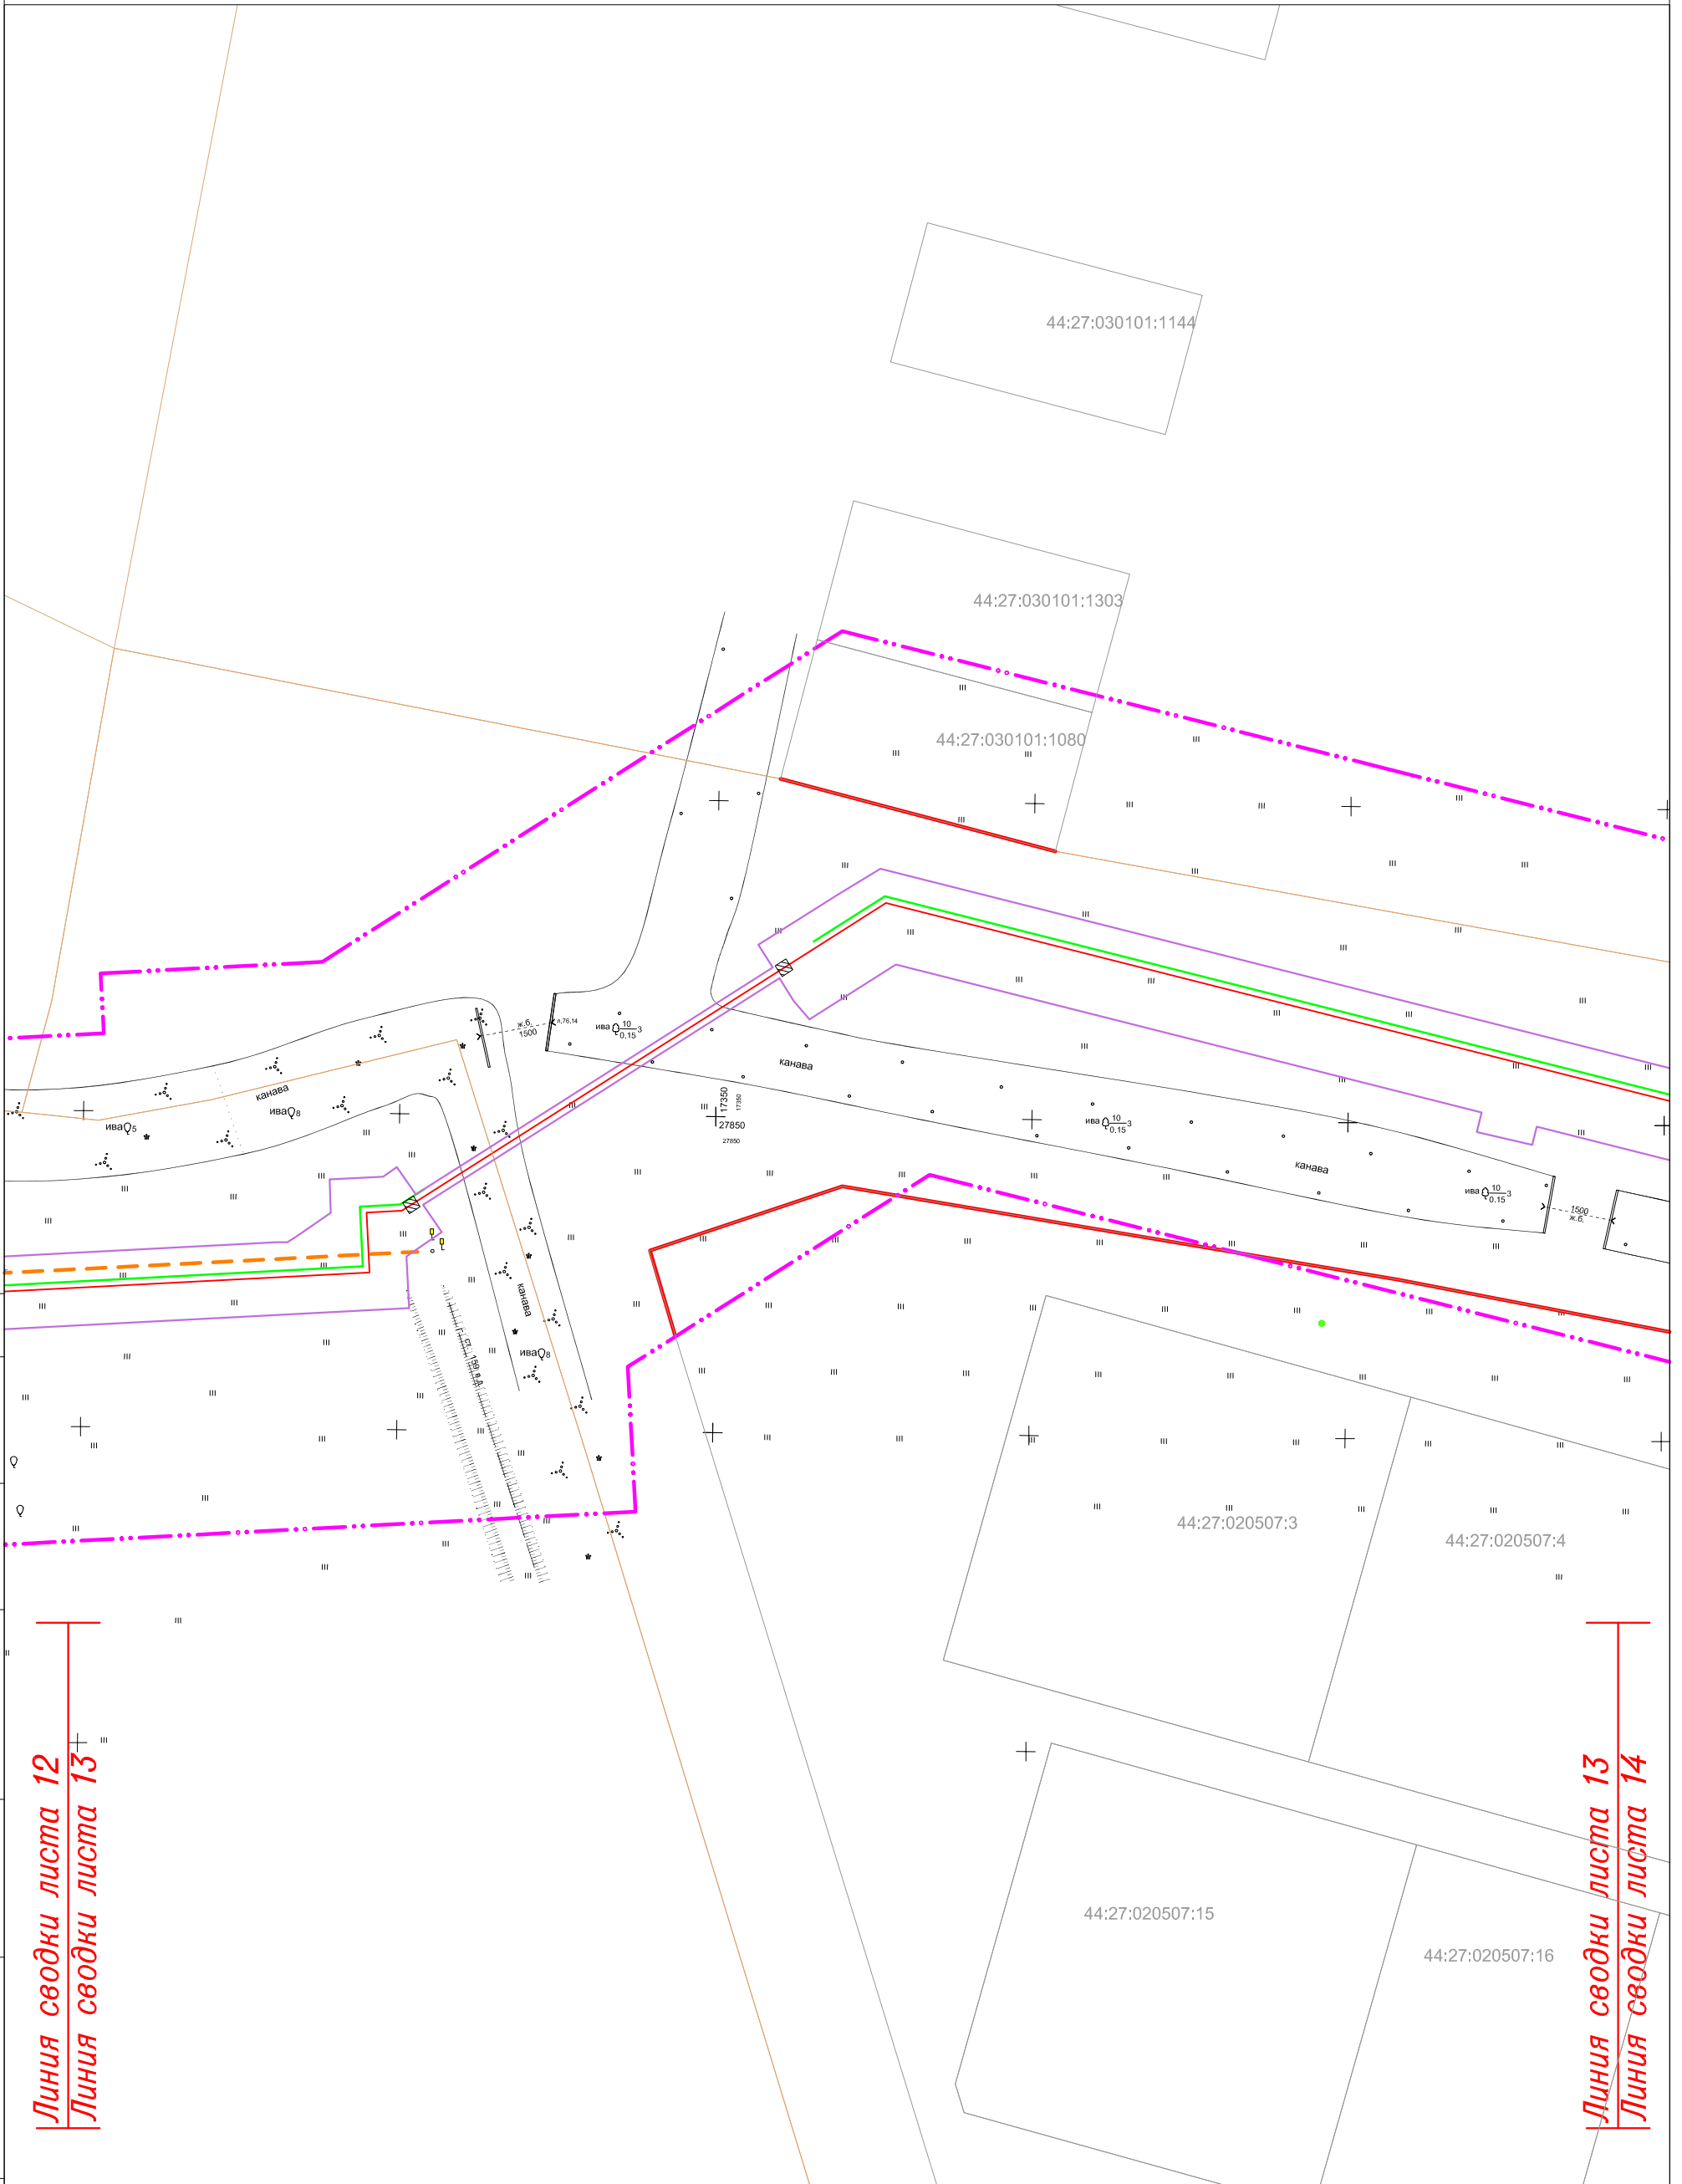

СОГЛАСОВАНО

Инв. N подл	Подпись и дата	Взам. инв. N

Линия сводки листа 12  
Линия сводки листа 13

Линия сводки листа 13  
Линия сводки листа 14


Система координат: МСК-44

Изм.	Кол.уч.	Лист	N док	Подпись	Дата

11795-ППТ


Лист  
13

ФОРМАТ А3

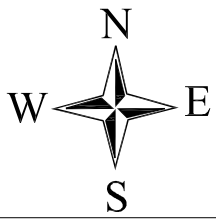

# ЧЕРТЕЖ ОРГАНИЗАЦИИ ТРАНСПОРТА И СЕТИ ДОРОГ И УЛИЦ

## "Межпоселковый газопровод высокого давления в пос.Волжский в г.Кострома"

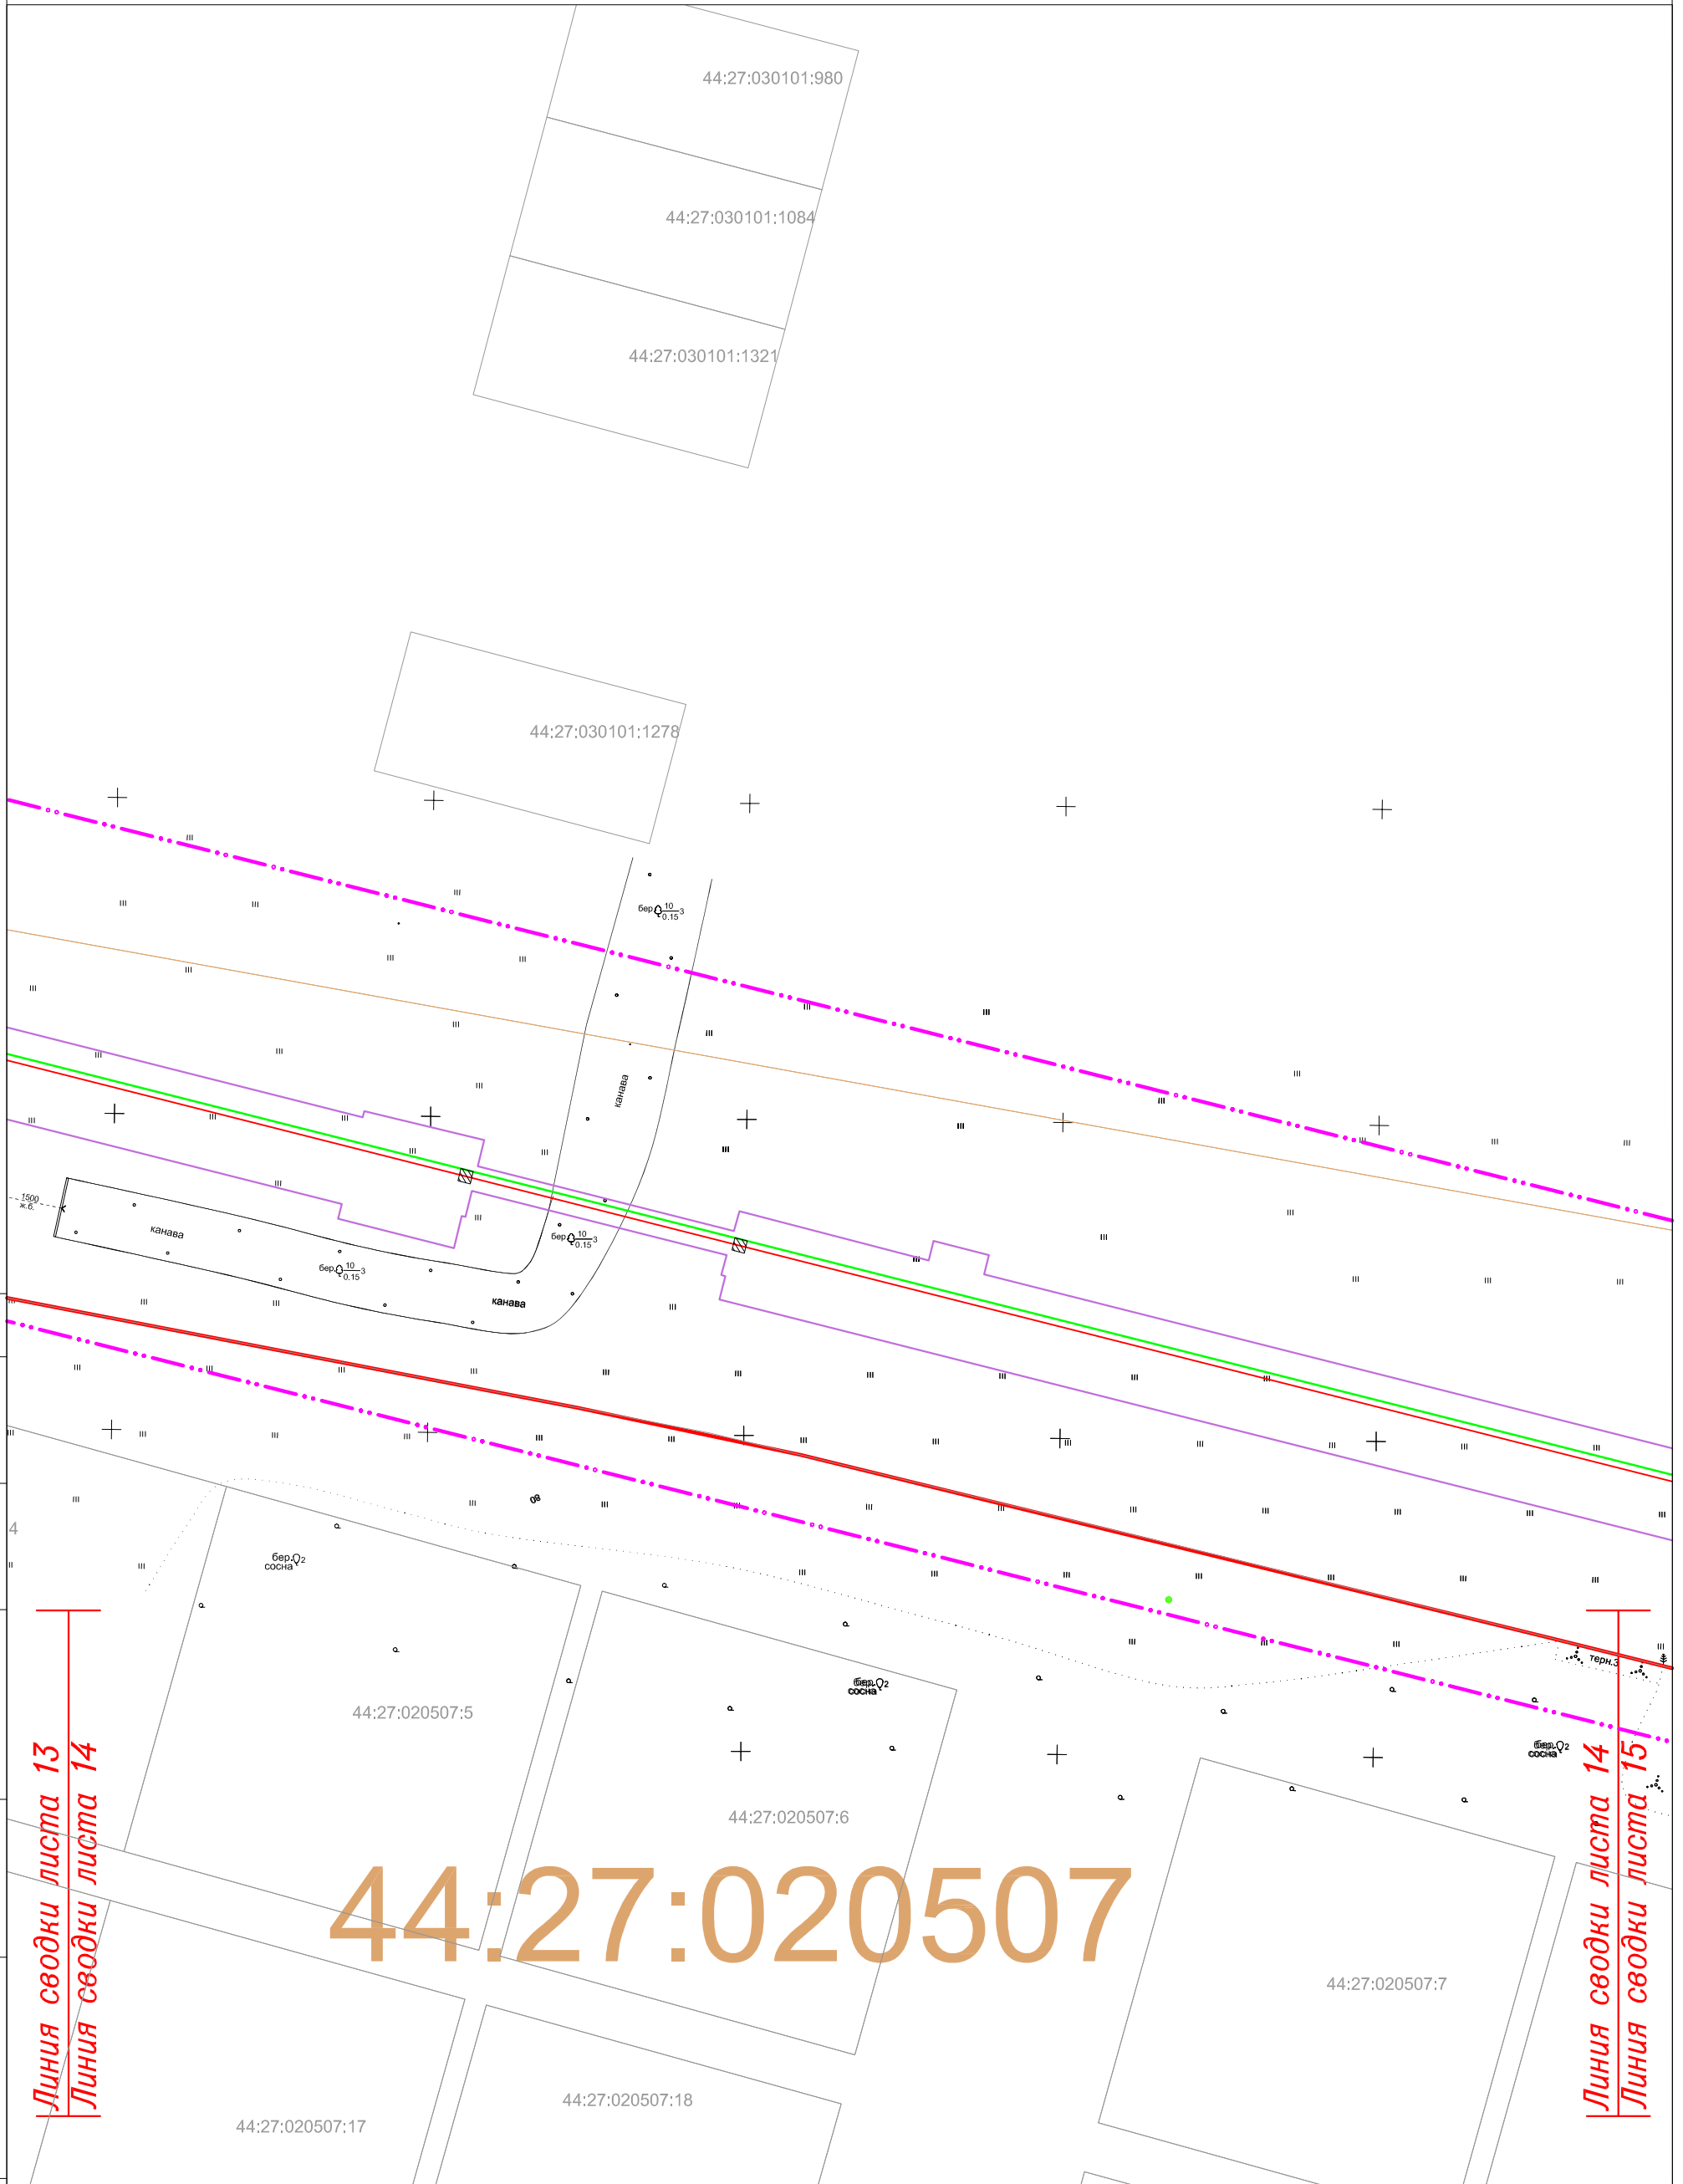

СОГЛАСОВАНО

Инв. N подл. Подпись и дата. Взам. инв. N

Линия сводки листа 13  
Линия сводки листа 14

Линия сводки листа 14  
Линия сводки листа 15


Система координат: МСК-44

Изм.	Кол.уч.	Лист	N док	Подпись	Дата

11795-ППТ


Лист  
14

ФОРМАТ А3

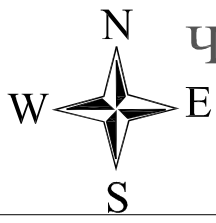

# ЧЕРТЕЖ ОРГАНИЗАЦИИ ТРАНСПОРТА И СЕТИ ДОРОГ И УЛИЦ

## "Межпоселковый газопровод высокого давления в пос.Волжский в г.Кострома"

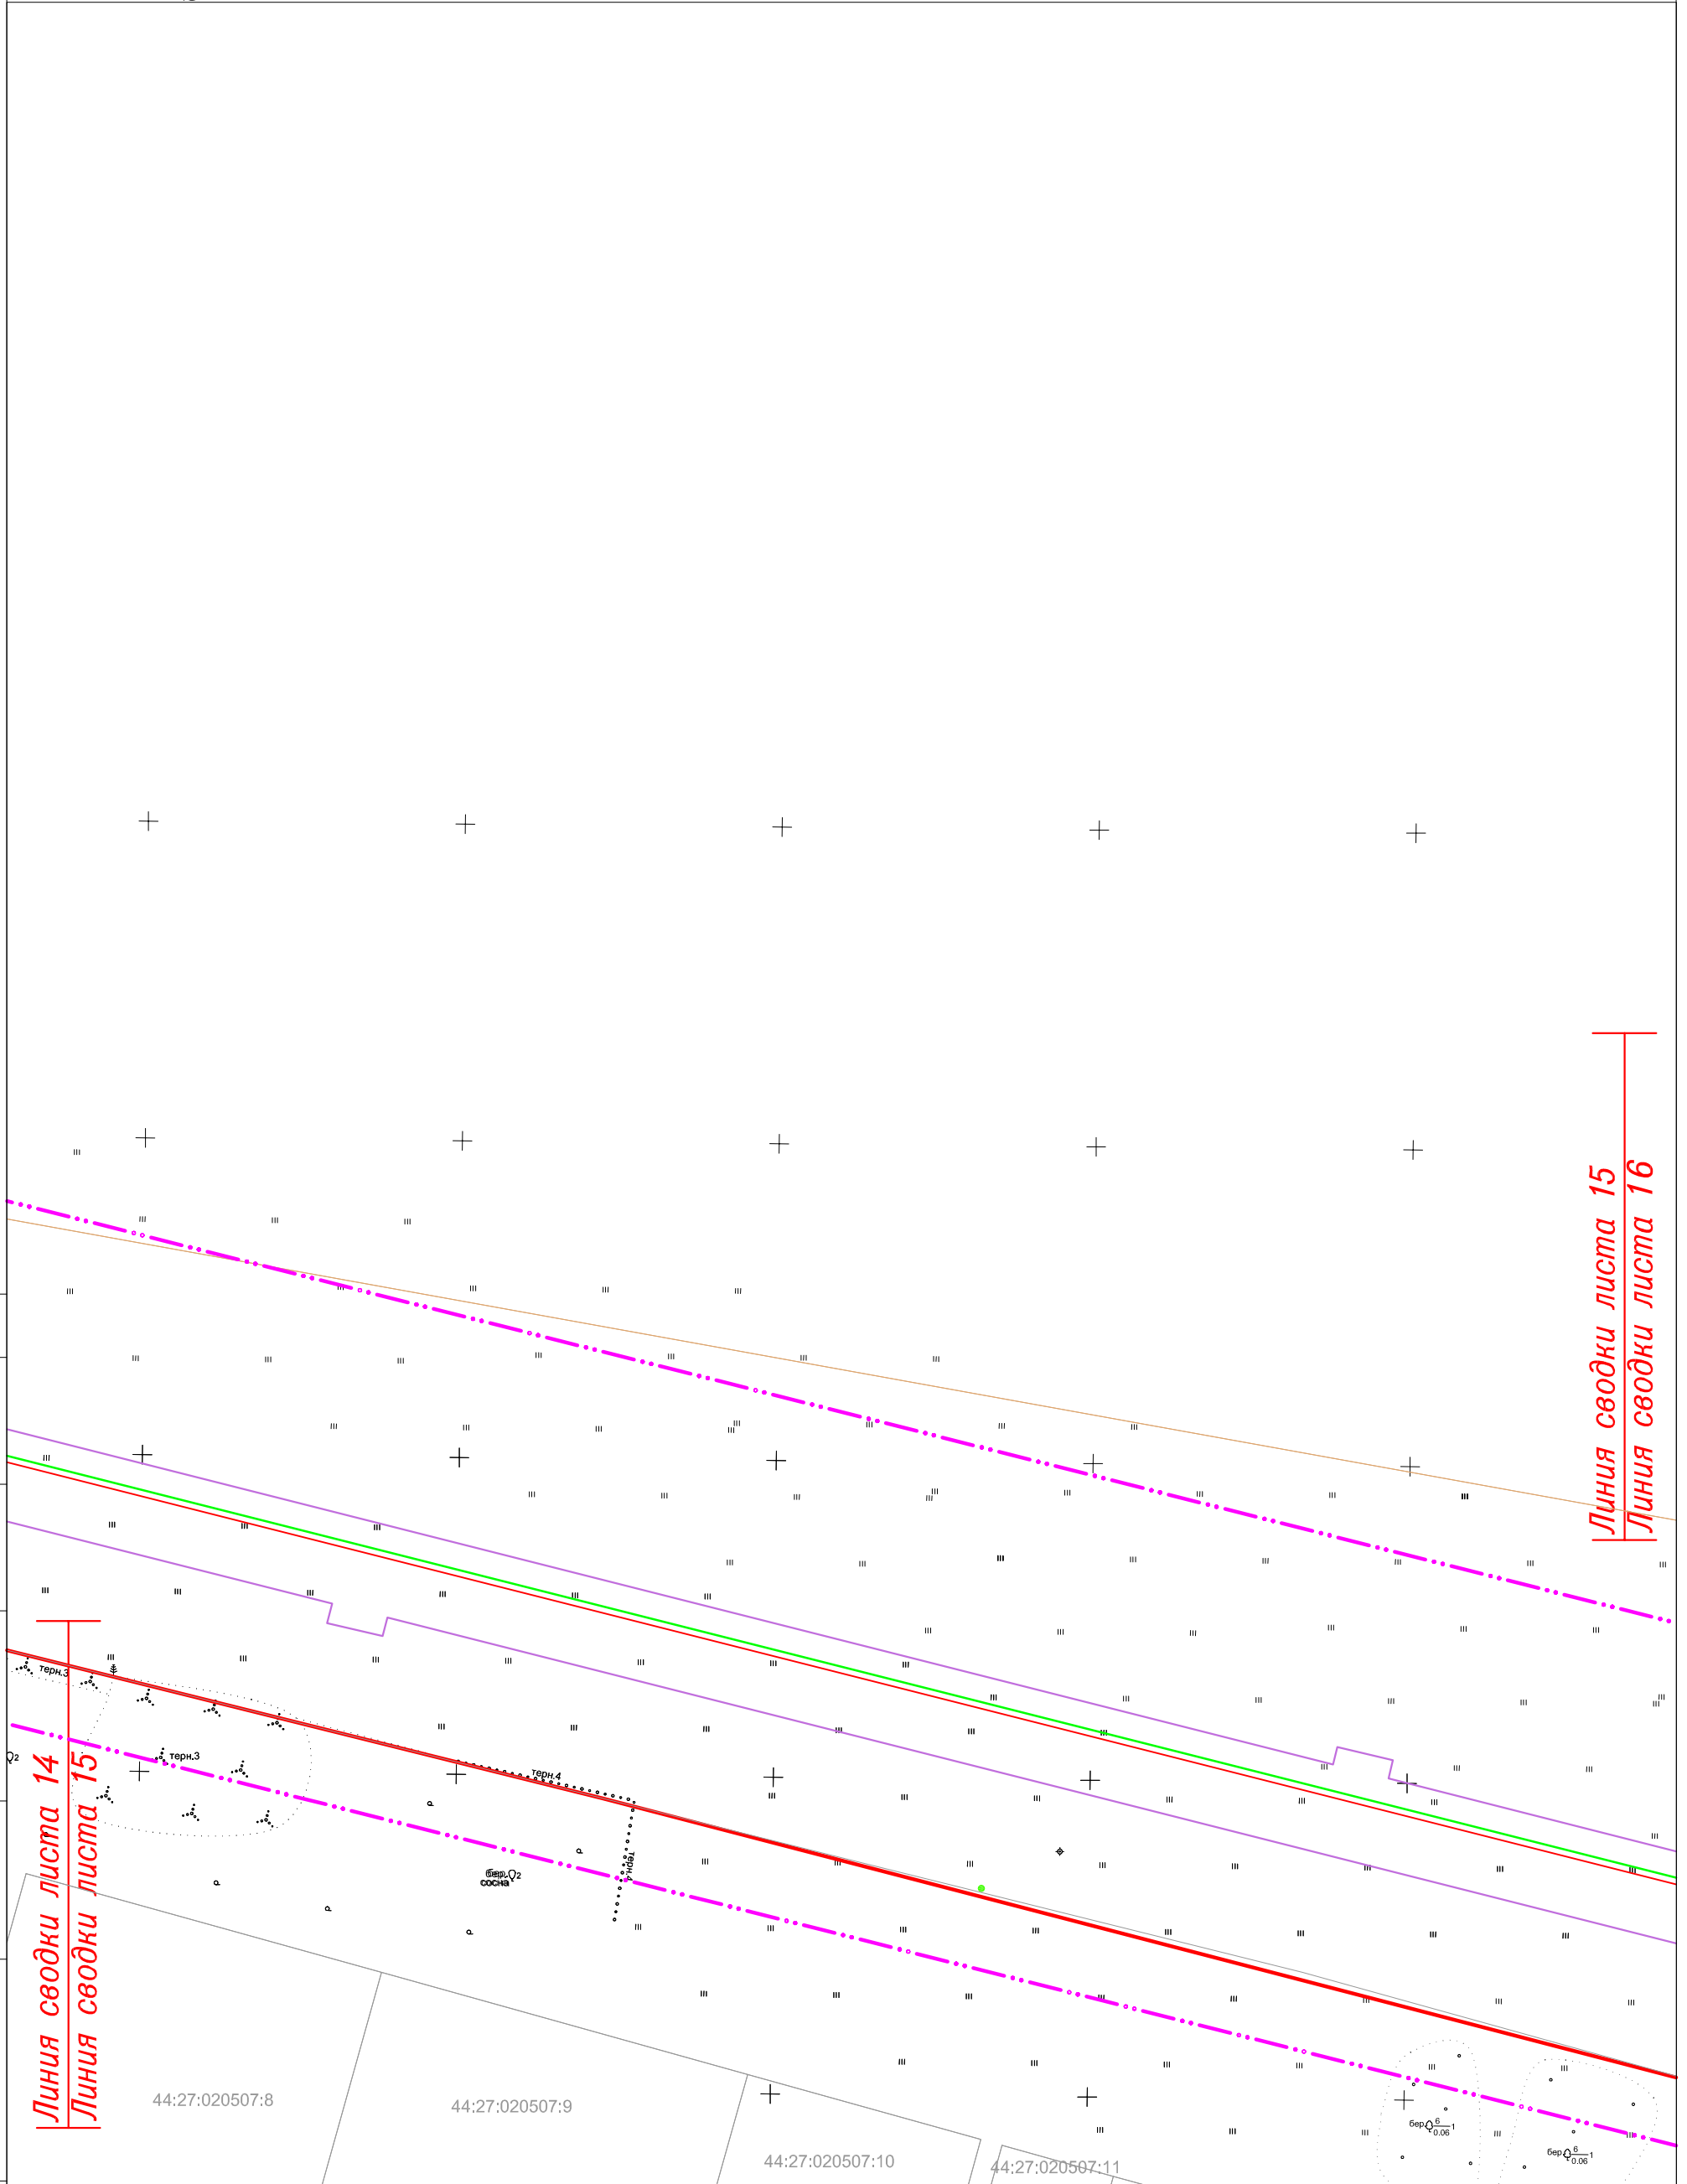

Линия сводки листа 15  
Линия сводки листа 16

Линия сводки листа 14  
Линия сводки листа 15

СОГЛАСОВАНО

Инв. N подл	Подпись и дата	Взам. инв. N

Изм.	Кол.уч.	Лист	N док	Подпись	Дата


11795-ППТ

Система координат: МСК-44

Лист  
15

ФОРМАТ А3




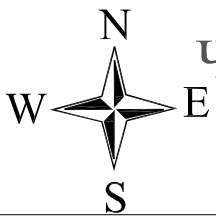


# ЧЕРТЕЖ ОРГАНИЗАЦИИ ТРАНСПОРТА И СЕТИ ДОРОГ И УЛИЦ

## "Межпоселковый газопровод высокого давления в пос.Волжский в г.Кострома"

Линия сводки листа 15  
Линия сводки листа 16

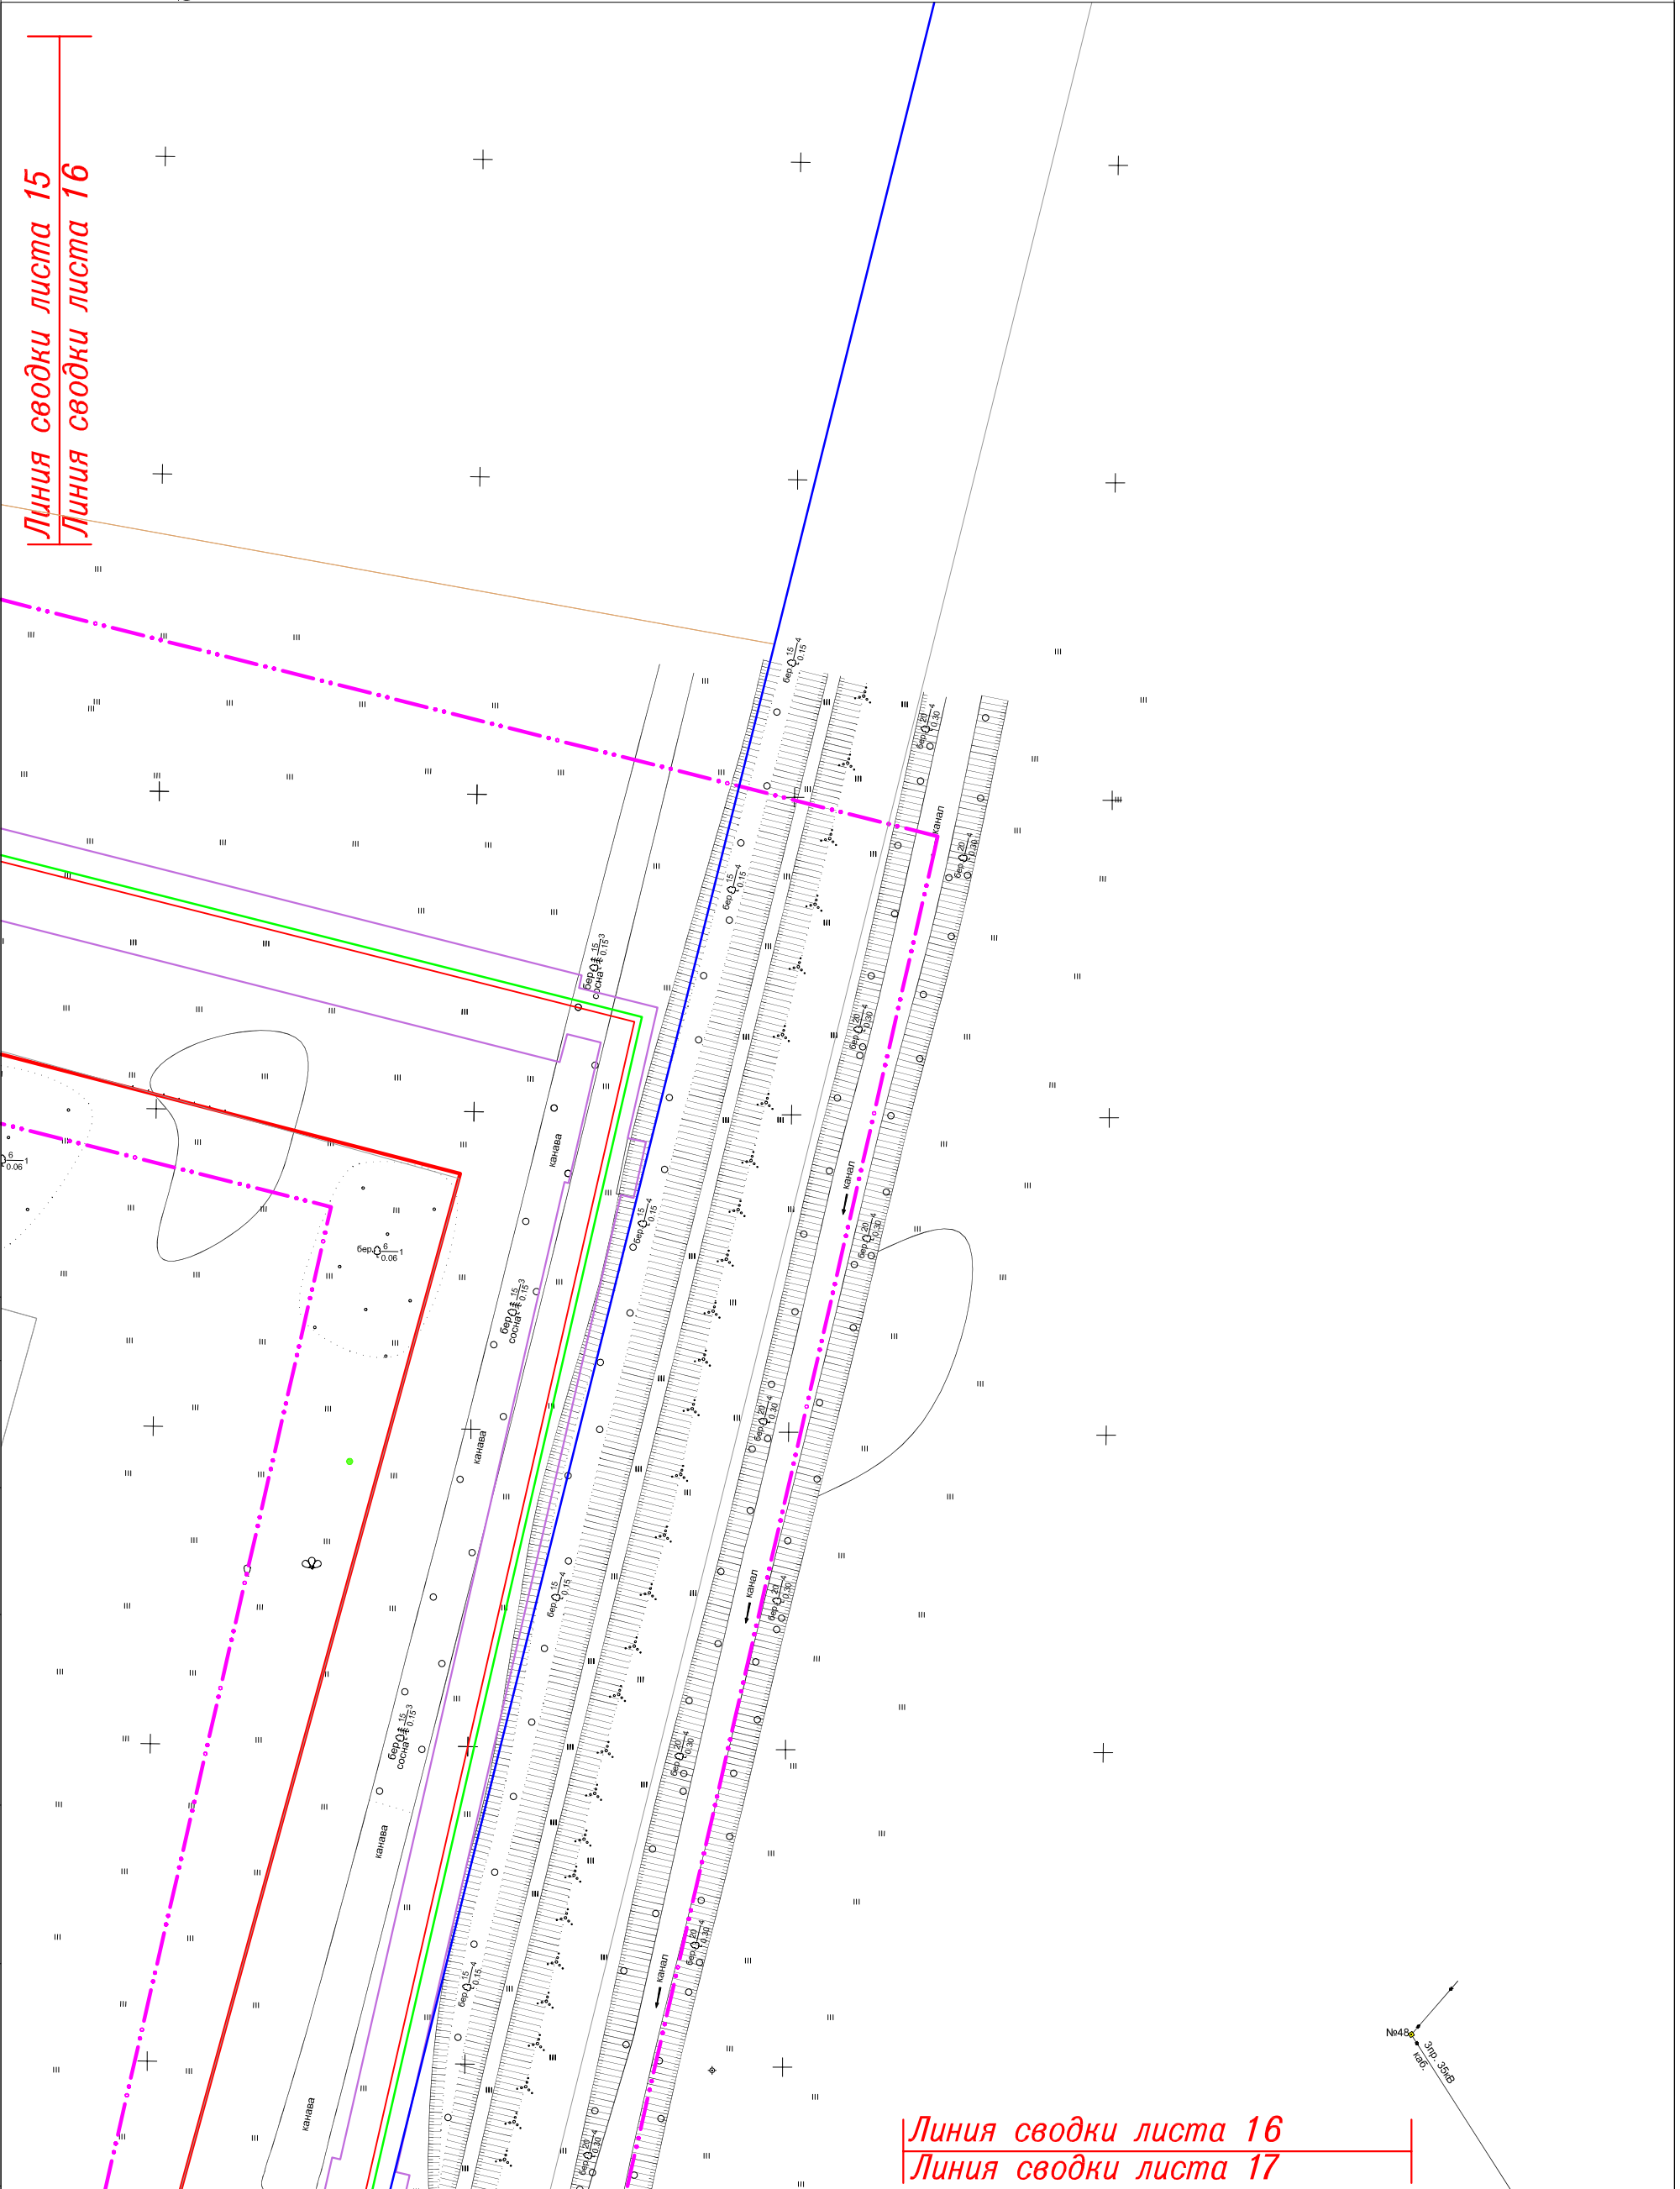

 Линия сводки листа 16  
Линия сводки листа 17



Система координат: МСК-44


СОГЛАСОВАНО	
Инд. N подл	Подпись и дата
Инд. N инв.	Взам. инв. N

Изм.	Кол.уч.	Лист	N док	Подпись	Дата

11795-ПШТ


Лист  
16

ФОРМАТ А3

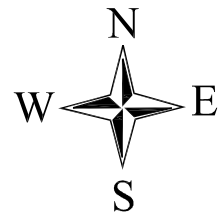

# ЧЕРТЕЖ ОРГАНИЗАЦИИ ТРАНСПОРТА И СЕТИ ДОРОГ И УЛИЦ

## "Межпоселковый газопровод высокого давления в пос.Волжский в г.Кострома"

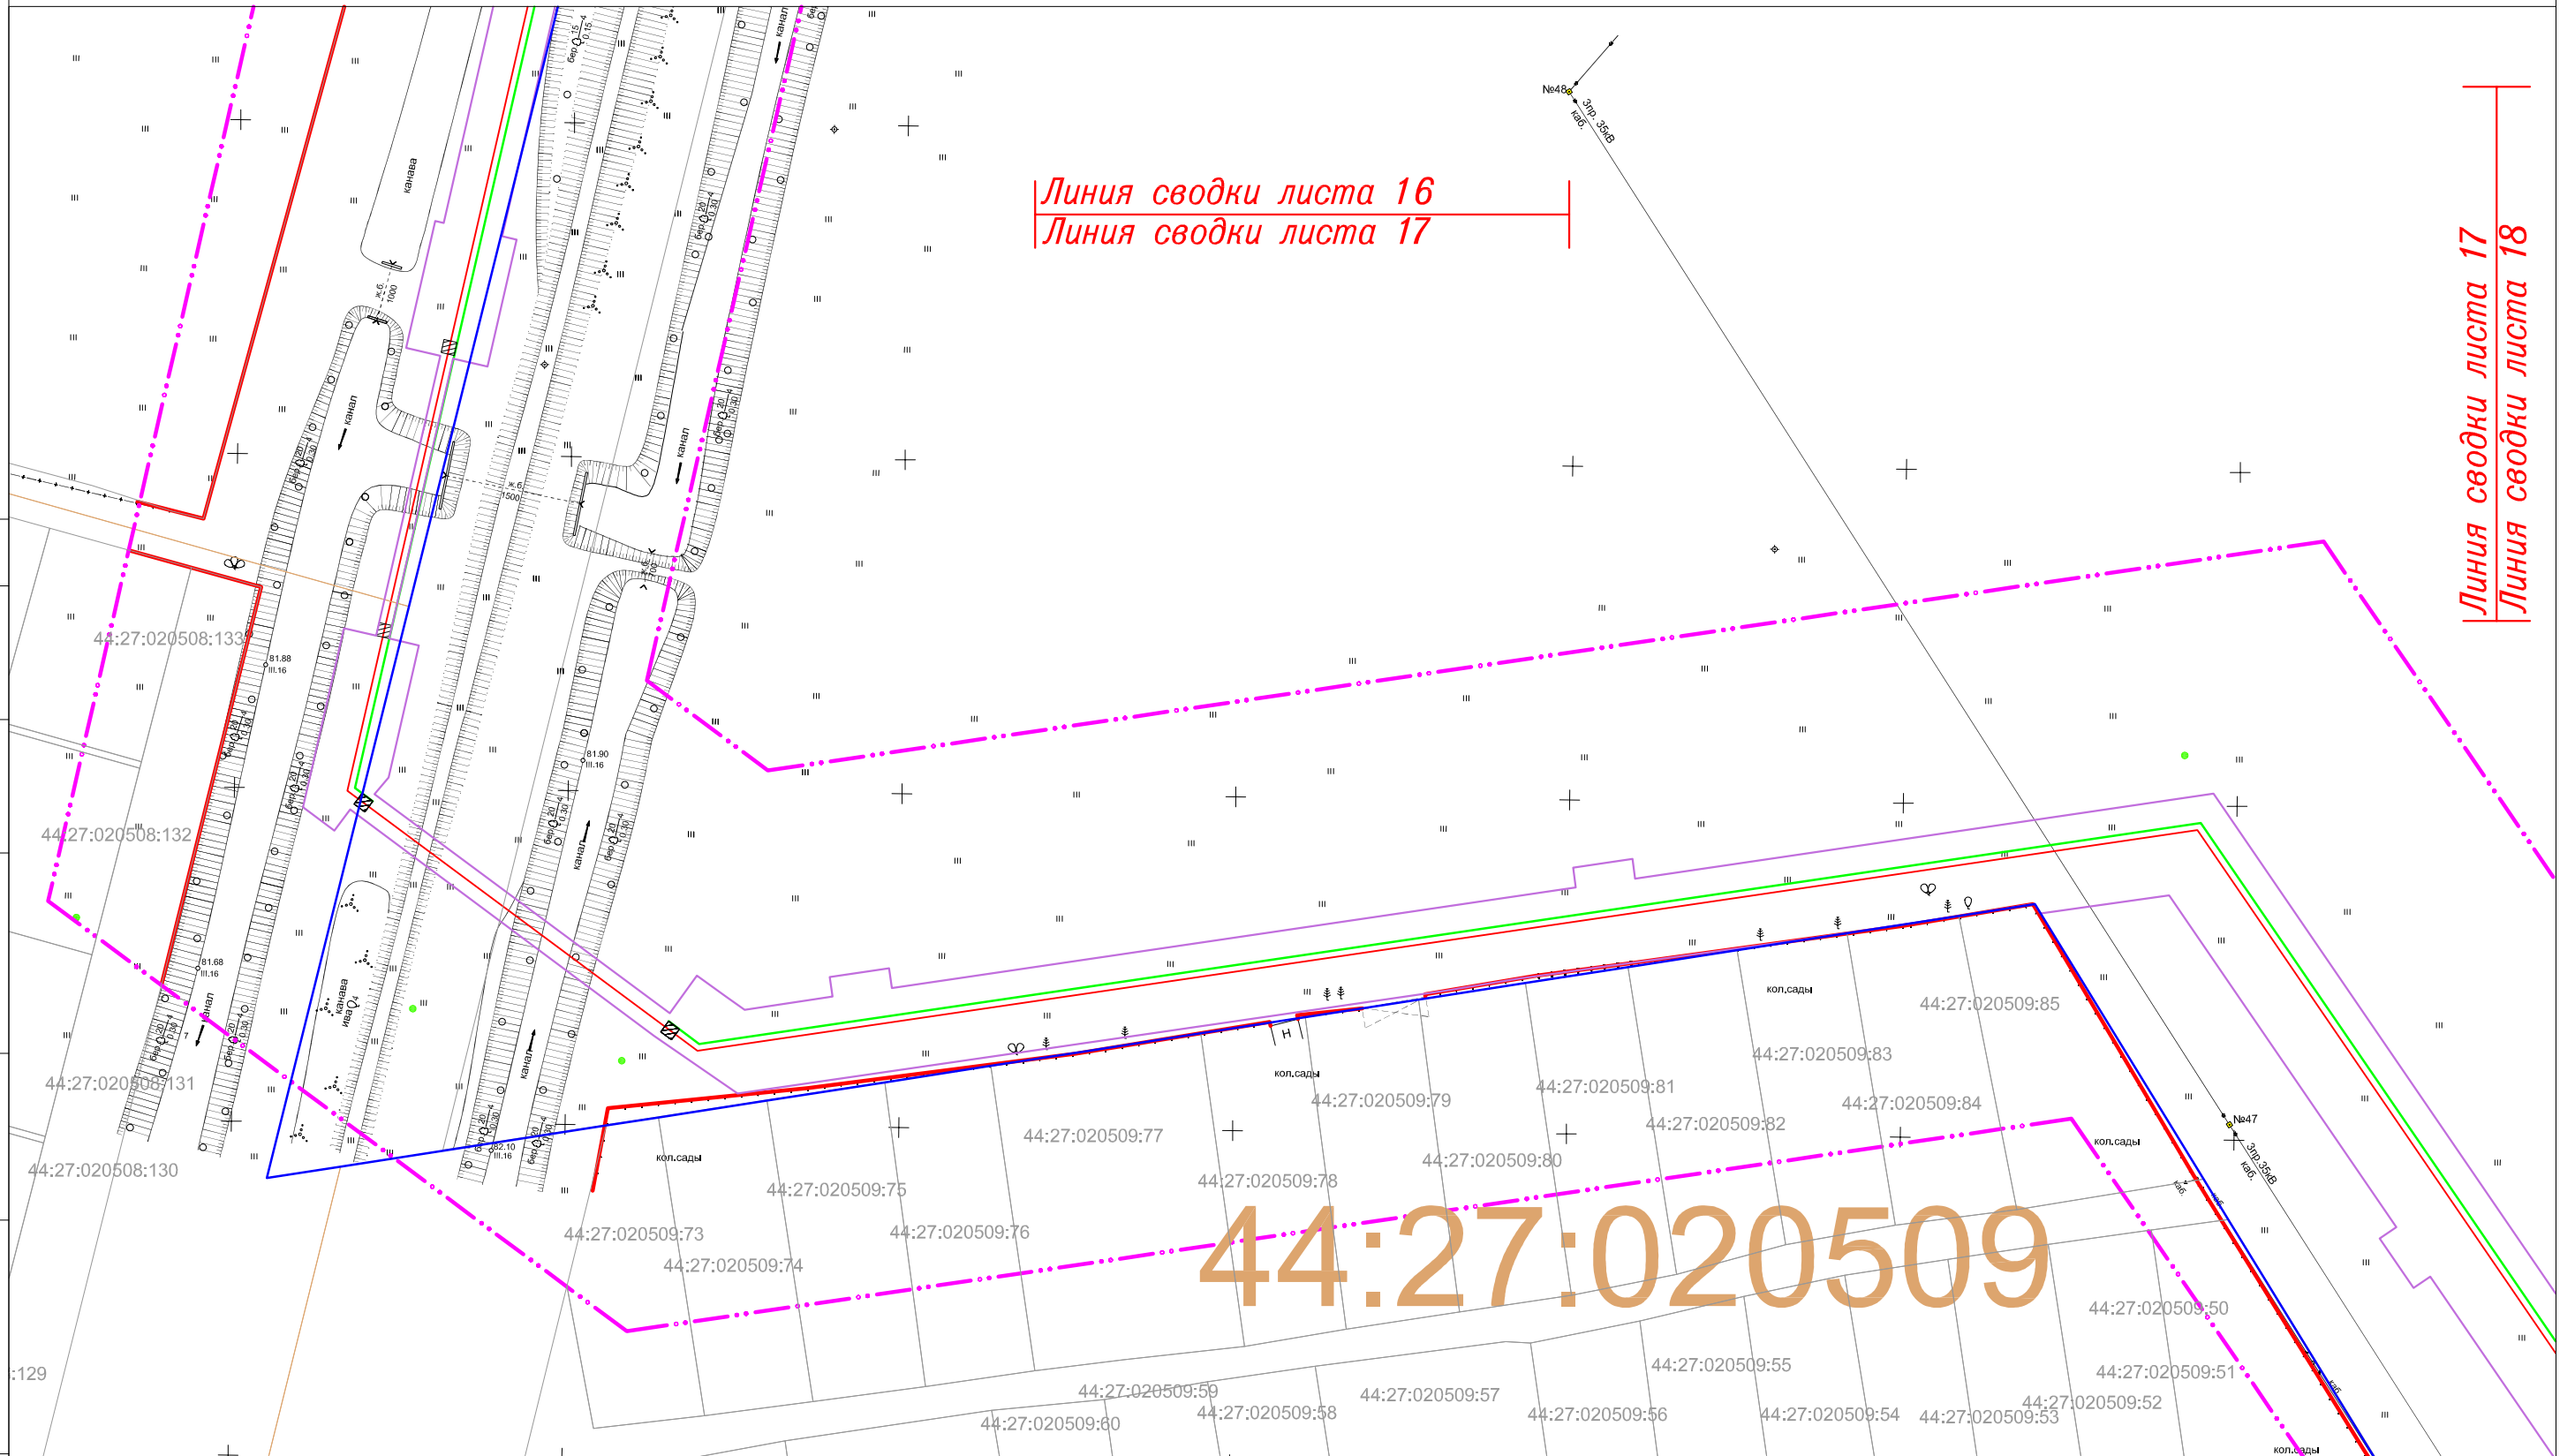

Линия сводки листа 16  
Линия сводки листа 17

Линия сводки листа 17  
Линия сводки листа 18

СОГЛАСОВАНО

Взам. инв. N

Подпись и дата

Инв. N подл

Система координат: МСК-44


Изм.	Кол.уч.	Лист	N док	Подпись	Дата

11795-ППТ

Лист

17

ФОРМАТ А3

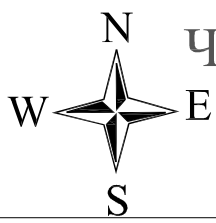

# ЧЕРТЕЖ ОРГАНИЗАЦИИ ТРАНСПОРТА И СЕТИ ДОРОГ И УЛИЦ


## "Межпоселковый газопровод высокого давления в пос.Волжский в г.Кострома"

# 44:07:012201

Линия сводки листа 17  
Линия сводки листа 18

СОГЛАСОВАНО

Инв. N подл	Подпись и дата	Взам. инв. N

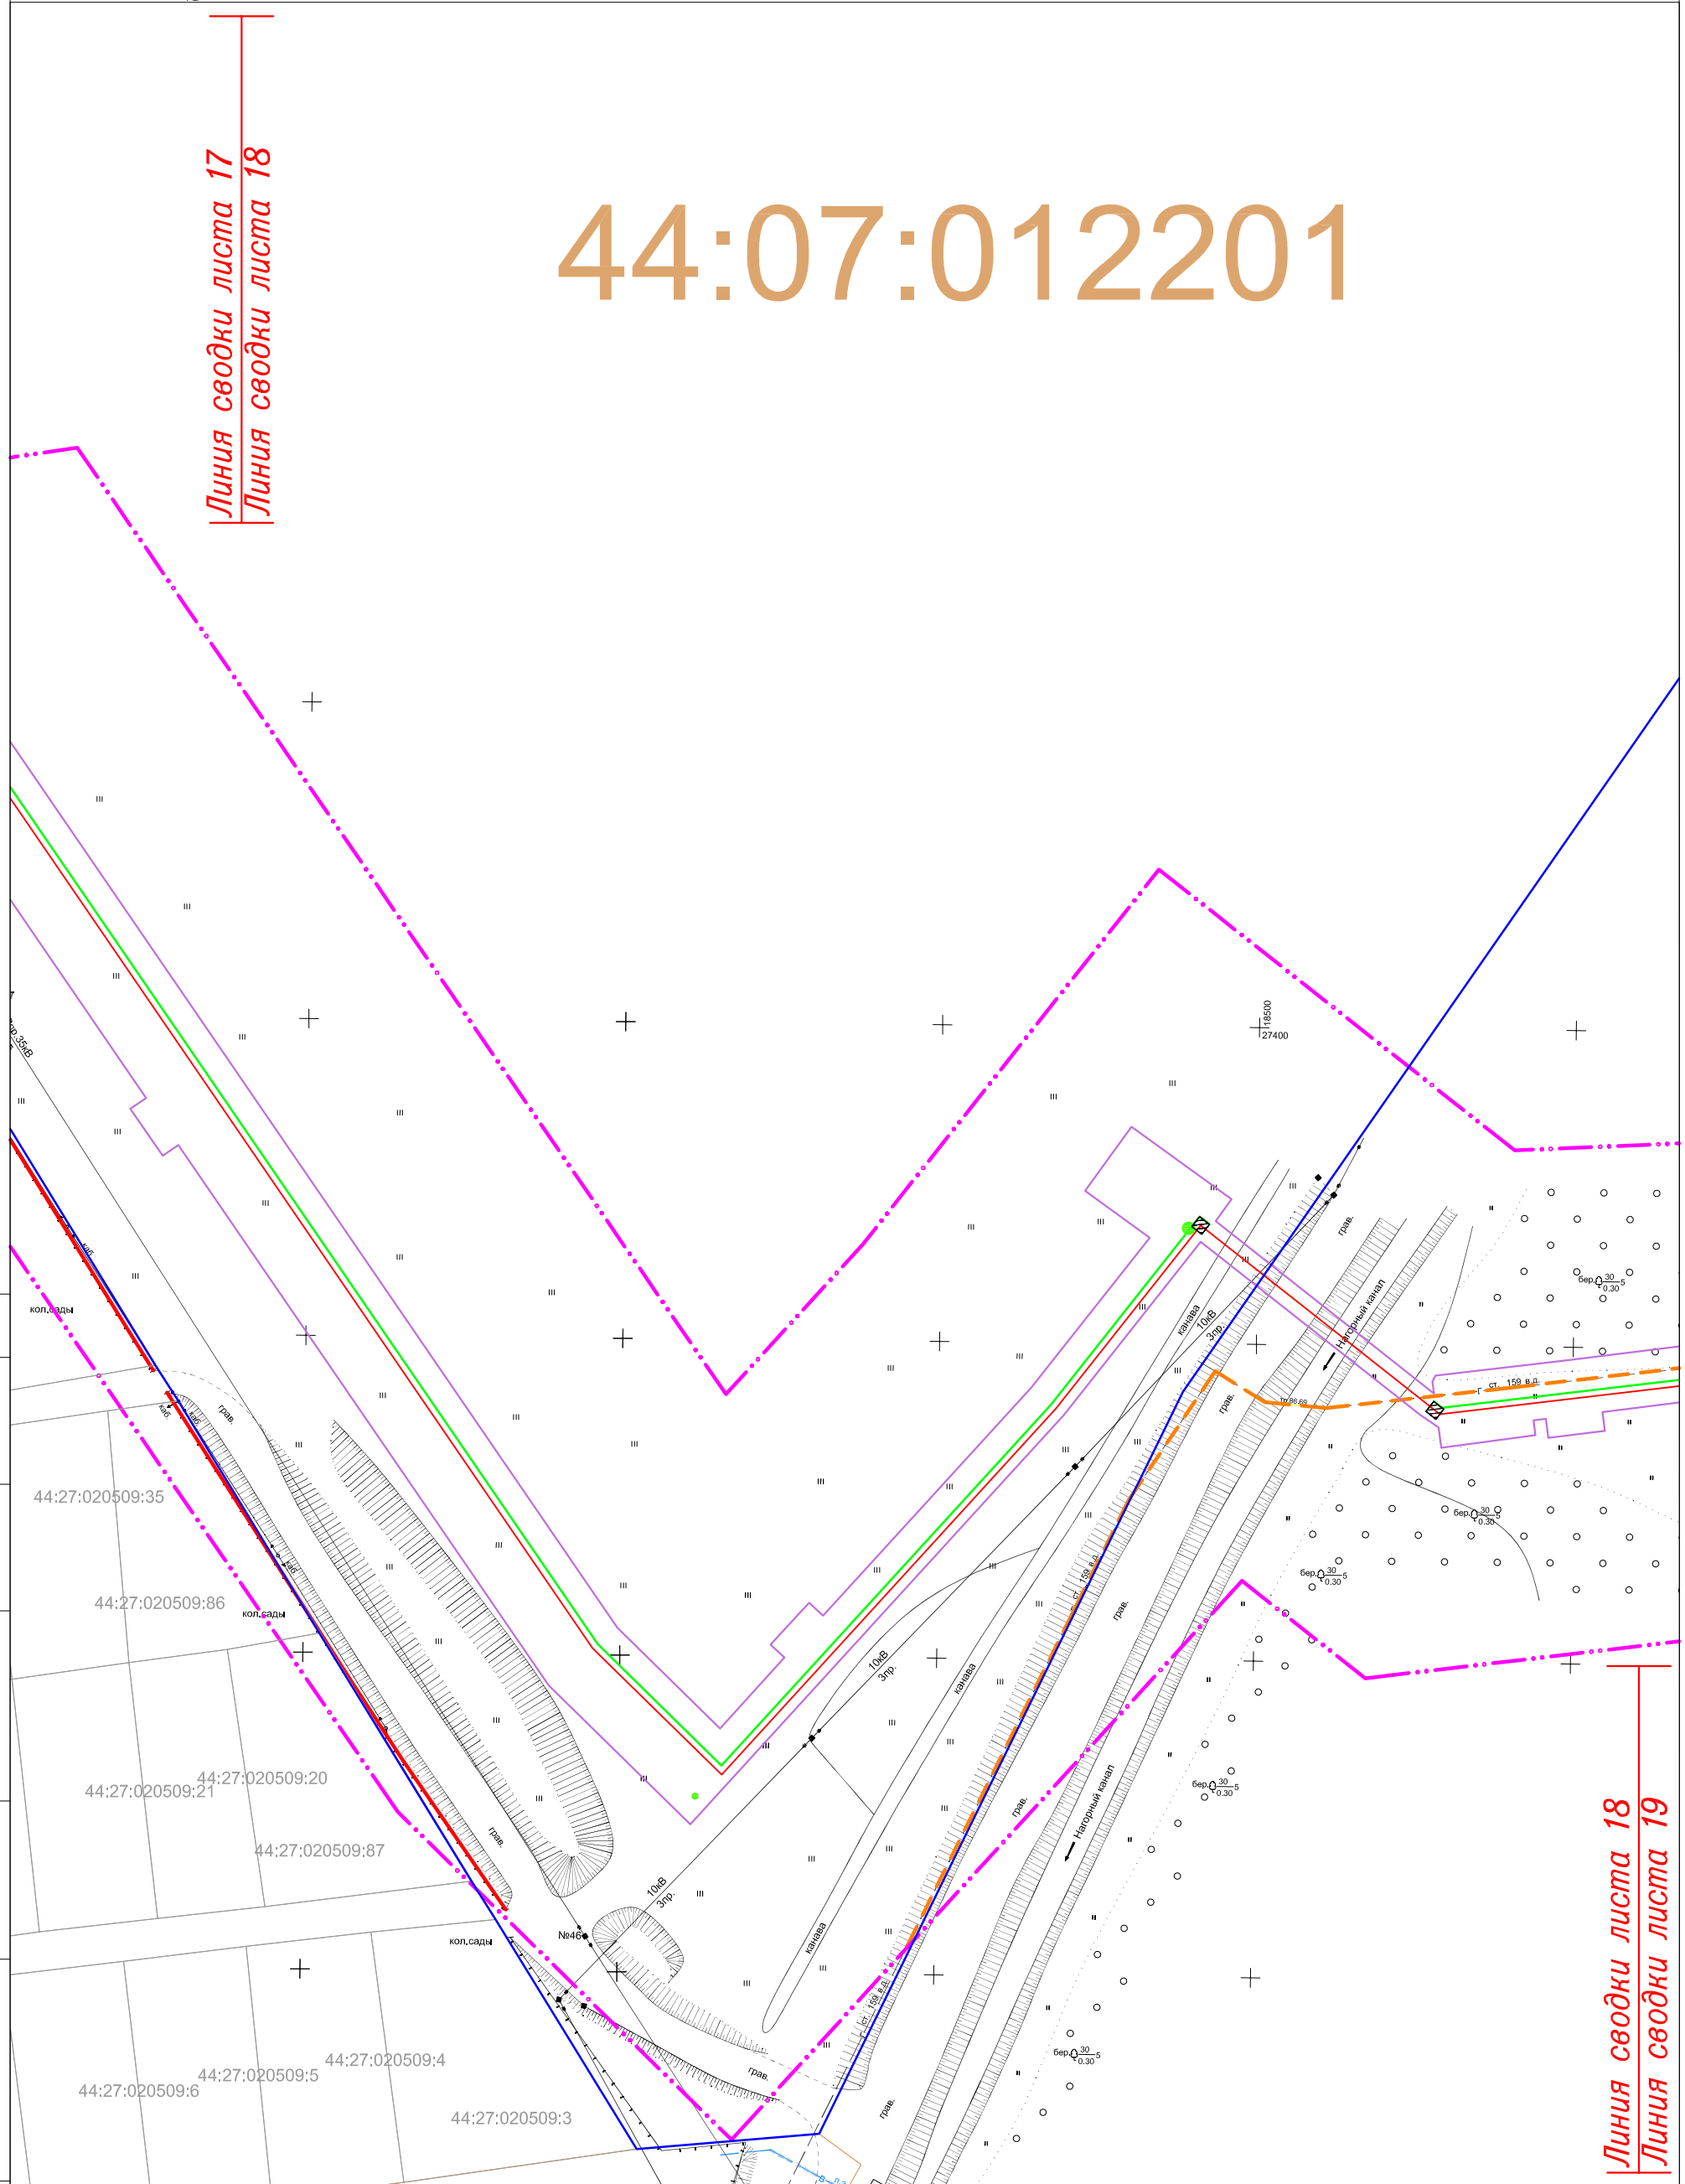

Линия сводки листа 18  
Линия сводки листа 19


Система координат: МСК-44

Изм.	Кол.уч.	Лист	N док	Подпись	Дата

11795-ППТ


Лист  
18

ФОРМАТ А3

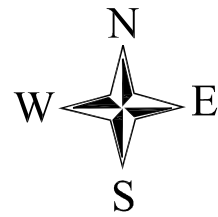

# ЧЕРТЕЖ ОРГАНИЗАЦИИ ТРАНСПОРТА И СЕТИ ДОРОГ И УЛИЦ

## "Межпоселковый газопровод высокого давления в пос.Волжский в г.Кострома"

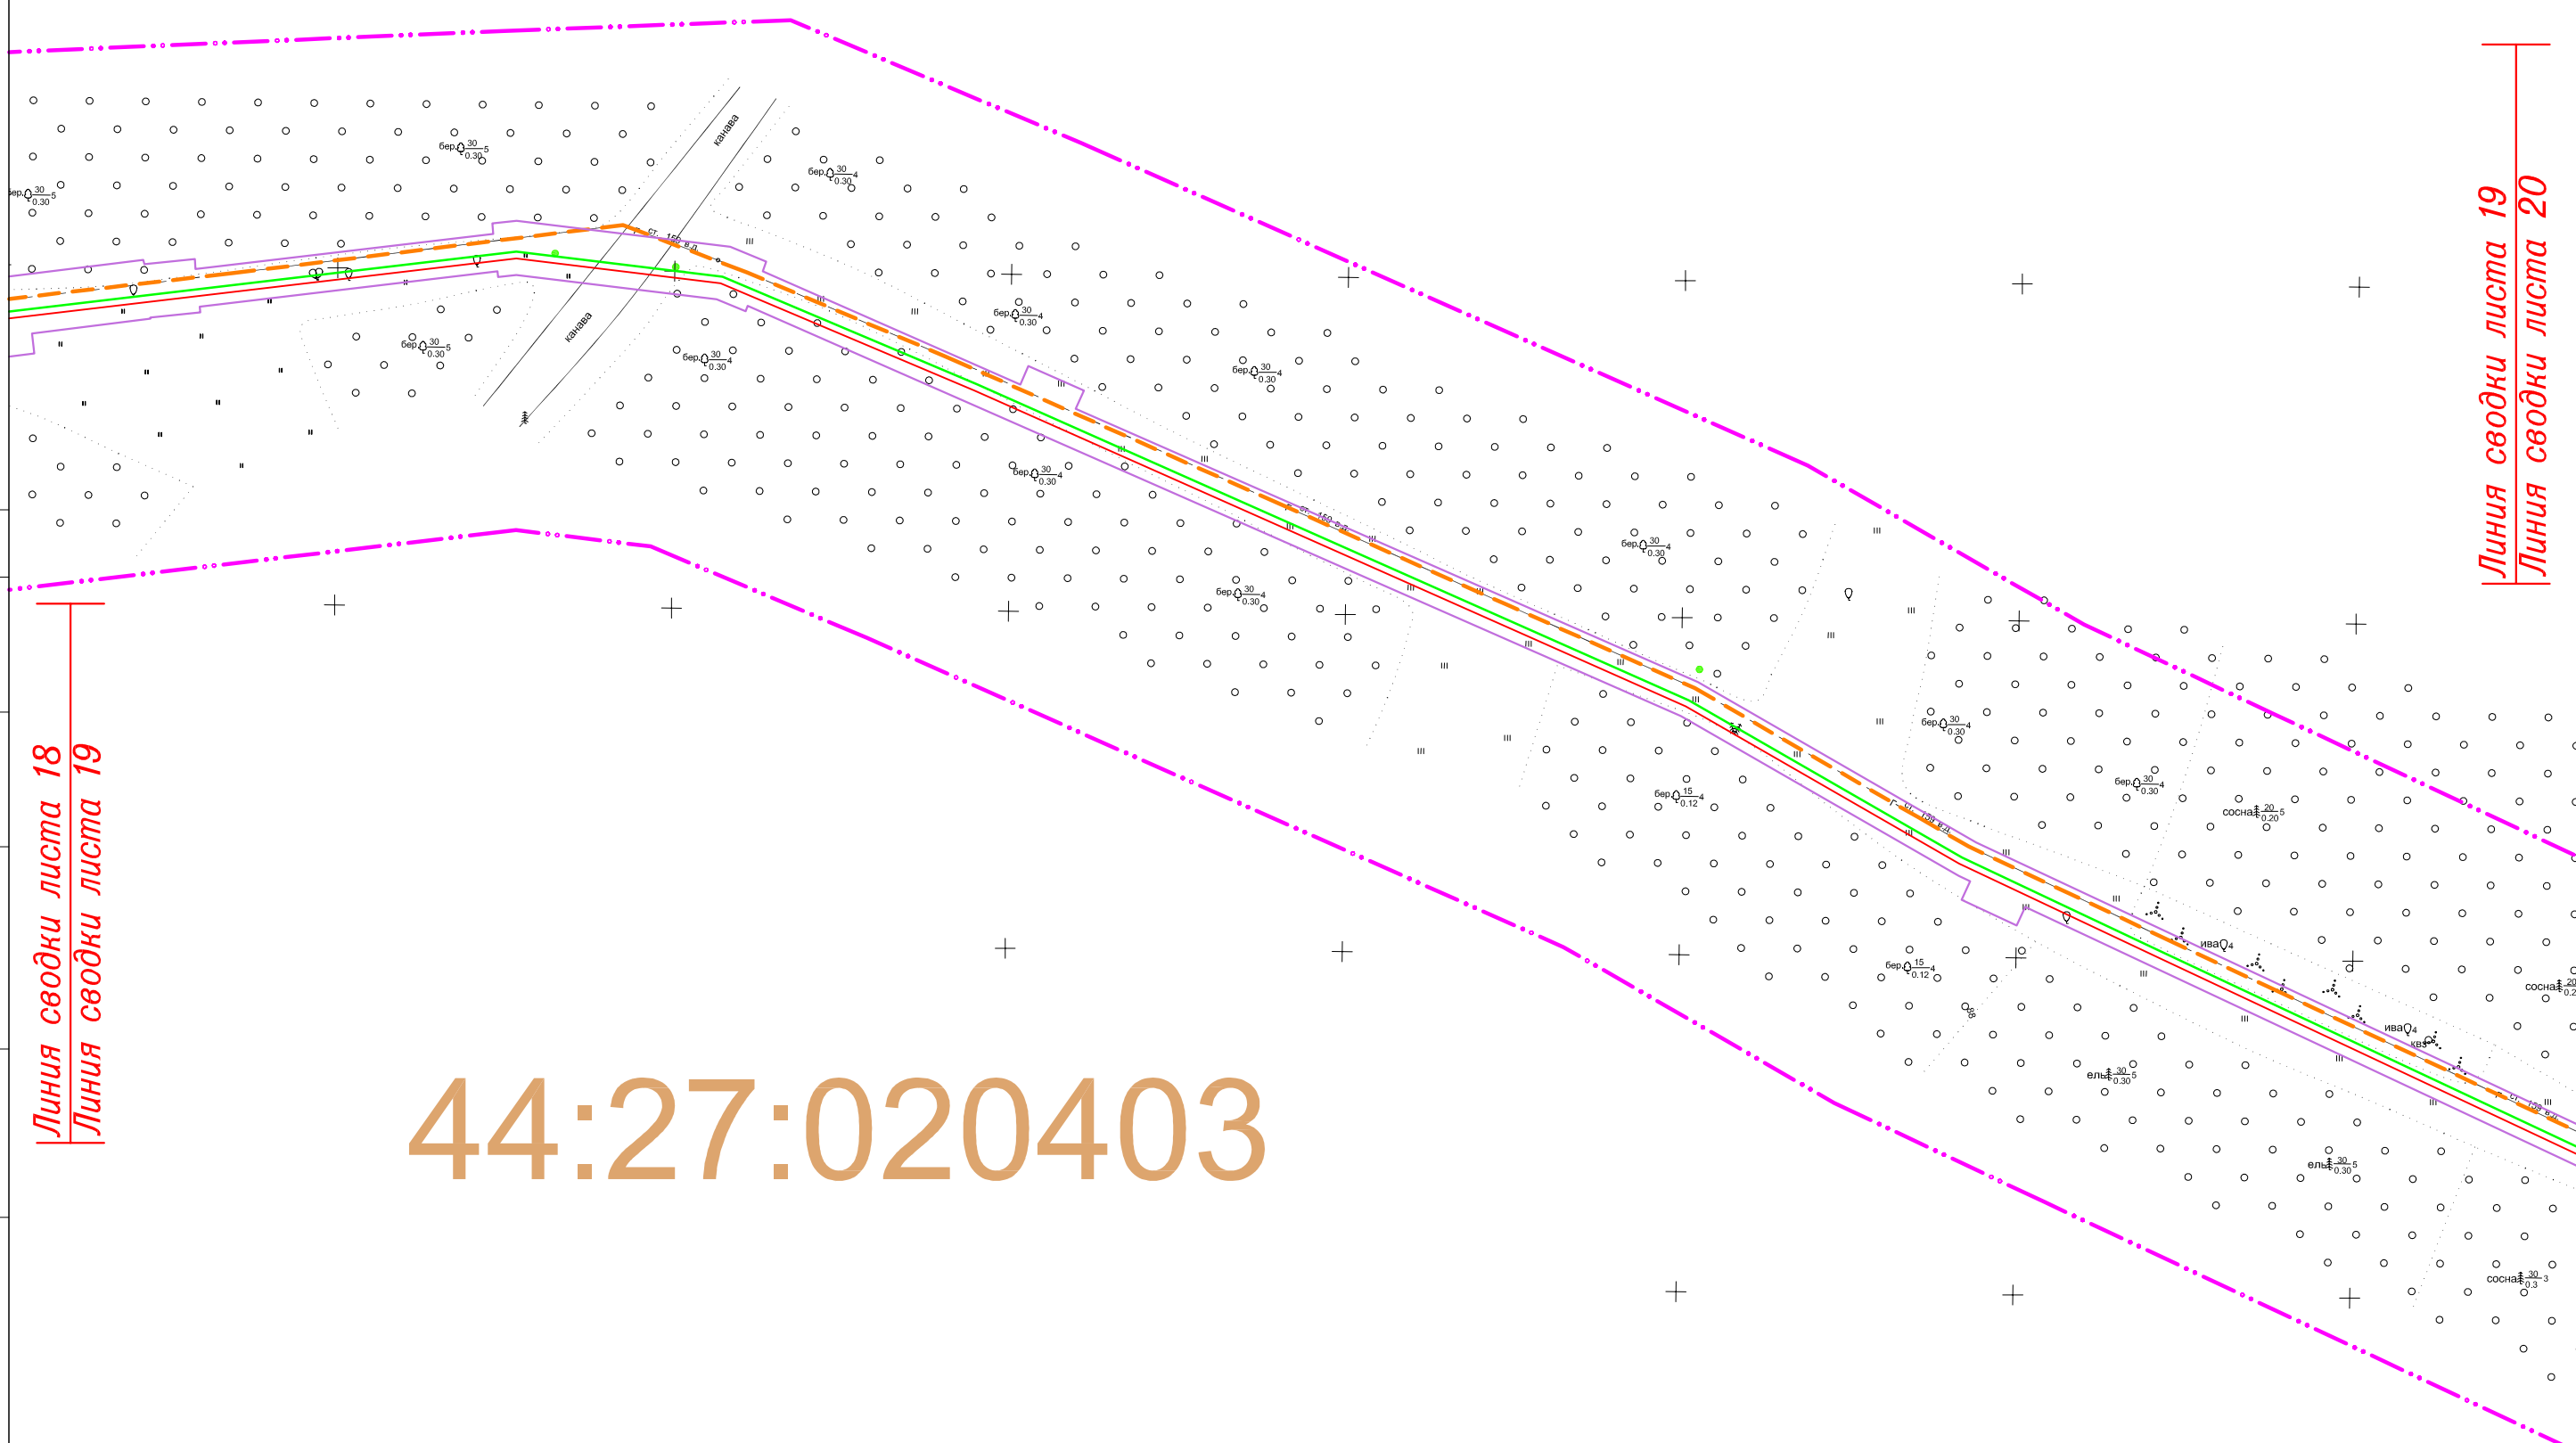

СОГЛАСОВАНО

Инов. N подл	Подпись и дата	Взам. инв. N
--------------	----------------	--------------

Линия сводки листа 18  
Линия сводки листа 19

Линия сводки листа 19  
Линия сводки листа 20

44:27:020403


Система координат: МСК-44

Изм.	Кол.уч.	Лист	N док	Подпись	Дата
------	---------	------	-------	---------	------

11795-ППТ

Лист  
19

ФОРМАТ А3

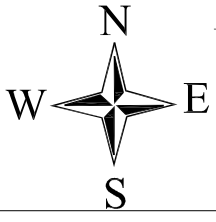


# ЧЕРТЕЖ ОРГАНИЗАЦИИ ТРАНСПОРТА И СЕТИ ДОРОГ И УЛИЦ

## "Межпоселковый газопровод высокого давления в пос.Волжский в г.Кострома"

Линия сводки листа 19  
Линия сводки листа 20

Линия сводки листа 20  
Линия сводки листа 21

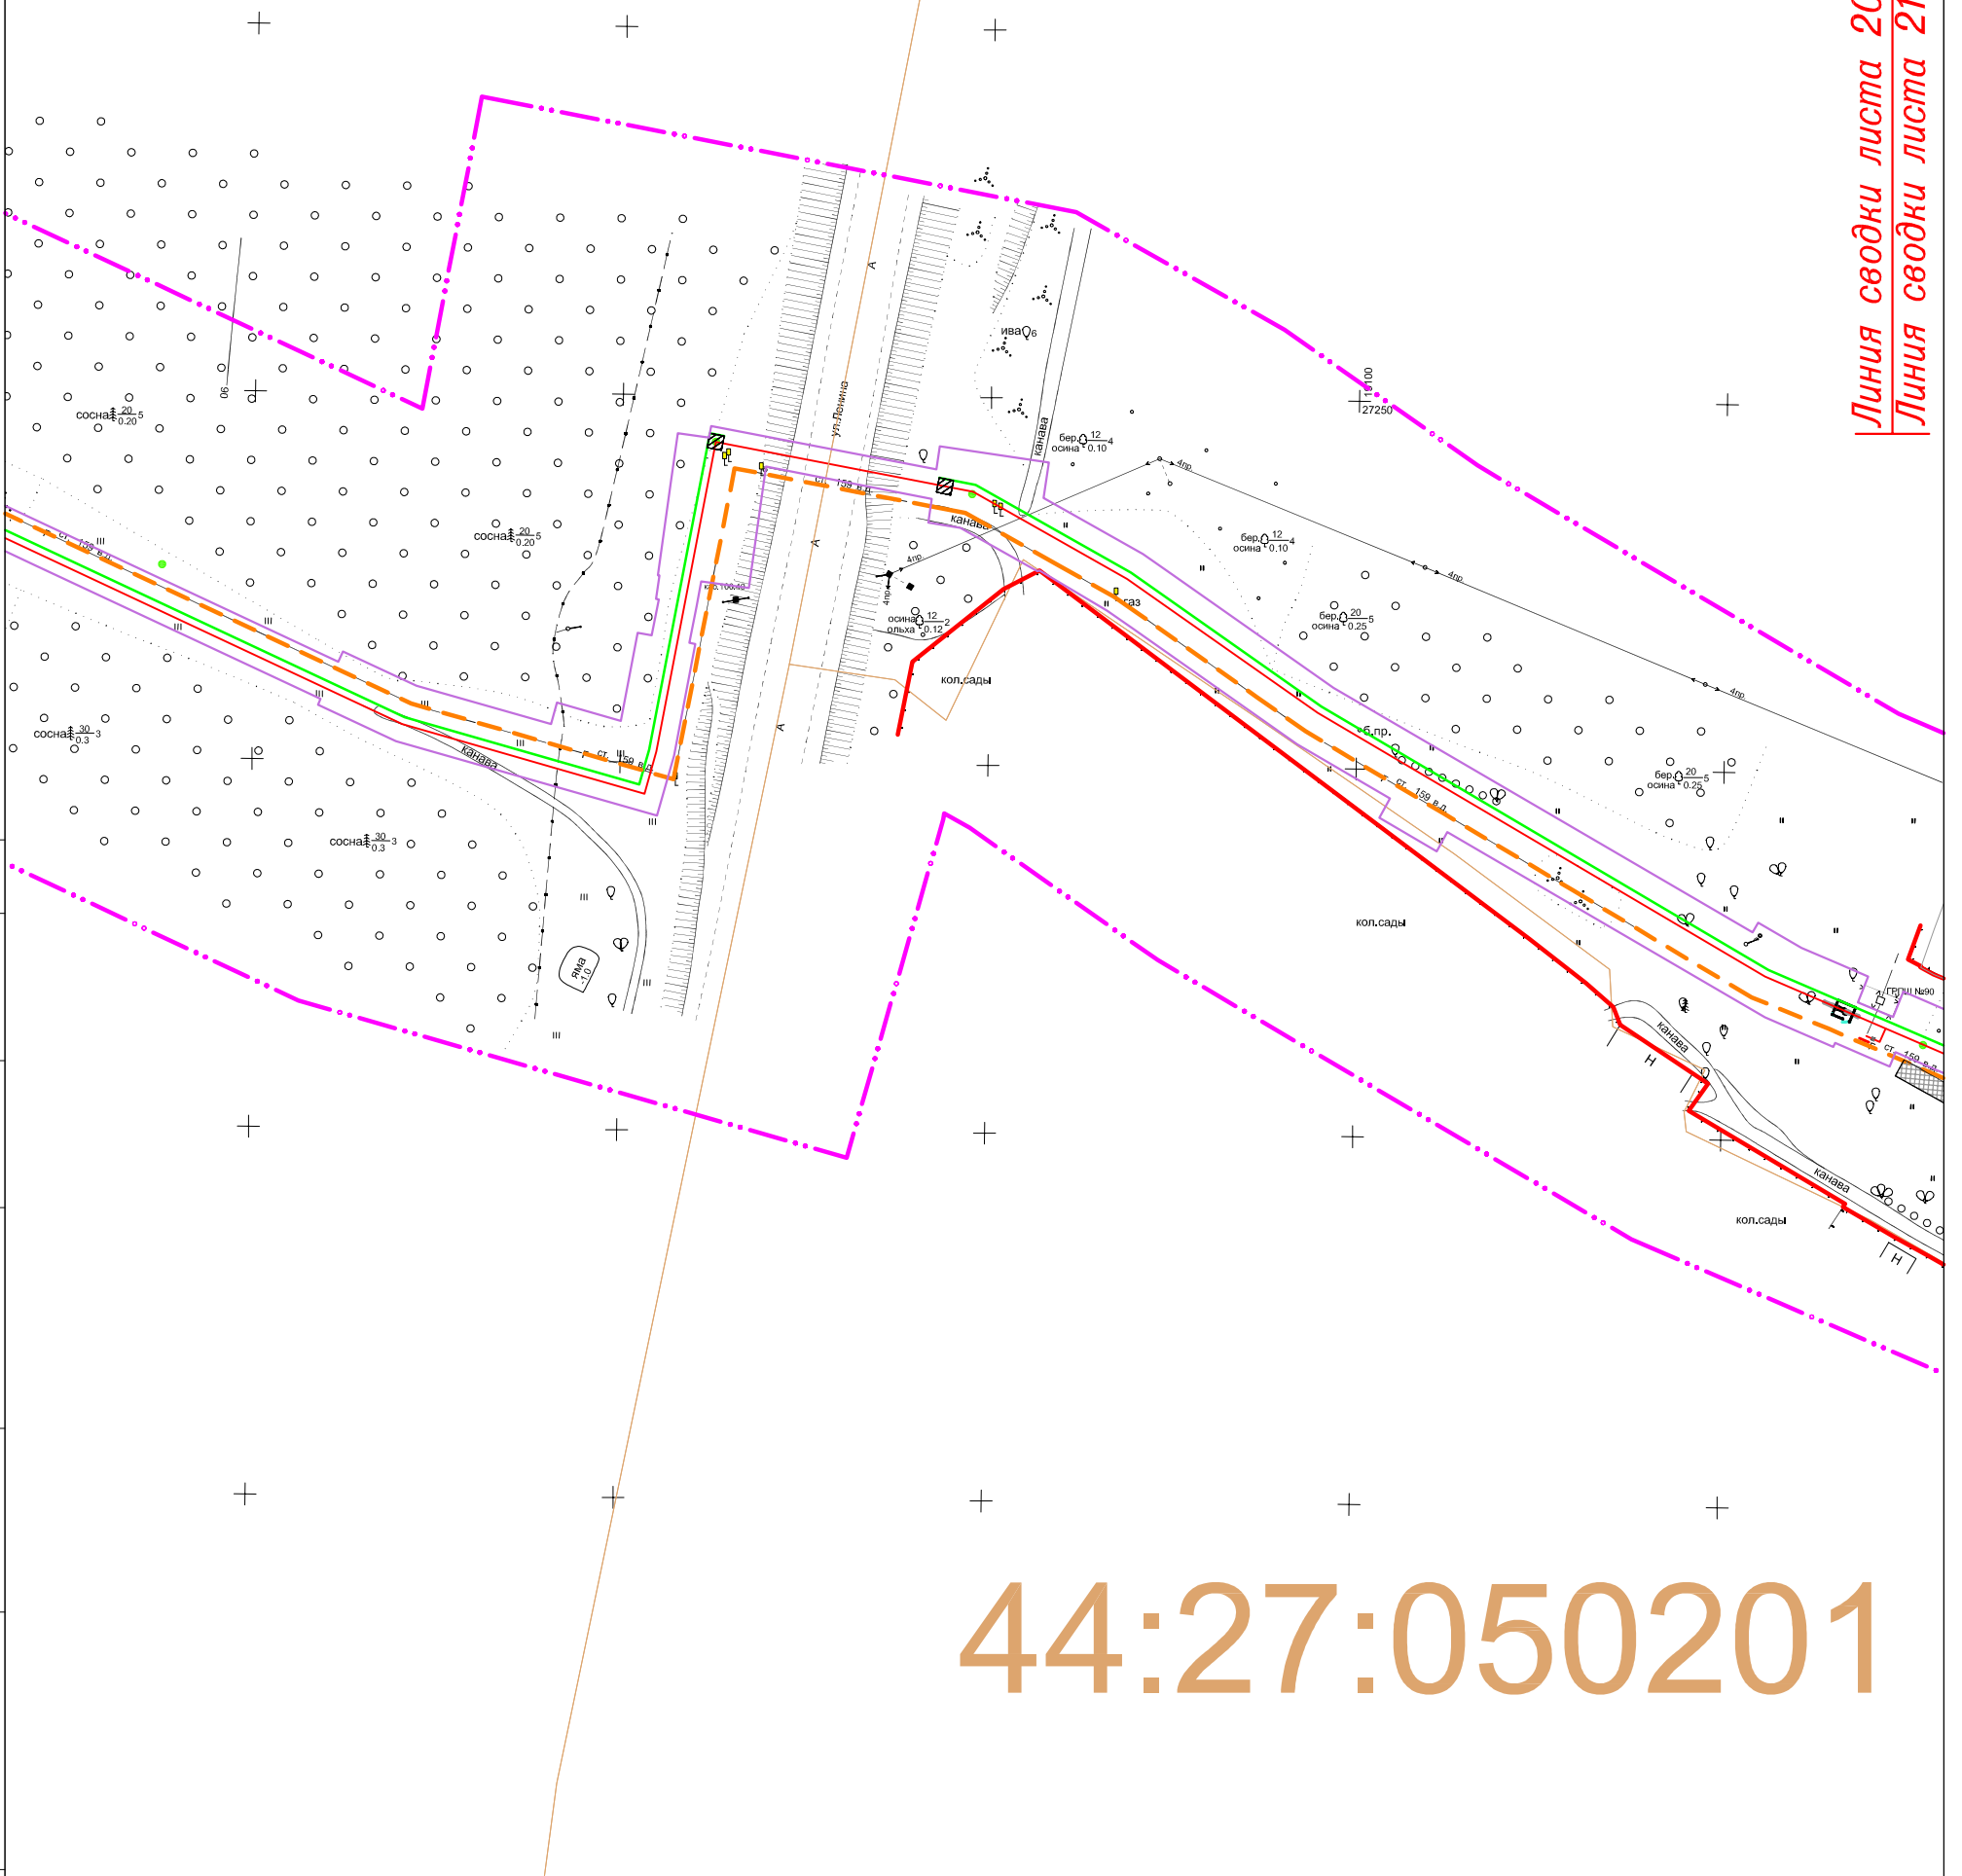

СОГЛАСОВАНО

Инв. N подл. Подпись и дата. Взам. инв. N


Система координат: МСК-44

Изм.	Кол.уч.	Лист	N док	Подпись	Дата

11795-ППТ

Лист  
20

ФОРМАТ А3

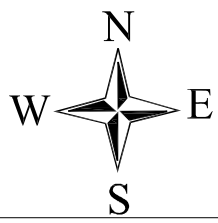


# ЧЕРТЕЖ ОРГАНИЗАЦИИ ТРАНСПОРТА И СЕТИ ДОРОГ И УЛИЦ

"Межпоселковый газопровод высокого давления в пос. Волжский в г. Кострома"

Линия сводки листа 20  
Линия сводки листа 21

# 44:27:050101

Линия сводки листа 21  
Линия сводки листа 22

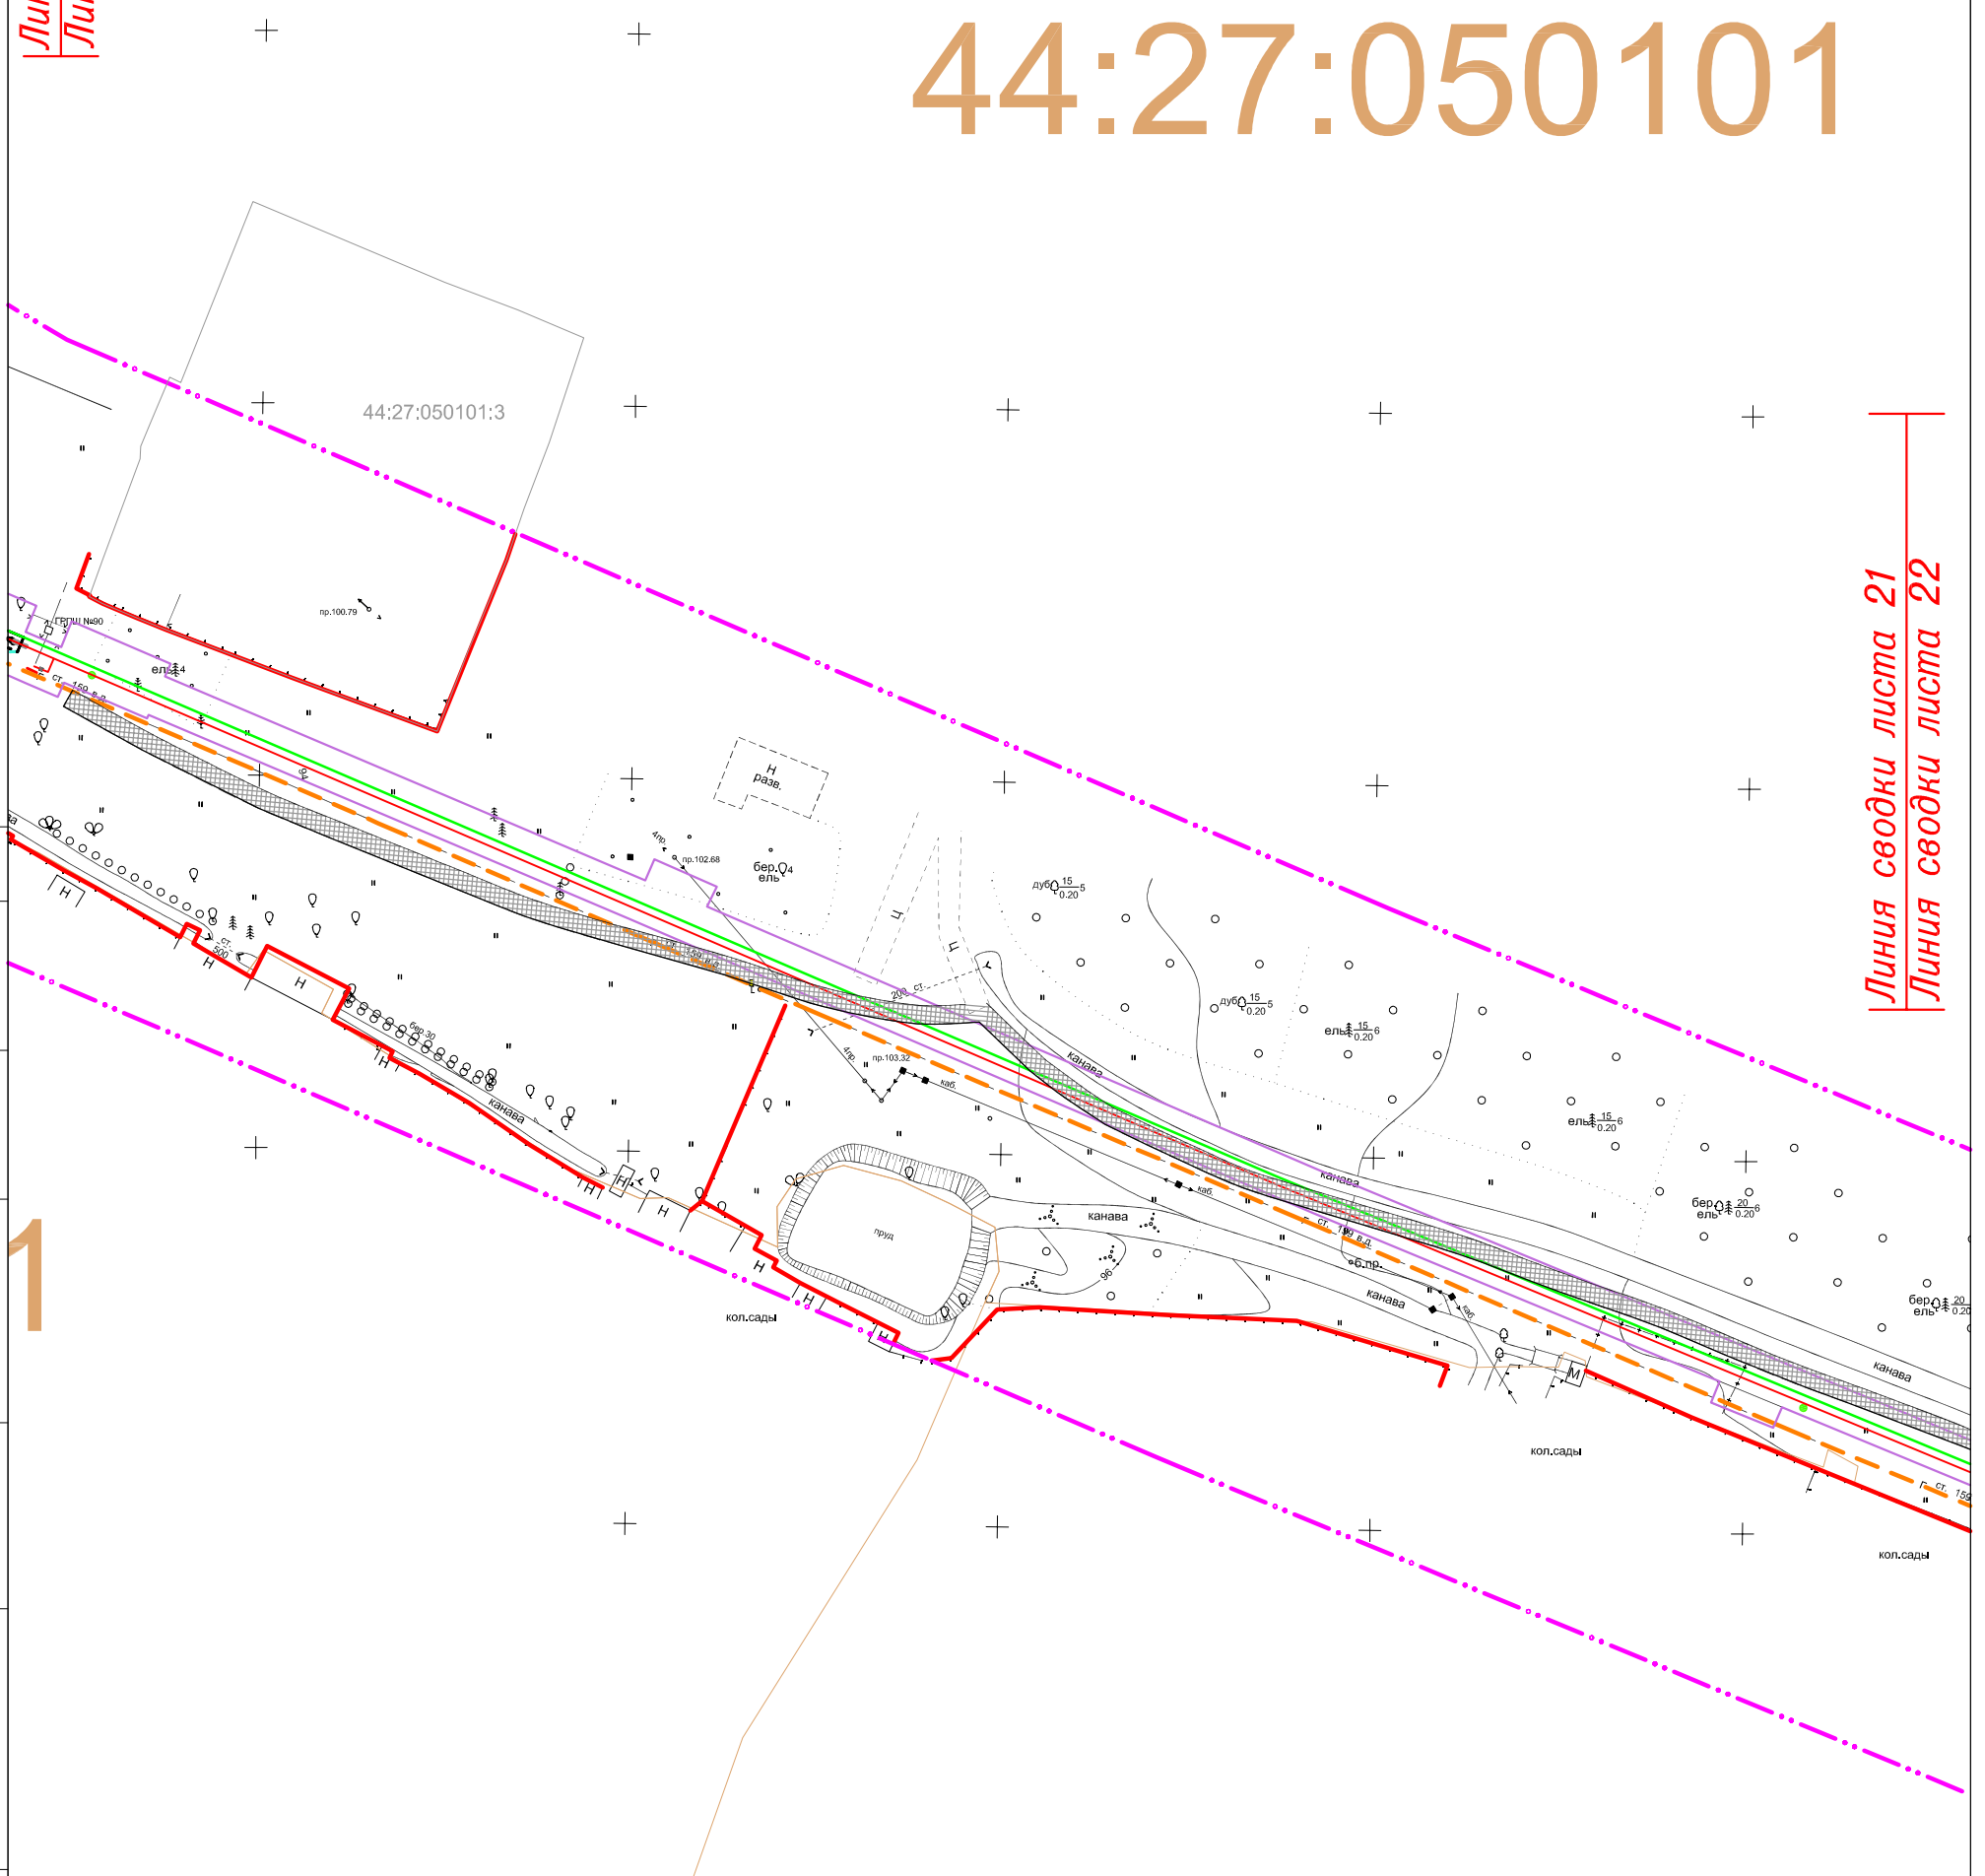

СОГЛАСОВАНО

Инв. N подл. Подпись и дата. Взам. инв. N


Система координат: МСК-44

Изм.	Кол.уч.	Лист	N док.	Подпись	Дата

11795-ППТ

Лист  
21

ФОРМАТ А3

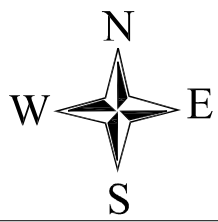


# ЧЕРТЕЖ ОРГАНИЗАЦИИ ТРАНСПОРТА И СЕТИ ДОРОГ И УЛИЦ

"Межпоселковый газопровод высокого давления в пос.Волжский в г.Кострома"

Линия сводки листа 21  
Линия сводки листа 22

Линия сводки листа 22  
Линия сводки листа 23

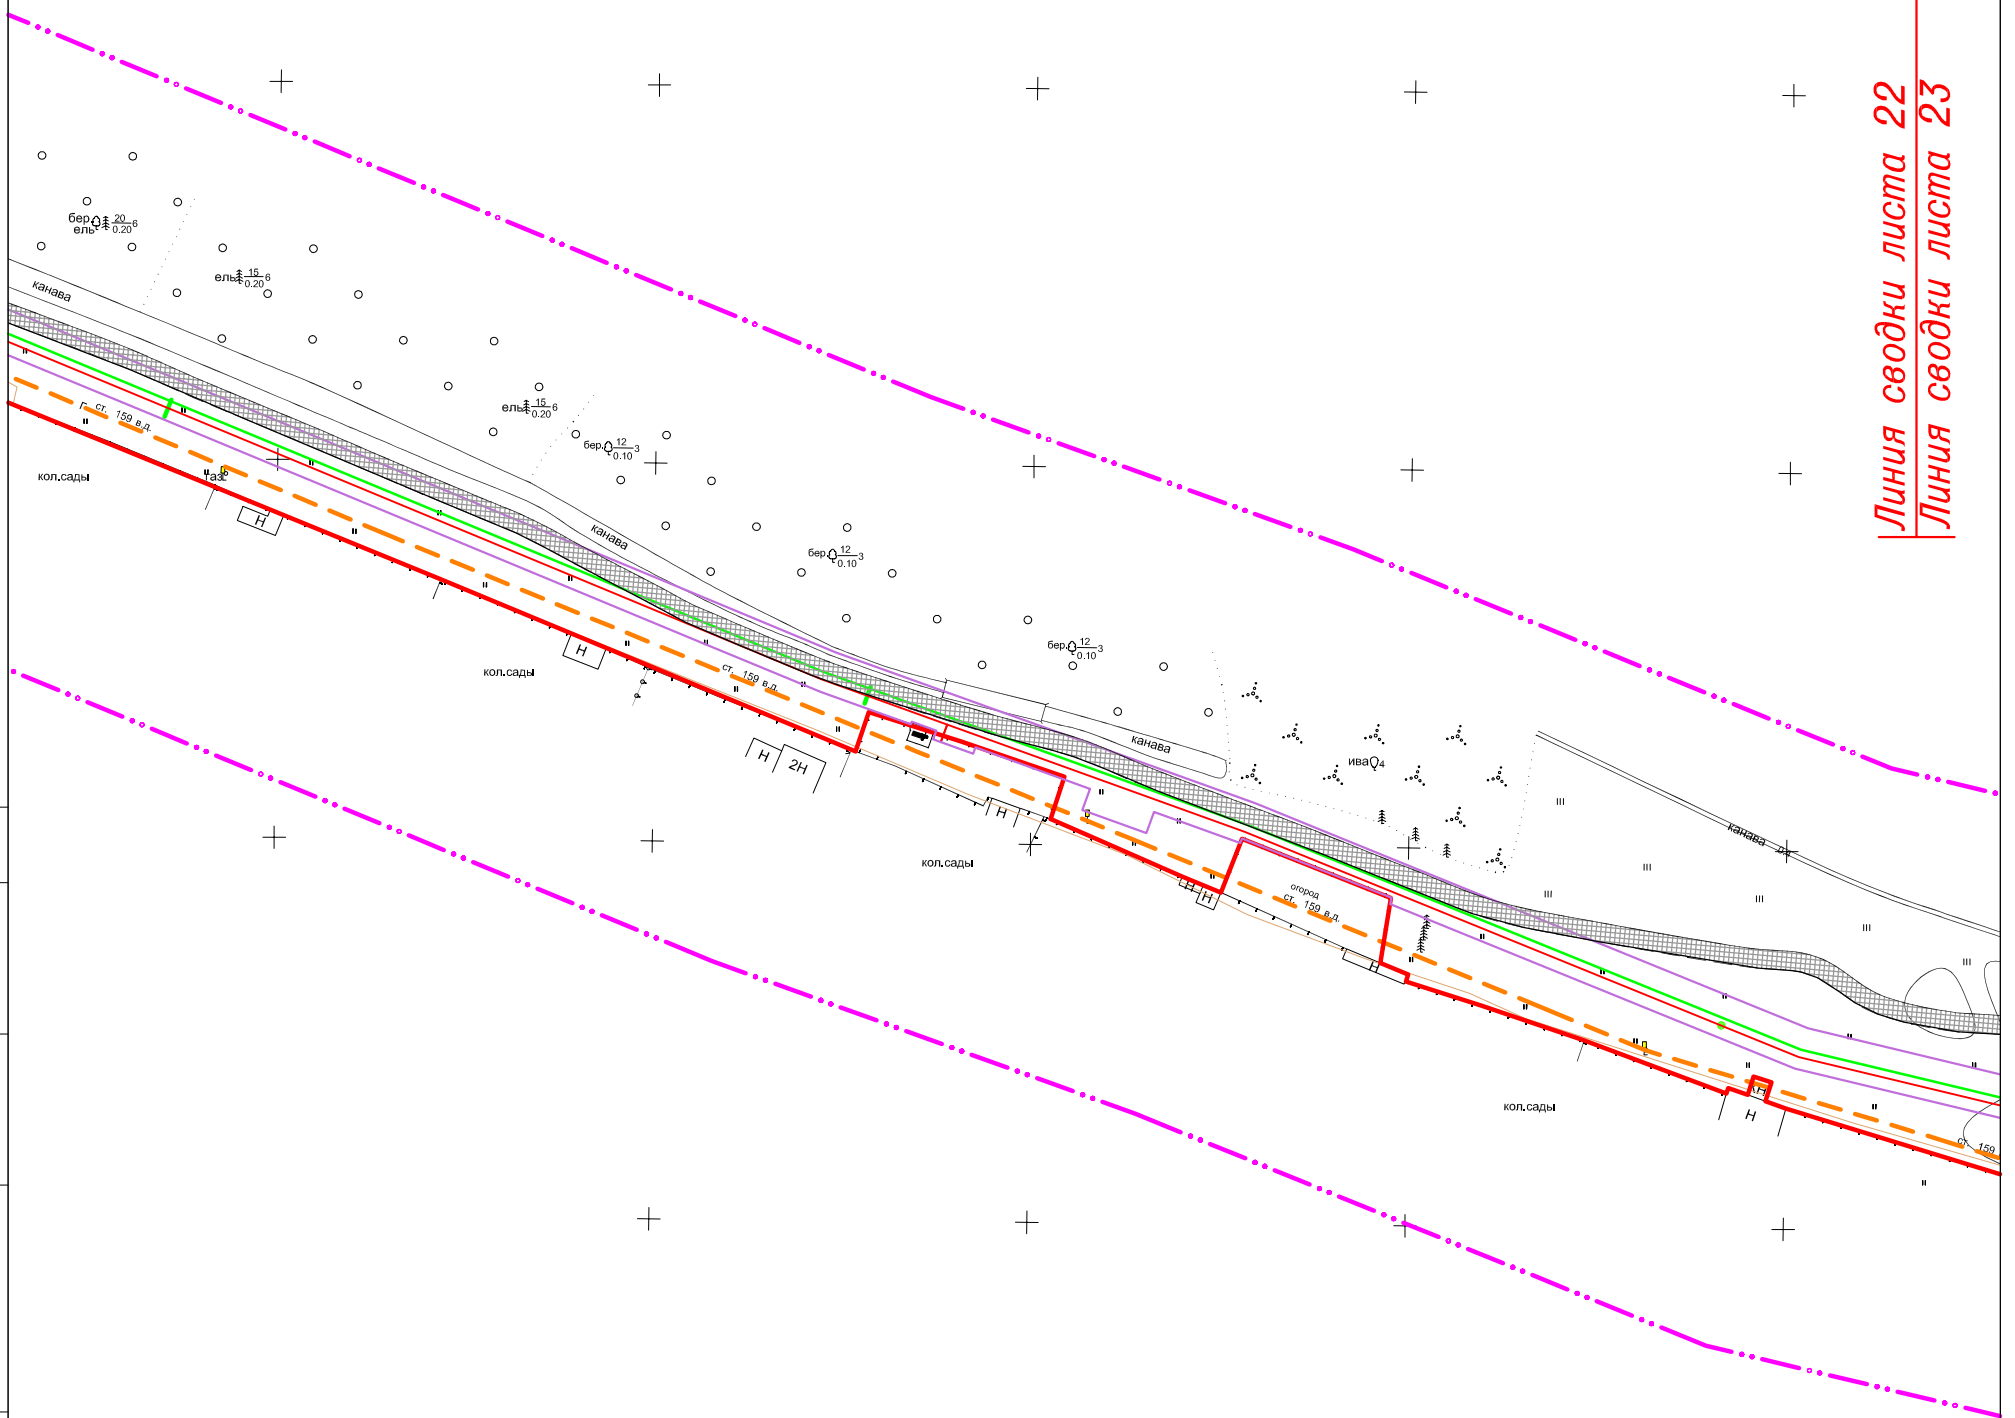

СОГЛАСОВАНО

Инв. N подл. Подпись и дата. Взам. инв. N


Система координат: МСК-44

Изм.	Кол.уч.	Лист	N док	Подпись	Дата

11795-ППТ

Лист  
22


ФОРМАТ А3

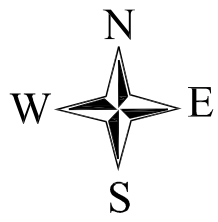

# ЧЕРТЕЖ ОРГАНИЗАЦИИ ТРАНСПОРТА И СЕТИ ДОРОГ И УЛИЦ

## "Межпоселковый газопровод высокого давления в пос.Волжский в г.Кострома"

Линия сводки листа 22  
Линия сводки листа 23

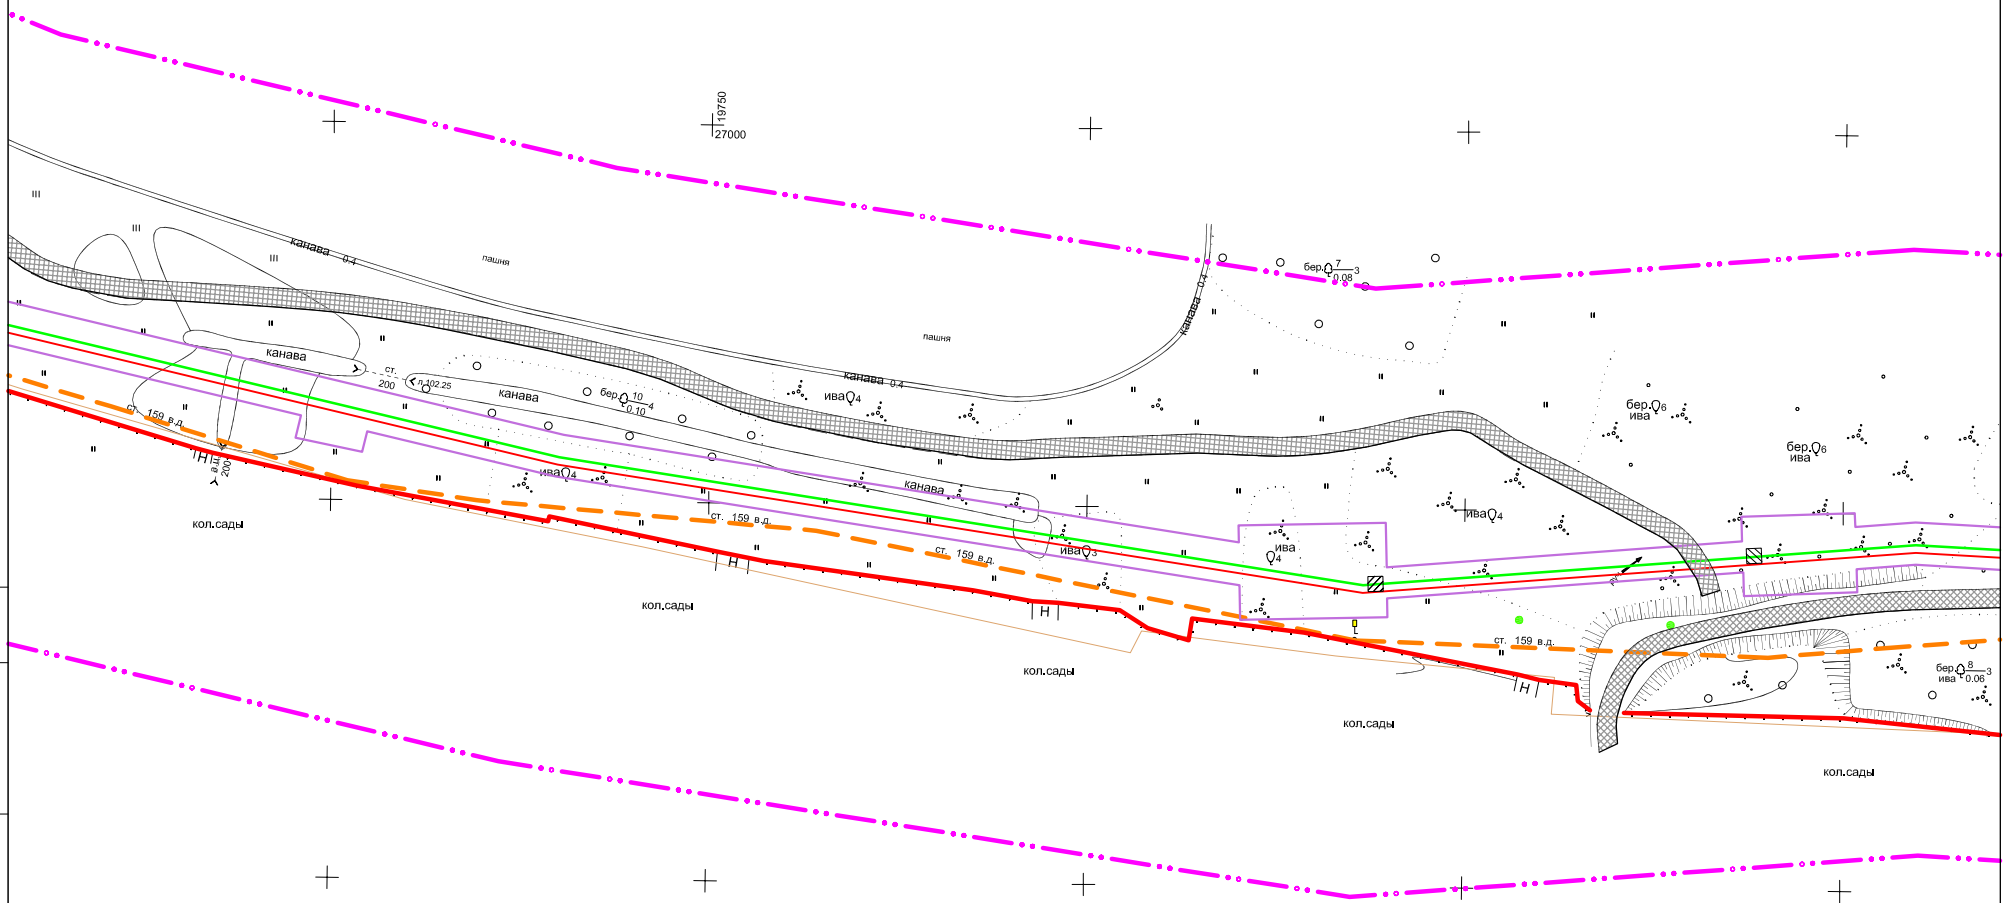

Линия сводки листа 23  
Линия сводки листа 24

СОГЛАСОВАНО

Инв. N подл	Подпись и дата	Взам. инв. N

Система координат: МСК-44


Изм.	Кол.уч.	Лист	N док	Подпись	Дата

11795-ППТ

Лист  
23

ФОРМАТ А3




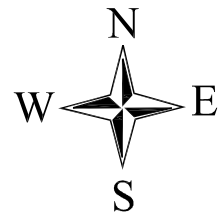

# ЧЕРТЕЖ ОРГАНИЗАЦИИ ТРАНСПОРТА И СЕТИ ДОРОГ И УЛИЦ

## "Межпоселковый газопровод высокого давления в пос.Волжский в г.Кострома"

# 44:07:012202

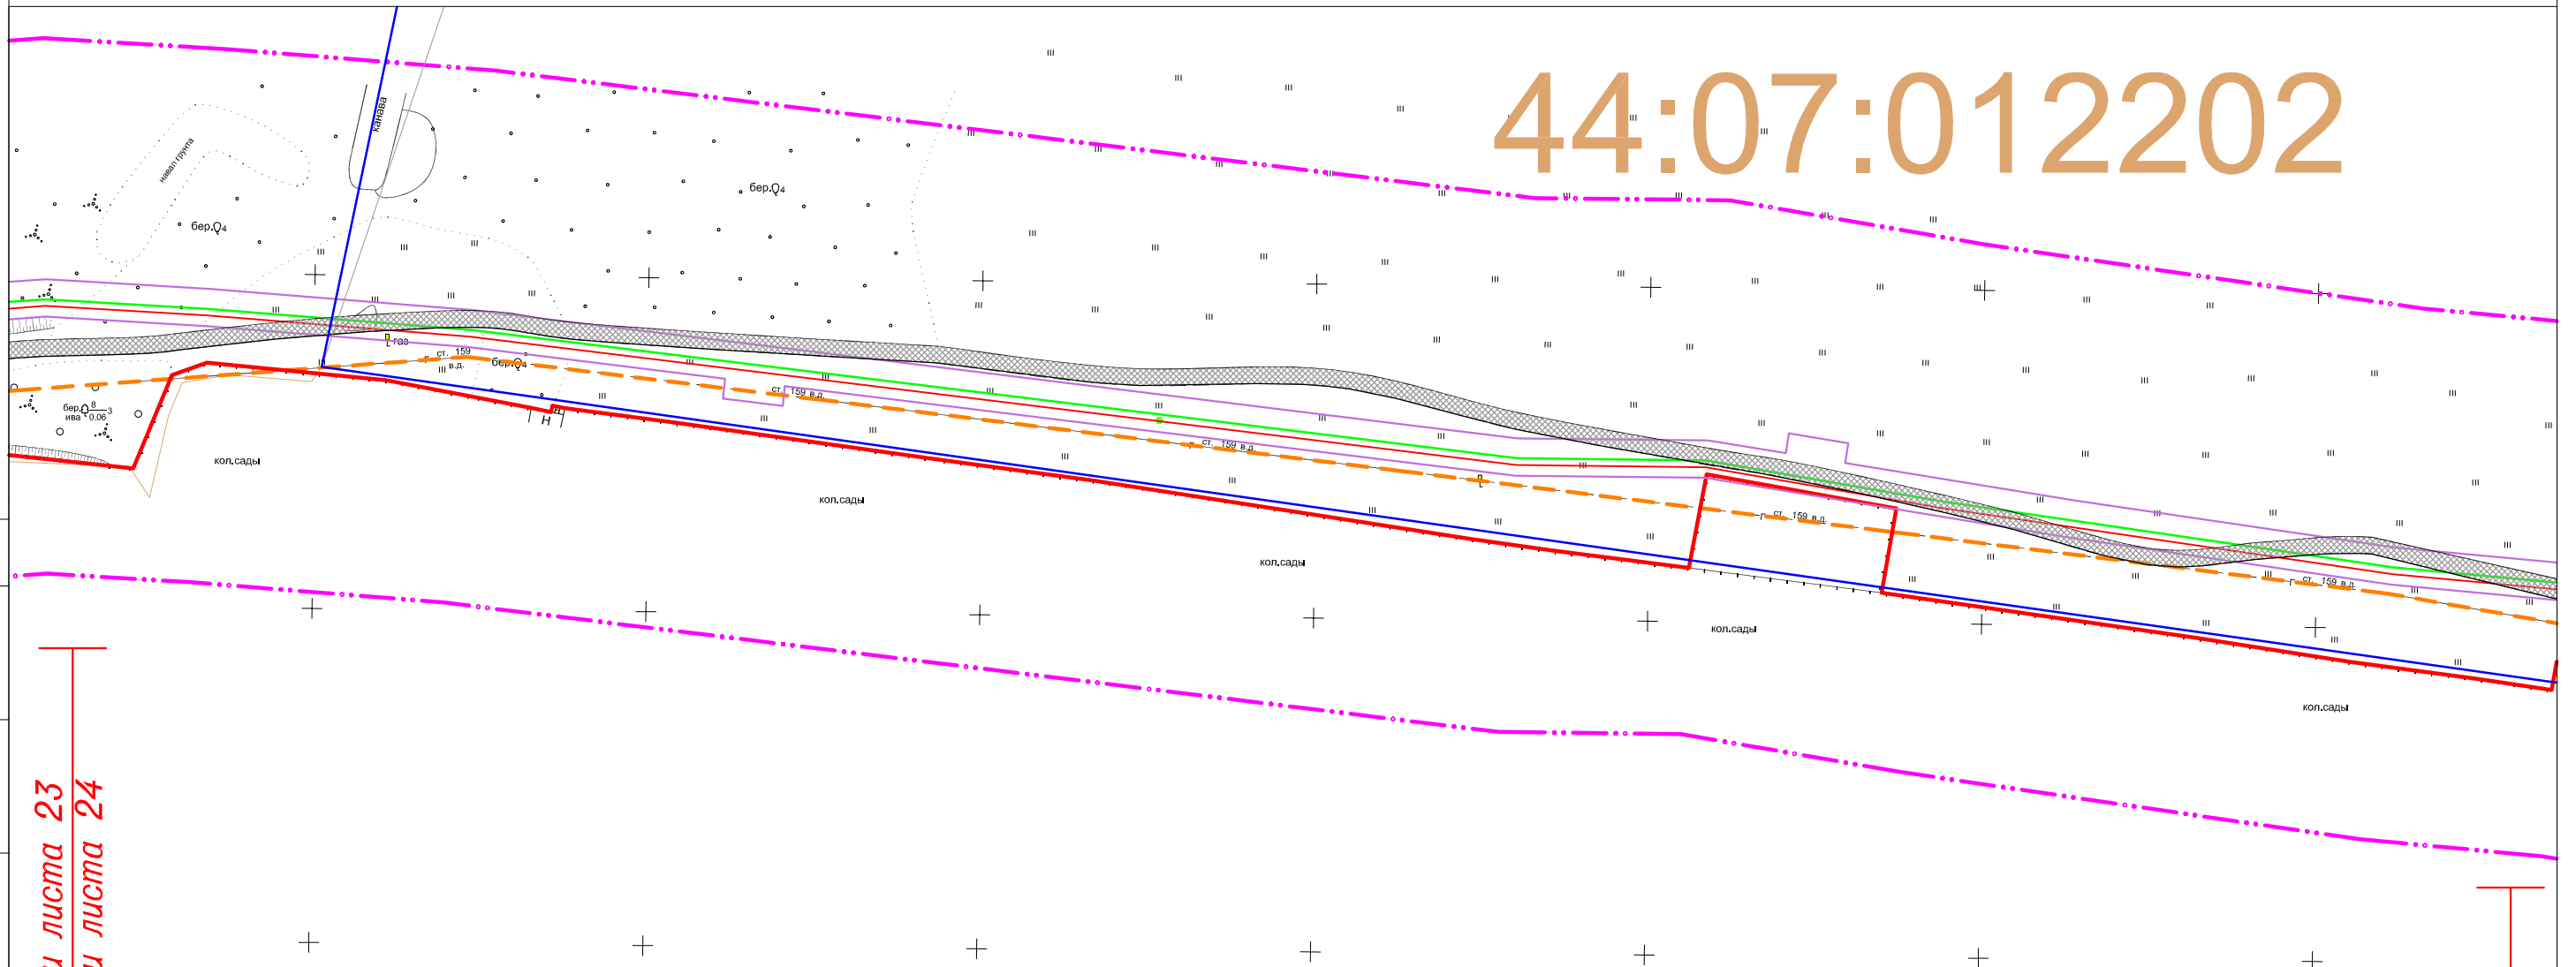

СОГЛАСОВАНО

Линия сводки листа 23  
Линия сводки листа 24

Линия сводки листа 24  
Линия сводки листа 25

Взам. инв. N

Подпись и дата

Инв. N подл

Система координат: МСК-44


Изм.	Кол.уч.	Лист	N док	Подпись	Дата

11795-ППТ

Лист


24

ФОРМАТ А3

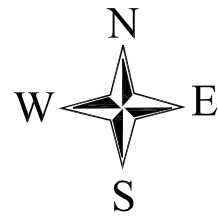

# ЧЕРТЕЖ ОРГАНИЗАЦИИ ТРАНСПОРТА И СЕТИ ДОРОГ И УЛИЦ

## "Межпоселковый газопровод высокого давления в пос.Волжский в г.Кострома"

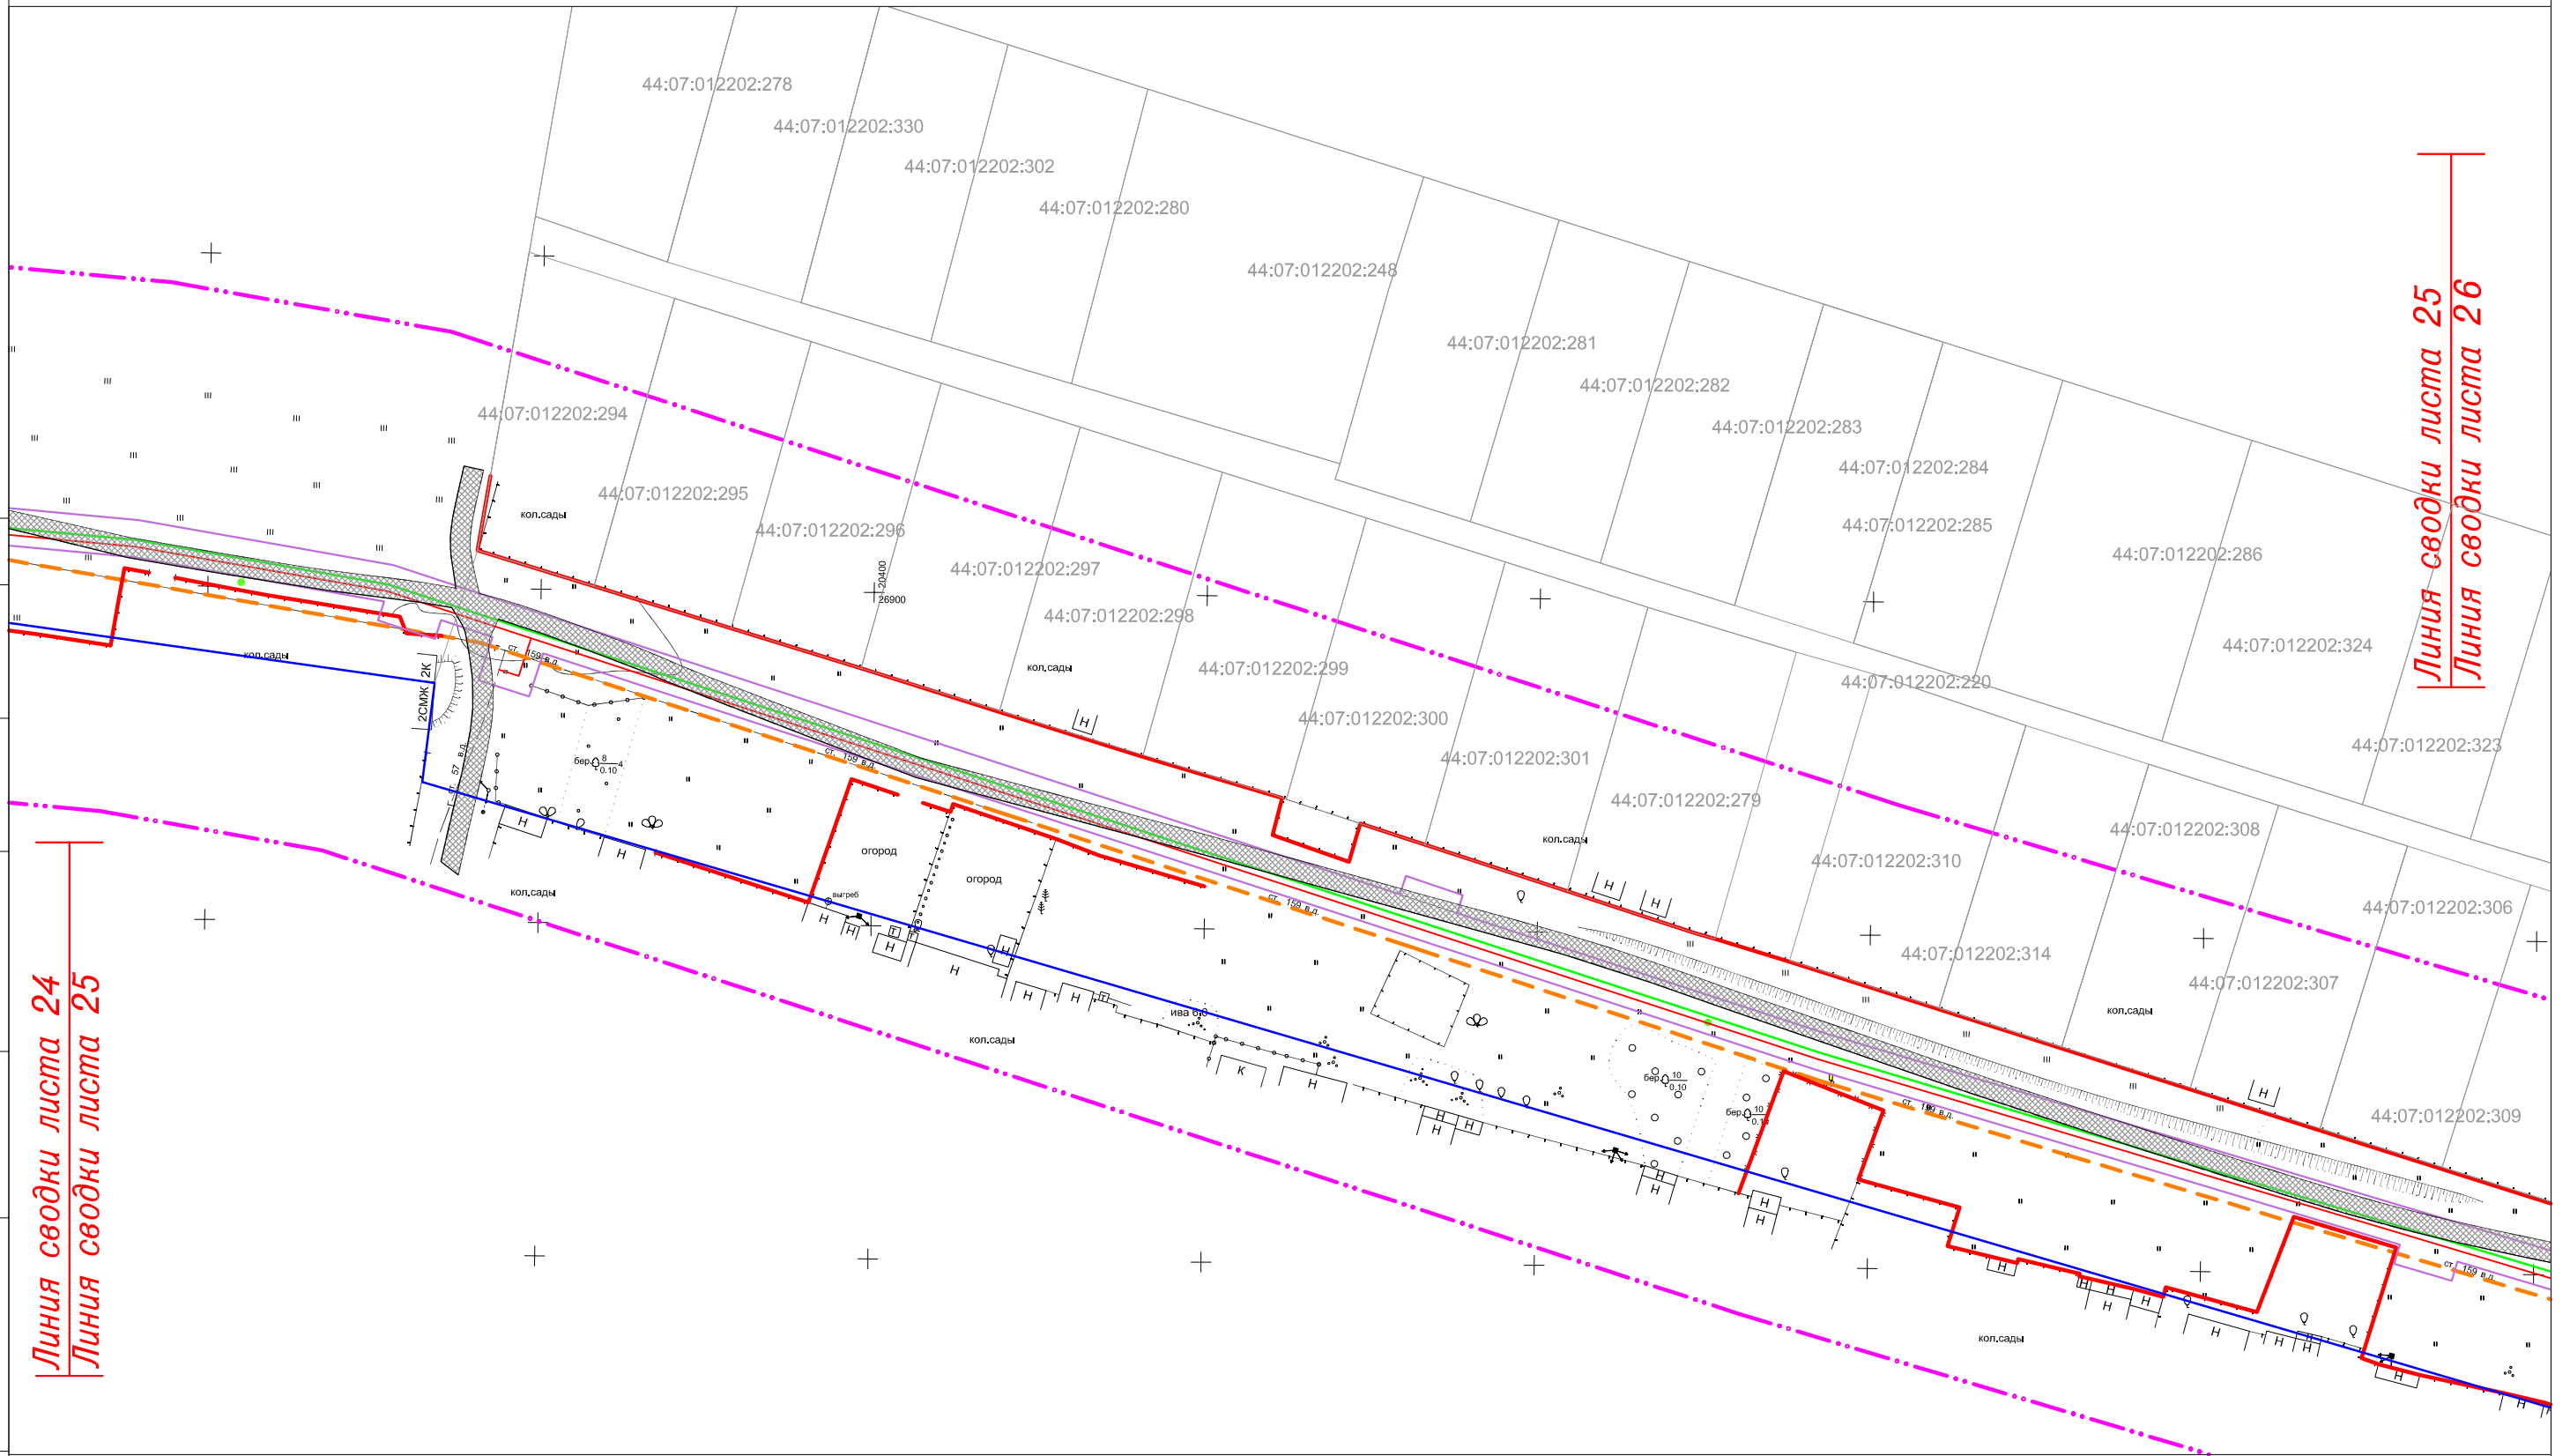

Линия сводки листа 24  
Линия сводки листа 25

Линия сводки листа 25  
Линия сводки листа 26

СОГЛАСОВАНО

Инд. N подл. Подпись и дата. Взам. инв. N


Система координат: МСК-44

Изм.	Кол.уч.	Лист	N док	Подпись	Дата

11795-ППТ


Лист 25

ФОРМАТ А3

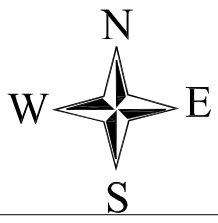

# ЧЕРТЕЖ ОРГАНИЗАЦИИ ТРАНСПОРТА И СЕТИ ДОРОГ И УЛИЦ

## "Межпоселковый газопровод высокого давления в пос.Волжский в г.Кострома"

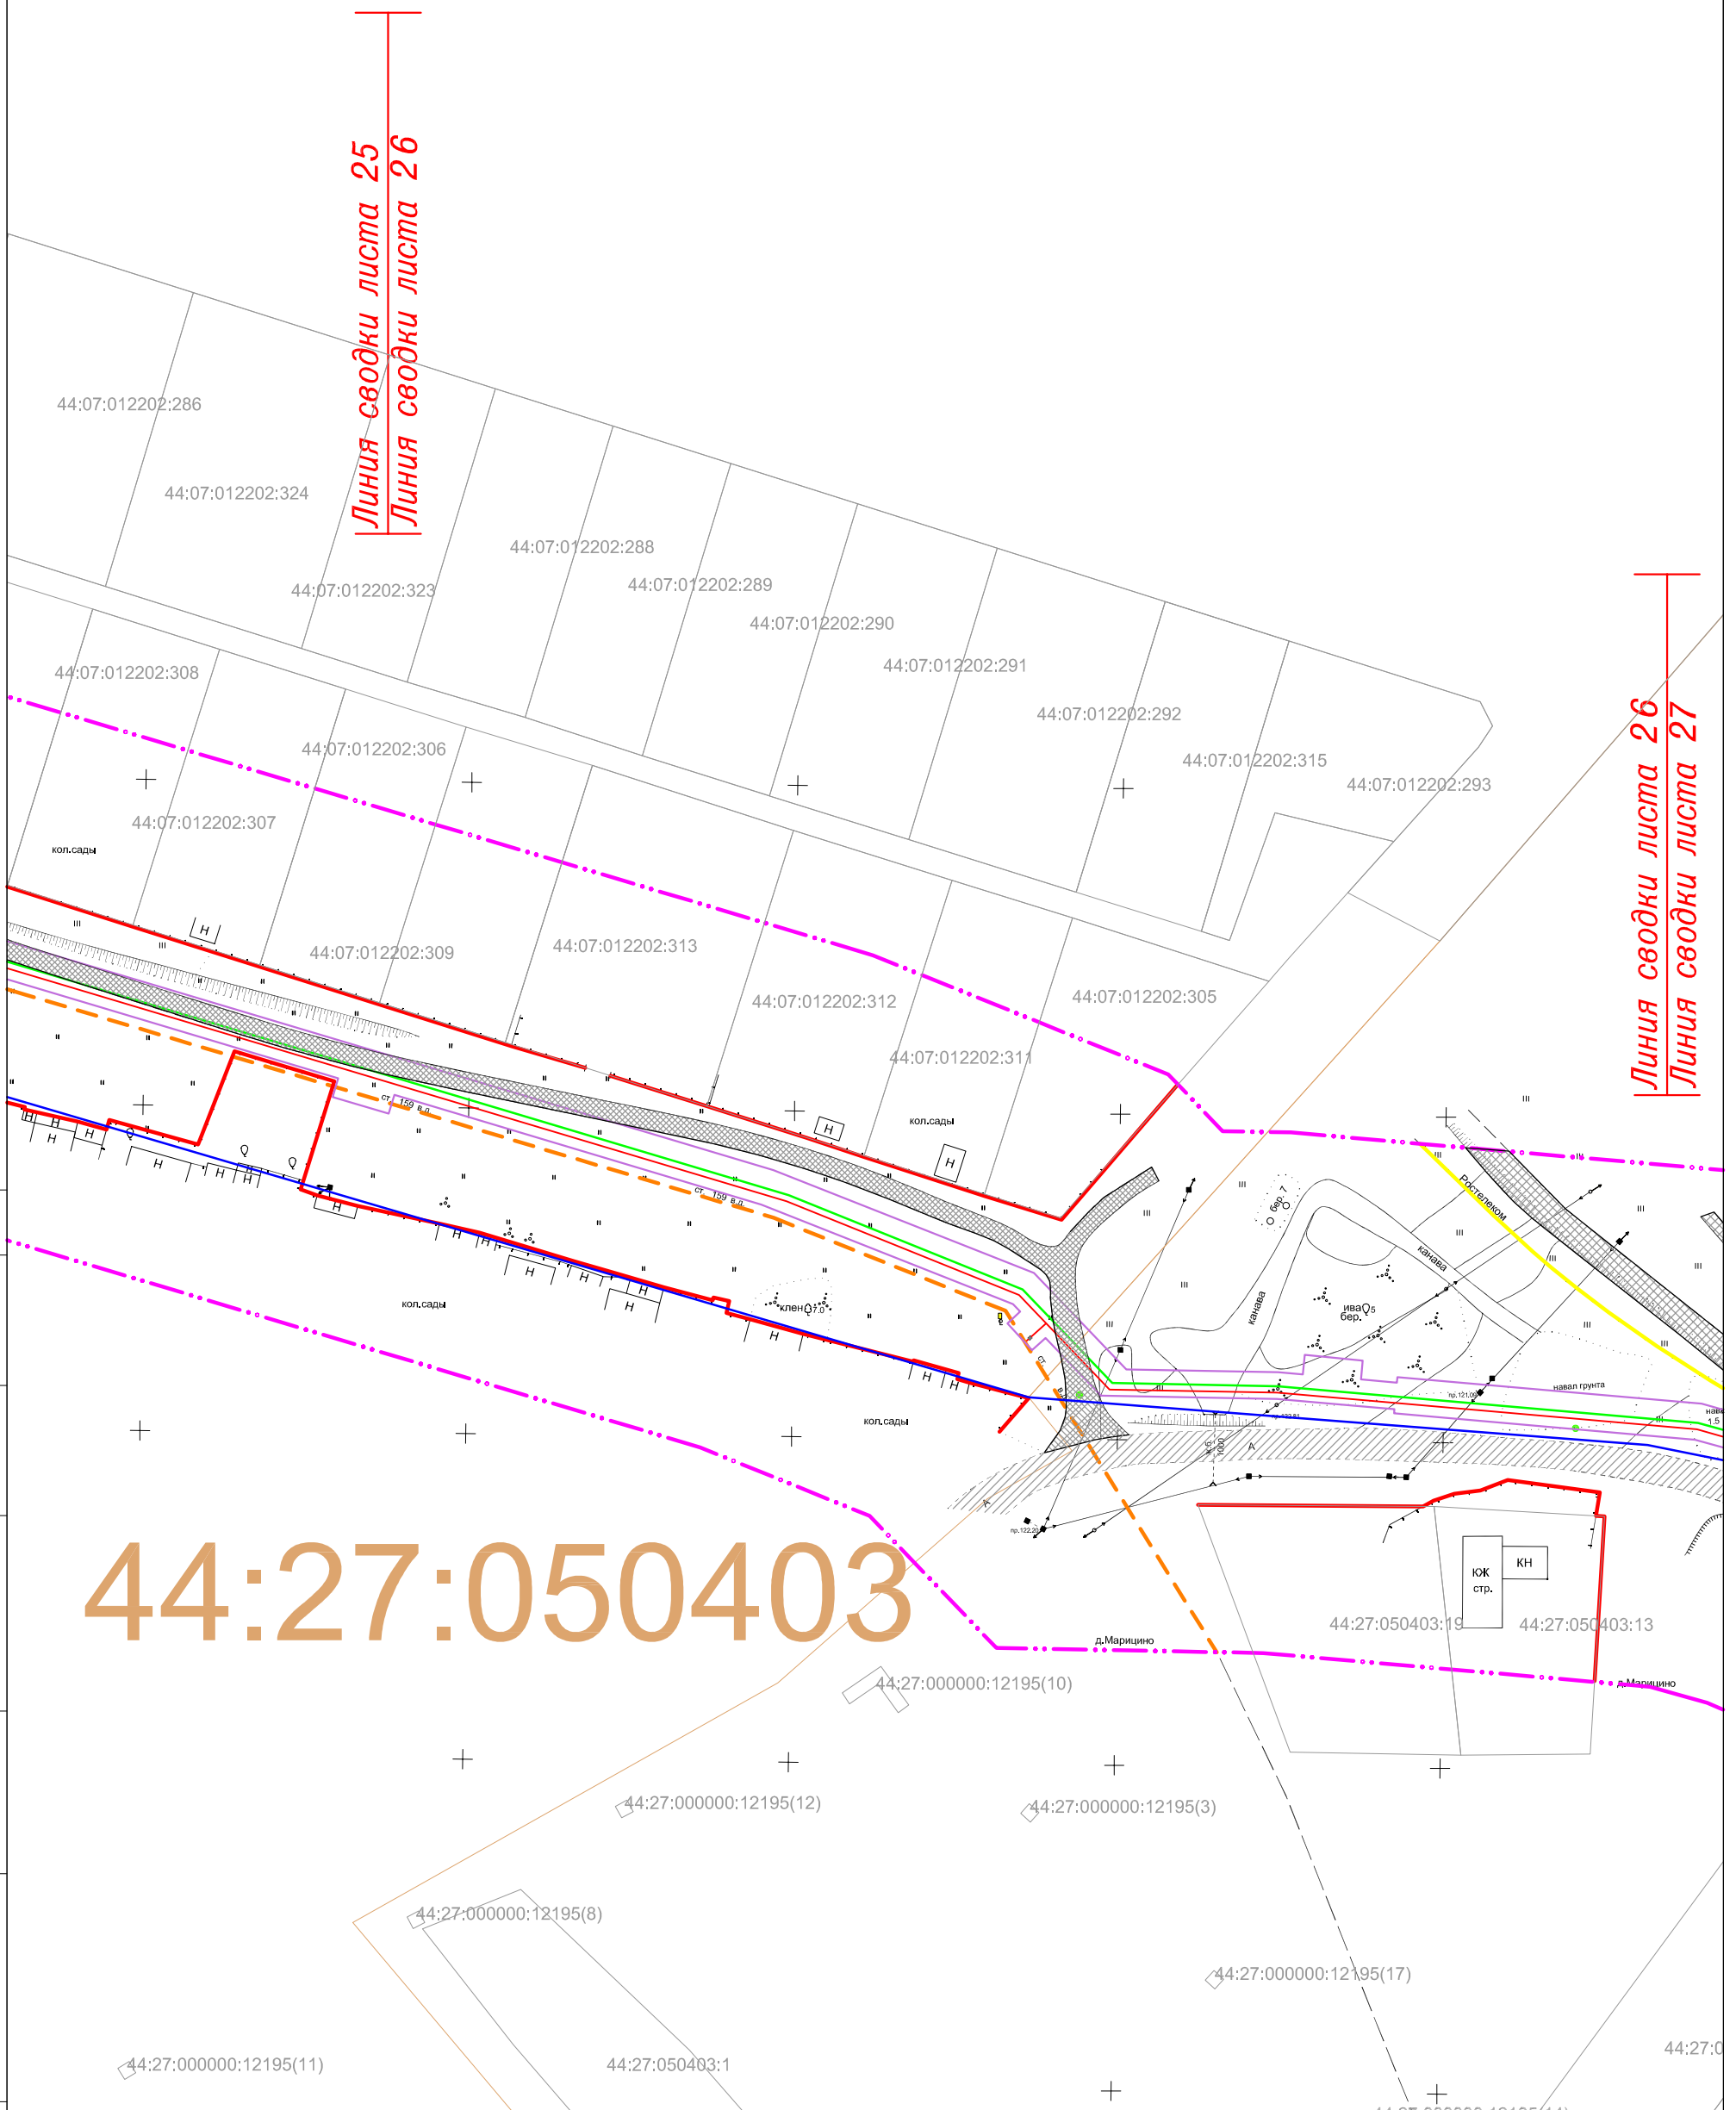

Линия сводки листа 25  
Линия сводки листа 26

Линия сводки листа 26  
Линия сводки листа 27

44:27:050403

СОГЛАСОВАНО


Инв. N подл	Подпись и дата	Взам. инв. N

Изм.	Кол.уч.	Лист	N док	Подпись	Дата

11795-ПШТ

Лист  
26

ФОРМАТ А3

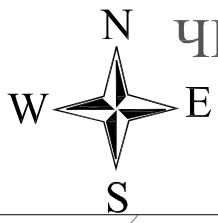

# ЧЕРТЕЖ ОРГАНИЗАЦИИ ТРАНСПОРТА И СЕТИ ДОРОГ И УЛИЦ


## "Межпоселковый газопровод высокого давления в пос.Волжский в г.Кострома"

# 44:07:012205

Линия сводки листа 26  
Линия сводки листа 27

Линия сводки листа 27  
Линия сводки листа 28

СОГЛАСОВАНО	Инв.№ подл	Подпись и дата	Взам. инв.№

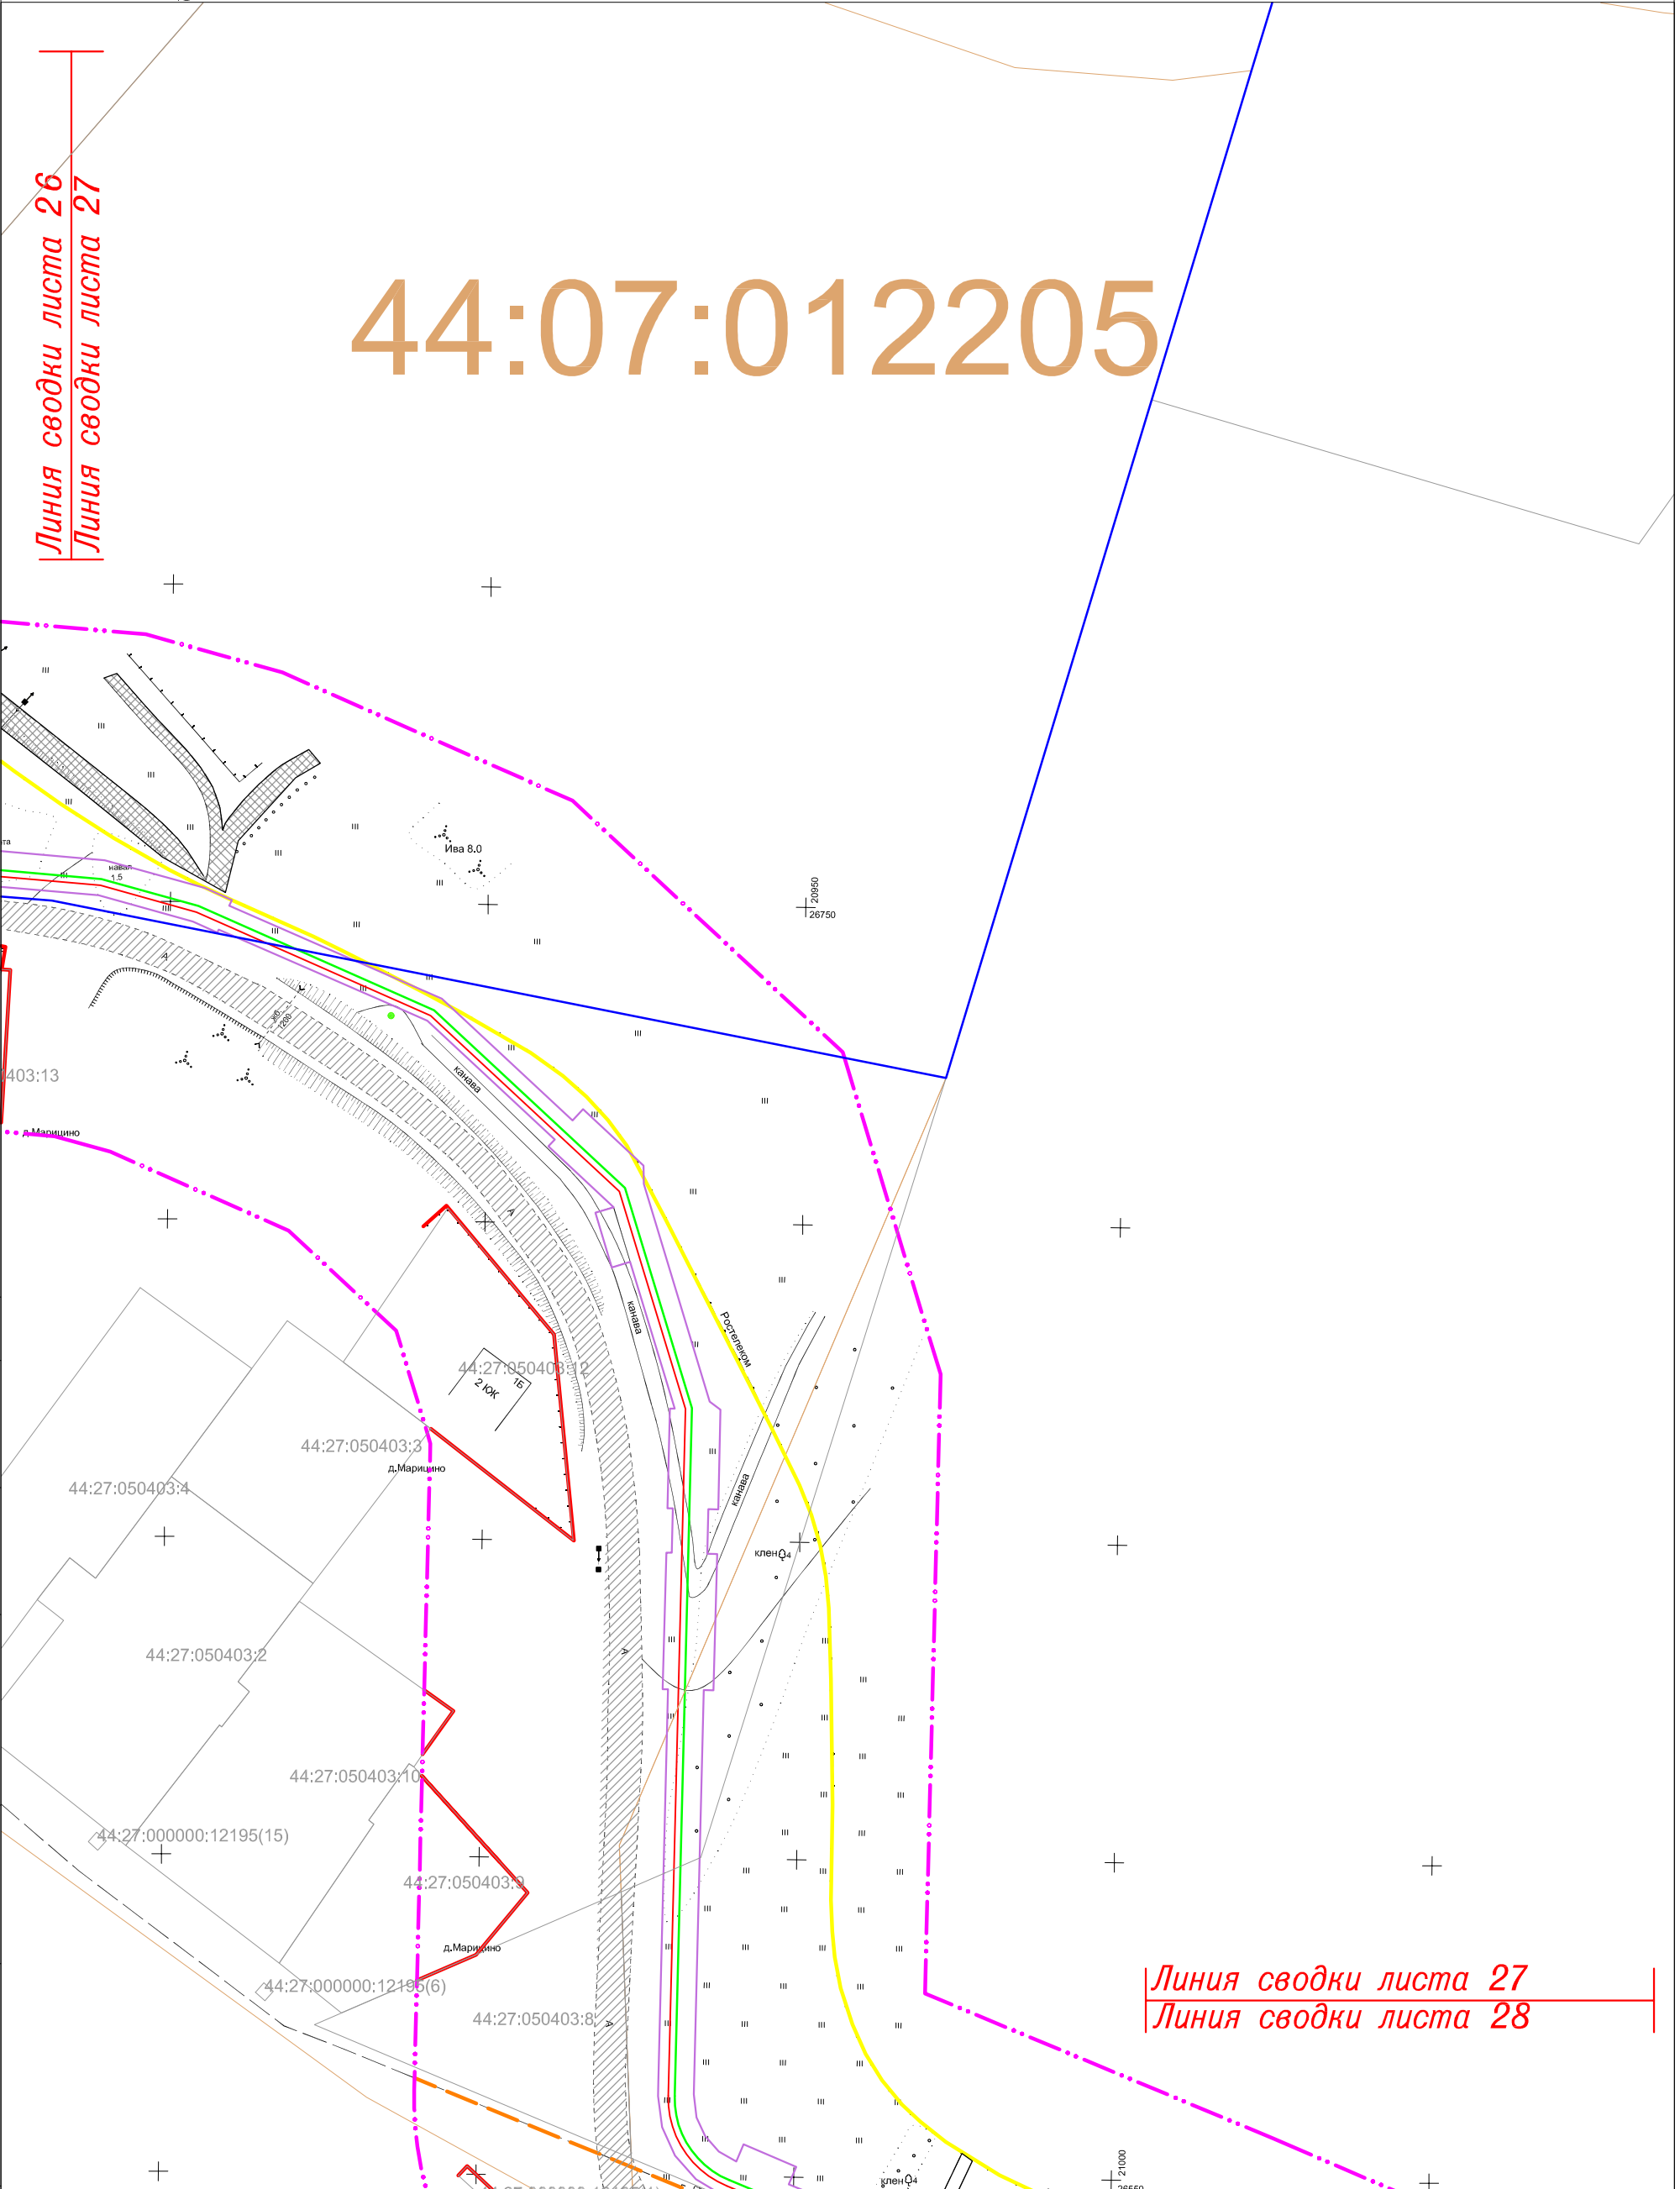


Система координат: МСК-44

Изм.	Кол.уч.	Лист	№ док	Подпись	Дата


11795-ППТ

Лист
27

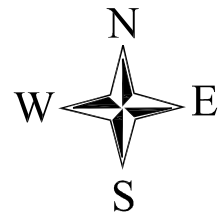

# ЧЕРТЕЖ ОРГАНИЗАЦИИ ТРАНСПОРТА И СЕТИ ДОРОГ И УЛИЦ

## "Межпоселковый газопровод высокого давления в пос.Волжский в г.Кострома"

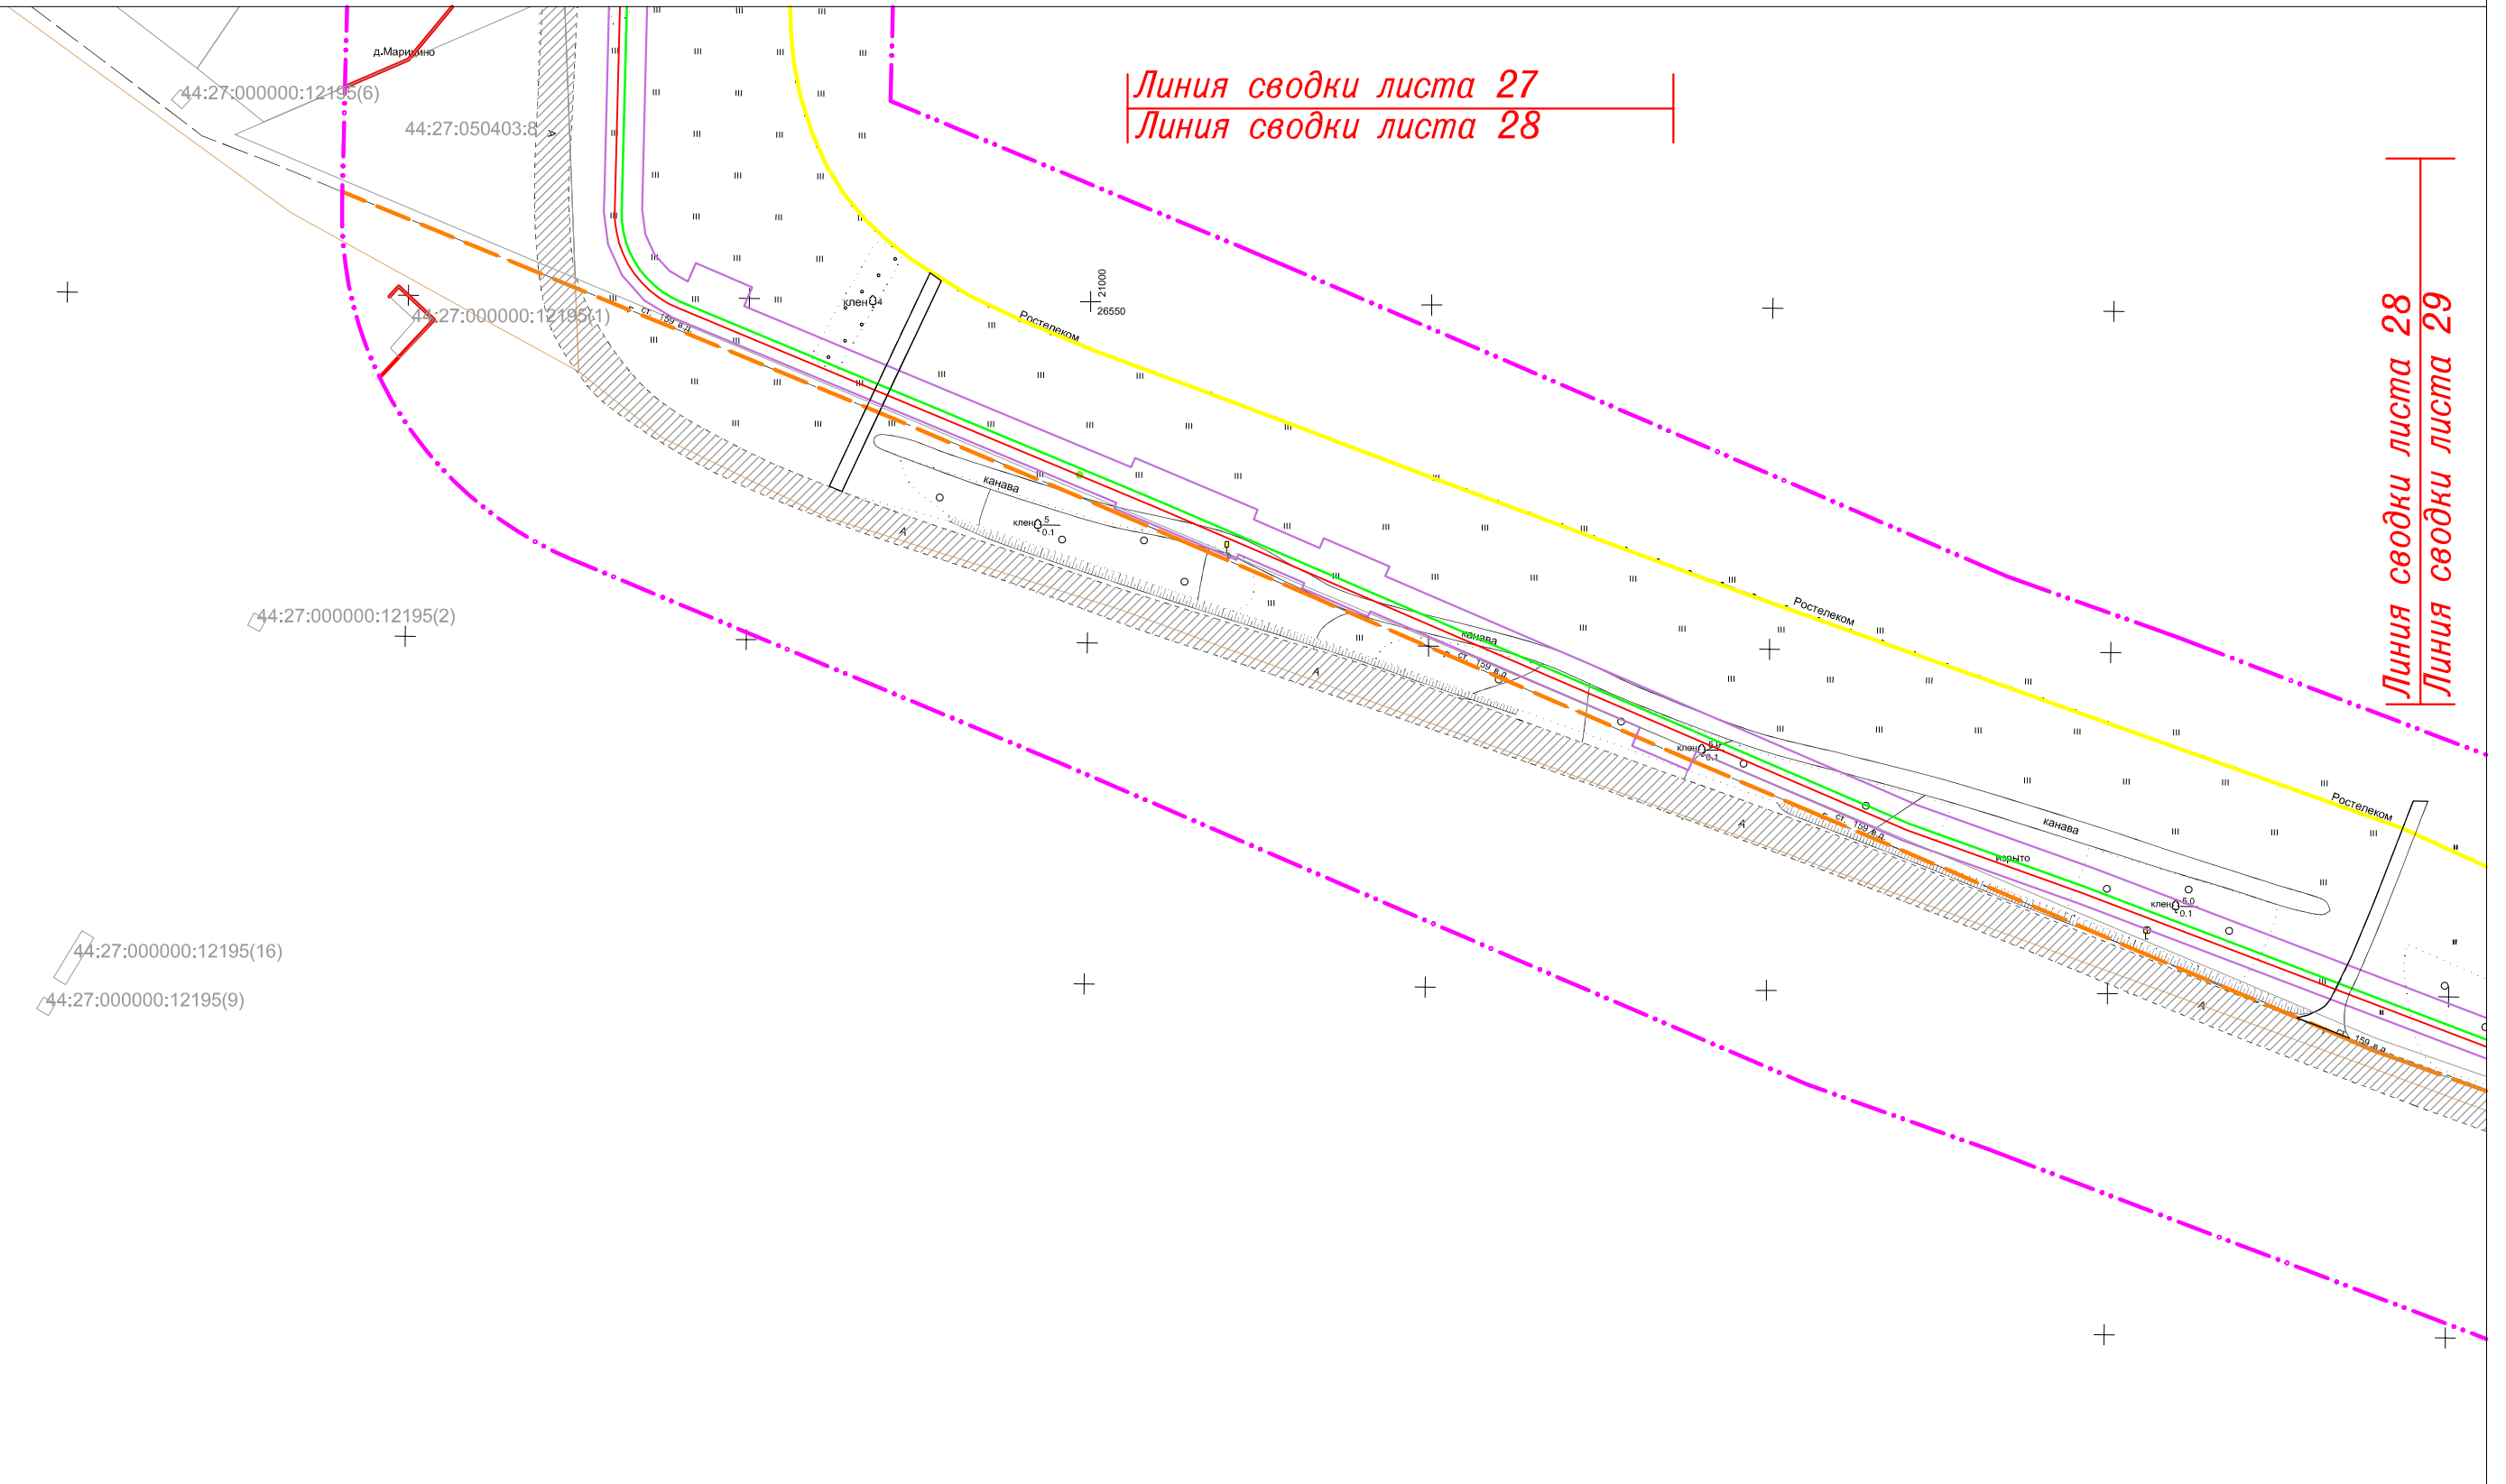

Линия сводки листа 27  
Линия сводки листа 28

Линия сводки листа 28  
Линия сводки листа 29

СОГЛАСОВАНО

Инд. N подл	Подпись и дата	Взам. инв. N


Система координат: МСК-44

Изм.	Кол.уч.	Лист	N док	Подпись	Дата

11795-ППТ

Лист  
28

ФОРМАТ А3

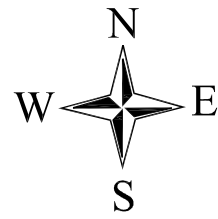

# ЧЕРТЕЖ ОРГАНИЗАЦИИ ТРАНСПОРТА И СЕТИ ДОРОГ И УЛИЦ

"Межпоселковый газопровод высокого давления в пос.Волжский в г.Кострома"

44:27:050301:13

Линия сводки листа 28  
Линия сводки листа 29


# 44:27:050301

СОГЛАСОВАНО

Взам. инв. N

Подпись и дата

Инв. N подл

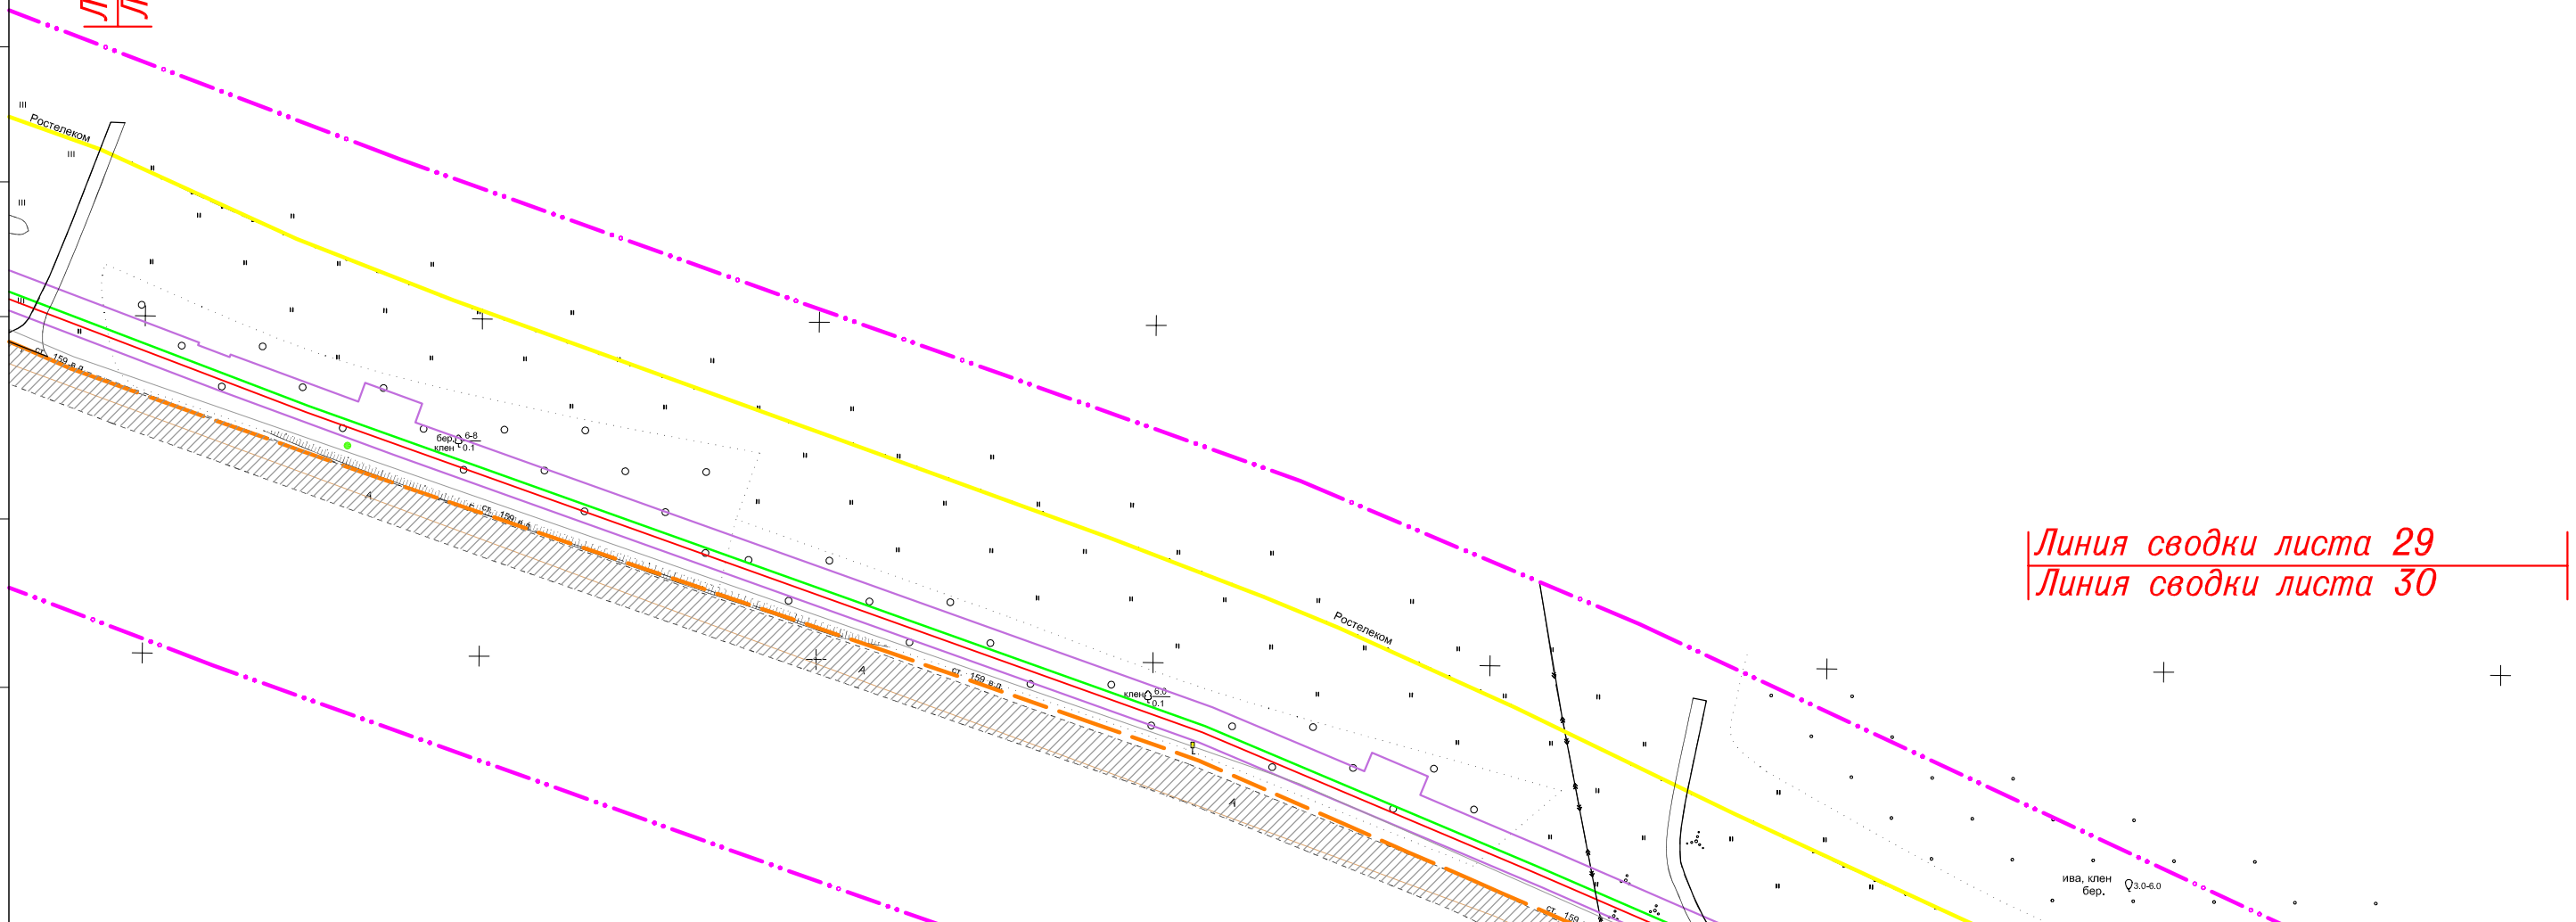

Линия сводки листа 29  
Линия сводки листа 30

Система координат: МСК-44


Изм.	Кол.уч.	Лист	N док	Подпись	Дата

11795-ППТ

Лист

29


ФОРМАТ А3

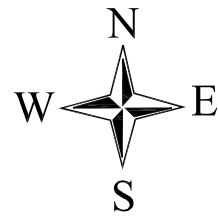

# ЧЕРТЕЖ ОРГАНИЗАЦИИ ТРАНСПОРТА И СЕТИ ДОРОГ И УЛИЦ

## "Межпоселковый газопровод высокого давления в пос.Волжский в г.Кострома"

Линия сводки листа 29  
Линия сводки листа 30

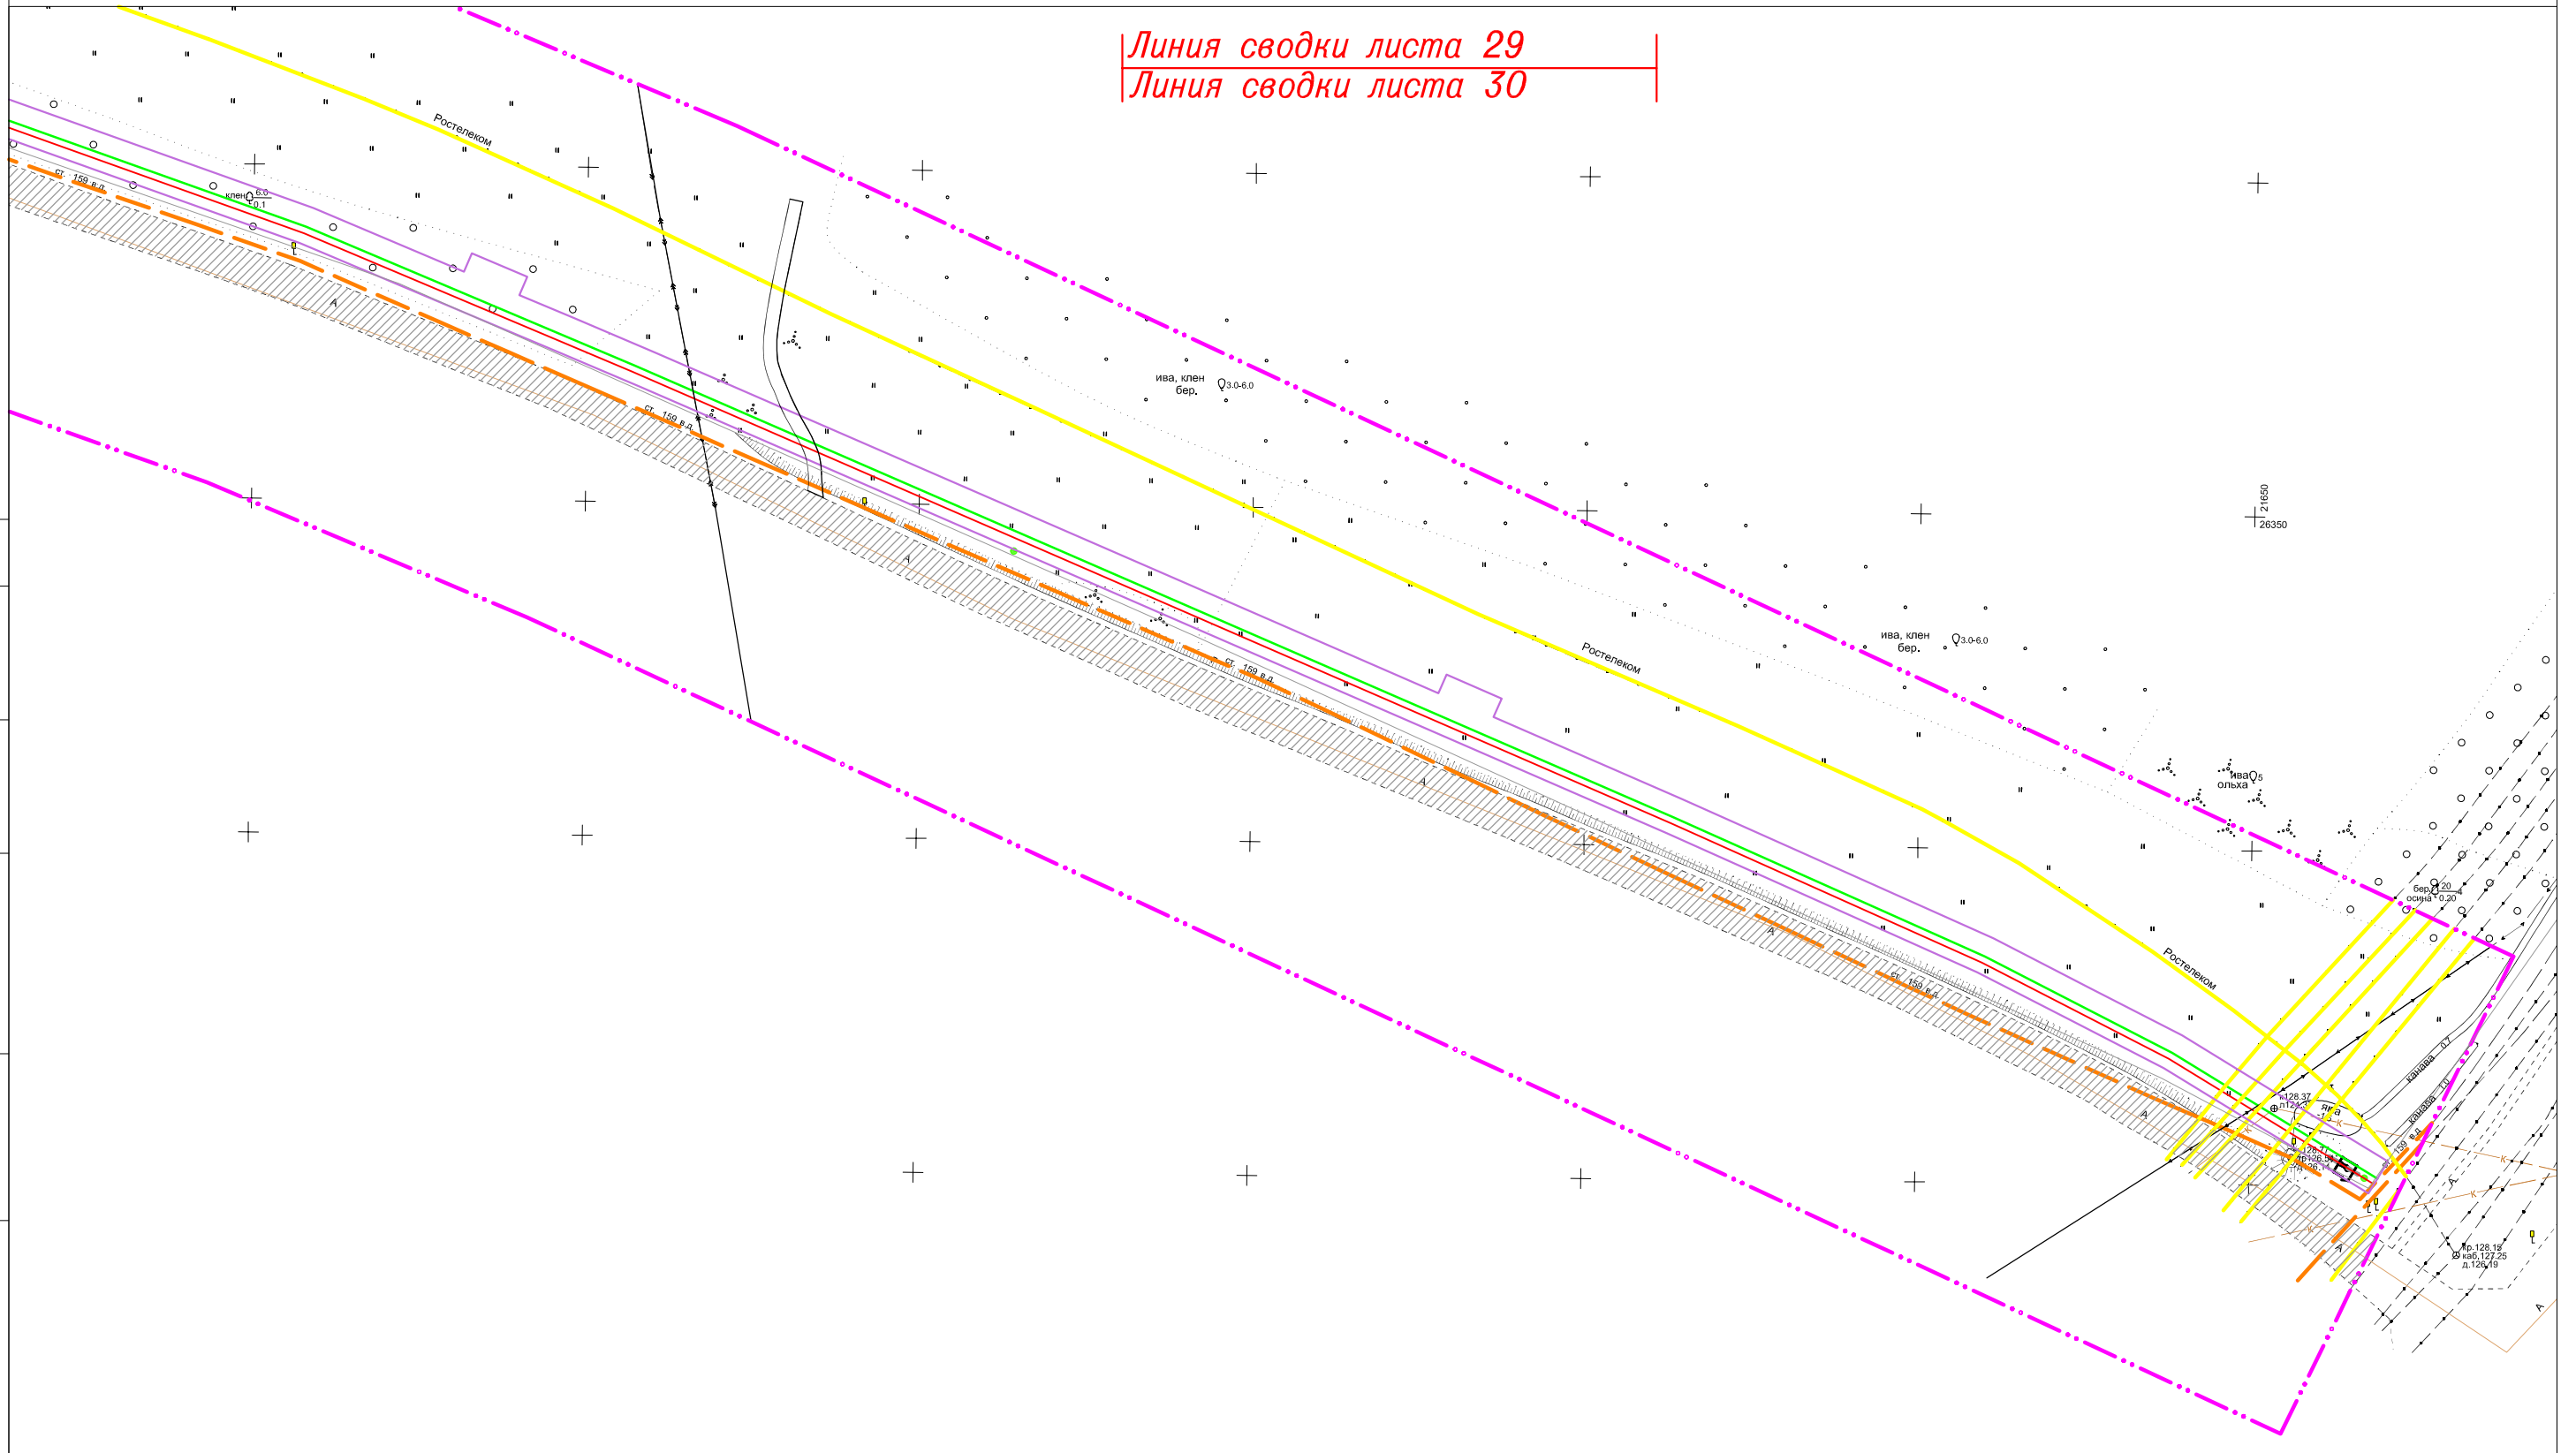

СОГЛАСОВАНО

Взам. инв. N

Подпись и дата

Инв. N подл

Система координат: МСК-44

Изм.	Кол.уч.	Лист	N док	Подпись	Дата

11795-ППТ

Лист

30

ФОРМАТ А3